


PŮDORYS 1.NP - byt č. 1 - nový stav M1:50  
Botanická 68

UL. HRNČÍŘSKÁ

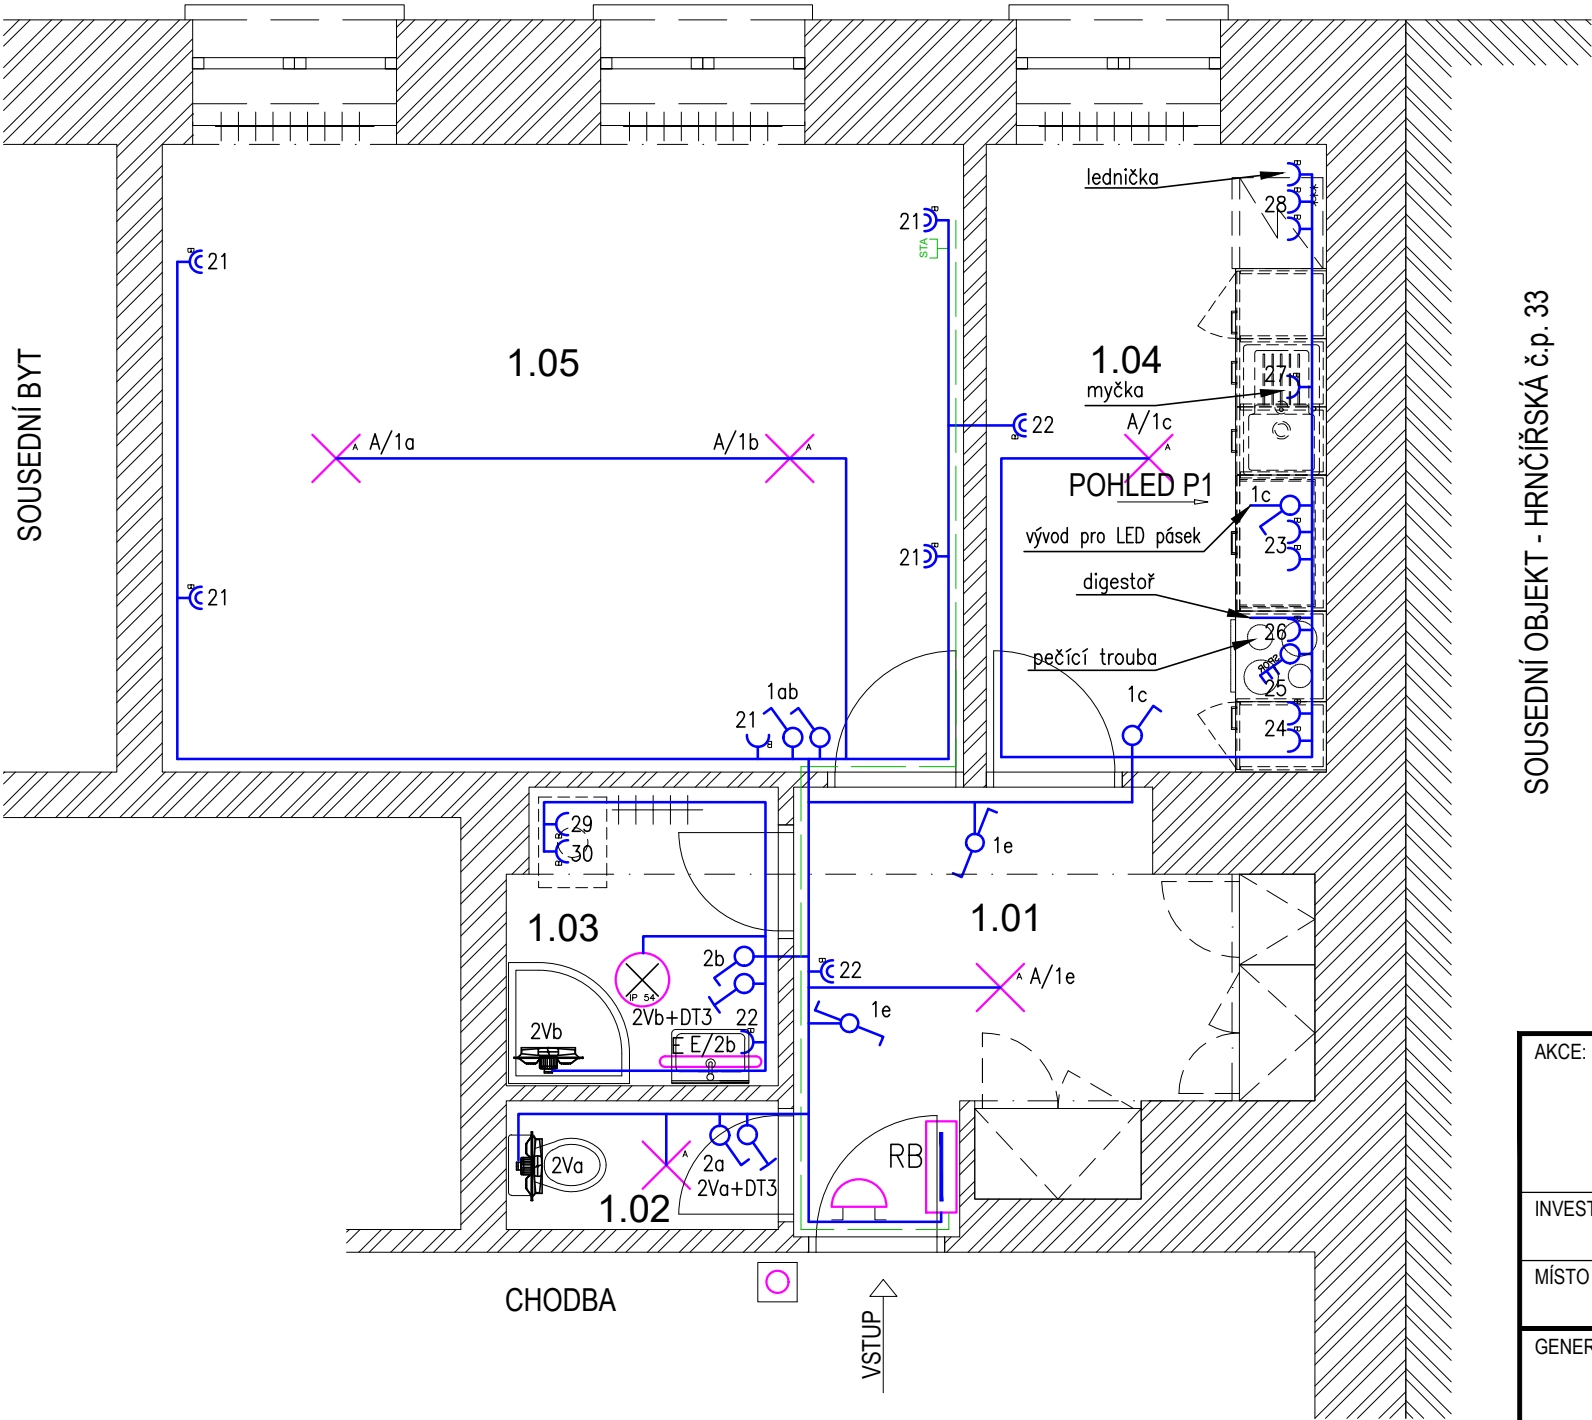

ELEKTRICKÉ NAPÁJENÍ: 3+N+PE, AC 50Hz, 400V/TN-S  
1+N+PE, AC 50Hz, 230V/TN-S  
OCHRANA PŘED ÚRAZEM EL. PROUDEM: dle ČSN 33 2000-4-41 ed.3  
normální – základní izolací živých částí, přepážkami a kryty  
– automatickým odpojením v případě poruchy  
doplňněná – doplňujícím pospojováním neživých částí  
– proudovými chrániči s vybavovacím proudem 30mA

- světelný vývod + LED žárovka 14W
- svítidlo, LED, přisazení, 27W, 3590lm, IP54
- svítidlo, LED, přisazené, 21W, 2590lm, 4000K, IP44
- zásuvka 230V/16A, pod omítku
- dvoj-zásuvka 230V/16A, pod omítku
- vypínač č.1, pod omítku
- vypínač č.5, pod omítku
- vypínač č.6, pod omítku
- vypínač č.7, pod omítku
- vypínač 400V/16A
- zásuvka STA, pod omítku
- trubka 23mm, pod omítkou
- zvonkové tlačítko
- domovní zvonek

LEGENDA MÍSTNOSTÍ:

ČÍSLO MÍSTNOSTI	ÚČEL MÍSTNOSTI
1.01	PŘEDSÍŇ
1.02	WC
1.03	KOUPELNA
1.04	KUCHYŇ
1.05	POKOJ

SOUSEDNÍ OBJEKT - HRNČÍŘSKÁ č.p. 33

AKCE: <b>OPRAVA BYTU</b> <b>Botanická 68, 602 00 BRNO</b> <b>Byt č. 1</b>		STUPEŇ PD: DOKUMENTACE PRO PROVÁDĚNÍ STAVBY - DPS	
INVESTOR A OBJEDNATEL: Úřad městské části města Brna Dominikánská 2, 601 69 Brno		OBJEKT: Bytová jednotka - Brno, Botanická 68, byt č.1	
MÍSTO STAVBY: Botanická 934/68, 602 00 Brno - byt č.1 parc. č.1676; k. ú. Veverí		PROFESE: D.1.4.g Silnoproudá elektrotechnika	
GENERÁLNÍ PROJEKTANT: <b>INTAR</b> INTAR a.s. Bezručova 81/17a, 602 00 Brno tel.: +420 543 422 211 www.intar.cz, info@intar.cz		ZAKÁZKOVÉ ČÍSLO: 20189311-4	AUTORIZACE: 
VEDOUcí PROJEKTU: ING. JOSEF KATOLICKÝ, jkatolicky@intar.cz		DATUM: 08/2021	
HLAVNÍ INŽENÝR PROJEKTU: Z.KRATOCHVILOVÁ, zkratochvilova@intar.cz		FORMÁT: 2 x A4	
ZHOTOVITEL ČÁSTI:		KOPIE:	
ODPOVĚDNÝ PROJEKTANT: ING. ZDENĚK ILLEK, zillek@intar.cz		MĚŘÍTKO: 1:50	VÝKRES: <b>Elektroinstalace 1.np - byt č.1</b> <b>Nový stav</b>
VYPRACOVAL: MAREK PUNČOCHÁŘ, mpuncuchar@intar.cz		EVIDENČNÍ ČÍSLO: 20189311_D.1.4.g_03	
		ČÍSLO VÝKRESU: 02	REVIZE: