

Č.M.	MÍSTNOST	PL(M2)
1.01.01	PŘEDSÍŇ	4,3
1.01.02	CHODBA	5,1
1.01.03	KOUPELNA	4,2
1.01.04	KUCHYŇ	13,9
1.01.05	POKOJ	27,7
1.01.06	WC	0,9
1.01.07	BALKON	2,1
1.01.07	SPIŽ	0,2
CELKOVÁ PLOCHA		58,4

CENTRÁLNÍ VYTÁPĚNÍ
ZDROJ TEPLA A TUV


NE
ELEKTRÍNA

POZNÁMKA

- POTRUBÍ TOPNÉ VODY JE Z MĚDI POLOTVRDÉ/TVRDÉ
- SPOJOVACÍ POTRUBÍ OTOPNÝCH TĚLES JE VEDENO VE STĚNĚ NAD SOKLEM A JE PŘIPOJENO ZE ZADU ZE SPODU DO OTOPNÝCH TĚLES
- POTRUBÍ BUDE OPATŘENO IZOLACÍ
- VEŠKERÉ PŘIPOJOVACÍ POTRUBÍ OTOPNÝCH TĚLES CU 15x1, POKUD NENÍ UVEDENO JINAK
- DESKOVÁ OTOPNÁ TĚLESA VK (8 STUPŇOVÁ REGULACE VENTILU) BUDOU PŘIPOJENA REGULAČNÍ ROHOVOU H-ARMATUROU UMOŽŇUJÍCÍ UZAVŘENÍ A VYPUŠTĚNÍ TĚLESA
- TRUBKOVÁ OTOPNÁ TĚLESA BUDOU PŘIPOJENA RADIÁTOROVÝM TERMOSTATICKÝM VENTILEM S PŘEDNASTAVENÍM PRO OTOPNÁ TĚLESA S DVOUTRUBKOVÝM PŘIPOJENÍM UMOŽŇUJÍCÍ UZAVŘENÍ A VYPUŠTĚNÍ TĚLESA. VEŠKERÉ ARMATURY BUDOU DN 15
- VŠECHNA TĚLESA OSAZENA TERMOSTATICKOU HLAVICÍ
- KOUPEL. ŽEBŘÍK S ELEKTRICKOU PATRONOU (VLOŽKOU) PRO PŘITÁPĚNÍ

LEGENDA ZNAČENÍ

- - - CU 15x1, PŘÍVODNÍ POTRUBÍ TOPNÉ VODY, VEDENO VE ZDI
- - - CU 15x1, VRATNÉ POTRUBÍ VRATNÉ VODY, VEDENO VE ZDI
- - - CU 18x1, PŘÍVODNÍ POTRUBÍ TOPNÉ VODY, VEDENO VE ZDI
- - - CU 18x1, VRATNÉ POTRUBÍ VRATNÉ VODY, VEDENO VE ZDI
- ⚙️ STOUPACÍ VRATNÉ POTRUBÍ VRATNÉ VODY
- ⚙️ STOUPACÍ PŘÍVODNÍ POTRUBÍ TOPNÉ VODY

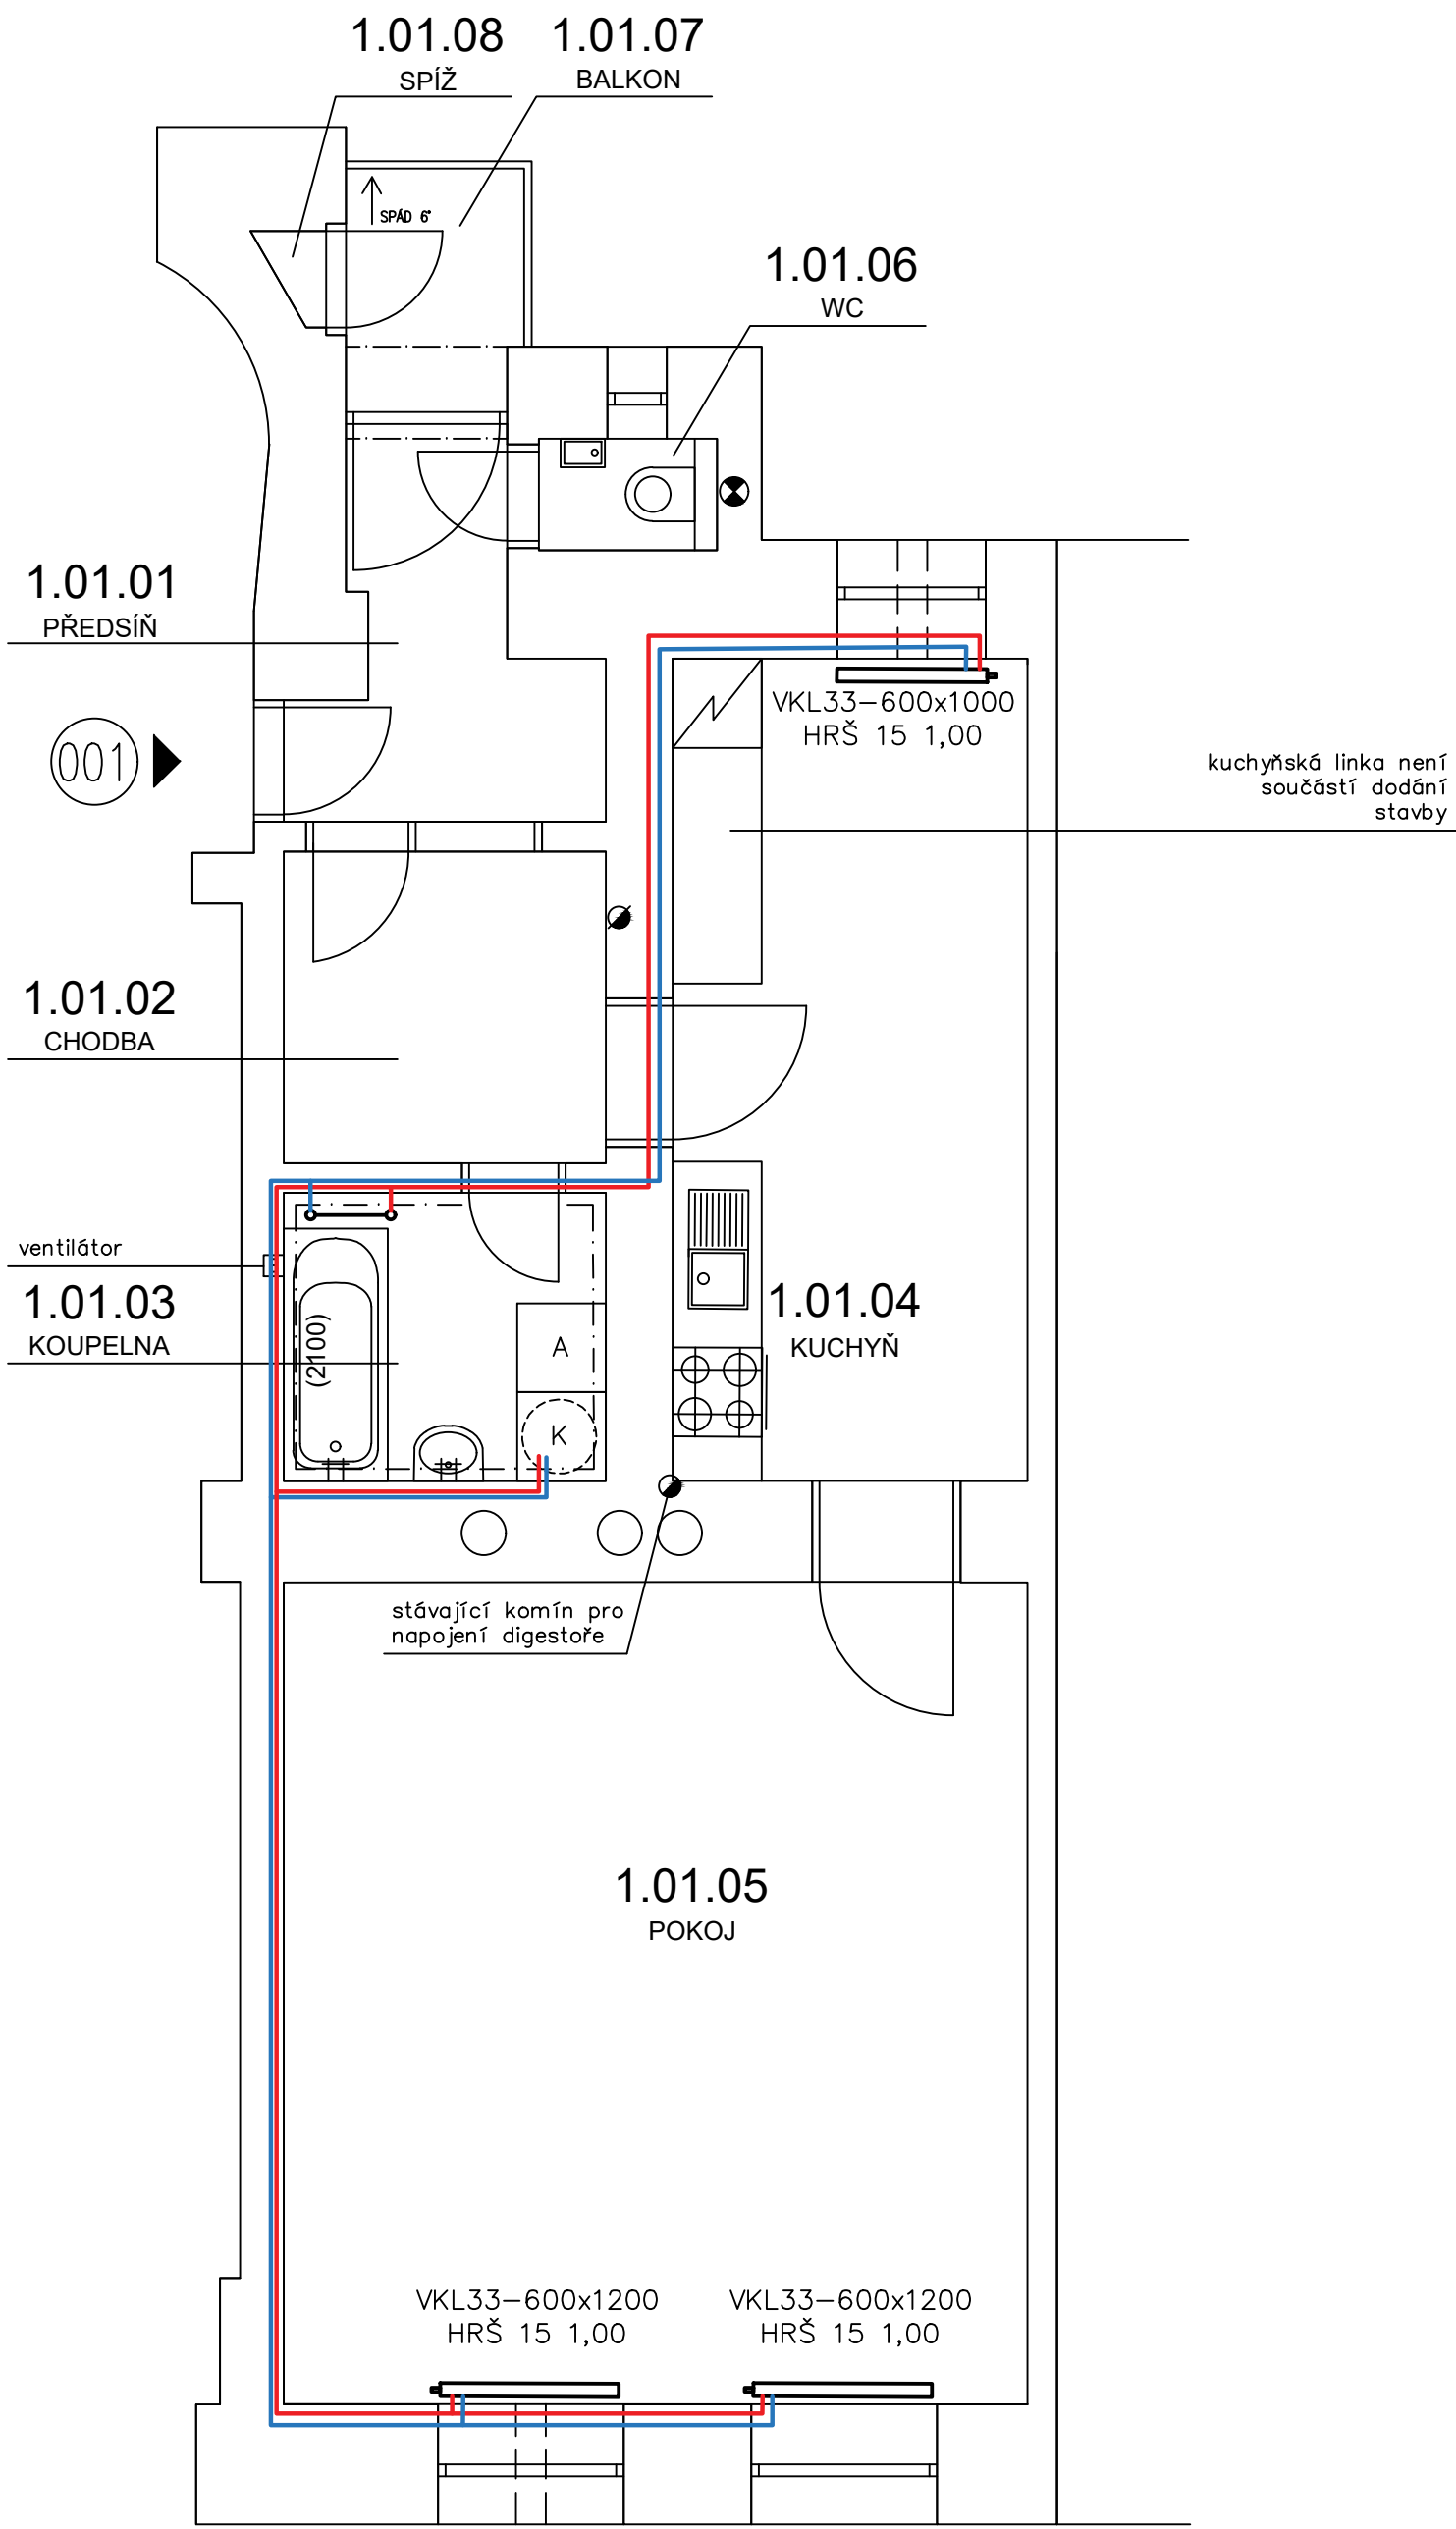

REVIZE			
Index	Datum	Změna	Jméno

		Projekty Realizace Projektový management info@qualitygroup.cz www.qualitygroup.cz				
STAVTE CHYTŘE						
STAVBA ZHOTOVENÍ PROJEKTOVÉ DOKUMENTACE NA OPRAVU BYTU TRAUBOVA 7, BYT Č. 1						
MÍSTO STAVBY Traubova 7 602 00 Brno-město		K.Ú.: OKRES: KRAJ:	Černá Pole (610771) Brno-město Jihomoravský			
GENERÁLNÍ PROJEKTANT Quality Group s.r.o., Příkop 843/4, 602 00 Brno IČ: 08879737, DS: yuvn588 HLAVNÍ INŽENÝR PROJEKTU Ing. Jiří Šoltes, jiri.soltes@qualitygroup.cz, tel.: 736 105 226		AUTORIZACE				
ZPRACOVATEL ODBORNÉ ČÁSTI Ing. Karolína Dvořáková tel.: 604 588 844 e-mail: karolina.dvorackova@qualitygroup.cz						
STAVEBNÍK - INVESTOR Statutární město Brno, městská část Brno-střed, Dominikánská 2, 601 69 Brno IČO: 449 92 785		Č. SMLOUVY INVESTORA MCBS/2021/0047153/NEMI Č. SMLOUVY PROJEKTANTA P-21-017-000				
ODBOBNÁ ČÁST Ústřední vytápění		DATUM 08/2021	PARÉ			
OBJEKT S001 Byt		MĚŘÍTKO 1:50				
NÁZEV DOKUMENTU Půdorys vytápění						
KÓD ELEKTRONICKÉ VERZE DOKUMENTU						
stavba	stupeň	část	vykres	název dokumentu	revize	
Trn. 7-1	DPS	D.1.4.2	02	ÚT	PŮDORYS VYTÁPĚNÍ	00