


LEGENDA ZNAČENÍ

- - - KANALIZACE SPLAŠKOVÁ DN 50, POLYPROPYLEN HT
- - - KANALIZACE SPLAŠKOVÁ DN 110, POLYPROPYLEN HT
- ↗ ↘ STOUPACÍ POTRUBÍ SPLAŠKOVÉ KANALIZACE, POLOHA ORIENTAČNÍ
- ↗ ↘ STOUPACÍ POTRUBÍ VODY, POLOHA ORIENTAČNÍ
- - - PPR 20x3,4, TEPLÁ VODA, VEDENO VE ZDI
- - - PPR 20x3,4, STUDENÁ VODA, VEDENO VE ZDI
- - - PPR 25x4,2, TEPLÁ VODA, VEDENO VE ZDI
- - - PPR 25x4,2, STUDENÁ VODA, VEDENO VE ZDI
- S POLOHA PRO SPORÁK
- WC POLOHA PRO WC ZÁVĚSNÉ
- KONSTRUKČNÍ PRVEK PRO WC S NÁDRŽKOU, WC MÍSA, SEDÁTKO – DODÁVKA ZTI
- V POLOHA PRO VANU
- VANA, ZÁPACHOVÁ UZÁVĚRA, BATERIE SPRCHOVÁ
- SPRCHOVÁ SOUPRAVA S TYČÍ A SPRCHOU, ZÁSTĚNA – DODÁVKA ZTI
- U POLOHA PRO UMYVADLO
- UMYVADLO, BATERIE, ZÁPACHOVÁ UZÁVĚRA, 2x ROHOVÝ VENTIL DN15 – DODÁVKA ZTI
- Um POLOHA PRO UMÝVÁTKO
- UMYVADLO, BATERIE, ZÁPACHOVÁ UZÁVĚRA, 2x ROHOVÝ VENTIL DN15 – DODÁVKA ZTI
- D POLOHA PRO DŘEZ
- DŘEZ, BATERIE, ZÁPACHOVÁ UZÁVĚRA – DODÁVKA KUCHYNĚ
- 2x ROHOVÝ VENTIL DN15 – DODÁVKA ZTI
- AP POLOHA PRO PRAČKU
- PRAČKA – NENÍ DODÁVKA STAVBY
- 1x ROHOVÝ VENTIL PRAČKOVÝ DN15, ZÁPACHOVÁ UZÁVĚRA PODOMÍTKOVÁ DN50
- ↗ ↘ VODOMĚRNÁ SESTAVA

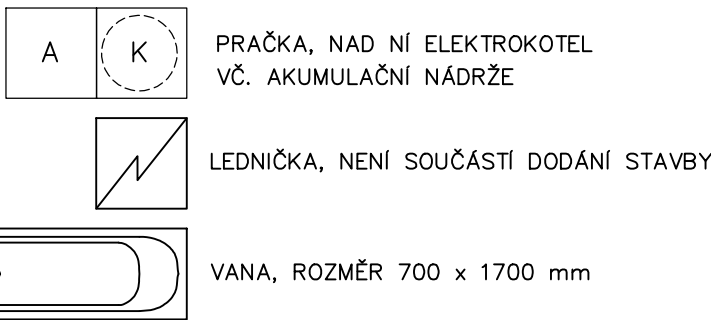

REVIZE			
Index	Datum	Změna	Jméno

		Projekty Realizace Projektový management info@qualitygroup.cz www.qualitygroup.cz	
		STAVTE CHYTŘE	
STAVBA ZHOTOVENÍ PROJEKTOVÉ DOKUMENTACE NA OPRAVU BYTU TRAUBOVA 7, BYT Č. 1			
MÍSTO STAVBY Traubova 7 602 00 Brno-město		K.Ú.: OKRES: KRAJ:	Černá Pole (610771) Brno-město Jihomoravský
GENERÁLNÍ PROJEKTANT Quality Group s.r.o., Příkop 843/4, 602 00 Brno IČ: 08879737, DS: yuvn588		AUTORIZACE	
HLAVNÍ INŽENÝR PROJEKTU Ing. Jiří Šoltes, jiri.soltes@qualitygroup.cz, tel.: 736 105 226			
ZPRACOVATEL ODBORNÉ ČÁSTI Ing. Karolína Dvůřáková tel.: 604 588 844 e-mail: karolina.dvorackova@qualitygroup.cz			
STAVEBNÍK - INVESTOR Statutární město Brno, městská část Brno-střed, Dominikánská 2, 601 69 Brno IČO: 449 92 785		Č. SMLOUVY INVESTORA MČBS/2021/0047153/NEMI Č. SMLOUVY PROJEKTANTA P-21-017-000	
ODBOBNÁ ČÁST Zdravotně technické instalace		DATUM 08/2021	PARÉ
OBJEKT SO01 Byt		MĚŘÍTKO 1:50	
NÁZEV DOKUMENTU Půdorys ZTI			
KÓD ELEKTRONICKÉ VERZE DOKUMENTU			
stavba	stupeň	část	výkres
Trn. 7-1	DPS	D.1.4.1	02
průběh		průběh	název dokumentu
ZTI		PŮDORYS ZTI	revize
			00