


LEGENDA ZNAČENÍ

- KANALIZACE SPLAŠKOVÁ DN 50, POLYPROPYLEN HT
--- KANALIZACE SPLAŠKOVÁ DN 110, POLYPROPYLEN HT
STOUPACÍ POTRUBÍ SPLAŠKOVÉ KANALIZACE, POLOHA ORIENTAČNÍ
STOUPACÍ POTRUBÍ VODY, POLOHA ORIENTAČNÍ
--- PPR 20x3,4, TEPLÁ VODA, VEDENO VE ZDI
--- PPR 20x3,4, STUDENÁ VODA, VEDENO VE ZDI
--- PPR 25x4,2, TEPLÁ VODA, VEDENO VE ZDI
--- PPR 25x4,2, STUDENÁ VODA, VEDENO VE ZDI

- S POLOHA PRO SPORÁK
WC POLOHA PRO WC ZÁVĚSNÉ
KONSTRUKČNÍ PRVEK PRO WC S NÁDRŽKOU, WC MISA, SEDÁTKO – DODÁVKA ZTI
SP POLOHA PRO SPRCHU
SPRCHOVÁ VANIČKA, ZÁPACHOVÁ UZÁVĚRA, BATERIE SPRCHOVÁ
SPRCHOVÁ SOUPRAVA S TYČÍ A SPRCHOU, ZÁSTĚNA – DODÁVKA ZTI
U POLOHA PRO UMYVADLO
UMYVADLO, BATERIE, ZÁPACHOVÁ UZÁVĚRA, 2x ROHOVÝ VENTIL DN15 – DODÁVKA ZTI
D POLOHA PRO DŘEZ
DŘEZ, BATERIE, ZÁPACHOVÁ UZÁVĚRA – DODÁVKA KUCHYNĚ
2x ROHOVÝ VENTIL DN15 – DODÁVKA ZTI
AP POLOHA PRO PRAČKU
PRAČKA – NENÍ DODÁVKA STAVBY
1x ROHOVÝ VENTIL PRAČKOVÝ DN15, ZÁPACHOVÁ UZÁVĚRA PODOMÍTKOVÁ DN50
VODOMĚRNÁ SESTAVA

- A K PRAČKA, NAD NÍ ELEKTROKOTEL
VČ. AKUMULAČNÍ NÁDRŽE
LEDNÍČKA, NENÍ SOUČÁSTÍ DODÁNÍ STAVBY
SPRCHOVÁ VANIČKA PLASTOVÁ,
ROZMĚR 800 x 800 mm, VČETNĚ ZÁSTĚNY

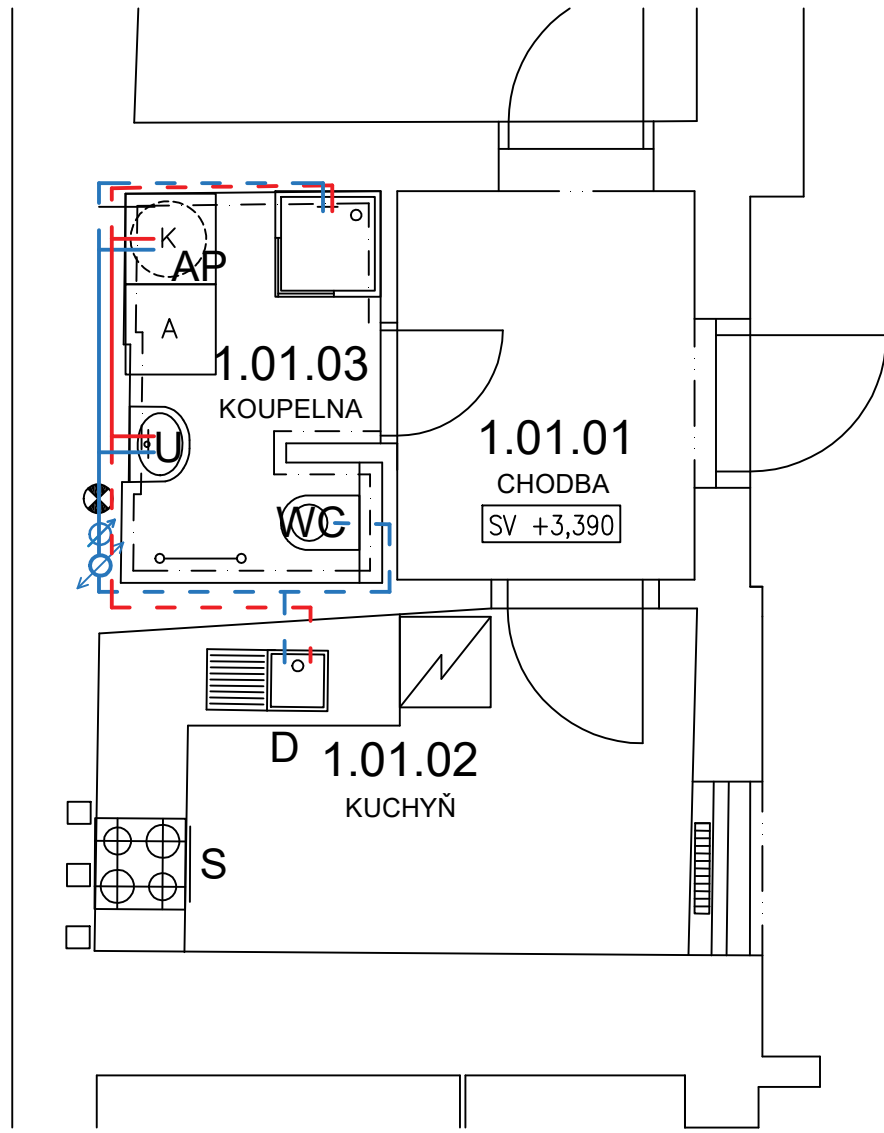

REVIZE			
Index	Datum	Změna	Jméno

<div></div>		Projekty Realizace Projektový management info@qualitygroup.cz www.qualitygroup.cz	
		STAVTE CHYTŘE	
STAVBA		ZHTOVENÍ PROJEKTOVÉ DOKUMENTACE NA OPRAVU BYTU KAMENNÁ 23, BYT Č. 1	
MÍSTO STAVBY Kamená 23 602 00 Brno-město		K.Ú.: OKRES: KRAJ:	Štýlice (610186) Brno-město Jihomoravský
GENERÁLNÍ PROJEKTANT Quality Group s.r.o., Příkop 843/4, 602 00 Brno IČ: 08879737, DI: yuvn588		AUTORIZACE	
HLAVNÍ INŽENÝR PROJEKTU Ing. Jiri Soltes, jiri.soltes@qualitygroup.cz, tel: 736 105 226			
ZPRACOVATEL ODBORNÉ ČÁSTI Ing. Karolína Dvořáková tel.: 604 588 844 e-mail: karolina.dvorackova@qualitygroup.cz			
STAVEBNÍK - INVESTOR Statutární město Brno, městská část Brno-střed, Dominikánská 2, 601 69 Brno IČO: 449 92 785		Č. SMLOUVY INVESTORA MCBS/2021/0086791/NEMI	
		Č. SMLOUVY PROJEKTANTA P-21-021-000	
ODBOBNÁ ČÁST Zdravotně technické instalace		DATUM 10/2021	PARÉ
OBJEKT SO01 Byt		MĚŘÍTKO 1:50	
NÁZEV DOKUMENTU Půdorys ZTI			
KÓD ELEKTRONICKÉ VERZE DOKUMENTU			
stavba	stupeň	část	výkres
Kam. 23-1	DPS	D.1.4.1	02
profese		název dokumentu	revize
ZTI		PŮDORYS ZTI	00