

 



 
LEGENDA SILNOPROUDÝCH ELEMENTŮ


- 


DVOJITÁ ZÁSUVKA POD OMÍTKU 230V, 16A, KDE x ZNAČÍ ČÍSLO OKRUHU
- 


DVOJITÁ ZÁSUVKA POD OMÍTKU 230V, KRYTÍ IP44, 16A, KDE x ZNAČÍ ČÍSLO OKRUHU
- 


SPORÁKOVÁ KOMBINACE, 400V, 20A, IP20, ZAPUŠTĚNÁ, EL. VARNÁ DESKA
- 


ROZVÁDĚČ BYTOVÝ
- 


OCHRANNÉ POSPOJOVÁNÍ
- 


VOLNÝ KABEL S OBJÍMKOU A ŽÁROVKOU – STĚNA
- 


VOLNÝ VÝVOD S OBJÍMKOU A ŽÁROVKOU – STROP
- 


VOLNÝ VÝVOD PRO VENTILÁTOR, 5x1,5 CYKY–J S INTEGR. ČAS. SPÍN.
- 


VOLNÝ VÝVOD PRO SILOVÉ NÁPOJENÍ ELEKTROKOTLE + HDO
- 


AUTONOMNÍ HLÁSIČ KOUŘE
- 

JEDNOPÓLOVÝ VYPÍNAČ, ŘAZENÍ 1
- 

SCHODIŠŤOVÝ PŘEPÍNAČ, ŘAZENÍ 6
- 


KŘÍŽOVÝ PŘEPÍNAČ, ŘAZENÍ 7
- 

 
TLAČÍTKOVÝ SPÍNAČ NA VENTILÁTOR, ŘAZENÍ 1/0
- 

 
KABELOVÁ TRASA SILNOPROUD
- 


VENTILÁTOR


LEGENDA SLABOPROUDÝCH ELEMENTŮ


- 

Z ZVONKOVÉ TLAČÍTKO
- 

KABELOVÁ TRASA SLP
- 

STA ZÁSUVKA
- 

ZÁSUVKA 2xRJ45
- 

AUDIO TELEFON
- 

K. SLP KRABICE SLP PRO PROPOJENÍ VNĚJŠÍ SLP S BYTOVÝM SLP (STA, UPC, O2 ATD), KRABICE KO100E

POZNÁMKY

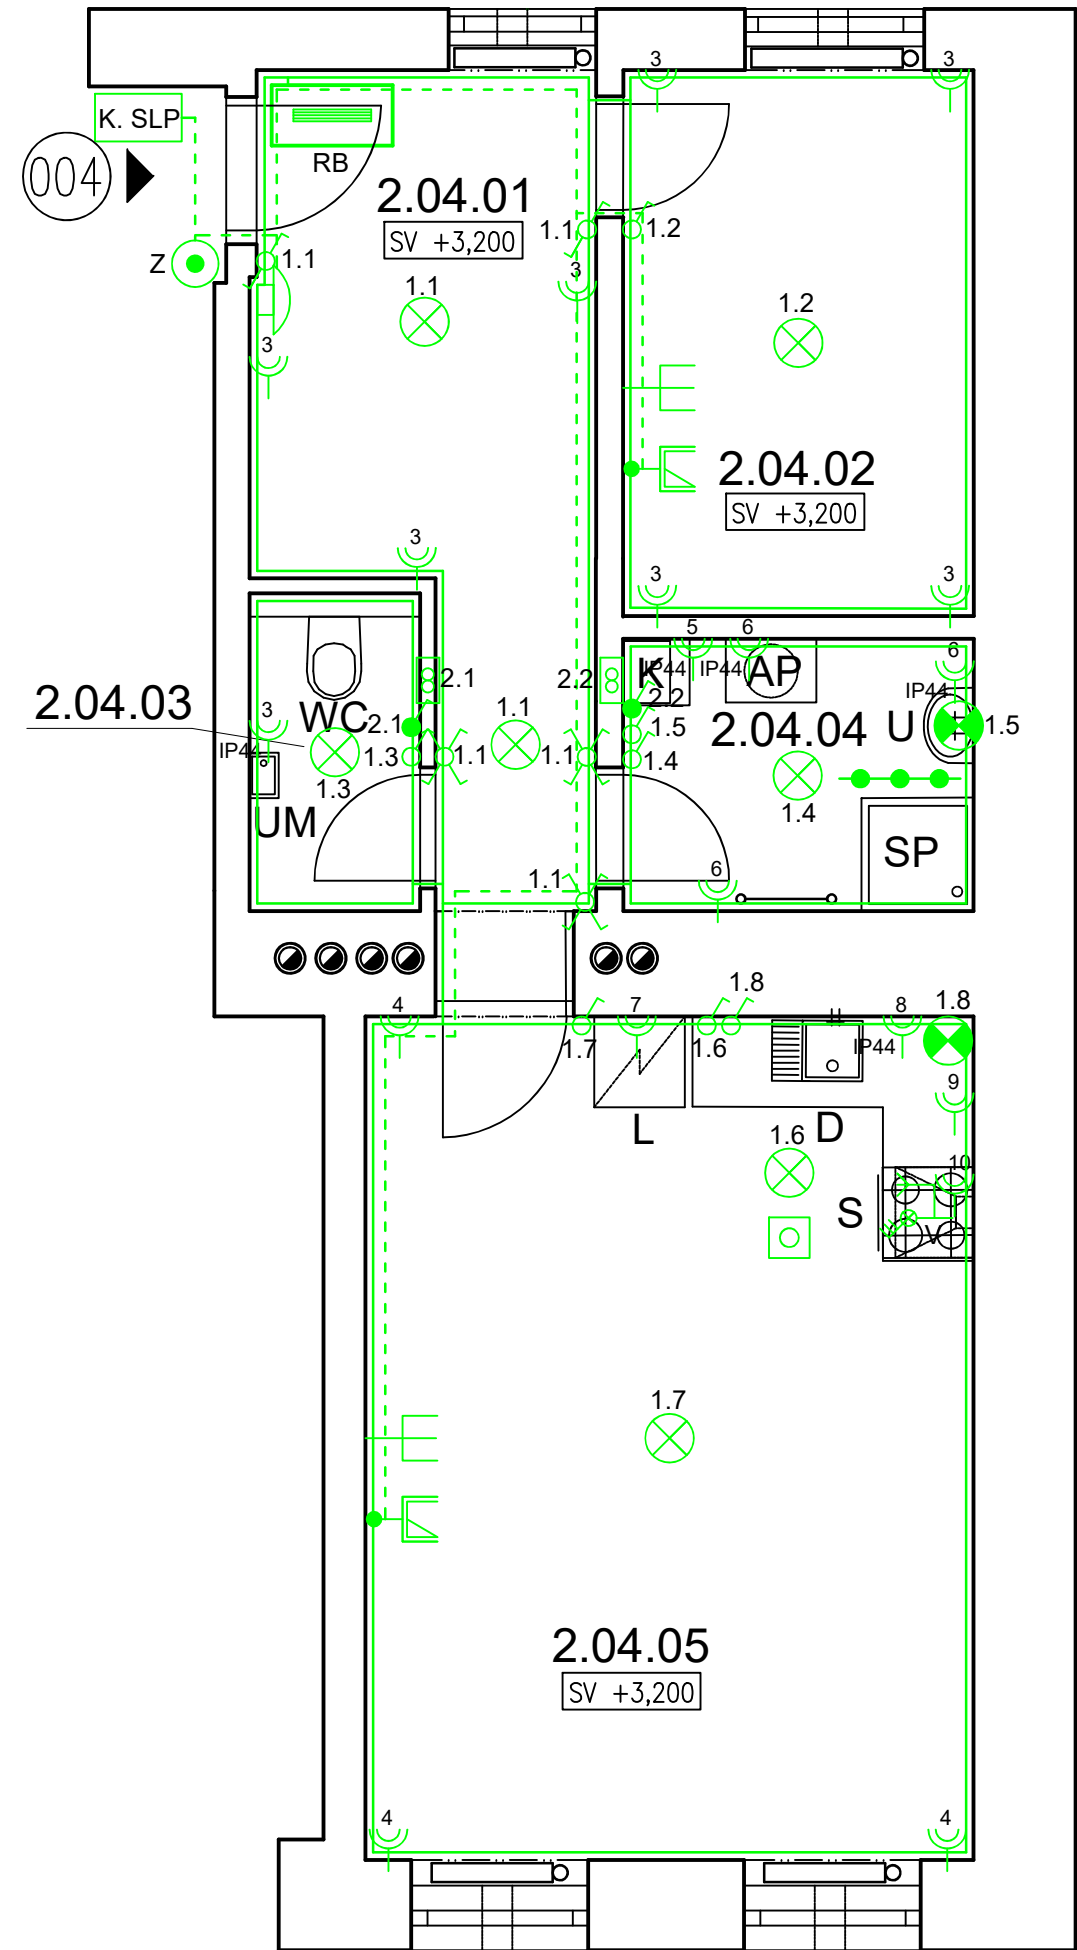
– PŘESNÉ ROZMÍSTĚNÍ ZÁSUVEK ZA KUCHYŇSKOU LINKOU DLE MONTÁŽNÍCH ZÁSAD

LEGENDA ZNAČENÍ


- S POLOHA PRO SPORÁK
- WC POLOHA PRO WC ZÁVĚSNÉ KONSTRUKČNÍ PRVEK PRO WC S NÁDRŽKOU, WC MISA, SEDÁTKO – DODÁVKA ZTI
- SP POLOHA PRO SPRCHU VANA, ZÁPACHOVÝ UZÁVĚR, BATERIE SPRCHOVÁ A VANOVÁ
- U POLOHA PRO UMYVADLO UMYVADLO, BATERIE, ZÁPACHOVÁ UZÁVĚRA, 2x ROHOVÝ VENTIL DN15 – DODÁVKA ZTI
- UM POLOHA PRO UMYVÁTKO UMYVÁTKO, BATERIE, ZÁPACHOVÁ UZÁVĚRA, 2x ROHOVÝ VENTIL DN15 – DODÁVKA ZTI
- D POLOHA PRO DŘEZ DŘEZ, BATERIE, ZÁPACHOVÁ UZÁVĚRA – DODÁVKA KUCHYNĚ 2x ROHOVÝ VENTIL DN15 – DODÁVKA ZTI
- AP POLOHA PRO PRAČKU PRAČKA – NENÍ DODÁVKA STAVBY 1x ROHOVÝ VENTIL PRAČKOVÝ DN15, ZÁPACHOVÁ UZÁVĚRA PODOMÍTKOVÁ DN50
- L POLOHA PRO LEDNÍČKU
- K POLOHA PRO ELEKTROKOTEL S EXTERNÍM ZÁSOBNIKEM VODY

LEGENDA MÍSTNOSTÍ

Č.M.	MÍSTNOST	PL(m2)
2.04.01	CHODBA	10,0
2.04.02	POKOJ	8,4
2.04.03	WC	2,2
2.04.04	KOUPELNA	4,2
2.04.05	KUCHYŇ, OBÝVACÍ POKOJ	22,5
CELKOVÁ PLOCHA		47,9



REVIZE			
Index	Datum	Změna	Jméno



Projekty | Realizace | Projektový management
info@qualitygroup.cz | www.qualitygroup.cz
STAVTE CHYTŘE

STAVBA
ZHOTOVENÍ PROJEKTOVÉ DOKUMENTACE
NA OPRAVU BYTU TRAUBOVA 9, BYT Č.4

MÍSTO STAVBY
Traubova 9
602 00 Brno-město
K.Ú.: Černá Pole [610771]
OKRES: Brno-město
KRAJ: Jihomoravský

GENERÁLNÍ PROJEKTANT
Quality Group s.r.o., Příkop 843/4, 602 00 Brno
Č.Ú. 08879737, DIČ: yyym58
HLAVNÍ INŽENÝR PROJEKTU
Ing. Jiří Šoltes, jiri.soltes@qualitygroup.cz, tel.: 736 105 226
ZPRACOVATEL ODBORNÉ ČÁSTI
Ing. Karolína Dvořácková
tel.: 604 588 844
e-mail: karolina.dvorackova@qualitygroup.cz

AUTORIZACE

STAVEBNÍK - INVESTOR
Statutární město Brno, městská část Brno-střed,
Dominikánská 2, 601 69 Brno
IČO: 449 92 785

Č. SMLOUVY INVESTORA
MCBS/2021/0205169/NEMI
Č. SMLOUVY PROJEKTANTA
P-21-056-000

ODBORNÁ ČÁST
Silnoproudá elektrotechnika + SLP
OBJEKT
S001 Byt

DATUM
01/2022
PARÉ
MĚŘÍTKO
1:50

NÁZEV DOKUMENTU
Půdorys

KÓD ELEKTRONICKÉ VERZE DOKUMENTU						
stavba	stupeň	část	výkres	profese	název dokumentu	revize
Tra-9-4	DPS	D.1.4.3	02	ELI + SLP	Půdorys	00