




LEGENDA MÍSTNOSTÍ


Č.M.	MÍSTNOST	PL(m2)
2.04.01	CHODBA	10,0
2.04.02	POKOJ	8,4
2.04.03	WC	2,2
2.04.04	KOUPELNA	4,2
2.04.05	KUCHYŇ, OBÝVACÍ POKOJ	22,5
CELKOVÁ PLOCHA		47,9

LEGENDA ZNAČENÍ

-  DOMOVNÍ VENTILÁTOR VYBAVENÝ ELEKTRICKOU OVLÁDANOU AUTOMATICKOU ŽALUZII NEBO ZPĚTNOU KLAPKOU, ČIDLEM VLHKOSTI A ČASOVÝM SPINAČEM, KRYTÍ MIN. IPX4, MAX. 30 dB
-  VZT PLASTOVÉ POTRUBÍ 150mm, VEDENO V PODHLEDECH
- S** POLOHA PRO SPORÁK
- WC** POLOHA PRO WC ZÁVĚSNÉ
KONSTRUKČNÍ PRVEK PRO WC S NÁDRŽKOU, WC MÍSA, SEDÁTKO – DODÁVKA ZTI
- SP** POLOHA PRO SPRCHU
VANA, ZÁPACHOVÝ UZÁVĚŘ, BATERIE SPRCHOVÁ A VANOVÁ
- U** POLOHA PRO UMYVADLO
UMYVADLO, BATERIE, ZÁPACHOVÁ UZÁVĚŘA, 2x ROHOVÝ VENTIL DN15 – DODÁVKA ZTI
- UM** POLOHA PRO UMÝVÁTKO
UMÝVÁTKO, BATERIE, ZÁPACHOVÁ UZÁVĚŘA, 2x ROHOVÝ VENTIL DN15 – DODÁVKA ZTI
- D** POLOHA PRO DŘEZ
DŘEZ, BATERIE, ZÁPACHOVÁ UZÁVĚŘA – DODÁVKA KUCHYNĚ
2x ROHOVÝ VENTIL DN15 – DODÁVKA ZTI
- AP** POLOHA PRO PRAČKU
PRAČKA – NENÍ DODÁVKA STAVBY
1x ROHOVÝ VENTIL PRAČKOVÝ DN15, ZÁPACHOVÁ UZÁVĚŘA PODOMÍTKOVÁ DN50
- L** POLOHA PRO LEDNÍČKU
- K** POLOHA PRO ELEKTROKOTEL S EXTERNÍM ZASOBNÍKEM VODY

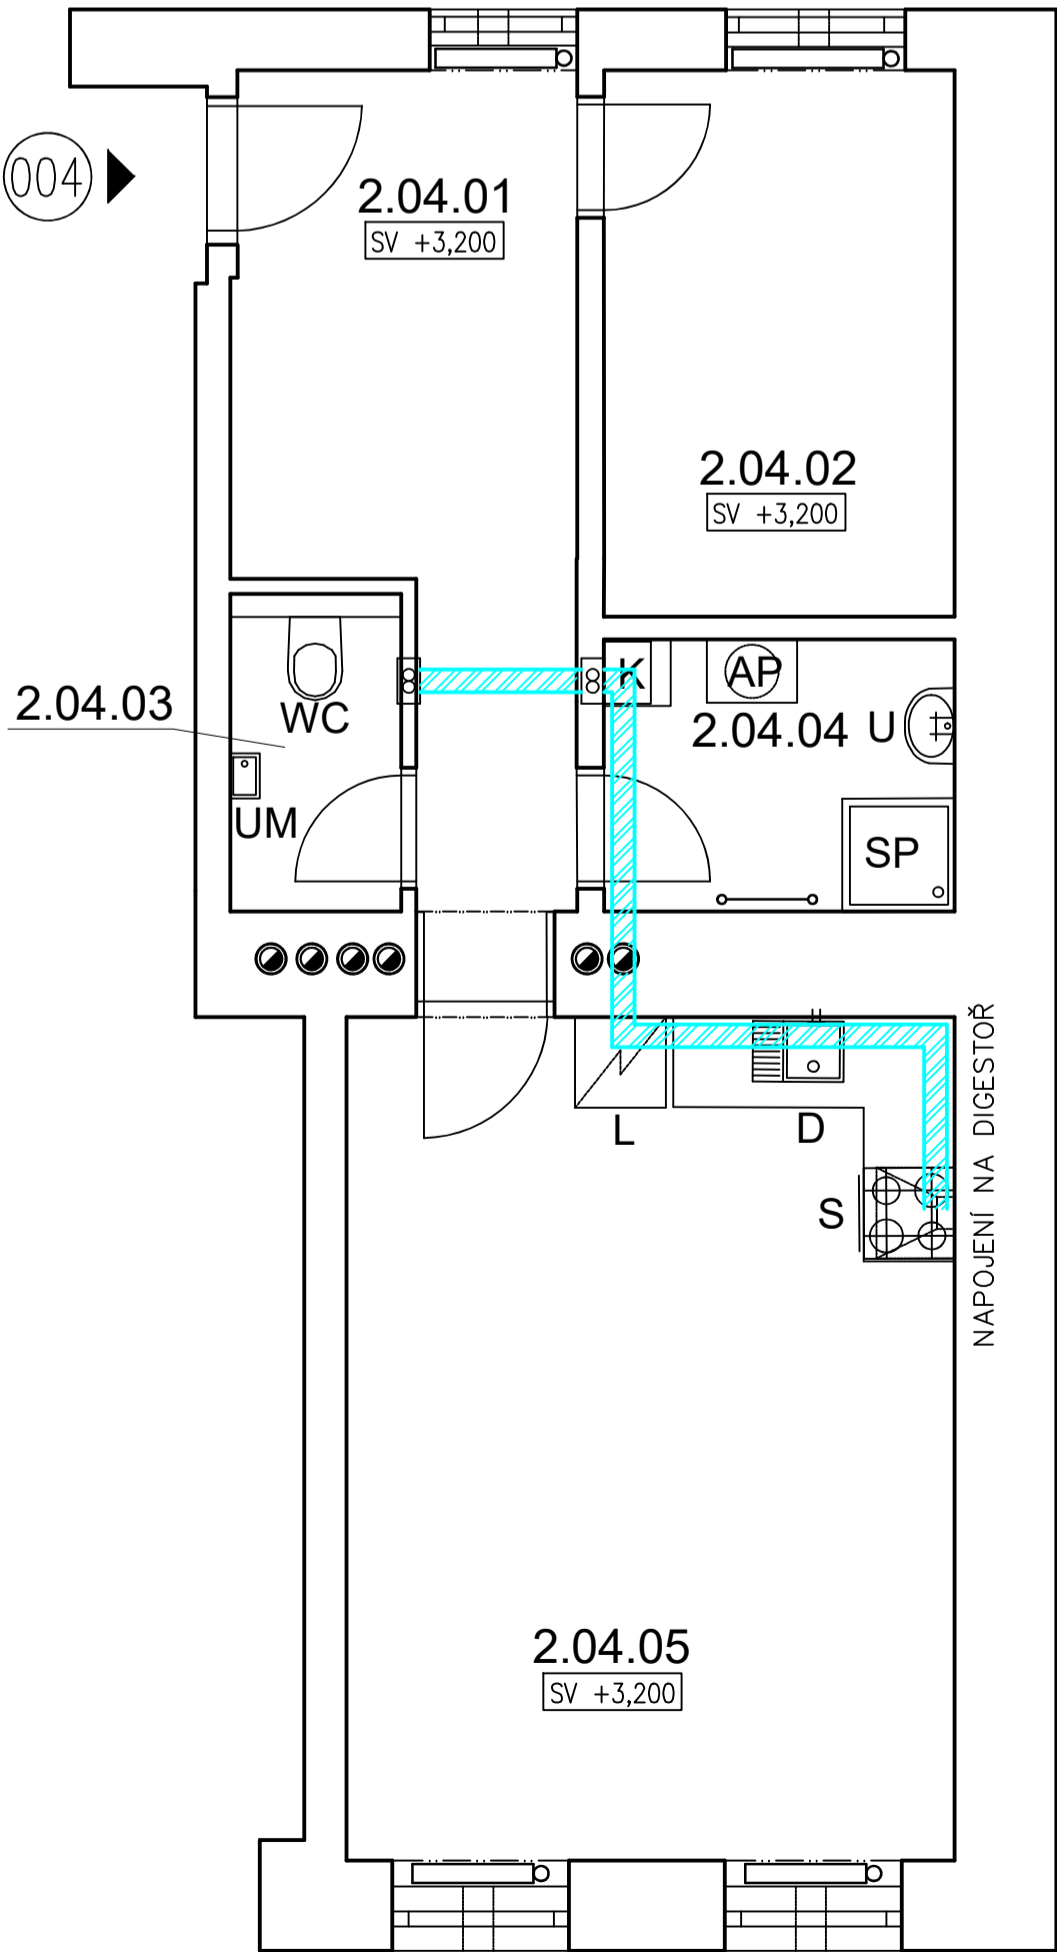

REVIZE			
Index	Datum	Změna	Jméno



Projekty | Realizace | Projektový management
info@qualitygroup.cz | www.qualitygroup.cz
STAVTE CHYTŘE

STAVBA

ZHOTOVENÍ PROJEKTOVÉ DOKUMENTACE
NA OPRAVU BYTU TRAUBOVA 9, BYT Č.4

MÍSTO STAVBY
Traubova 9
602 00 Brno-město

K.Ú.:
OKRES:
KRAJ:

Černá Pole [610771]
Brno-město
Jihomoravský

GENERÁLNÍ PROJEKTANT
Quality Group s.r.o., Příkop 843/4, 602 00 Brno
Č. 08879737, DI: yym5d8

HLAVNÍ INŽENÝR PROJEKTU
Ing. Jiří Šoltes, jiri.soltes@qualitygroup.cz, tel.: 736 105 226

ZPRACOVATEL ODBORNÉ ČÁSTI
Ing. Karolína Dvořáková
tel.: 604 588 844
e-mail: karolina.dvorackova@qualitygroup.cz

AUTORIZACE

STAVEBNÍK - INVESTOR
Statutární město Brno, městská část Brno-střed,
Dominikánská 2, 601 69 Brno
ČO: 449 92 785

Č. SMLOUVY INVESTORA
MCBS/2021/0205169/NEMI

Č. SMLOUVY PROJEKTANTA
P-21-056-000

ODBORNÁ ČÁST
Vzduchotechnika

DATUM
01/2022

OBJEKT
S001 Byt

MĚŘÍTKO
1:50

PARÉ

NÁZEV DOKUMENTU

Půdorys

KÓD ELEKTRONICKÉ VERZE DOKUMENTU

stavba	stupeň	část	výkres	profese	název dokumentu	revize
Tra-9-4	DPS	D.1.4.4	02	VZT	Půdorys	00