


LEGENDA MÍSTNOSTÍ

Č.M.	MÍSTNOST	PL(m2)
2.08.01	ZÁDVEŘÍ	2,97
2.08.02	KOUPELNA	3,27
2.08.03	KUCHYŇ	3,93
2.08.04	POKOJ	22,24
2.08.05	SPIŽ	1,20
CELKOVÁ PLOCHA		33,61

LEGENDA ZNAČENÍ

- DOMOVNÍ VENTILÁTOR VYBAVENÝ ELEKTRICKOU OVLÁDANOU AUTOMATICKOU ŽALUZIÍ NEBO ZPĚTNOU Klapkou, ČIDLEM VLHKOSTI A ČASOVÝM SPÍNAČEM, KRYTÍ MIN. IPX4, MAX. 30 dB
- FASÁDNÍ MŘÍŽKA SE SÍTKOU PROTI HMYZU
- VZT PLASTOVÉ POTRUBÍ 150mm, VEDENO V PODHLEDECH
- POLOHA PRO SPORÁK
- POLOHA PRO WC ZÁVĚSNÉ KONSTRUKČNÍ PRVEK PRO WC S NÁDRŽKOU, WC MÍSA, SEDÁTKO – DODÁVKA ZTI
- POLOHA PRO SPRCHU VANA, ZÁPACHOVÝ UZÁVĚŘ, BATERIE SPRCHOVÁ A VANOVÁ
- POLOHA PRO UMYVADLO UMYVADLO, BATERIE, ZÁPACHOVÁ UZÁVĚRA, 2x ROHOVÝ VENTIL DN15 – DODÁVKA ZTI
- POLOHA PRO DŘEZ DŘEZ, BATERIE, ZÁPACHOVÁ UZÁVĚRA – DODÁVKA KUCHYNĚ 2x ROHOVÝ VENTIL DN15 – DODÁVKA ZTI
- POLOHA PRO PRAČKU PRAČKA – NENÍ DODÁVKA STAVBY 1x ROHOVÝ VENTIL PRAČKOVÝ DN15, ZÁPACHOVÁ UZÁVĚRA PODOMÍTKOVÁ DN50
- POLOHA PRO LEDNÍČKU
- POLOHA PRO ELEKTROKOTEL S EXTERNÍM ZÁSObNIKEM VODY

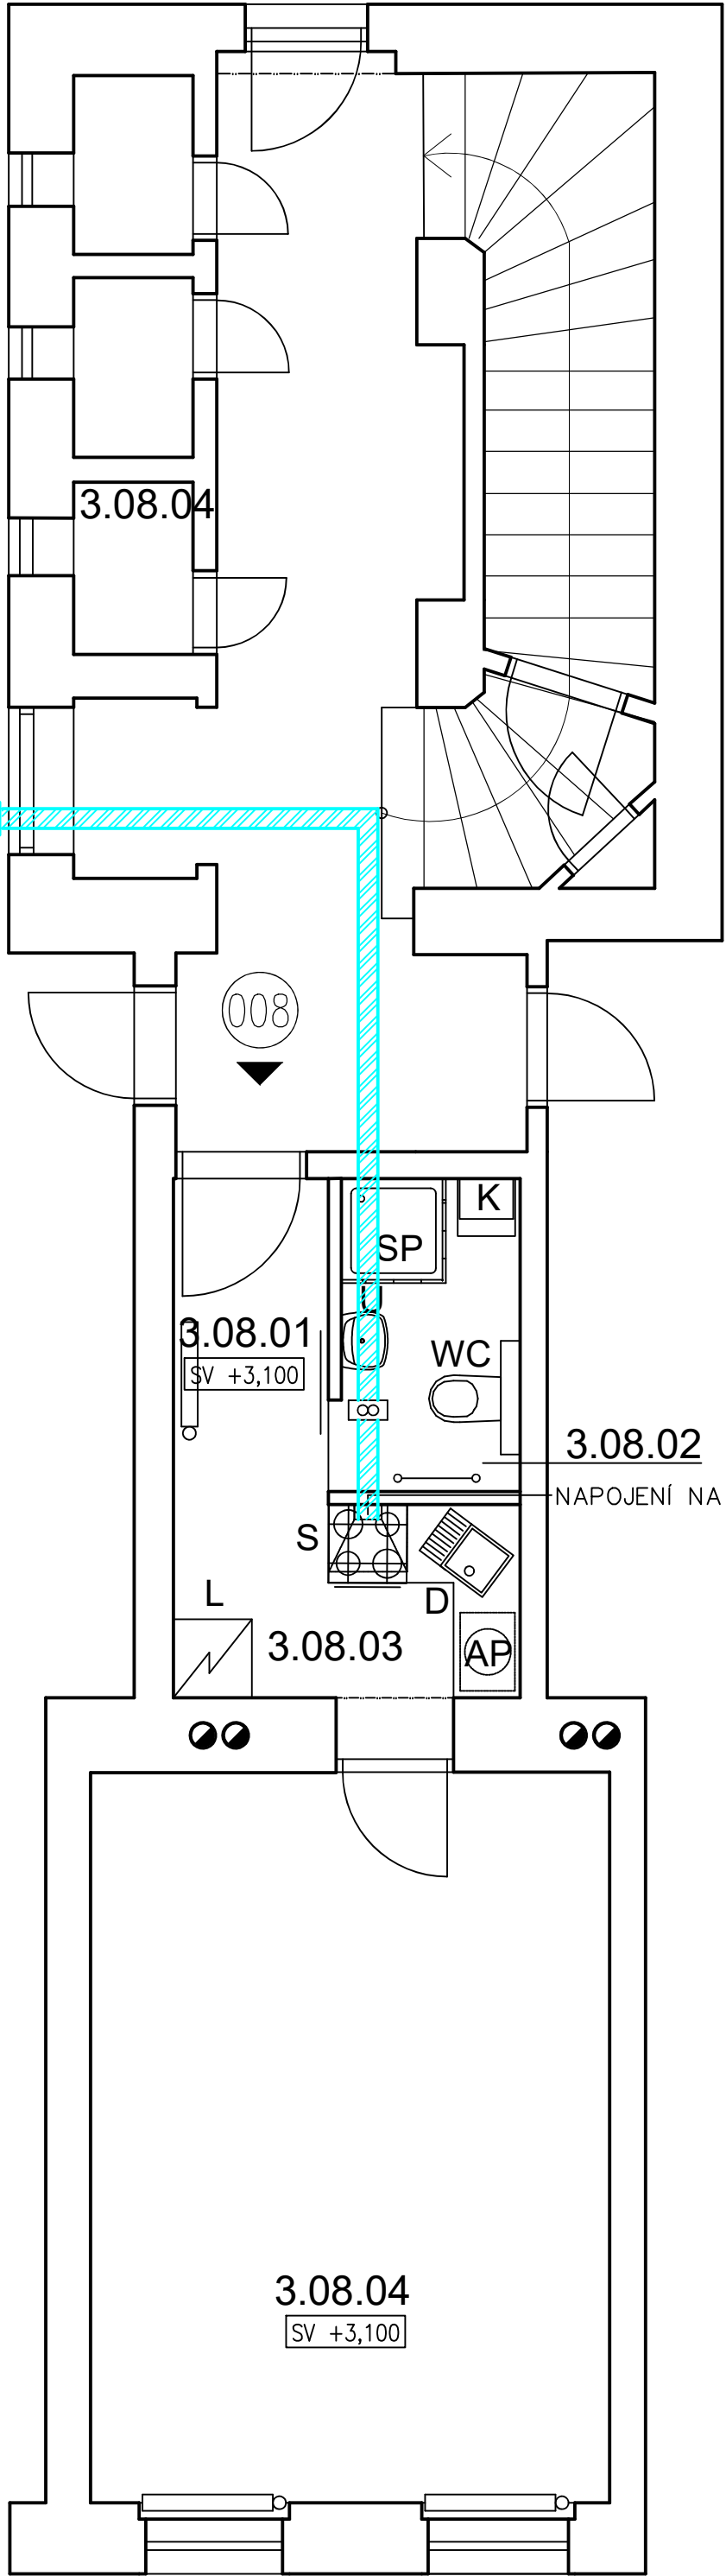

REVIZE			
Index	Datum	Změna	Jméno

Projekty | Realizace | Projektový management  
info@qualitygroup.cz | www.qualitygroup.cz  
STAVTE CHYTŘE

STAVBA

ZHOTOVENÍ PROJEKTOVÉ DOKUMENTACE  
NA OPRAVU BYTU TRAUBOVA 9, BYT Č.8

MÍSTO STAVBY  
Traubova 9  
602 00 Brno-město

K.Ú.:  
OKRES:  
KRAJ:

Černá Pole [610771]  
Brno-město  
Jihomoravský

GENERÁLNÍ PROJEKTANT  
Quality Group s.r.o., Příkop 843/4, 602 00 Brno  
Č. 08879737, DI.S-yyvm5d8

HLAVNÍ INŽENÝR PROJEKTU  
Ing. Jiří Šoltes, jiri.soltes@qualitygroup.cz, tel.: 736 105 226

ZPRACOVATEL ODBORNÉ ČÁSTI  
Ing. Karolína Dvořáková  
tel.: 604 588 844  
e-mail: karolina.dvorackova@qualitygroup.cz

AUTORIZACE

STAVEBNÍK - INVESTOR  
Statutární město Brno, městská část Brno-střed,  
Dominikánská 2, 601 69 Brno  
ČO: 449 92 785

Č. SMLOUVY INVESTORA  
MCBS/2021/0205169/NEMI

Č. SMLOUVY PROJEKTANTA  
P-21-056-000

ODBORNÁ ČÁST  
Vzduchotechnika

DATUM  
02/2022

OBJEKT  
S001 Byt

MĚŘÍTKO  
1:50

PARÉ

NÁZEV DOKUMENTU

Půdorys

KÓD ELEKTRONICKÉ VERZE DOKUMENTU

stavba	stupeň	část	výkres	profese	název dokumentu	revize
Trn. 9-8	DPS	D.1.4.4	02	VZT	Půdorys	00