

LEGENDA MÍSTNOSTI


Č.M.	MÍSTNOST	PL(m2)
2.04.01	CHODBA	10,0
2.04.02	POKOJ	8,4
2.04.03	WC	2,2
2.04.04	KOUPELNA	4,2
2.04.05	KUCHYŇ, OBÝVACÍ POKOJ	22,5
CELKOVÁ PLOCHA		47,9

POZNÁMKA

- POTRUBÍ TOPNÉ VODY JE Z MĚDI POLOTVRDÉ/TVRDÉ
- SPOJOVACÍ POTRUBÍ OTOPNÝCH TĚLES JE VEDENO VE STĚNĚ NAD SOKLEM A JE PŘIPOJENO ZE ZADU ZE SPODU DO OTOPNÝCH TĚLES
- POTRUBÍ BUDE OPATŘENO IZOLACÍ
- VEŠKERÉ PŘIPOJOVACÍ POTRUBÍ OTOPNÝCH TĚLES CU 15x1, POKUD NENÍ UVEDENO JINAK
- TRUBKOVÁ OTOPNÁ TĚLESA BUDOU PŘIPOJENA RADIÁTOROVÝM TERMOSTATICKÝM VENTILEM S PŘEDNASTAVENÍM PRO OTOPNÁ TĚLESA S DVOUTRUBKOVÝM PŘIPOJENÍM UMOŽŇUJÍCÍ UZAVŘENÍ A VYPUŠTĚNÍ TĚLESA. VEŠKERÉ ARMATURY BUDOU DN 15
- VŠECHNA TĚLESA OSAZENA TERMOSTATICKOU HLAVICÍ

LEGENDA ZNAČENÍ

- CU 15x1, PŘÍVODNÍ POTRUBÍ TOPNÉ VODY, VEDENO VE ZDI
- CU 15x1, VRATNÉ POTRUBÍ VRATNÉ VODY, VEDENO VE ZDI
- CU 18x1, PŘÍVODNÍ POTRUBÍ TOPNÉ VODY, VEDENO VE ZDI
- CU 18x1, VRATNÉ POTRUBÍ VRATNÉ VODY, VEDENO VE ZDI
- NOVÝ TOPNÝ ŽEBŘÍK S ELEKTRICKOU VLOŽKOU PRO PŘITÁPĚNÍ
- ▮ NOVÉ DESKOVÉ OTOPNÉ TĚLESO
- S POLOHA PRO SPORÁK
- WC POLOHA PRO WC ZÁVĚSNÉ
- KONSTRUKČNÍ PRVEK PRO WC S NÁDRŽKOU, WC MÍSA, SEDÁTKO – DODÁVKA ZTI
- SP POLOHA PRO SPRCHU
- VANA, ZÁPACHOVÝ UZÁVĚŘ, BATERIE SPRCHOVÁ A VANOVÁ
- U POLOHA PRO UMYVADLO
- UMYVADLO, BATERIE, ZÁPACHOVÁ UZÁVĚRA, 2x ROHOVÝ VENTIL DN15 – DODÁVKA ZTI
- UM POLOHA PRO UMÝVÁTKO
- UMÝVÁTKO, BATERIE, ZÁPACHOVÁ UZÁVĚRA, 2x ROHOVÝ VENTIL DN15 – DODÁVKA ZTI
- D POLOHA PRO DŘEZ
- DŘEZ, BATERIE, ZÁPACHOVÁ UZÁVĚRA – DODÁVKA KUCHYNĚ
- 2x ROHOVÝ VENTIL DN15 – DODÁVKA ZTI
- AP POLOHA PRO PRAČKU
- PRAČKA – NENÍ DODÁVKA STAVBY
- 1x ROHOVÝ VENTIL PRAČKOVÝ DN15, ZÁPACHOVÁ UZÁVĚRA PODOMÍTKOVÁ DN50
- L POLOHA PRO LEDNÍČKU
- K POLOHA PRO ELEKTROKOTEL S EXTERNÍM ZÁSOBNIKEM VODY

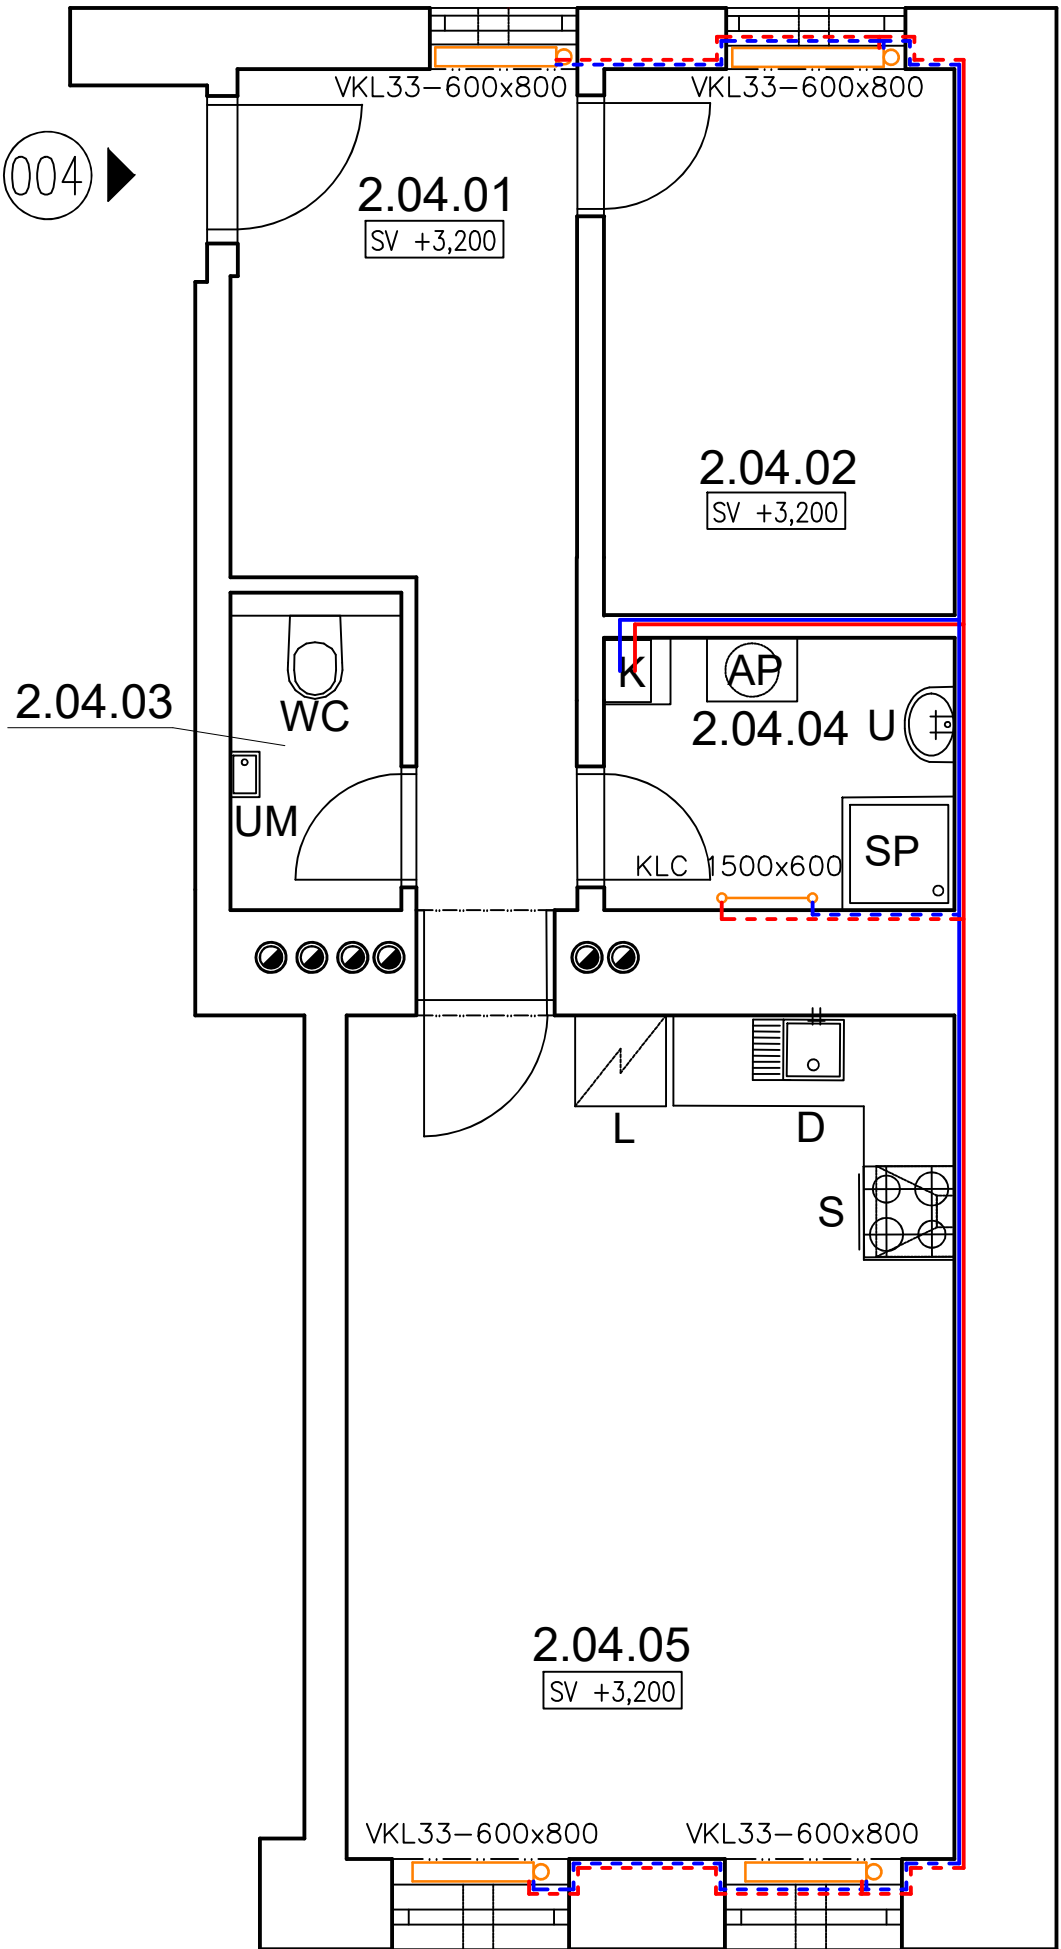

REVIZE			
Index	Datum	Změna	Jméno

Projekty | Realizace | Projektový management  
info@qualitygroup.cz | www.qualitygroup.cz  
STAVTE CHYTŘE

**STAVBA**

**ZHOTOVENÍ PROJEKTOVÉ DOKUMENTACE  
NA OPRAVU BYTU TRAUBOVA 9, BYT Č.4**

**MÍSTO STAVBY**  
Traubova 9  
602 00 Brno-město

K.Ú.:  
OKRES:  
KRAJ:

Černá Pole [610771]  
Brno-město  
Jihomoravský

**GENERÁLNÍ PROJEKTANT**  
Quality Group s.r.o., Příkop 843/4, 602 00 Brno  
Č. 08879737, DI: yym5d8

**HLAVNÍ INŽENÝR PROJEKTU**  
Ing. Jiří Šoltes, jiri.soltes@qualitygroup.cz, tel.: 736 105 226

**ZPRACOVATEL ODBORNÉ ČÁSTI**  
Ing. Karolína Dvorácková  
tel.: 604 588 844  
e-mail: karolina.dvorackova@qualitygroup.cz

**AUTORIZACE**

**STAVEBNÍK - INVESTOR**  
Statutární město Brno, městská část Brno-střed,  
Dominikánská 2, 601 69 Brno  
IČO: 449 92 785

**Č. SMLOUVY INVESTORA**  
MCBS/2021/0205169/NEMI

**Č. SMLOUVY PROJEKTANTA**  
P-21-056-000

**ODBORNÁ ČÁST**  
**Ústřední vytápění**

**DATUM**  
01/2022

**PARÉ**

**OBJEKT**  
**S001 Byt**

**MĚŘÍTKO**  
1:50

**NÁZEV DOKUMENTU**  
**Půdorys**

KÓD ELEKTRONICKÉ VERZE DOKUMENTU						
stavba	stupeň	část	výkres	profese	název dokumentu	revize
Tra-9-4	DPS	D.1.4.2	02	UV	Půdorys	00