


- LEGENDA
- STUŽENÁ VODA
 - ČIRKULACE TEPLÉ VODY
 - TEPLÁ VODA
 - MÍCHANÁ VODA

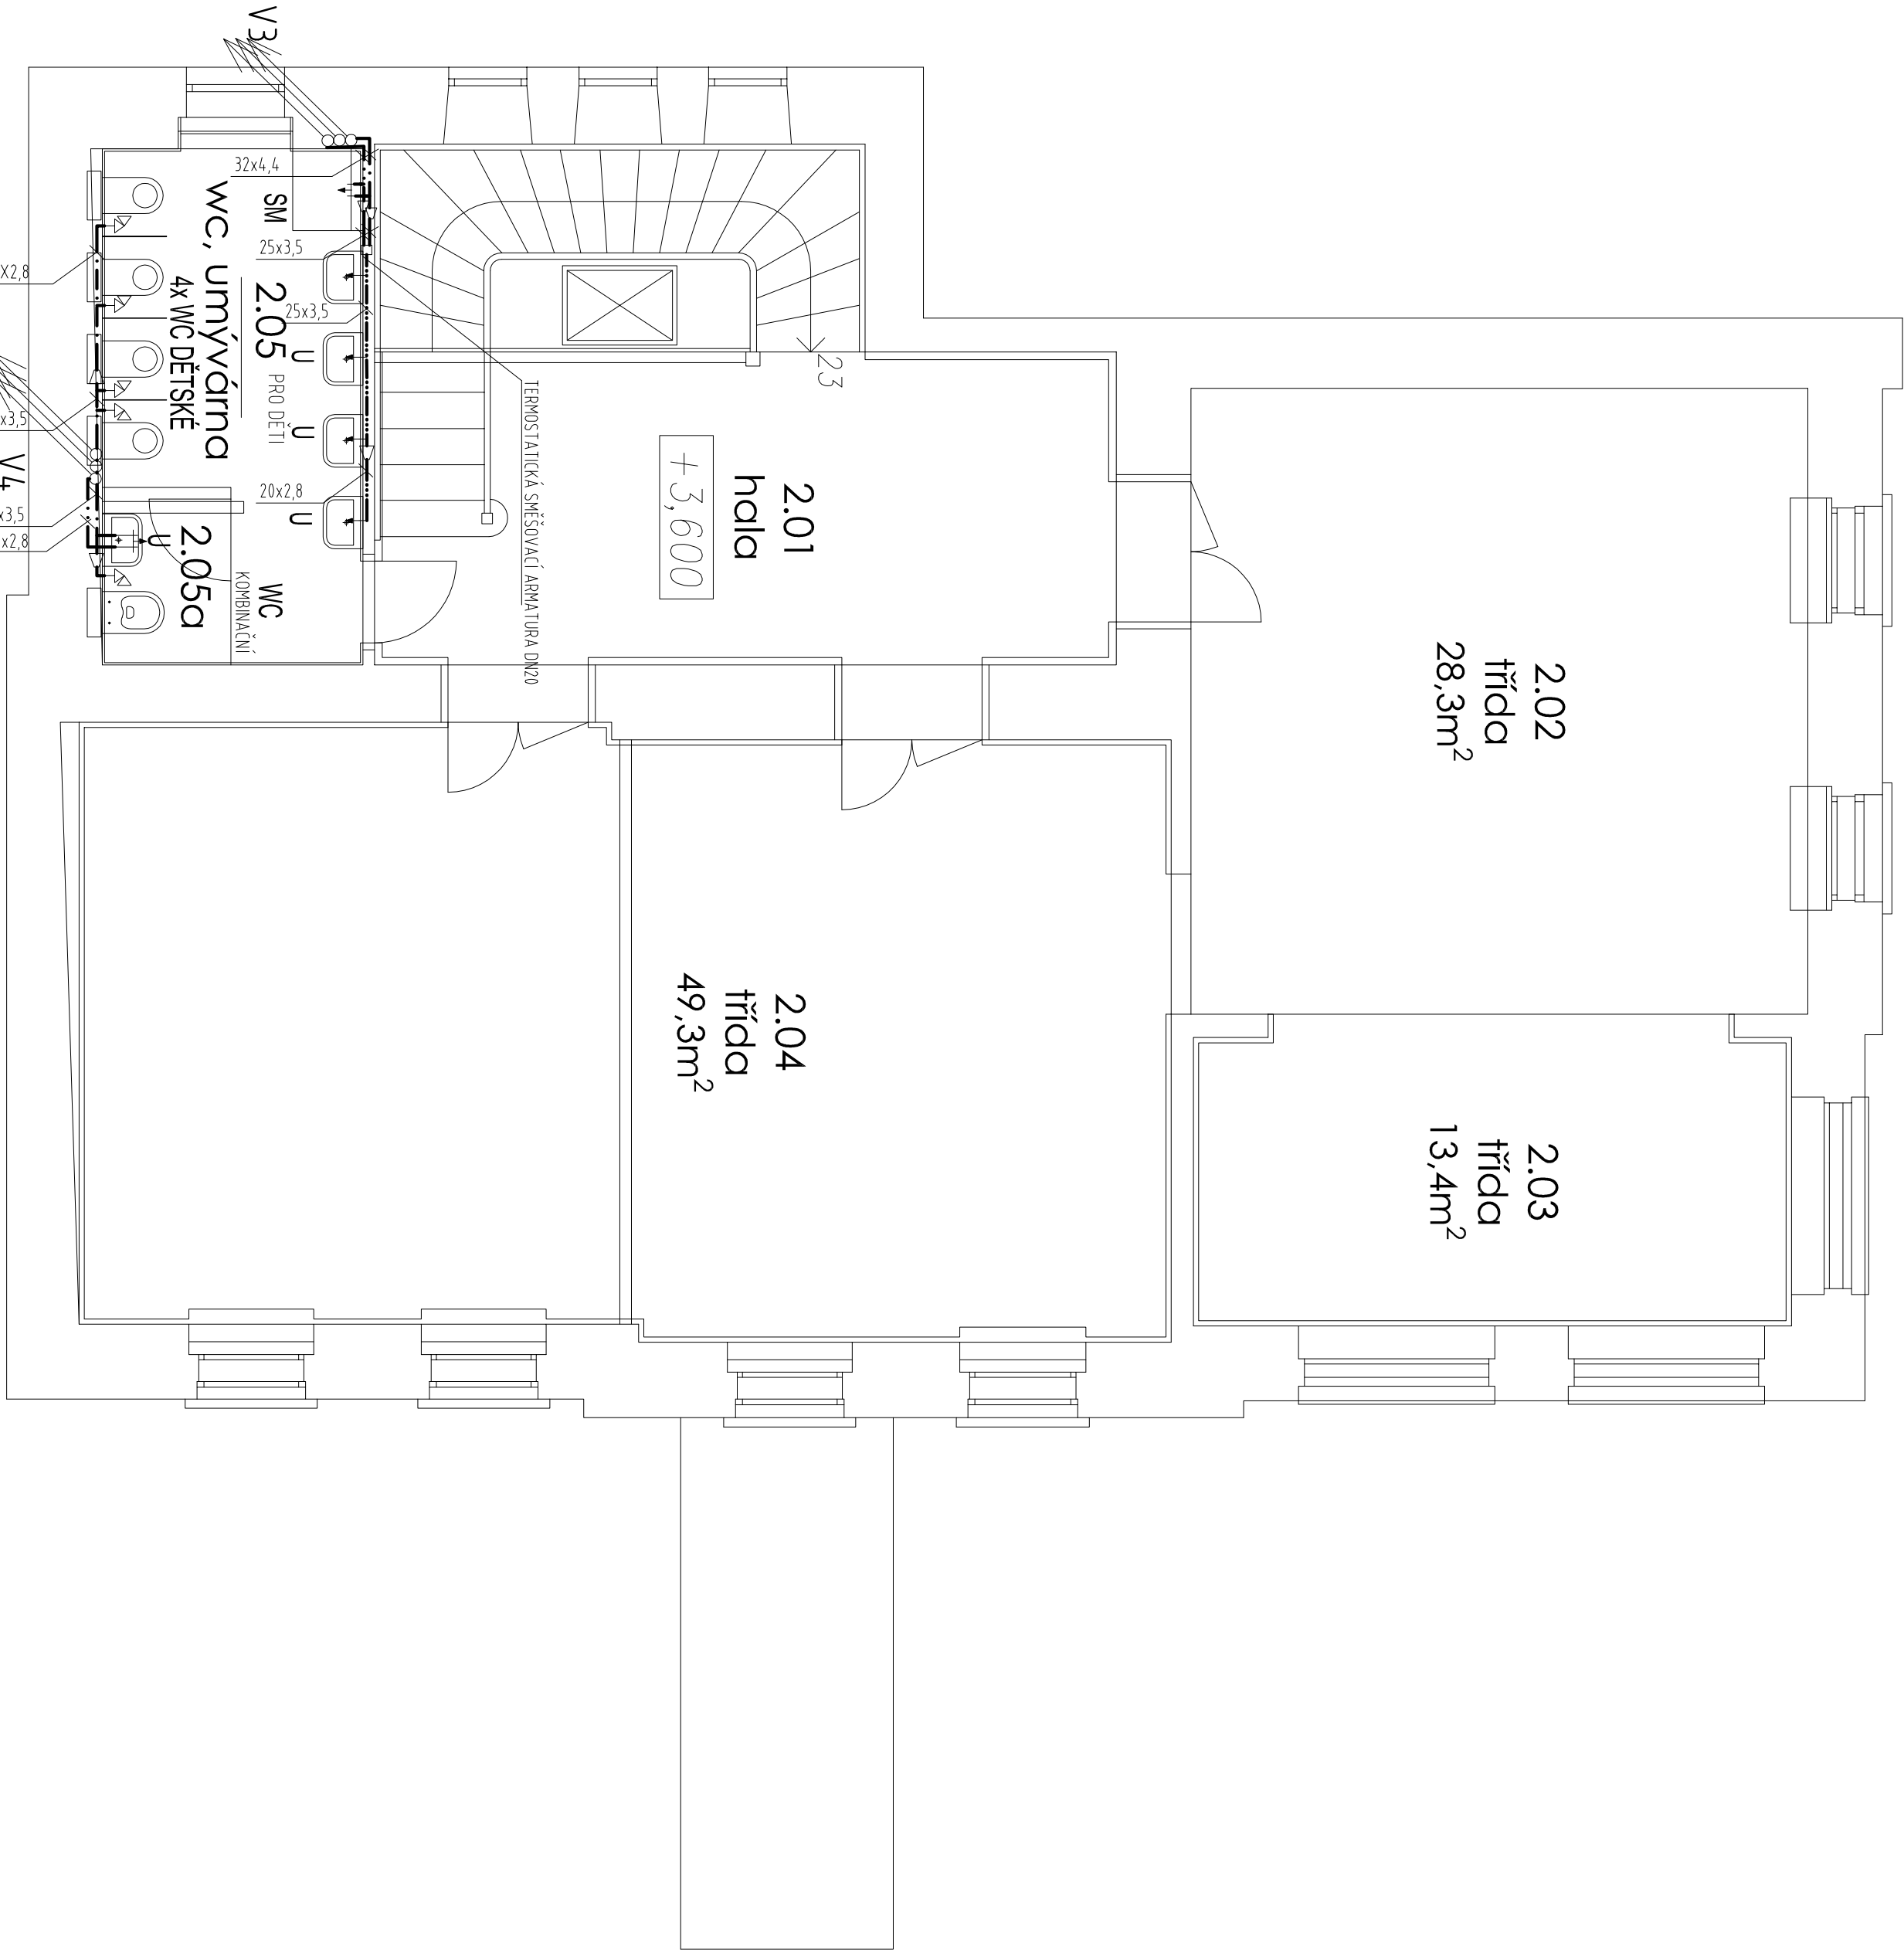

ODPOVĚDNÝ PROJEKTANT: ING. M. KOPECKÝ		INVESTOR: Státní úřad pro místní správu, Město Brno		DATUM: 08/2021	
ING. M. KOPECKÝ		VODOVOD		FORMÁT: 6x44	
AUTOROVNÝ DESKRIPTOR		PŮDORYS 2.NP		MĚŘÍTKO: 1:50	
ATELIER K O P E C K Ý s.r.o.		AKCE: MŠ BRNO, SOUKAŇNICKÁ 8, p.o.		STUPEŇ: DPS	
PROJEKTOVÝ ÚSTAV		ČÁSTĚNÁ REKONSTRUKCE		ČÍSLO VÝKRESU: D.1.1.c.8	
SPOLUPRÁCE: ING. J. VRÁNA					
TECHNICKÁ SPRÁVA: BRNO, KŘIVÁK 42, 602 00 BRNO					
WWW.KOPECKYDESIGN.CZ					

