

LEGENDA MÍSTNOSTÍ


Č.M.	MÍSTNOST	PL(m2)
2.04.01	CHODBA	20,0
2.04.02	KUCHYŇ	10,4
2.04.03	SPIŽ	1,2
2.04.04	POKOJ	24,9
2.04.05	POKOJ	20,8
2.04.06	KOUPELNA	5,7
2.04.07	POKOJ	5,9
2.04.08	WC	1,1
CELKOVÁ PLOCHA		90,0

POZNÁMKA

- POTRUBÍ TOPNÉ VODY JE Z MĚDI POLOTVRDÉ/TVRDÉ
- SPOJOVACÍ POTRUBÍ OTOPNÝCH TĚLES JE VEDENO VE STĚNĚ NAD SOKLEM A JE PŘIPOJENO ZE ZADU ZE SPODU DO OTOPNÝCH TĚLES
- POTRUBÍ BUDE OPATŘENO IZOLACÍ
- VEŠKERÉ PŘIPOJOVACÍ POTRUBÍ OTOPNÝCH TĚLES CU 15x1, POKUD NENÍ UVEDENO JINAK
- TRUBKOVÁ OTOPNÁ TĚLESA BUDOU PŘIPOJENA RADIÁTOROVÝM TERMOSTATICKÝM VENTILEM S PŘEDNASTAVENÍM PRO OTOPNÁ TĚLESA S DVOUTRUBKOVÝM PŘIPOJENÍM UMOŽŇUJÍCÍ UZAVŘENÍ A VYPUŠTĚNÍ TĚLESA. VEŠKERÉ ARMATURY BUDOU DN 15
- VŠECHNA TĚLESA OSAZENA TERMOSTATICKOU HLAVICÍ

LEGENDA ZNAČENÍ

- CU 15x1, PŘÍVODNÍ POTRUBÍ TOPNÉ VODY, VEDENO VE ZDI
- CU 15x1, VRATNÉ POTRUBÍ VRATNÉ VODY, VEDENO VE ZDI
- CU 18x1, PŘÍVODNÍ POTRUBÍ TOPNÉ VODY, VEDENO VE ZDI
- CU 18x1, VRATNÉ POTRUBÍ VRATNÉ VODY, VEDENO VE ZDI
- ↻ STÁVAJÍCÍ STOUPACÍ VRATNÉ POTRUBÍ VRATNÉ VODY
- ↻ STÁVAJÍCÍ STOUPACÍ PŘÍVODNÍ POTRUBÍ TOPNÉ VODY
- TOPNÝ ŽEBŘÍK – NOVÝ
- ▤ ČLÁNKOVÉ LITINOVÉ OTOPNÉ TĚLESO – STÁVAJÍCÍ, POUZE OBROUSIT, NATŘÍT A OSADIT NOVÉ HLAVICE
- S POLOHA PRO SPORÁK
- WC POLOHA PRO WC ZÁVĚSNÉ
- KONSTRUKČNÍ PRVEK PRO WC S NÁDRŽKOU, WC MÍSA, SEDÁTKO – DODÁVKA ZTI
- V POLOHA PRO VANU
- VANA, ZÁPACHOVÝ UZÁVĚR, BATERIE SPRCHOVÁ A VANOVÁ
- U POLOHA PRO UMYVADLO
- UMYVADLO, BATERIE, ZÁPACHOVÁ UZÁVĚRA, 2x ROHOVÝ VENTIL DN15 – DODÁVKA ZTI
- UM POLOHA PRO UMÝVÁTKO
- UMÝVÁTKO, BATERIE, ZÁPACHOVÁ UZÁVĚRA, 2x ROHOVÝ VENTIL DN15 – DODÁVKA ZTI
- D POLOHA PRO DŘEZ
- DŘEZ, BATERIE, ZÁPACHOVÁ UZÁVĚRA – DODÁVKA KUCHYNĚ
- 2x ROHOVÝ VENTIL DN15 – DODÁVKA ZTI
- AP POLOHA PRO PRAČKU
- PRAČKA – NENÍ DODÁVKA STAVBY
- 1x ROHOVÝ VENTIL PRAČKOVÝ DN15, ZÁPACHOVÁ UZÁVĚRA PODOMÍTKOVÁ DN50
- L POLOHA PRO LEDNÍČKU

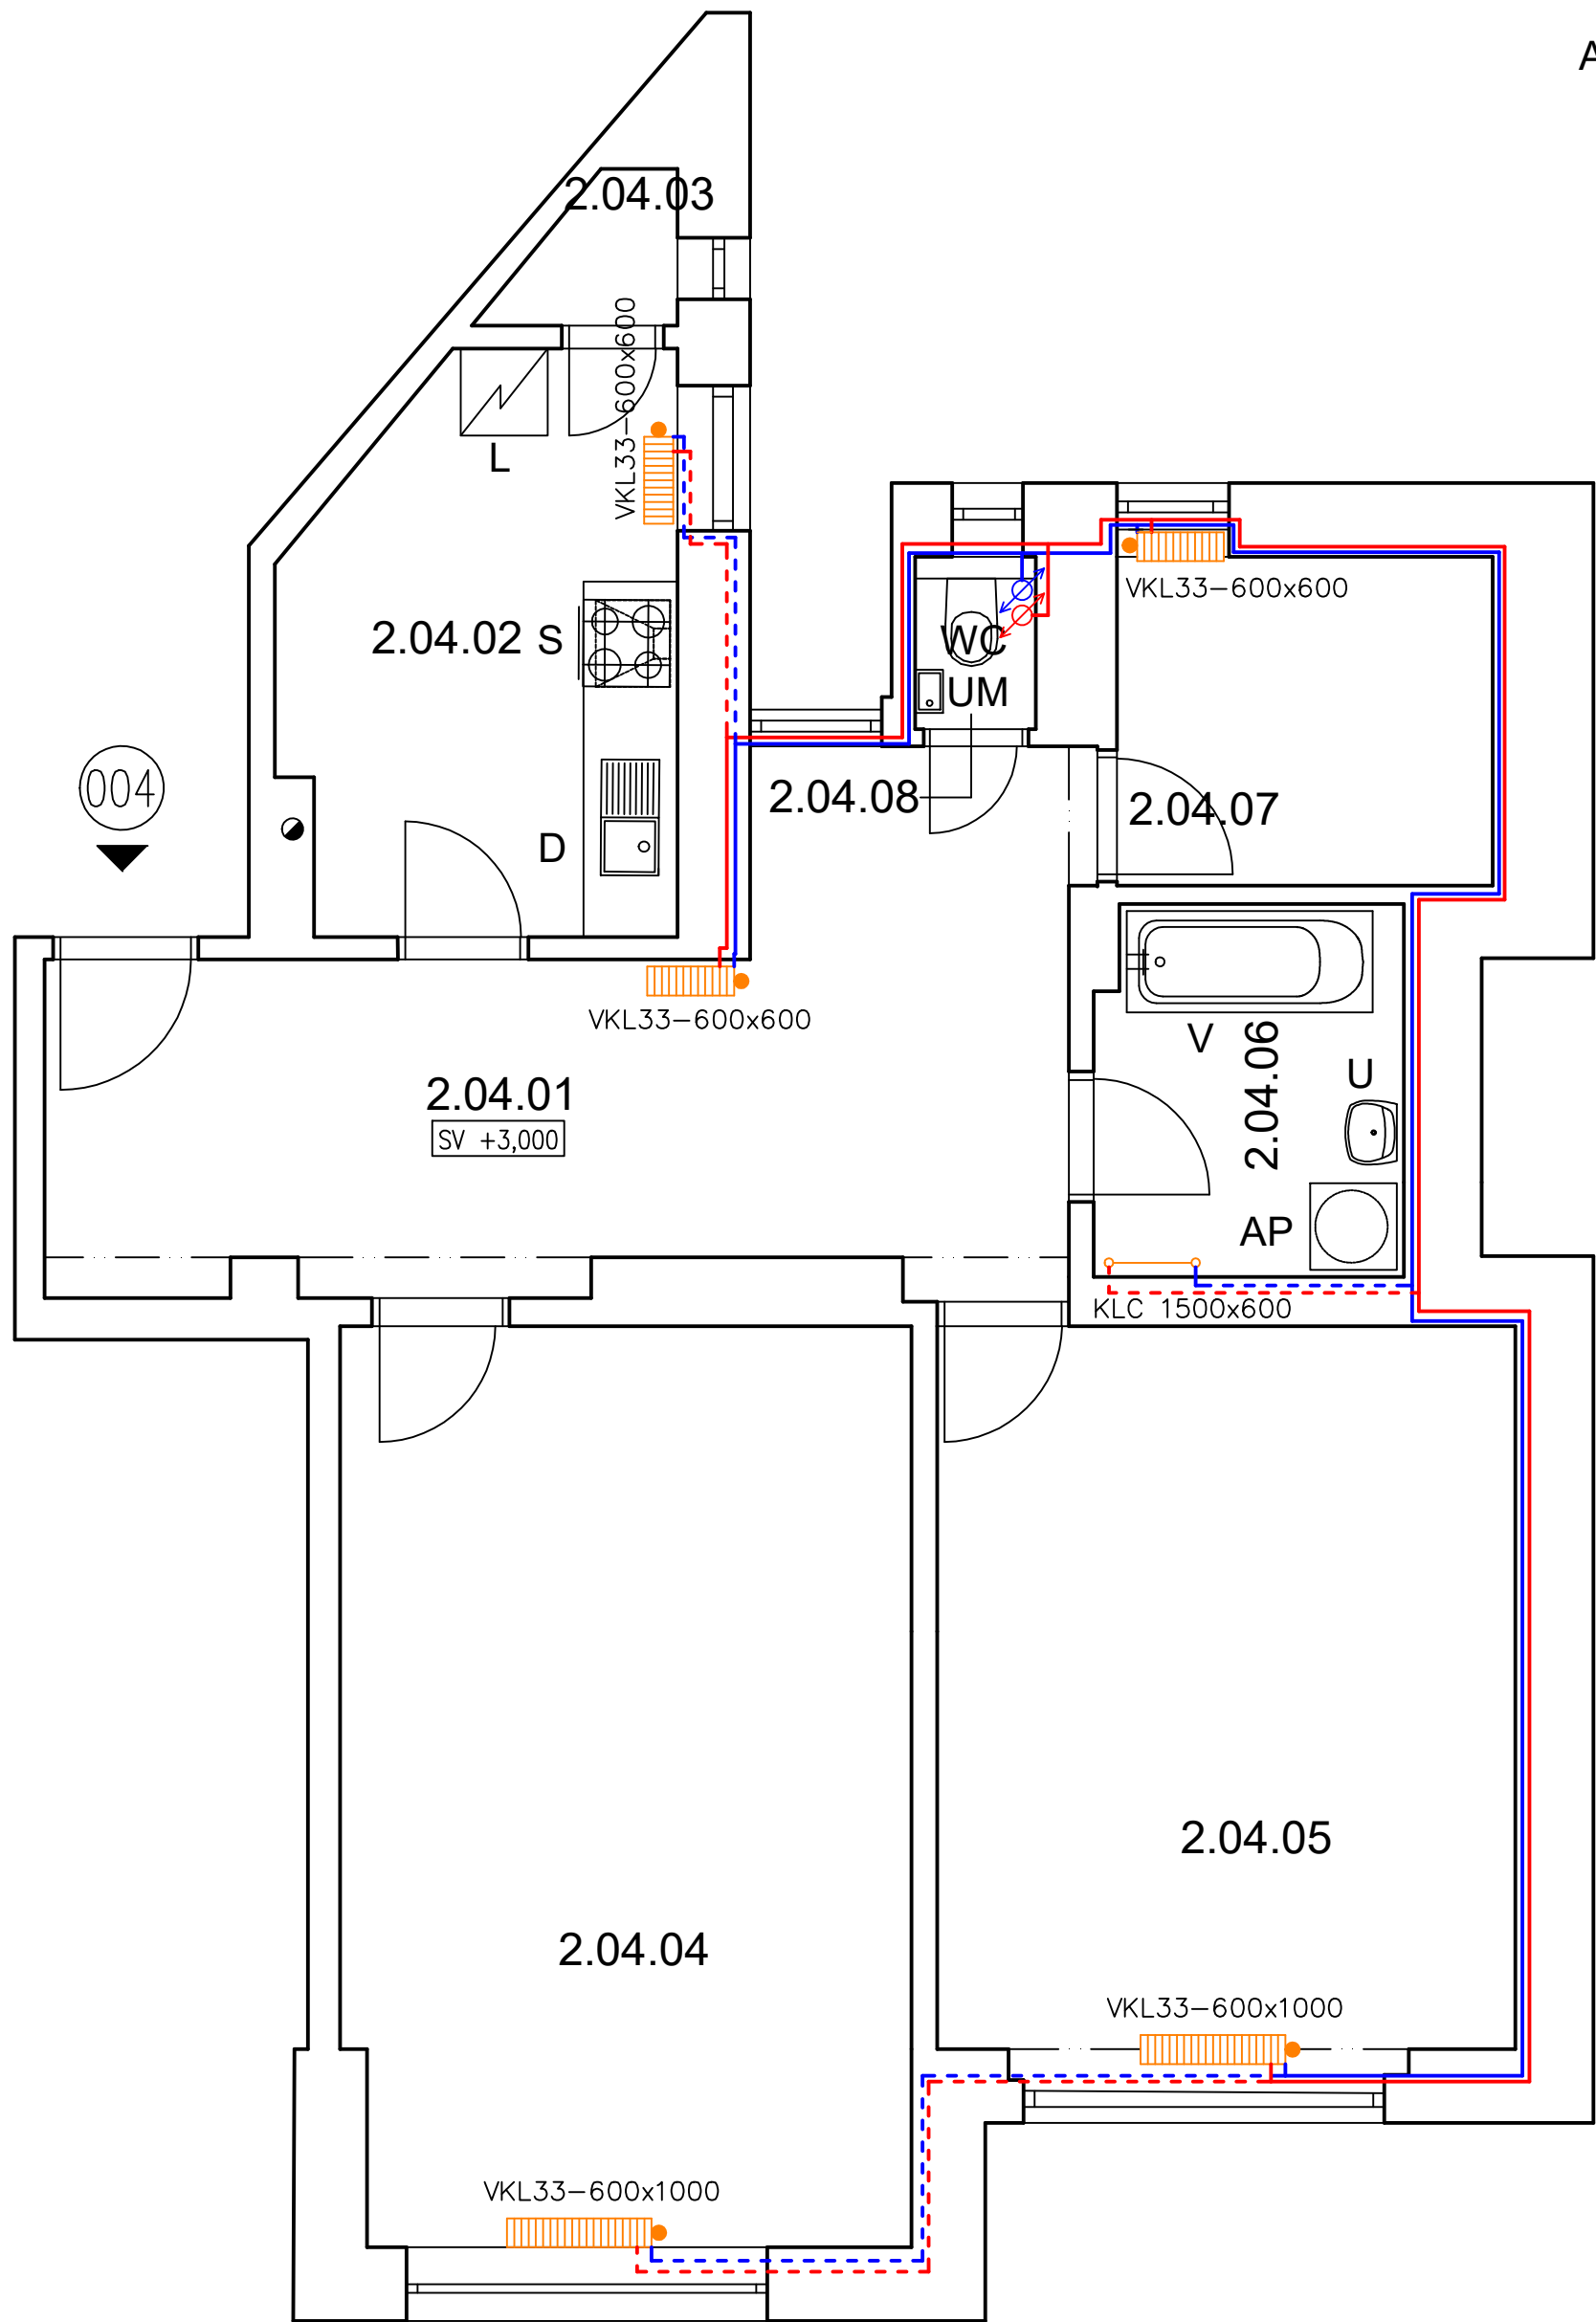

REVIZE			
Index	Datum	Změna	Jméno

Projekty | Realizace | Projektový management
info@qualitygroup.cz | www.qualitygroup.cz
STAVTE CHYTŘE

STAVBA

ZHOTOVENÍ PROJEKTOVÉ DOKUMENTACE
NA OPRAVU BYTU KOLÍŠTĚ 29, BYT Č.4

MÍSTO STAVBY
Kolíště 29
602 00 Brno-střed

K.Ú.:
OKRES:
KRAJ:

Zábřovice (610704)
Brno-město
Jihomoravský

GENERÁLNÍ PROJEKTANT
Quality Group s.r.o., Příkop 843/4, 602 00 Brno
IČ: 08879737, DI: yuvn5d8

HLAVNÍ INŽENÝR PROJEKTU
Ing. Jiří Šoltes, jiri.soltes@qualitygroup.cz, tel.: 736 105 226

ZPRACOVATEL ODBORNÉ ČÁSTI
Ing. Karolína Dvořácková
tel.: 604 588 844
e-mail: karolina.dvorackova@qualitygroup.cz

STAVBAŘ - INVESTOR
Statutární město Brno, městská část Brno-střed,
Dominikánská 2, 601 69 Brno
IČO: 449 92 785

Č. SMLOUVY INVESTORA
MCBS/2021/0205169/NEMI
Č. SMLOUVY PROJEKTANTA
P-21-056-000

ODBORNÁ ČÁST
Ústřední vytápění

DATUM
01/2022

PARÉ

OBJEKT
S001 Byt

MĚŘÍTKO
1:50

NÁZEV DOKUMENTU
Půdorys

KÓD ELEKTRONICKÉ VERZE DOKUMENTU

stavba	stupeň	část	výkres	profese	název dokumentu	revize
Kol. 29-4	DPS	D.1.4.2	02	UV	Půdorys	00