













 





LEGENDA MÍSTNOSTÍ


Č.M.	MÍSTNOST	PL(m2)
1.01.01	PŘEDSÍŇ	11,6
1.01.02	WC	1,7
1.01.03	KOMORA	1,3
1.01.04	KOUPELNA	5,9
1.01.05	POKOJ	26,9
1.01.06	KUCHYŇ+ JÍDELNA	22,8
1.01.07	BALKON	3,7
CELKOVÁ PLOCHA		73,9

LEGENDA ZNAČENÍ

-  NOVÉ STOUPACÍ POTRUBÍ VODY, POLOHA ORIENTAČNÍ
-  PPR 20x3,4, TEPLÁ VODA, VEDENO VE ZDI
-  PPR 20x3,4, STUDENÁ VODA, VEDENO VE ZDI
-  PPR 25x4,2, TEPLÁ VODA, VEDENO VE ZDI
-  PPR 25x4,2, STUDENÁ VODA, VEDENO VE ZDI
-  VEDENO KOLEM OTVORU
-  POLOHA PRO SPORÁK
-  POLOHA PRO WC ZÁVĚSNÉ
KONSTRUKČNÍ PRVEK PRO WC S NÁDRŽKOU, WC MÍSA, SEDÁTKO – DODÁVKA ZTI
-  POLOHA PRO VANU
VANA, ZÁPACHOVÁ UZÁVĚRA, BATERIE SPRCHOVÁ
SPRCHOVÁ SOUPRAVA S TYČÍ A SPRCHOU, ZÁSTĚNA – DODÁVKA ZTI
-  POLOHA PRO UMYVADLO
UMYVADLO, BATERIE, ZÁPACHOVÁ UZÁVĚRA, 2x ROHOVÝ VENTIL DN15 – DODÁVKA ZTI
-  POLOHA PRO UMÝVÁTKO
UMYVADLO, BATERIE, ZÁPACHOVÁ UZÁVĚRA, 2x ROHOVÝ VENTIL DN15 – DODÁVKA ZTI
-  POLOHA PRO DŘEZ
DŘEZ, BATERIE, ZÁPACHOVÁ UZÁVĚRA – DODÁVKA KUCHYŇĚ
2x ROHOVÝ VENTIL DN15 – DODÁVKA ZTI
-  POLOHA PRO PRAČKU
PRAČKA – NENÍ DODÁVKA STAVBY
1x ROHOVÝ VENTIL PRAČKOVÝ DN15, ZÁPACHOVÁ UZÁVĚRA PODOMÍTKOVÁ DN50
-  VODOMĚRNÁ SESTAVA VČ. REDUKČNÍHO VENTILU
-  PRAČKA, NAD NÍ ELEKTROKOTEL
VČ. AKUMULAČNÍ NÁDRŽE
-  LEDNÍČKA, NENÍ SOUČÁSTÍ DODÁNÍ STAVBY
-  VANA 700 x 1700 mm

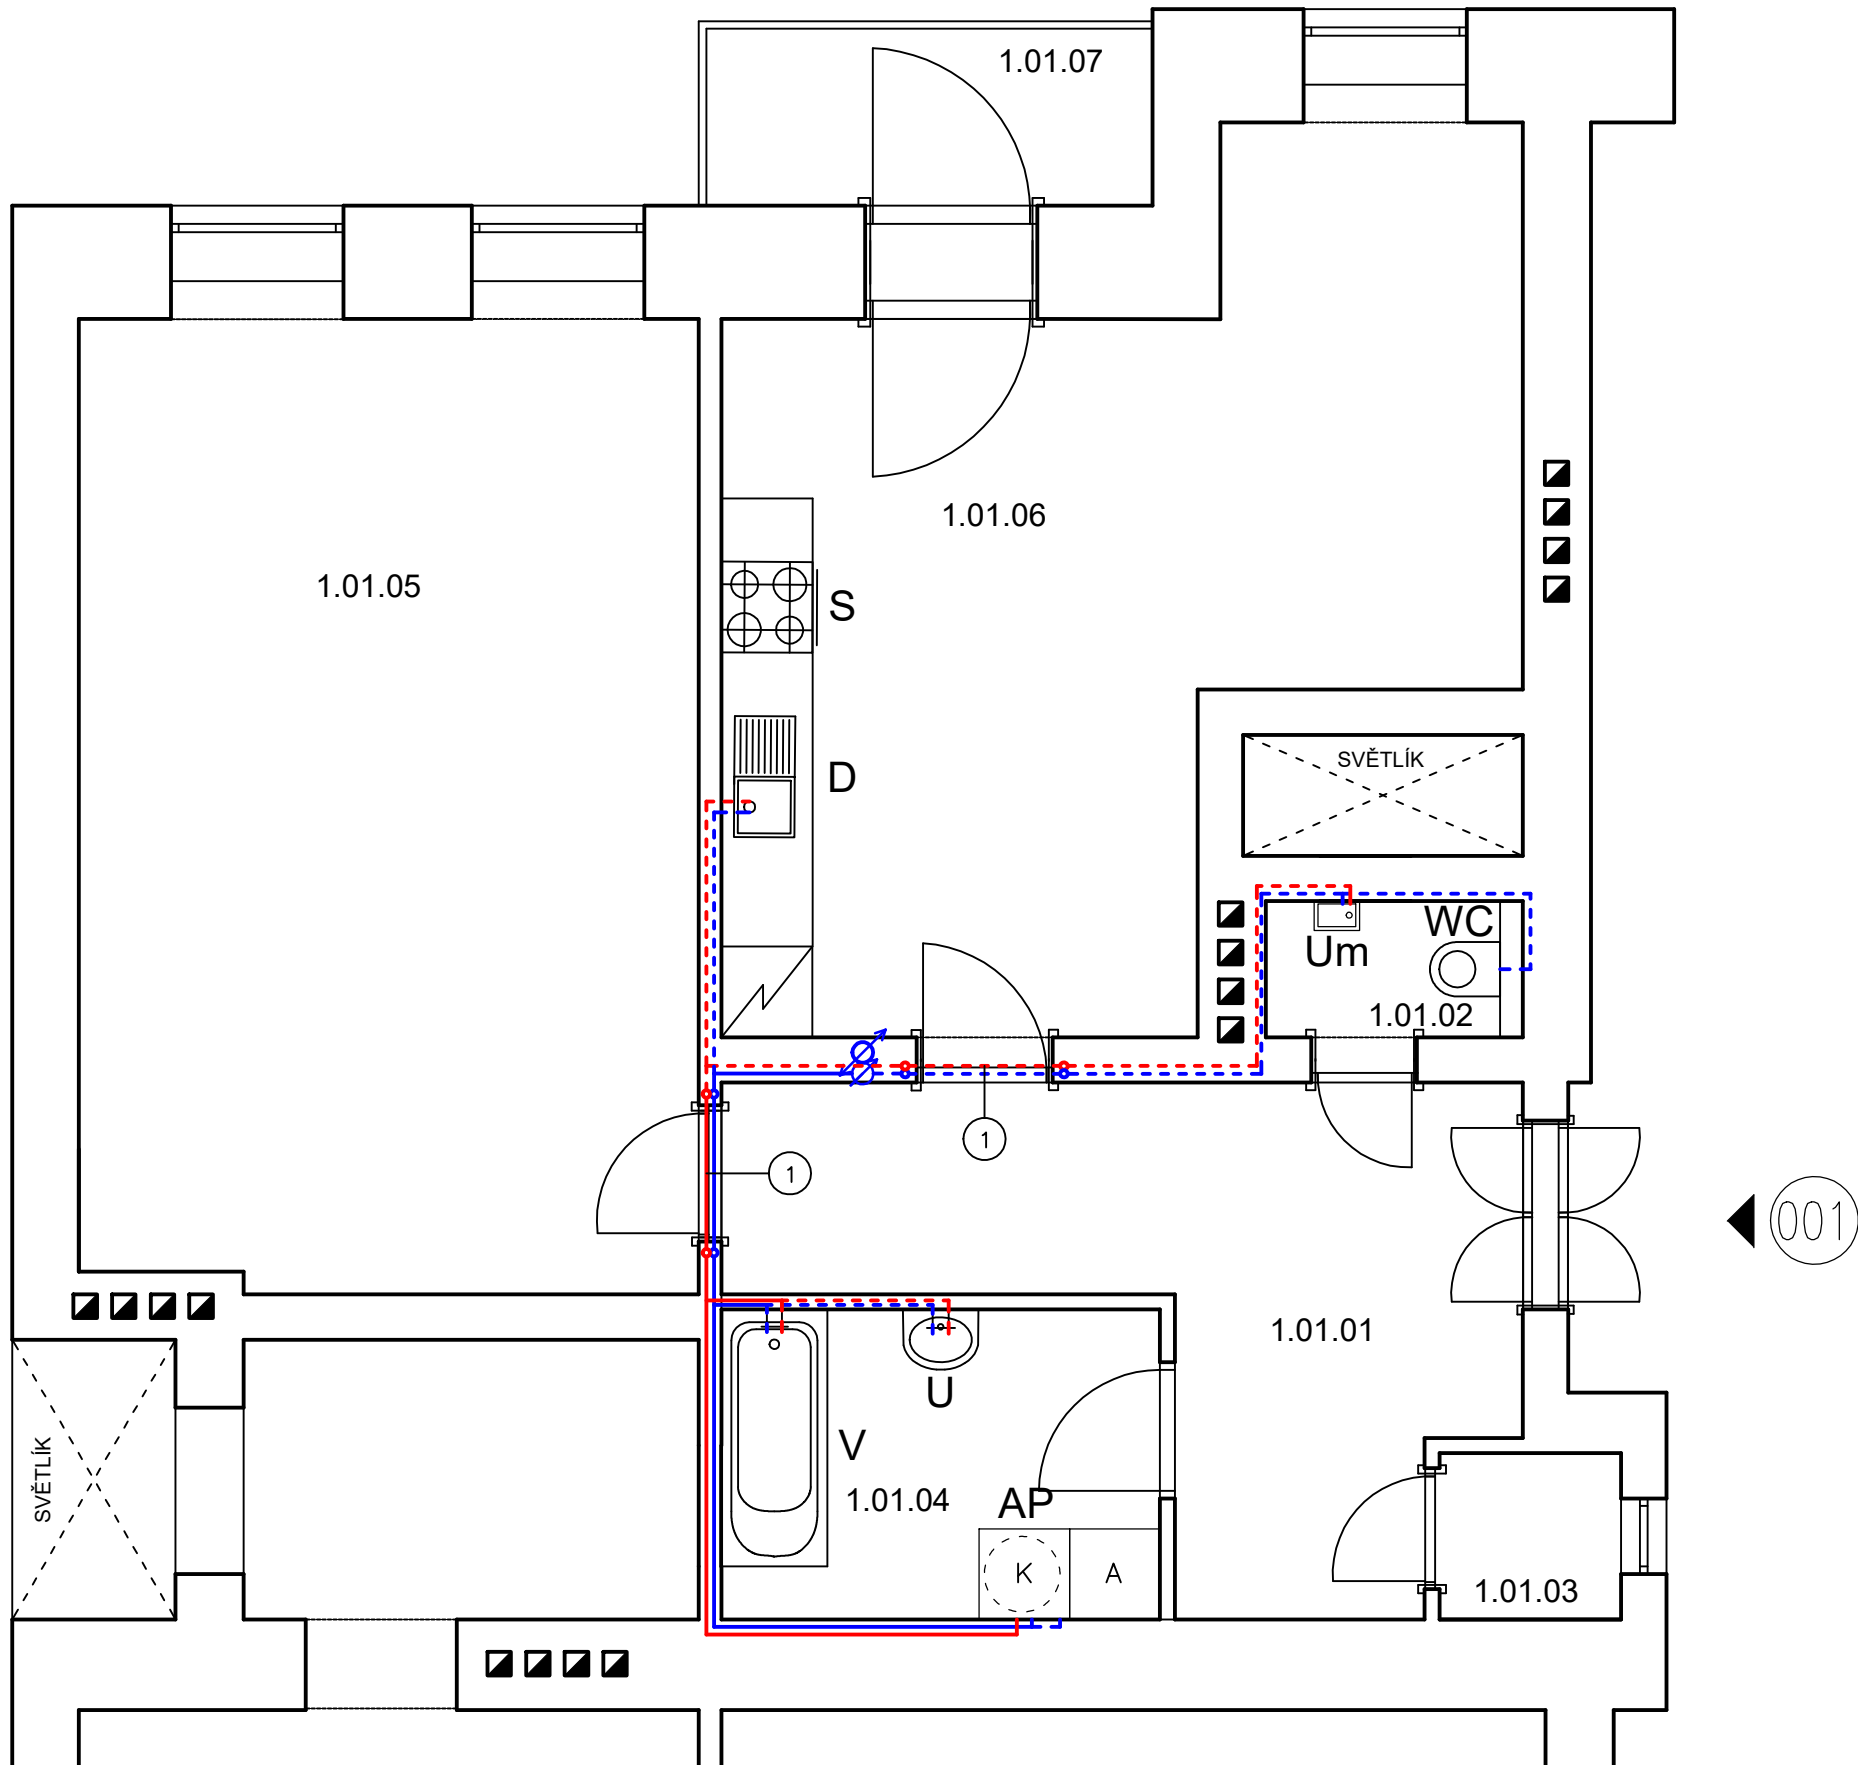

REVIZE		
Index	Datum	Změna



Projekty | Realizace | Projektový management
info@qualitygroup.cz | www.qualitygroup.cz
STAVTE CHYTŘE

STAVBA

ZHOTOVENÍ PROJEKTOVÉ DOKUMENTACE
NA OPRAVU BYTU ČÁPKOVA 48, BYT Č. 1

MÍSTO STAVBY

Čápkova 48
602 00 Brno-město

K.Ú.: Veverří [610372]
OKRES: Brno-město
KRAJ: Jihomoravský

GENERÁLNÍ PROJEKTANT

Quality Group s.r.o., Příkop 843/4, 602 00 Brno
Č. 08879737, DI: yym6s8

HLAVNÍ INŽENÝR PROJEKTU

Ing. Jiří Šoltes, jiri.soltes@qualitygroup.cz, tel.: +420 736 105 226

ZPRACOVATEL ODBORNÉ ČÁSTI

Karel Absolín
tel.: 732 481 227
e-mail: karel.absolin@qualitygroup.cz

STAVEBNÍK - INVESTOR

Statutární město Brno, městská část Brno-střed,
Dominikánská 2, 601 69 Brno
IČO: 449 92 785

Č. SMLOUVY INVESTORA

MCBS/2021/0036814/NEMI

Č. SMLOUVY PROJEKTANTA

P-21-016-000

OBJEKT

SO01 Byt

DATUM

09/2022

PARÉ

ODBORNÁ ČÁST

D.1.4.1 Zdravotně technické instalace

MĚŘÍTKO

1:50

NÁZEV DOKUMENTU

PŮDORYS - VODOINSTALACE

KÓD ELEKTRONICKÉ VERZE DOKUMENTU

stavba	stupeň	část	výkres	profese	název dokumentu	revize
Čáp. 48-1	DPS	D.1.4.1	02	ZTI	Půdorys - V	00