

LEGENDA ZNAČENÍ


- NOVÉ STOUPACÍ POTRUBÍ VODY, POLOHA ORIENTAČNÍ
- PPR 20x3,4, TEPLÁ VODA, VEDENO VE ZDI
- PPR 20x3,4, STUDENÁ VODA, VEDENO VE ZDI
- PPR 25x4,2, TEPLÁ VODA, VEDENO VE ZDI
- PPR 25x4,2, STUDENÁ VODA, VEDENO VE ZDI
- VEDENO KOLEM OTVORU
- POLOHA PRO SPORÁK
- POLOHA PRO WC ZÁVĚSNÉ
- KONSTRUKČNÍ PRVEK PRO WC S NÁDRŽKOU, WC MÍSA, SEDÁTKO – DODÁVKA ZTI
- POLOHA PRO VANU
- VANA, ZÁPACHOVÁ UZÁVĚRA, BATERIE SPRCHOVÁ
- SPRCHOVÁ SOUPRAVA S TYČÍ A SPRCHOU, ZÁSTĚNA – DODÁVKA ZTI
- POLOHA PRO UMYVADLO
- UMYVADLO, BATERIE, ZÁPACHOVÁ UZÁVĚRA, 2x ROHOVÝ VENTIL DN15 – DODÁVKA ZTI
- POLOHA PRO UMÝVÁTKO
- UMYVADLO, BATERIE, ZÁPACHOVÁ UZÁVĚRA, 2x ROHOVÝ VENTIL DN15 – DODÁVKA ZTI
- POLOHA PRO DŘEZ
- DŘEZ, BATERIE, ZÁPACHOVÁ UZÁVĚRA – DODÁVKA KUCHYNĚ
- 2x ROHOVÝ VENTIL DN15 – DODÁVKA ZTI
- POLOHA PRO PRAČKU
- PRAČKA – NENÍ DODÁVKA STAVBY
- 1x ROHOVÝ VENTIL PRAČKOVÝ DN15, ZÁPACHOVÁ UZÁVĚRA PODOMÍTKOVÁ DN50
- VODOMĚRNÁ SESTAVA VČ. REDUKČNÍHO VENTILU

- PRAČKA, NAD NÍ ELEKTROKOTEL
- VČ. AKUMULAČNÍ NÁDRŽE
- LEDNIČKA, NENÍ SOUČÁSTÍ DODÁNÍ STAVBY
- VANA 700 x 1700 mm

LEGENDA MÍSTNOSTÍ

Č.M.	MÍSTNOST	PL(m2)
1.02.01	PŘEDSÍŇ	4,1
1.02.02	WC	1,2
1.02.03	TECHNICKÁ MÍSTNOST	2,8
1.02.04	KUCHYŇ+JÍDELNA	13,3
1.02.05	POKOJ	10,3
1.02.06	POKOJ	25,7
1.02.07	KOUPELNA	6,2
CELKOVÁ PLOCHA		63,6

REVIZE			
Index	Datum	Změna	Jméno

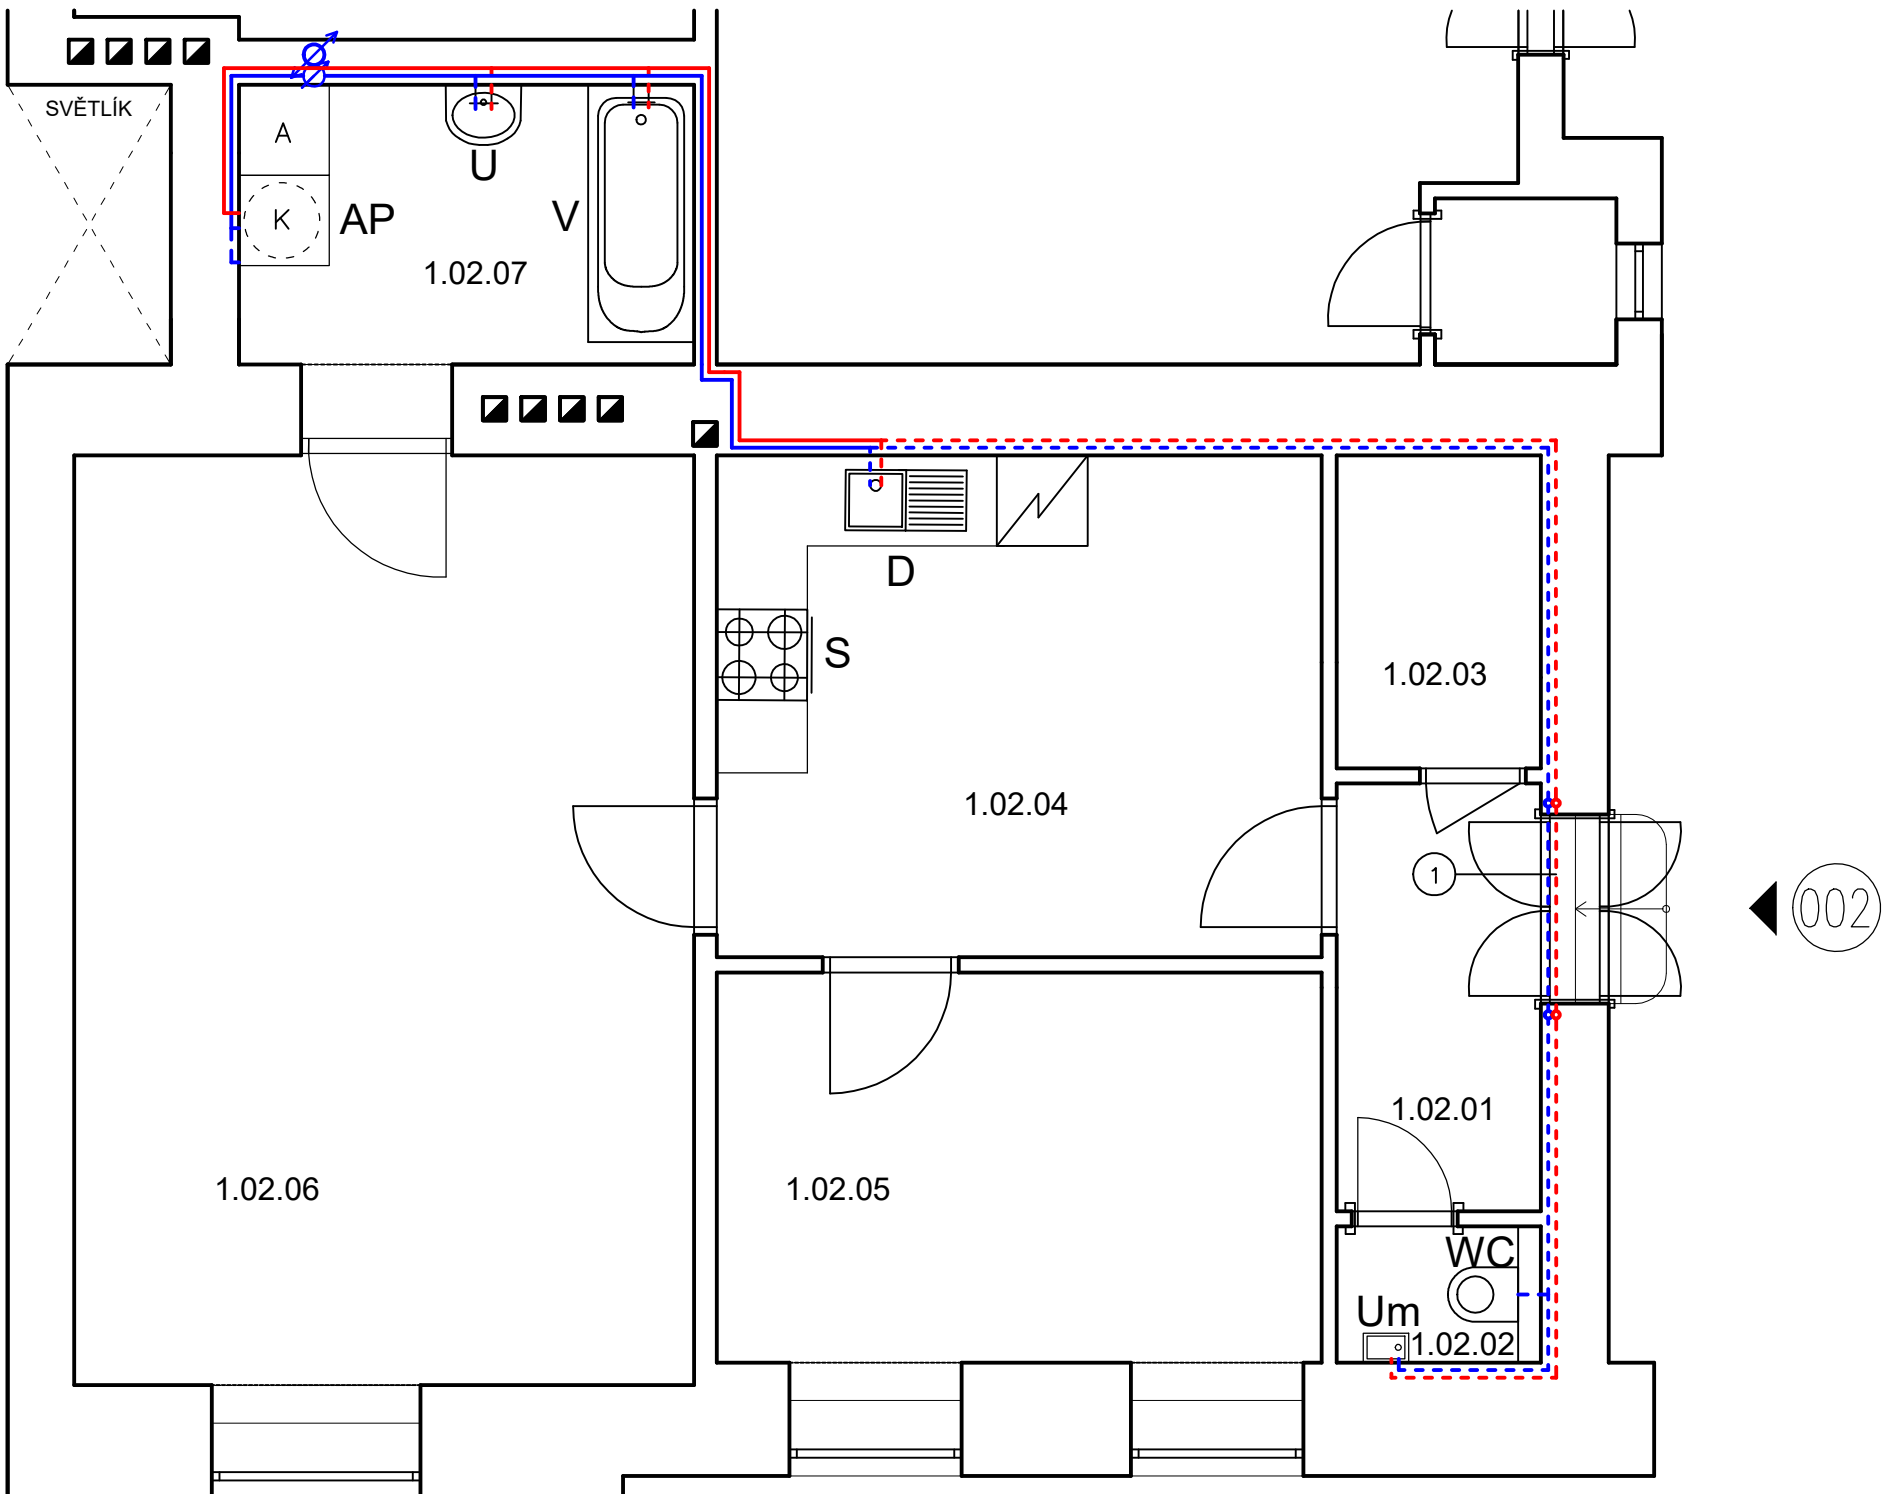

<b>QUALITY GROUP</b>		Projekty   Realizace   Projektový management info@qualitygroup.cz   www.qualitygroup.cz	
STAVBA		ZHOTOVENÍ PROJEKTOVÉ DOKUMENTACE NA OPRAVU BYTU ČÁPKOVA 48, BYT Č. 2	
MÍSTO STAVBY Čápkova 48 602 00 Brno-město		K.Ú.: 610372 OKRES: Brno-město KRAJ: Jihomoravský	Veveří (610372) Brno-město Jihomoravský
GENERÁLNÍ PROJEKTANT Quality Group s.r.o., Příkop 843/4, 602 00 Brno IČ: 08879737, DI: yuvn588		AUTORIZACE	
HLAVNÍ INŽENÝR PROJEKTU Ing. Jiri Soltes, jiri.soltes@qualitygroup.cz, tel.: +420 736 105 226		ZPRACOVATEL ODBORNÉ ČÁSTI Karel Absolin tel.: 732 481 227 e-mail: karel.absolin@qualitygroup.cz	
STAVEBNÍK - INVESTOR Statutární město Brno, městská část Brno-střed, Dominikánská 2, 601 69 Brno IČO: 449 92 785		Č. SMLOUVY INVESTORA MCBS/2021/0036814/NEMI Č. SMLOUVY PROJEKTANTA P-21-016-000	
OBJEKT SO01 Byt		DATUM 09/2022	PARÉ
ODBORNÁ ČÁST D.1.4.1 Zdravotně technické instalace		MĚŘÍTKO 1:50	
NÁZEV DOKUMENTU PŮDORYS - VODOINSTALACE			
KÓD ELEKTRONICKÉ VERZE DOKUMENTU			
stavba	stupeň	část	výkres
Čáp. 48-2	DPS	D.1.4.1	02
profese	název dokumentu		revize
ZTI	Půdorys - V		00