



SOUSEDNÍ OBJEKT

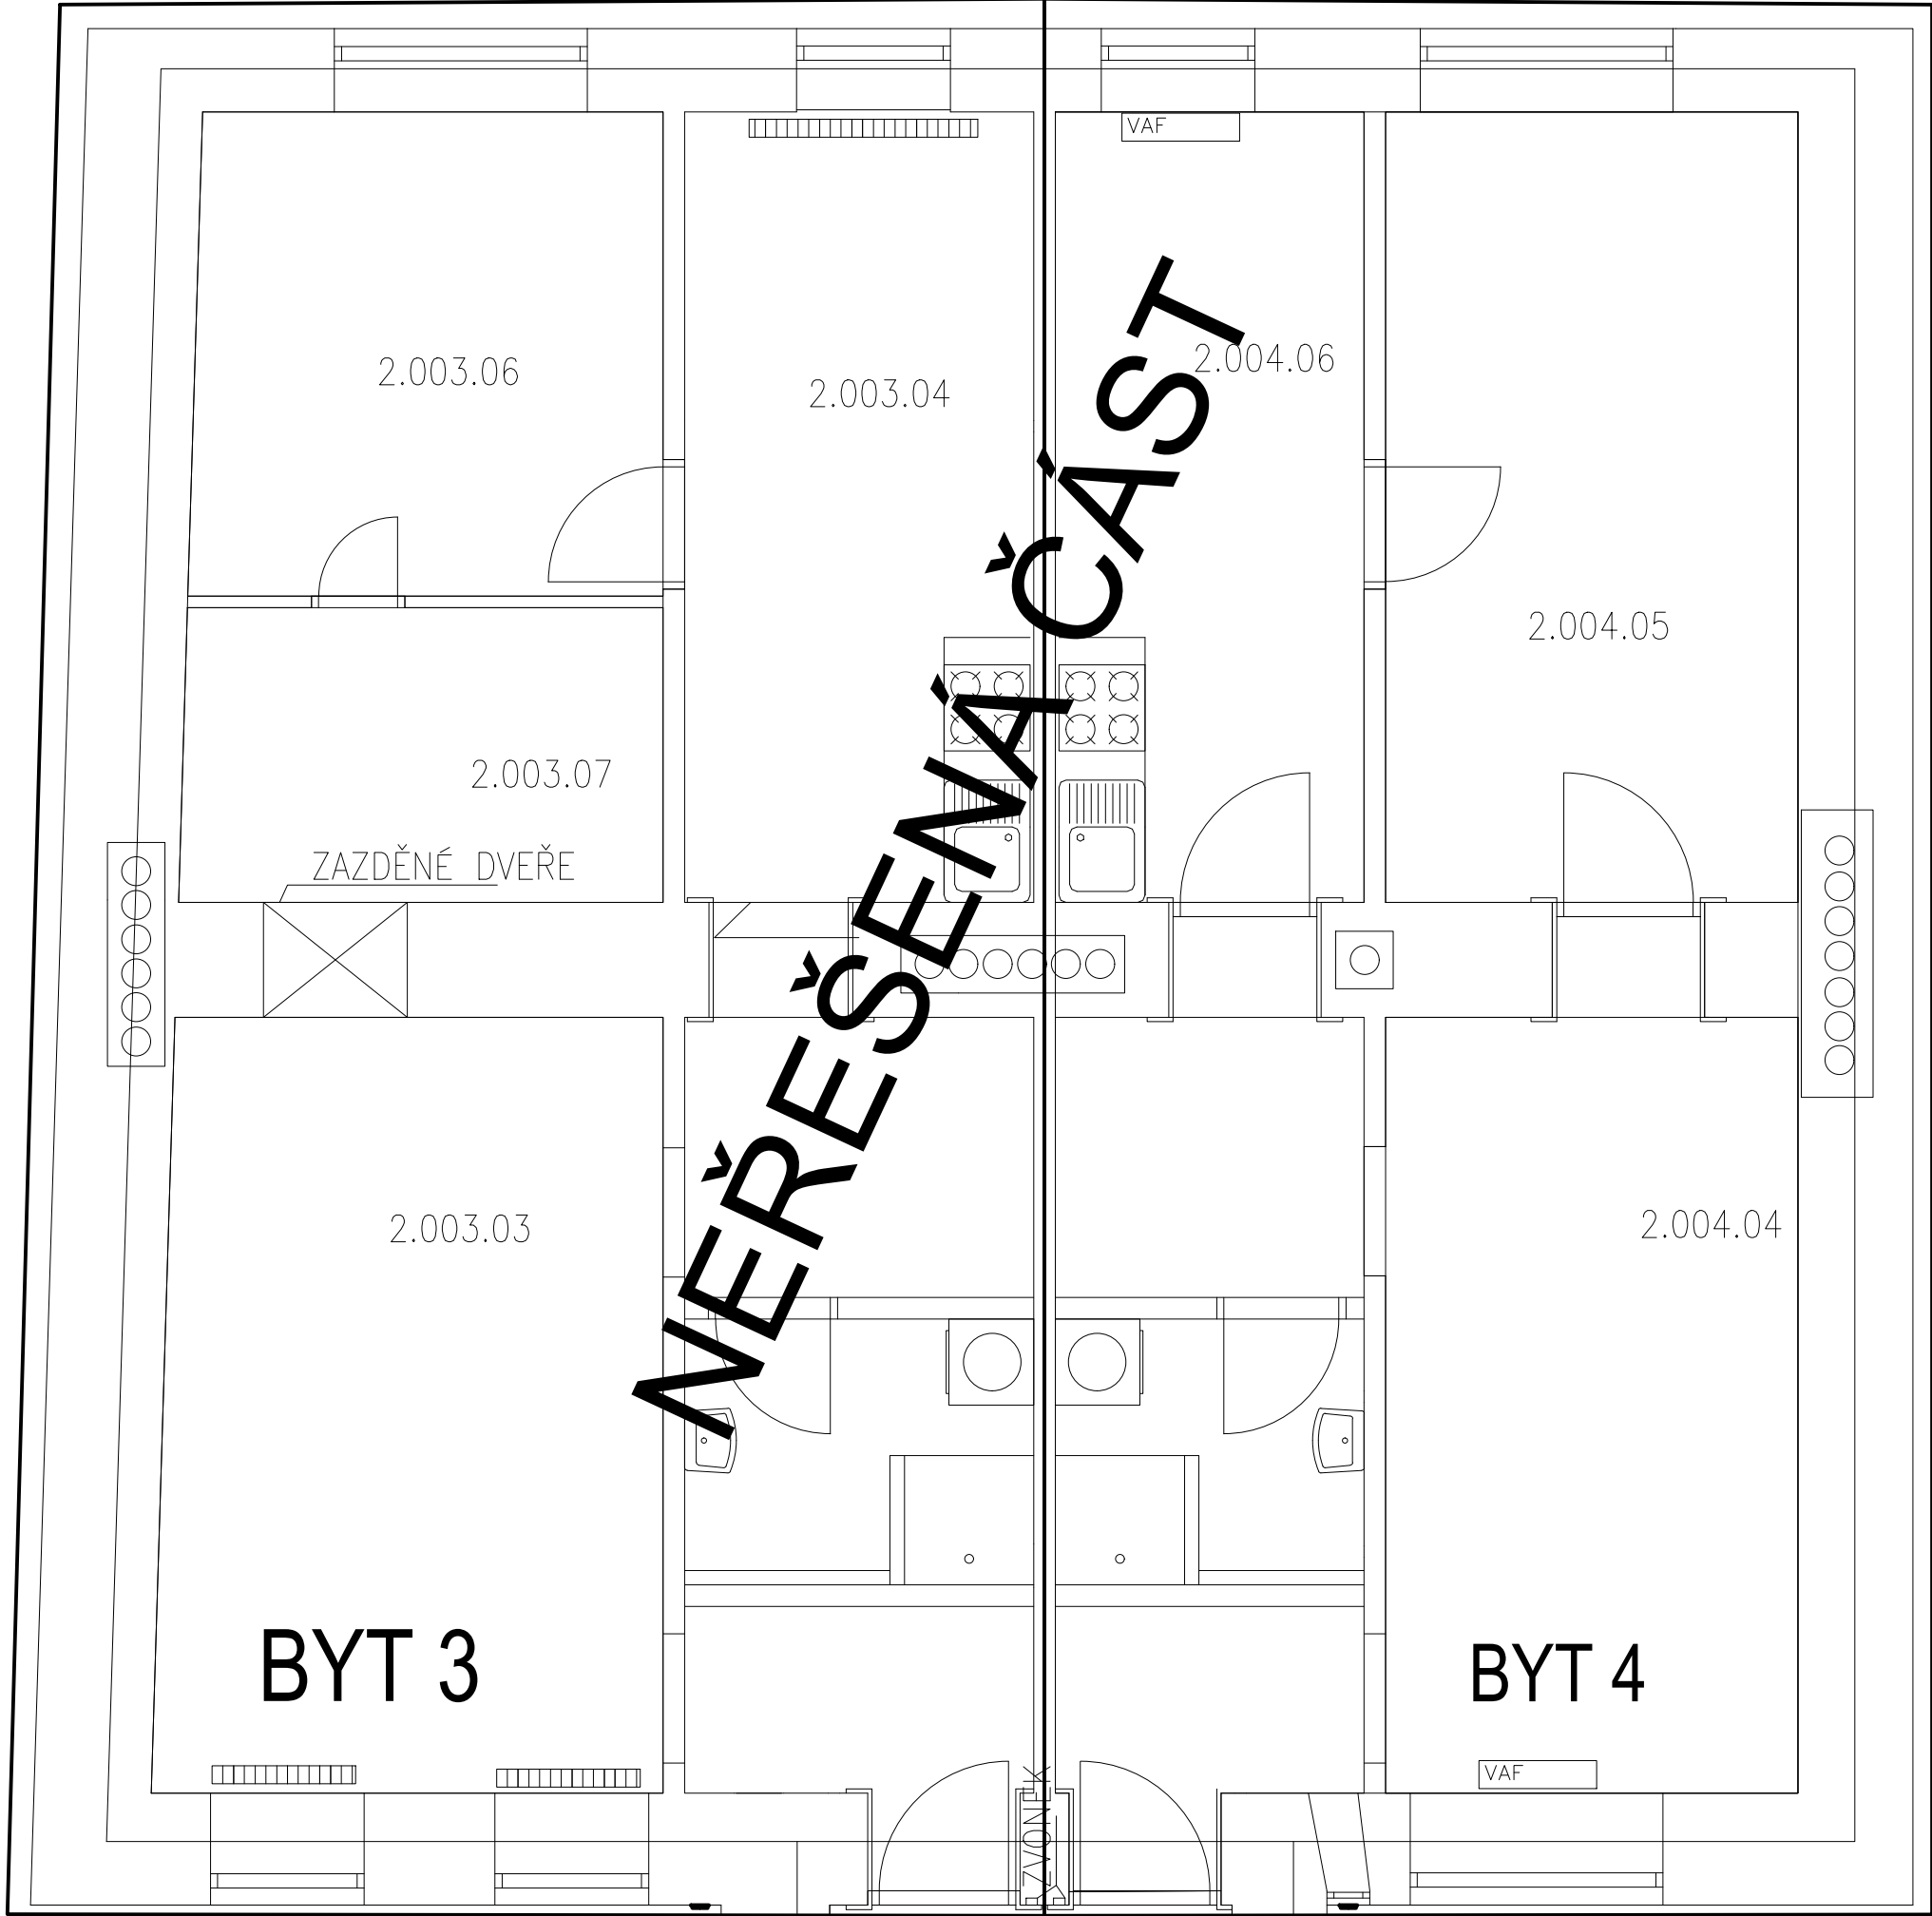

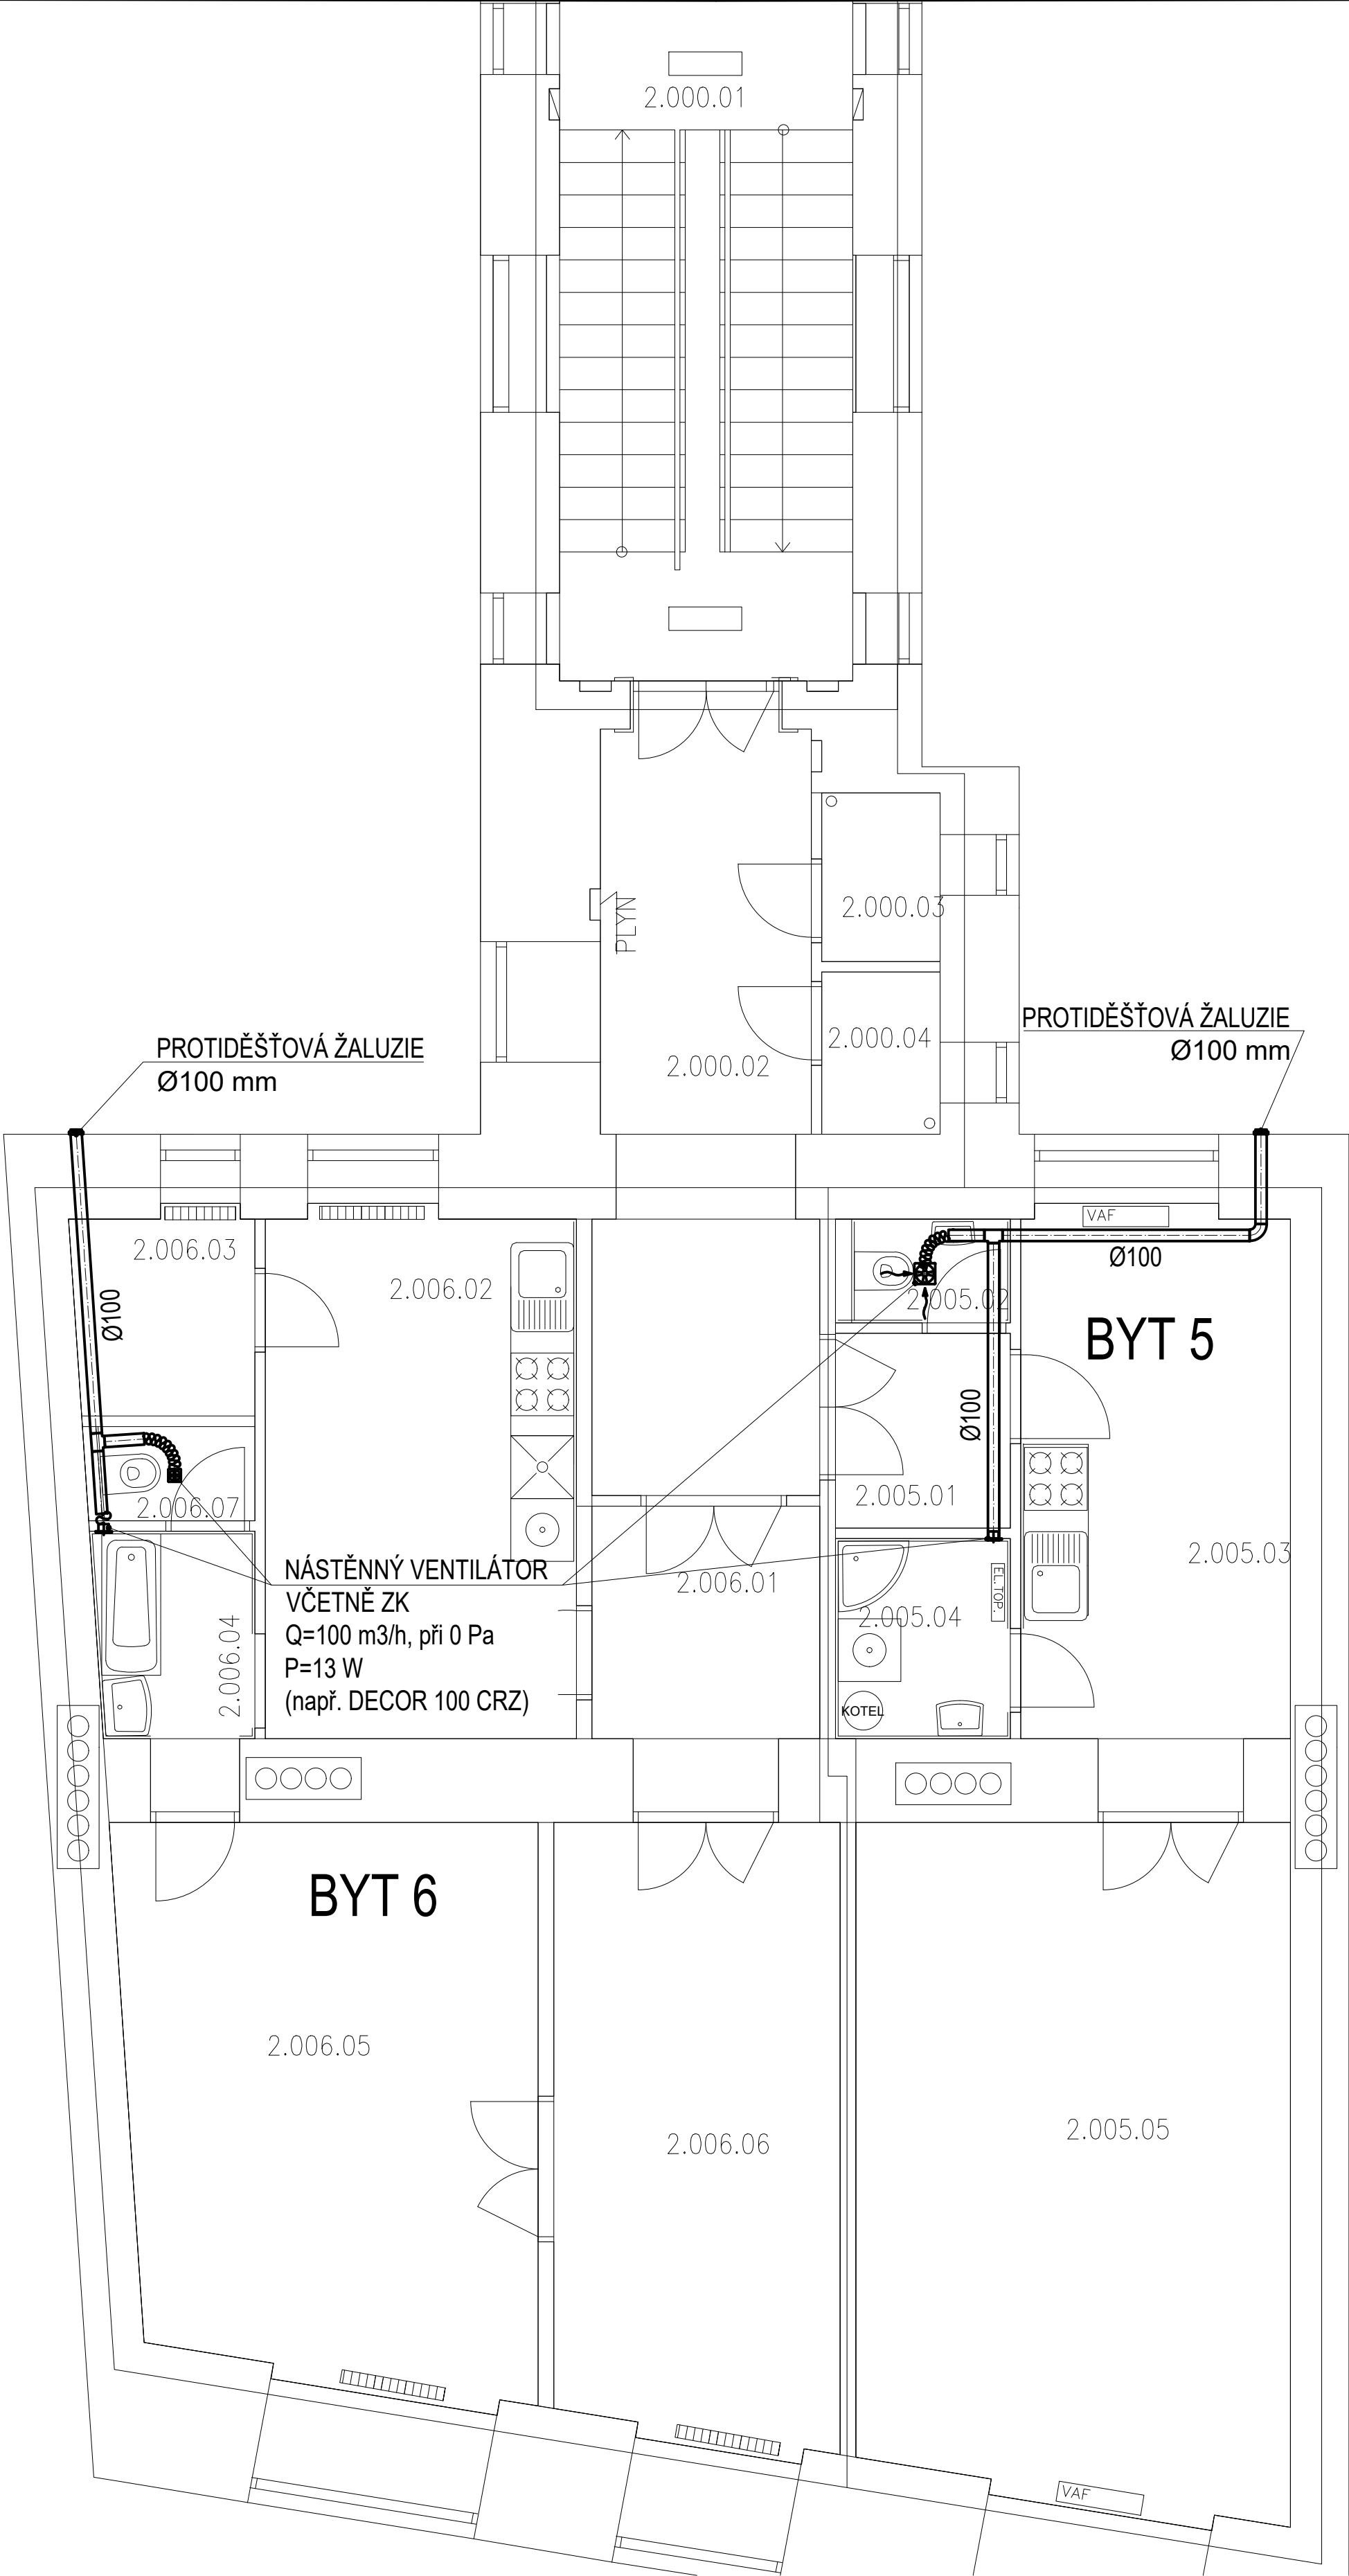



 

SOUSEDNÍ OBJEKT



LEGENDA MÍSTNOSTÍ


PROSTOR	OZN.	NÁZEV	PLOCHA m2
SPOLEČNÝ	2.000.01	SCHODIŠTĚ	19,3
	2.000.02	CHODBA	16,2
	2.000.03	WC	1,8
	2.000.04	ÚKLIDOVÁ MÍSTNOST	1,8
CELKOVÁ VÝMĚRA			39,1
003	2.003.01	CHODBA	12,8
	2.003.02	WC	2,0
	2.003.03	OBÝVACÍ POKOJ	18,8
	2.003.04	KUCHYNĚ	8,0
	2.003.05	SPIŽ	5,3
	2.003.06	LOŽNICE	11,1
	2.003.07	ŠATNA	6,9
CELKOVÁ VÝMĚRA			64,9
CELKOVÁ VÝMĚRA DLE VÝHLÁŠKY			70,7
004	2.004.01	CHODBA	10,7
	2.004.02	WC	1,4
	2.004.03	KOUPELNA	0,9
	2.004.04	LOŽNICE	16,5
	2.004.05	OBÝVACÍ POKOJ	15,8
	2.004.06	KUCHYNĚ	12,0
CELKOVÁ VÝMĚRA			57,3
CELKOVÁ VÝMĚRA DLE VÝHLÁŠKY			61,2
005	2.005.01	CHODBA	3,2
	2.005.02	WC	1,7
	2.005.03	KUCHYNĚ	14,1
	2.005.04	KOUPELNA	3,3
	2.005.05	LOŽNICE	26,9
CELKOVÁ VÝMĚRA			49,2
CELKOVÁ VÝMĚRA DLE VÝHLÁŠKY			52,0
006	2.006.01	CHODBA	5,9
	2.006.02	KUCHYNĚ	15,1
	2.006.03	SPIŽ	5,0
	2.006.04	KOUPELNA	3,8
	2.006.05	OBÝVACÍ POKOJ	21,0
	2.006.06	LOŽNICE	16,4
	2.006.07	WC	1,45
CELKOVÁ VÝMĚRA			67,2
CELKOVÁ VÝMĚRA DLE VÝHLÁŠKY			72,1


LEGENDA:

- STOUPACÍ POTRUBÍ
- ODVODNÍ VENTILÁTOR
- FLEXO
- ZPĚTNÁ Klapka
- MNOŽSTVÍ VZDUCHU
- POTRUBÍ SPIRO

POZNÁMKA

- POKUD JSOU VENTILÁTORY MONTOVÁNY DO PODHLEDU, NAVAZUJÍCÍ POTRUBÍ VEDENO TAKÉ V PODHLEDU
- ROZMÍSTĚNÍ KONCOVÝCH ELEMENTŮ V PROSTORÁCH BUDE DLE AKTUÁLNÍHO ZAŘÍZENÍ INTERIÉRU A DÁLE MUSÍ BÝT KOORDINOVÁNO S AKTUÁLNÍM ROZMÍSTĚNÍM SVĚTEL
- PRO ZAJIŠTĚNÍ NUCENÉHO ODTAHU Z KOUPELEN A WC JE NUTNO OSADIT DO DVEŘÍ VĚTRACÍ MŘÍŽKY

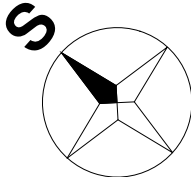

PROJEKTANT ČÁSTI: BRES spol. s r.o. náměstí Republiky 366/1 614 00 Brno - Husovice	ZODP. PROJEKTANT ING. JIŘÍ REITKNECHT <i>Bo Reut</i>	KONTROLOVAL ING. JIŘÍ REITKNECHT <i>Bo Reut</i>	VYPRACOVAL BC. MICHAEL DOKOUPIL	
KRAJ: Jihomoravský	OKRES: Brno			
INVESTOR: Statutární město Brno, městská část Brno-střed	AKCE: Oprava ZTI v domě Česká 14 D.1.4.2 VZDUCHOTECHNIKA			FORMÁT: 6x4
				MĚŘÍTKO: 1:50
	OBSAH: PŮDORYS 2.NP - VZDUCHOTECHNIKA			DATUM: 05/2022
				ÚČEL: DPS
				Č. ZAKÁZKY: B0581
				Č. VÝKR.: PARÉ
				03