


Tabulka místností		
Č.	Název místnosti	Plocha (m2)
1.002.01	Předsíň	3,97
1.002.02	Koupelna + WC	4,22
1.002.03	Pokoj	20,05
1.002.04	Kuchyně	6,22
		34,46 m²

LEGENDA ZNAČENÍ

- KANALIZACE SPLAŠKOVÁ DN 50, POLYPROPYLEN HT
- KANALIZACE SPLAŠKOVÁ DN 110, POLYPROPYLEN HT
- 

NOVÉ STOUPACÍ POTRUBÍ SPLAŠKOVÉ KANALIZACE, POLOHA ORIENTAČNÍ
- S

POLOHA PRO SPORÁK
- WC

POLOHA PRO WC ZÁVĚSNÉ
- SP

KONSTRUKČNÍ PRVEK PRO WC S NÁDRŽKOU, WC MÍSA, SEDÁTKO
- U

POLOHA PRO SPRCHU
- D

VANA, ZÁPACHOVÝ UZÁVĚR, BATERIE SPRCHOVÁ A VANOVÁ
- U

POLOHA PRO UMYVADLO
- D

UMYVADLO, BATERIE, ZÁPACHOVÁ UZÁVĚRA, 2x ROHOVÝ VENTIL DN15
- AP

POLOHA PRO DŘEZ
- AP

DŘEZ, BATERIE, ZÁPACHOVÁ UZÁVĚRA – KUCH. LINKA NENÍ DODÁVKA STAVBY
- L


2x ROHOVÝ VENTIL DN15
- L

POLOHA PRO PRAČKU
- L

PRAČKA – NENÍ DODÁVKA STAVBY
- L

1x ROHOVÝ VENTIL PRAČKOVÝ DN15, ZÁPACHOVÁ UZÁVĚRA PODOMÍTKOVÁ DN50
- L

POLOHA PRO LEDNÍČKU

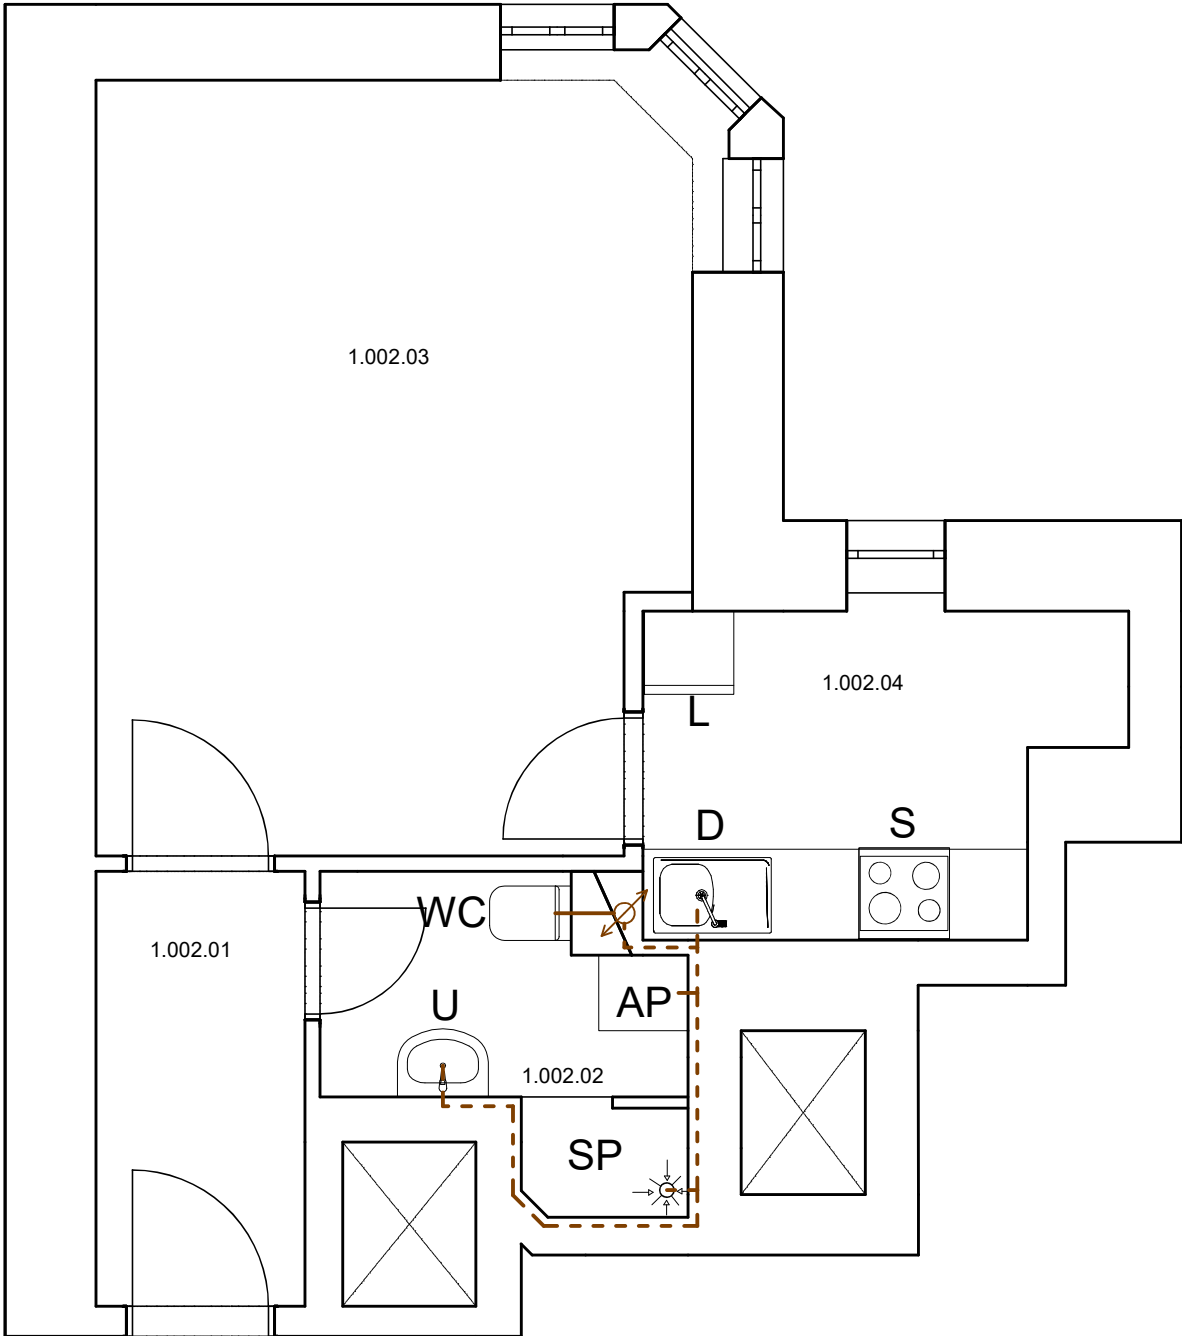

REVIZE			
Index	Datum	Změna	Jméno

<div><div>QUALITY GROUP</div><div>Projekty Realizace Projektový management</div><div>info@qualitygroup.cz www.qualitygroup.cz</div></div>		STAVTE CHYTŘE	
STAVBA ZHOTOVENÍ PROJEKTOVÉ DOKUMENTACE NA OPRAVU BYTU POŘÍČÍ 37, BYT Č. 2			
MÍSTO STAVBY Pořídí 37 Brno 639 00		KÚ: Staré Brno [610089] OKRES: Brno-město KRAJ: Jihomoravský	
GENERÁLNÍ PROJEKTANT Quality Group s.r.o., Příkop 843/4, 602 00 Brno IČ: 08879737, DIČ: yuvn588		AUTORIZACE	
HLAVNÍ INŽENÝR PROJEKTU Ing. Jiri Šoltes, jiri.soltes@qualitygroup.cz, tel.: +420 736 105 226			
ZPRACOVATEL ODBORNÉ ČÁSTI Karel Absolín tel.: 732 481 227 e-mail: karel.absolin@qualitygroup.cz			
STAVEBNÍK - INVESTOR Statutární město Brno, městská část Brno-střed Dominikánská 2, 601 69 Brno IČO: 449 92 785		Č. SMLOUVY INVESTORA MCBS/2022/0053474/NEMI Č. SMLOUVY PROJEKTANTA P-22-018-000	
ODBOBNÁ ČÁST Zdravotně technické instalace		DATUM 06/2022	PARÉ
OBJEKT SO01 Byt		MĚŘÍTKO 1:50	
NÁZEV DOKUMENTU PŮDORYS - KANALIZACE			
KÓD ELEKTRONICKÉ VERZE DOKUMENTU			
stavba	stavební	část	výkres
profese	název dokumentu	revize	
Pořídí 37-2	DPS	D.101.04	03
ZTI	Půdorys - K	00	