








 











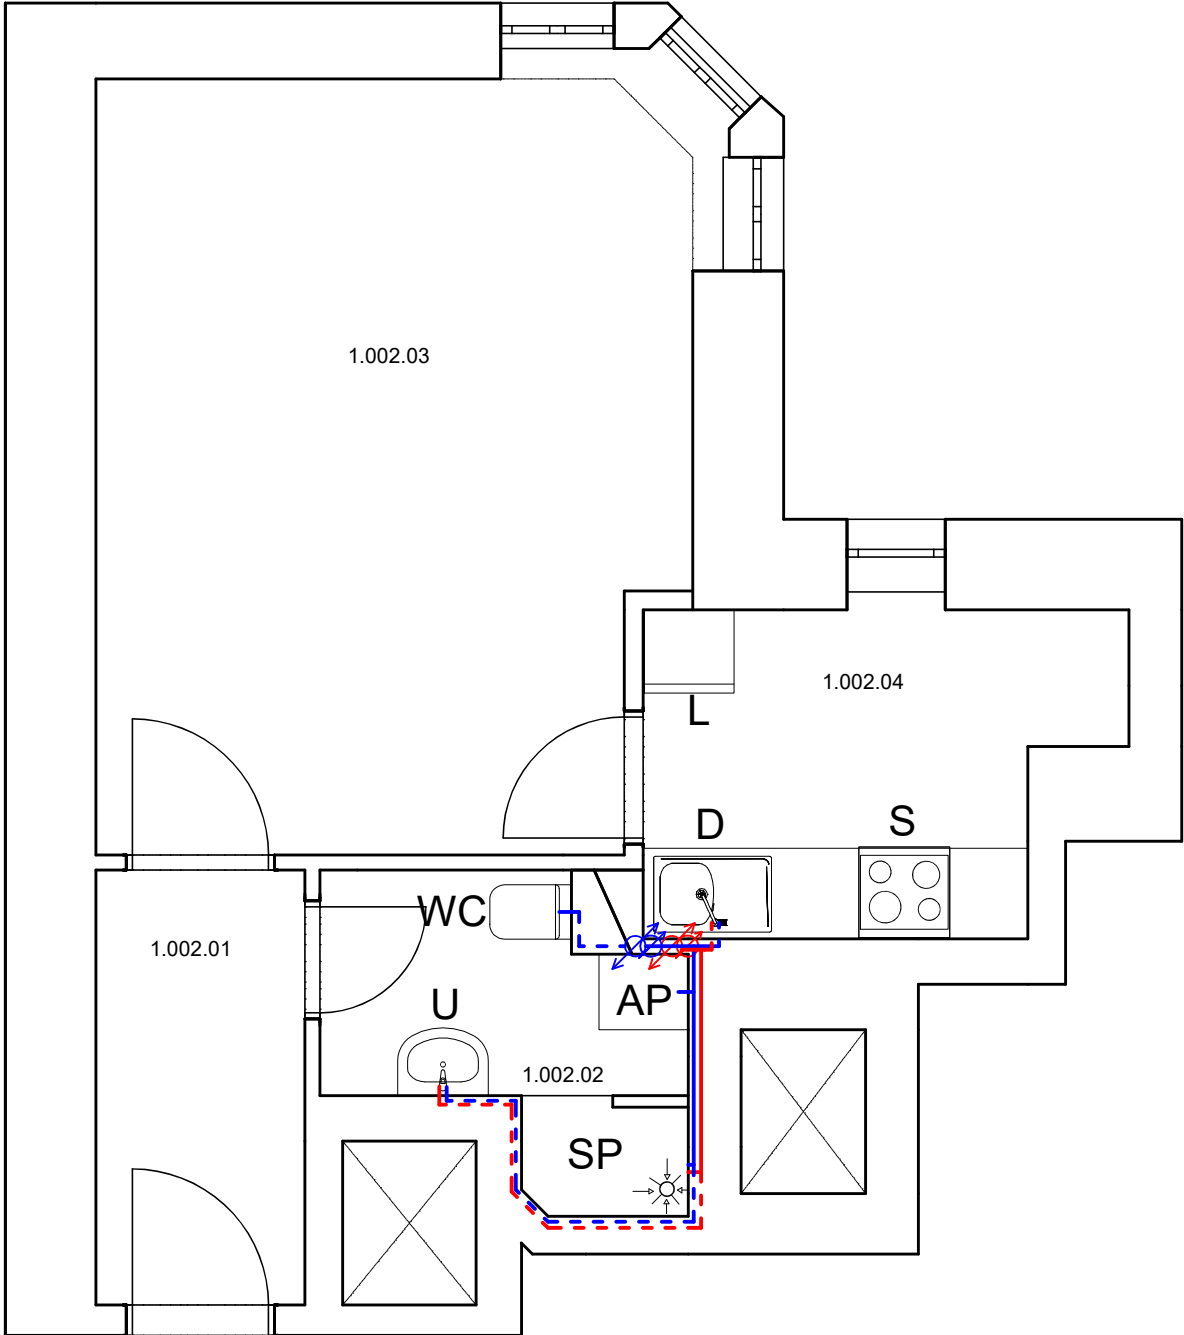


| Tabulka místností | | |
|-------------------|-----------------|-----------------|
| Č. | Název místnosti | Plocha (m2) |
| 1.002.01 | Předsíň | 3,97 |
| 1.002.02 | Koupelna + WC | 4,22 |
| 1.002.03 | Pokoj | 20,05 |
| 1.002.04 | Kuchyně | 6,22 |
| | | 34,46 m² |

LEGENDA ZNAČENÍ

-  NOVÉ STOUPACÍ POTRUBÍ VODY, POLOHA ORIENTAČNÍ, VČ. IZOLACE
-  PPR 20x3,4, TEPLÁ VODA, VEDENO VE ZDI, VČ. IZOLACE
-  PPR 20x3,4, STUDENÁ VODA, VEDENO VE ZDI, VČ. IZOLACE
-  PPR 25x4,2, TEPLÁ VODA, VEDENO VE ZDI, VČ. IZOLACE
-  PPR 25x4,2, STUDENÁ VODA, VEDENO VE ZDI, VČ. IZOLACE
-  VODOMĚRNÁ SESTAVA VČ. REDUKČNÍHO VENTILU
-  POLOHA PRO SPORÁK
-  POLOHA PRO WC ZÁVĚSNÉ
-  KONSTRUKČNÍ PRVEK PRO WC S NÁDRŽKOU, WC MÍSA, SEDÁTKO
-  POLOHA PRO SPRCHU
-  VANA, ZÁPACHOVÝ UZÁVĚR, BATERIE SPRCHOVÁ A VANOVÁ
-  POLOHA PRO UMYVADLO
-  UMYVADLO, BATERIE, ZÁPACHOVÁ UZÁVĚRA, 2x ROHOVÝ VENTIL DN15
-  POLOHA PRO DŘEZ
-  DŘEZ, BATERIE, ZÁPACHOVÁ UZÁVĚRA – KUCH. LINKA NENÍ DODÁVKA STAVBY
-  2x ROHOVÝ VENTIL DN15
-  POLOHA PRO PRAČKU
-  PRAČKA – NENÍ DODÁVKA STAVBY
-  1x ROHOVÝ VENTIL PRAČKOVÝ DN15, ZÁPACHOVÁ UZÁVĚRA PODOMÍTKOVÁ DN50
-  POLOHA PRO LEDNÍČKU
-  POLOHA PRO LEDNÍČKU



| REVIZE | | | |
|--------|-------|-------|-------|
| Index | Datum | Změna | Jméno |
| | | | |
| | | | |
Projekty | Realizace | Projektový management
info@qualitygroup.cz | www.qualitygroup.cz

STAVTE CHYTŘE

STAVBA

ZHOTOVENÍ PROJEKTOVÉ DOKUMENTACE
NA OPRAVU BYTU POŘÍČÍ 37, BYT Č. 2

MÍSTO STAVBY

Pořadí 37
Brno 639 00

KÚ: Staré Brno [610089]
OKRES: Brno-město
KRAJ: Jihomoravský

GENERÁLNÍ PROJEKTANT

Quality Group s.r.o., Příkop 843/4, 602 00 Brno
IČ: 08879737, DI: yuvn588

HLAVNÍ INŽENÝR PROJEKTU

Ing. Jiri Šoltes, jiri.soltes@qualitygroup.cz, tel.: +420 736 105 226

ZPRACOVATEL ODBORNÉ ČÁSTI

Karel Absolín
tel.: 732 481 227
e-mail: karel.absolin@qualitygroup.cz

AUTORIZACE

STAVEBNÍK - INVESTOR

Statutární město Brno, městská část Brno-střed
Dominikánská 2, 601 69 Brno
IČO: 449 92 785

Č. SMLOUVY INVESTORA

MCBS/2022/0053474/NEMI

Č. SMLOUVY PROJEKTANTA

P-22-018-000

ODBORNÁ ČÁST

Zdravotně technické instalace

OBJEKT

SO01 Byt

DATUM

06/2022

PARÉ

MĚŘÍTKO

1:50

NÁZEV DOKUMENTU

PŮDORYS - VODOINSTALACE

KÓD ELEKTRONICKÉ VERZE DOKUMENTU

| | | | | | | |
|-------------|----------|----------|--------|---------|-----------------|--------|
| stavba | stavební | část | výkres | profese | název dokumentu | revize |
| Pořídí 37-2 | DPS | D.101.04 | 02 | ZTI | Půdorys - V | 00 |