


Tabulka místnosti		
Č.	Název místnosti	Plocha (m2)
1.002.01	Předsíň	3,97
1.002.02	Koupelna + WC	4,22
1.002.03	Pokoj	20,05
1.002.04	Kuchyně	6,22
		34,46 m²

LEGENDA ZNAČENÍ

- NOVÉ STOUPACÍ POTRUBÍ TOPNÉ A VRATNÉ VODY, POLOHA ORIENTAČNÍ,
- - - - - CU 15x1, PŘÍVODNÍ POTRUBÍ TOPNÉ VODY, VEDENO VE ZDI, VČ. IZOLACE
- - - - - CU 15x1, VRATNÉ POTRUBÍ VRATNÉ VODY, VEDENO VE ZDI, VČ. IZOLACE
- - - - - CU 18x1, PŘÍVODNÍ POTRUBÍ TOPNÉ VODY, VEDENO VE ZDI, VČ. IZOLACE
- - - - - CU 18x1, VRATNÉ POTRUBÍ VRATNÉ VODY, VEDENO VE ZDI, VČ. IZOLACE
- NOVÝ TOPNÝ ŽEBŘÍK
- NOVÉ DESKOVÉ OTOPNÉ TĚLESO
- STÁVAJÍCÍ ŽEBROVÝ RADIÁTOR (LITINOVÝ)

POZNÁMKY

- POTRUBÍ TOPNÉ VODY JE Z MĚDI POLOTVRDÉ/TVRDÉ
- SPOJOVACÍ POTRUBÍ OTOPNÝCH TĚLES JE VEDENO VE STĚNĚ NAD SOKLEM A JE PŘIPOJENO ZE ZADU ZE SPODU DO OTOPNÝCH TĚLES
- POTRUBÍ BUDE OPATŘENO IZOLACÍ
- VEŠKERÉ PŘIPOJOVACÍ POTRUBÍ OTOPNÝCH TĚLES CU 15x1, POKUD NENÍ UVEDENO JINAK
- TRUBKOVÁ OTOPNÁ TĚLESA BUDOU PŘIPOJENA RADIÁTOROVÝM TERMOSTATICKÝM VENTILEM S PŘEDNASTAVENÍM PRO OTOPNÁ TĚLESA S DVOUTRUBKOVÝM PŘIPOJENÍM UMOŽŇUJÍCÍ UZAVŘENÍ A VYPUŠTĚNÍ TĚLESA. VEŠKERÉ ARMATURY BUDOU DN 15
- VŠECHNA TĚLESA OSAZENA TERMOSTATICKOU HLAVICÍ

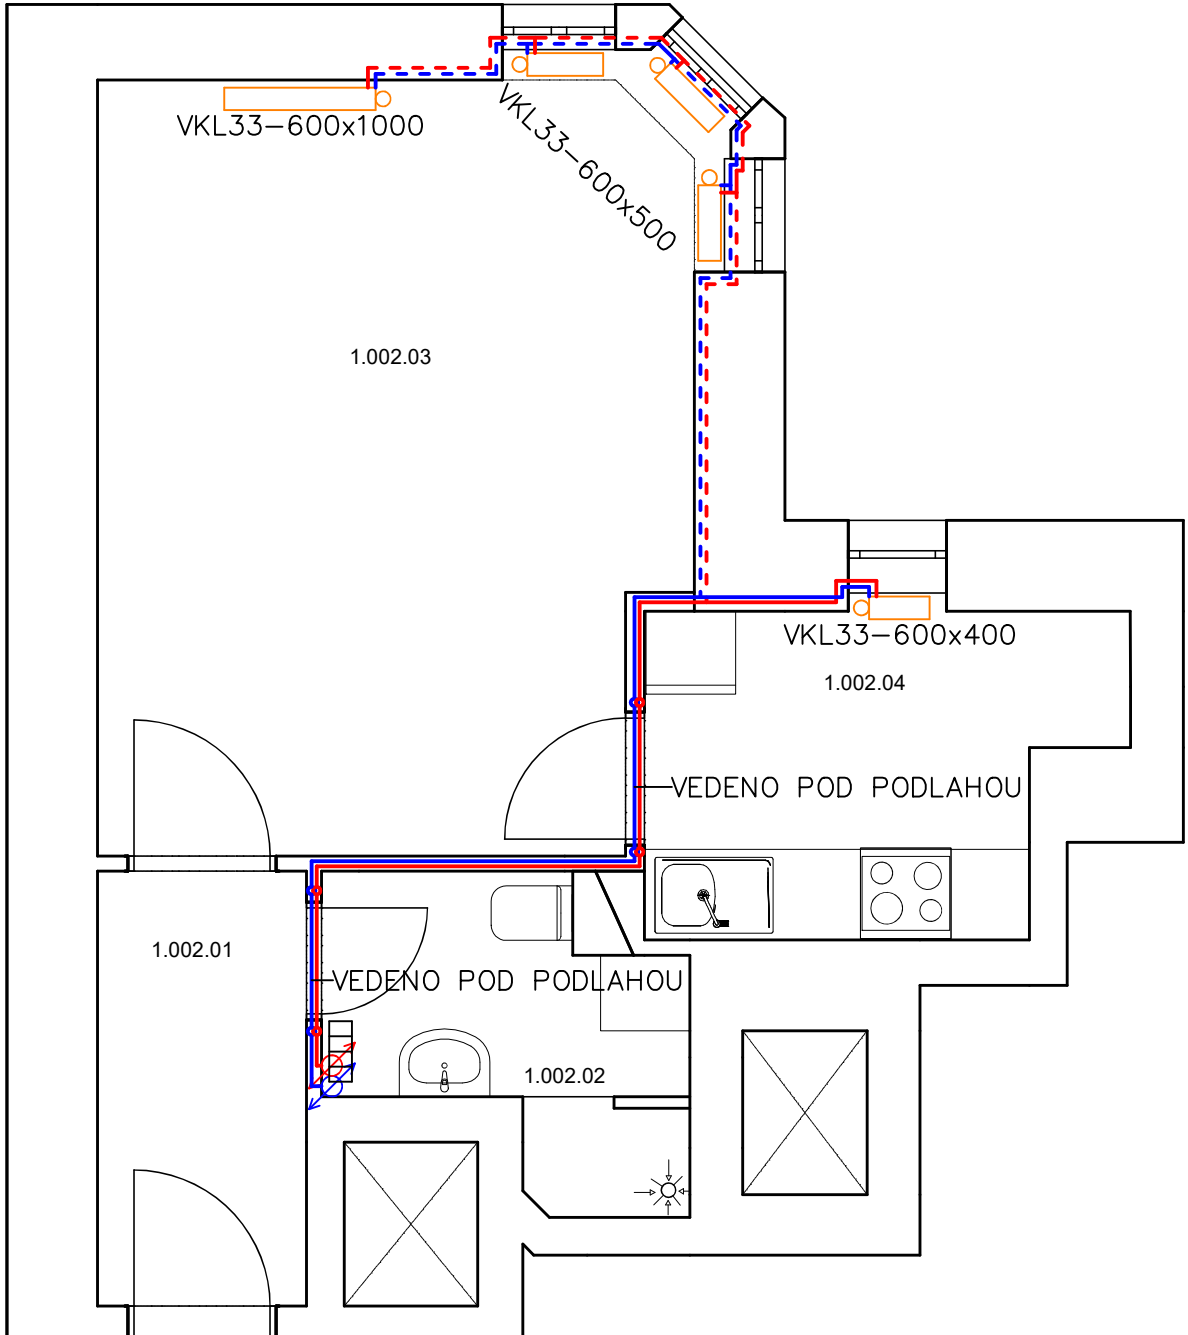

REVIZE			
Index	Datum	Změna	Jméno

Projekty | Realizace | Projektový management
info@qualitygroup.cz | www.qualitygroup.cz
STAVTE CHYTŘE

STAVBA

ZHOTOVENÍ PROJEKTOVÉ DOKUMENTACE
NA OPRAVU BYTU POŘÍČÍ 37, BYT Č. 2

MÍSTO STAVBY

Pořčí 37
Brno
639 00

KÚ: Staré Brno [610089]
OKRES: Brno-město
KRAJ: Jihomoravský

GENERÁLNÍ PROJEKTANT

Quality Group s.r.o., Příkop 843/4, 602 00 Brno
IČ: 08879737, DI: yuvn58

AUTORIZACE

HLAVNÍ INŽENÝR PROJEKTU

Ing. Jiří Šoltes, jiri.soltes@qualitygroup.cz, tel.: +420 736 105 226

ZPRACOVATEL ODBORNÉ ČÁSTI

Karel Absolín
tel.: 732 481 227
e-mail: karel.absolin@qualitygroup.cz

STAVEBNÍK - INVESTOR

Statutární město Brno, městská část Brno-střed
Dominikánská 2, 601 69 Brno
IČO: 449 92 785

Č. SMLOUVY INVESTORA
MCBS/2022/0053474/NEMI
Č. SMLOUVY PROJEKTANTA
P-22-018-000

ODBORNÁ ČÁST

Ústřední vytápění

DATUM
06/2022

PARÉ

OBJEKT

SO01 Byt

MĚŘÍTKO
1:50

NÁZEV DOKUMENTU

PŮDORYS

KÓD ELEKTRONICKÉ VERZE DOKUMENTU

stavba	stavební	část	výkres	profese	název dokumentu	revize
Pořčí 37-2	DPS	D.101.05	02	UV	Půdorys	00