


Tabulka místností		
Č.	Název místnosti	Plocha (m2)
1.02A.01	Kuchyně	5,92
1.02A.02	Koupelna + WC	3,37
1.02A.03	Pokoj	19,86
		29,16 m²

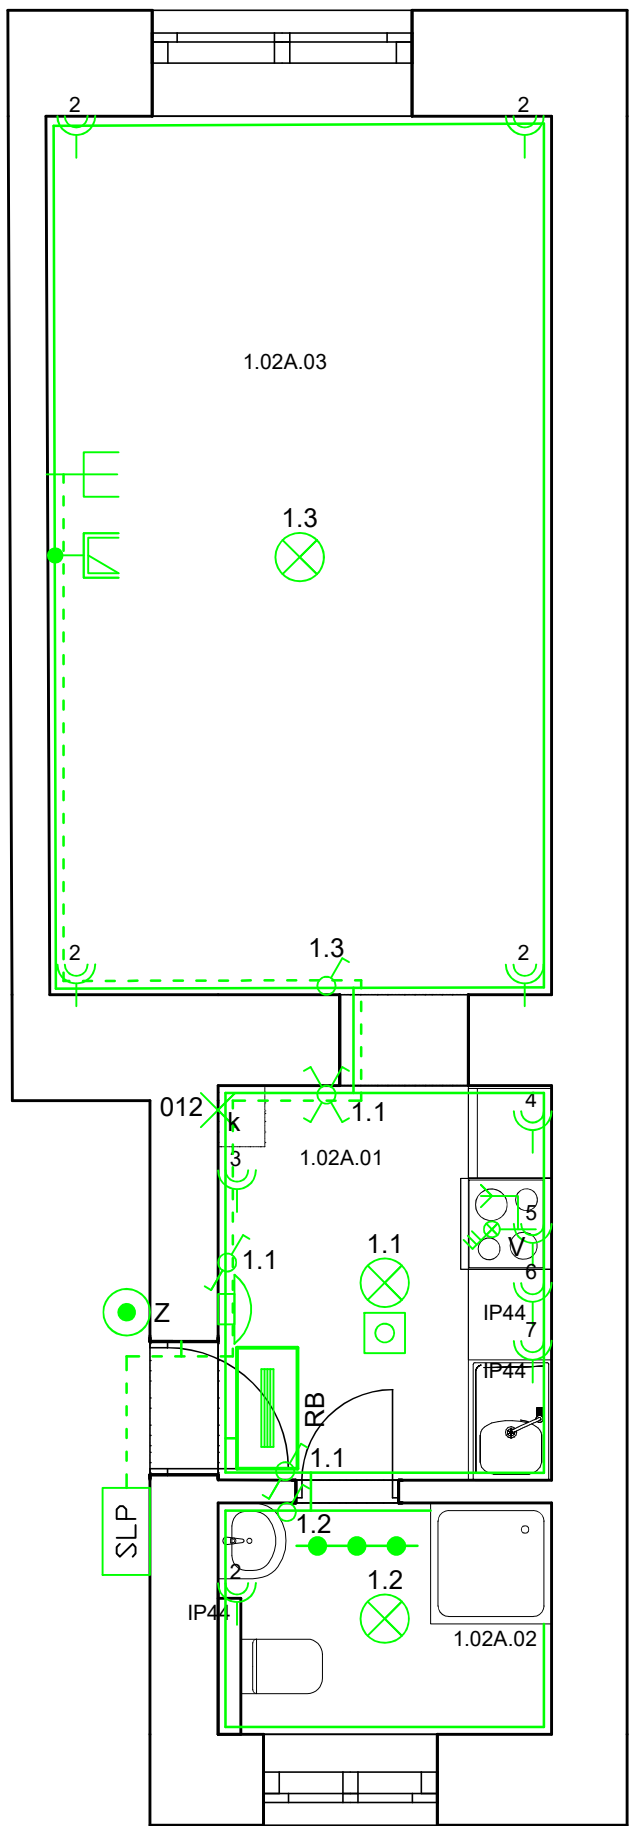

LEGENDA SILNOPROUDÝCH ELEMENTŮ

- DVOJITÁ ZÁSUVKA POD OMÍTKU 230V, 16A, x ČÍSLO OKRUHU
- DVOJITÁ ZÁSUVKA POD OMÍTKU 230V, KRYTÍ IP44, 16A, x ČÍSLO OKRUHU
- SPORÁKOVÁ KOMBINACE, 400V, 20A, IP20, ZAPUŠTĚNÁ, EL. VARNÁ DESKA
- ROZVÁDĚČ BYTOVÝ
- OCHRANNÉ POSPOJOVÁNÍ
- VOLNÝ VÝVOD S OBJÍMKOU A ŽÁROVKOU – STROP
- AUTONOMNÍ HLÁSIČ KOUŘE
- JEDNOPÓLOVÝ VYPÍNAČ, ŘAZENÍ 1
- SCHODIŠŤOVÝ PŘEPÍNAČ, ŘAZENÍ 6
- KŘÍŽOVÝ PŘEPÍNAČ, ŘAZENÍ 7
- VOLNÝ VÝVOD PRO SILOVÉ NAPOJENÍ ELEKTROKOTLE + HDO
- KABELOVÁ TRASA SILNOPROUD

LEGENDA SLABOPROUDÝCH ELEMENTŮ

- ZVONKOVÉ TLAČÍTKO
- KABELOVÁ TRASA SLP
- STA ZÁSUVKA
- ZÁSUVKA 2xRJ45
- AUDIO TELEFON
- KRBICE SLP PRO PROPOJENÍ VNĚJŠÍ SLP S BYTOVÝM SLP (STA, UPC, OZ ATD), KRBICE KO100E

POZNÁMKY

- PŘESNÉ ROZMÍSTĚNÍ ZÁSUVK ZA KUCHYŇSKOU LINKOU DLE MONTÁŽNÍCH ZÁSAD

REVIZE			
Index	Datum	Změna	Jméno

<div></div> <div>Projekty Realizace Projektový management info@qualitygroup.cz www.qualitygroup.cz</div>		STAVTE CHYTRĚ	
STAVBA ZHOTOVENÍ PROJEKTOVÉ DOKUMENTACE NA OPRAVU BYTU KŘÍŽOVA 8, BYT Č. 2			
MÍSTO STAVBY Křížova 8 Brno 603 00		K.Ú.: Staré Brno (610089) OKRES: Staré Brno KRAJ: Jihomoravský	
GENERÁLNÍ PROJEKTANT Quality Group s.r.o., Příkop 843/4, 602 00 Brno IČ: 08879737, DS: yuvn58 HLAVNÍ INŽENÝR PROJEKTU Ing. Jiri Šoltes, jiri.soltes@qualitygroup.cz, tel.: +420 736 105 226 ZPRACOVATEL ODBORNÉ ČÁSTI Karel Absolin tel.: 732 481 227 e-mail: karel.absolin@qualitygroup.cz		AUTORIZACE	
STAVEBNÍK - INVESTOR Statutární město Brno, městská část Brno-střed Dominikánská 2, 601 69 Brno IČO: 449 92 785		Č. SMLOUVY INVESTORA MCBS/2022/0053474/NEMI Č. SMLOUVY PROJEKTANTA P-22-018-000	
ODBORNÁ ČÁST Silnoproudá a slaboproudá elektrotechnika OBJEKT SO01 Byt		DATUM 06/2022 MĚŘÍTKO 1:50	PARÉ
NÁZEV DOKUMENTU PŮDORYS			
KÓD ELEKTRONICKÉ VERZE DOKUMENTU			
stavba	stavební	část	výkres
Křížova 8-2	DPS	D.101.06	02
ELI-SLP	Půdorys	00	