





 







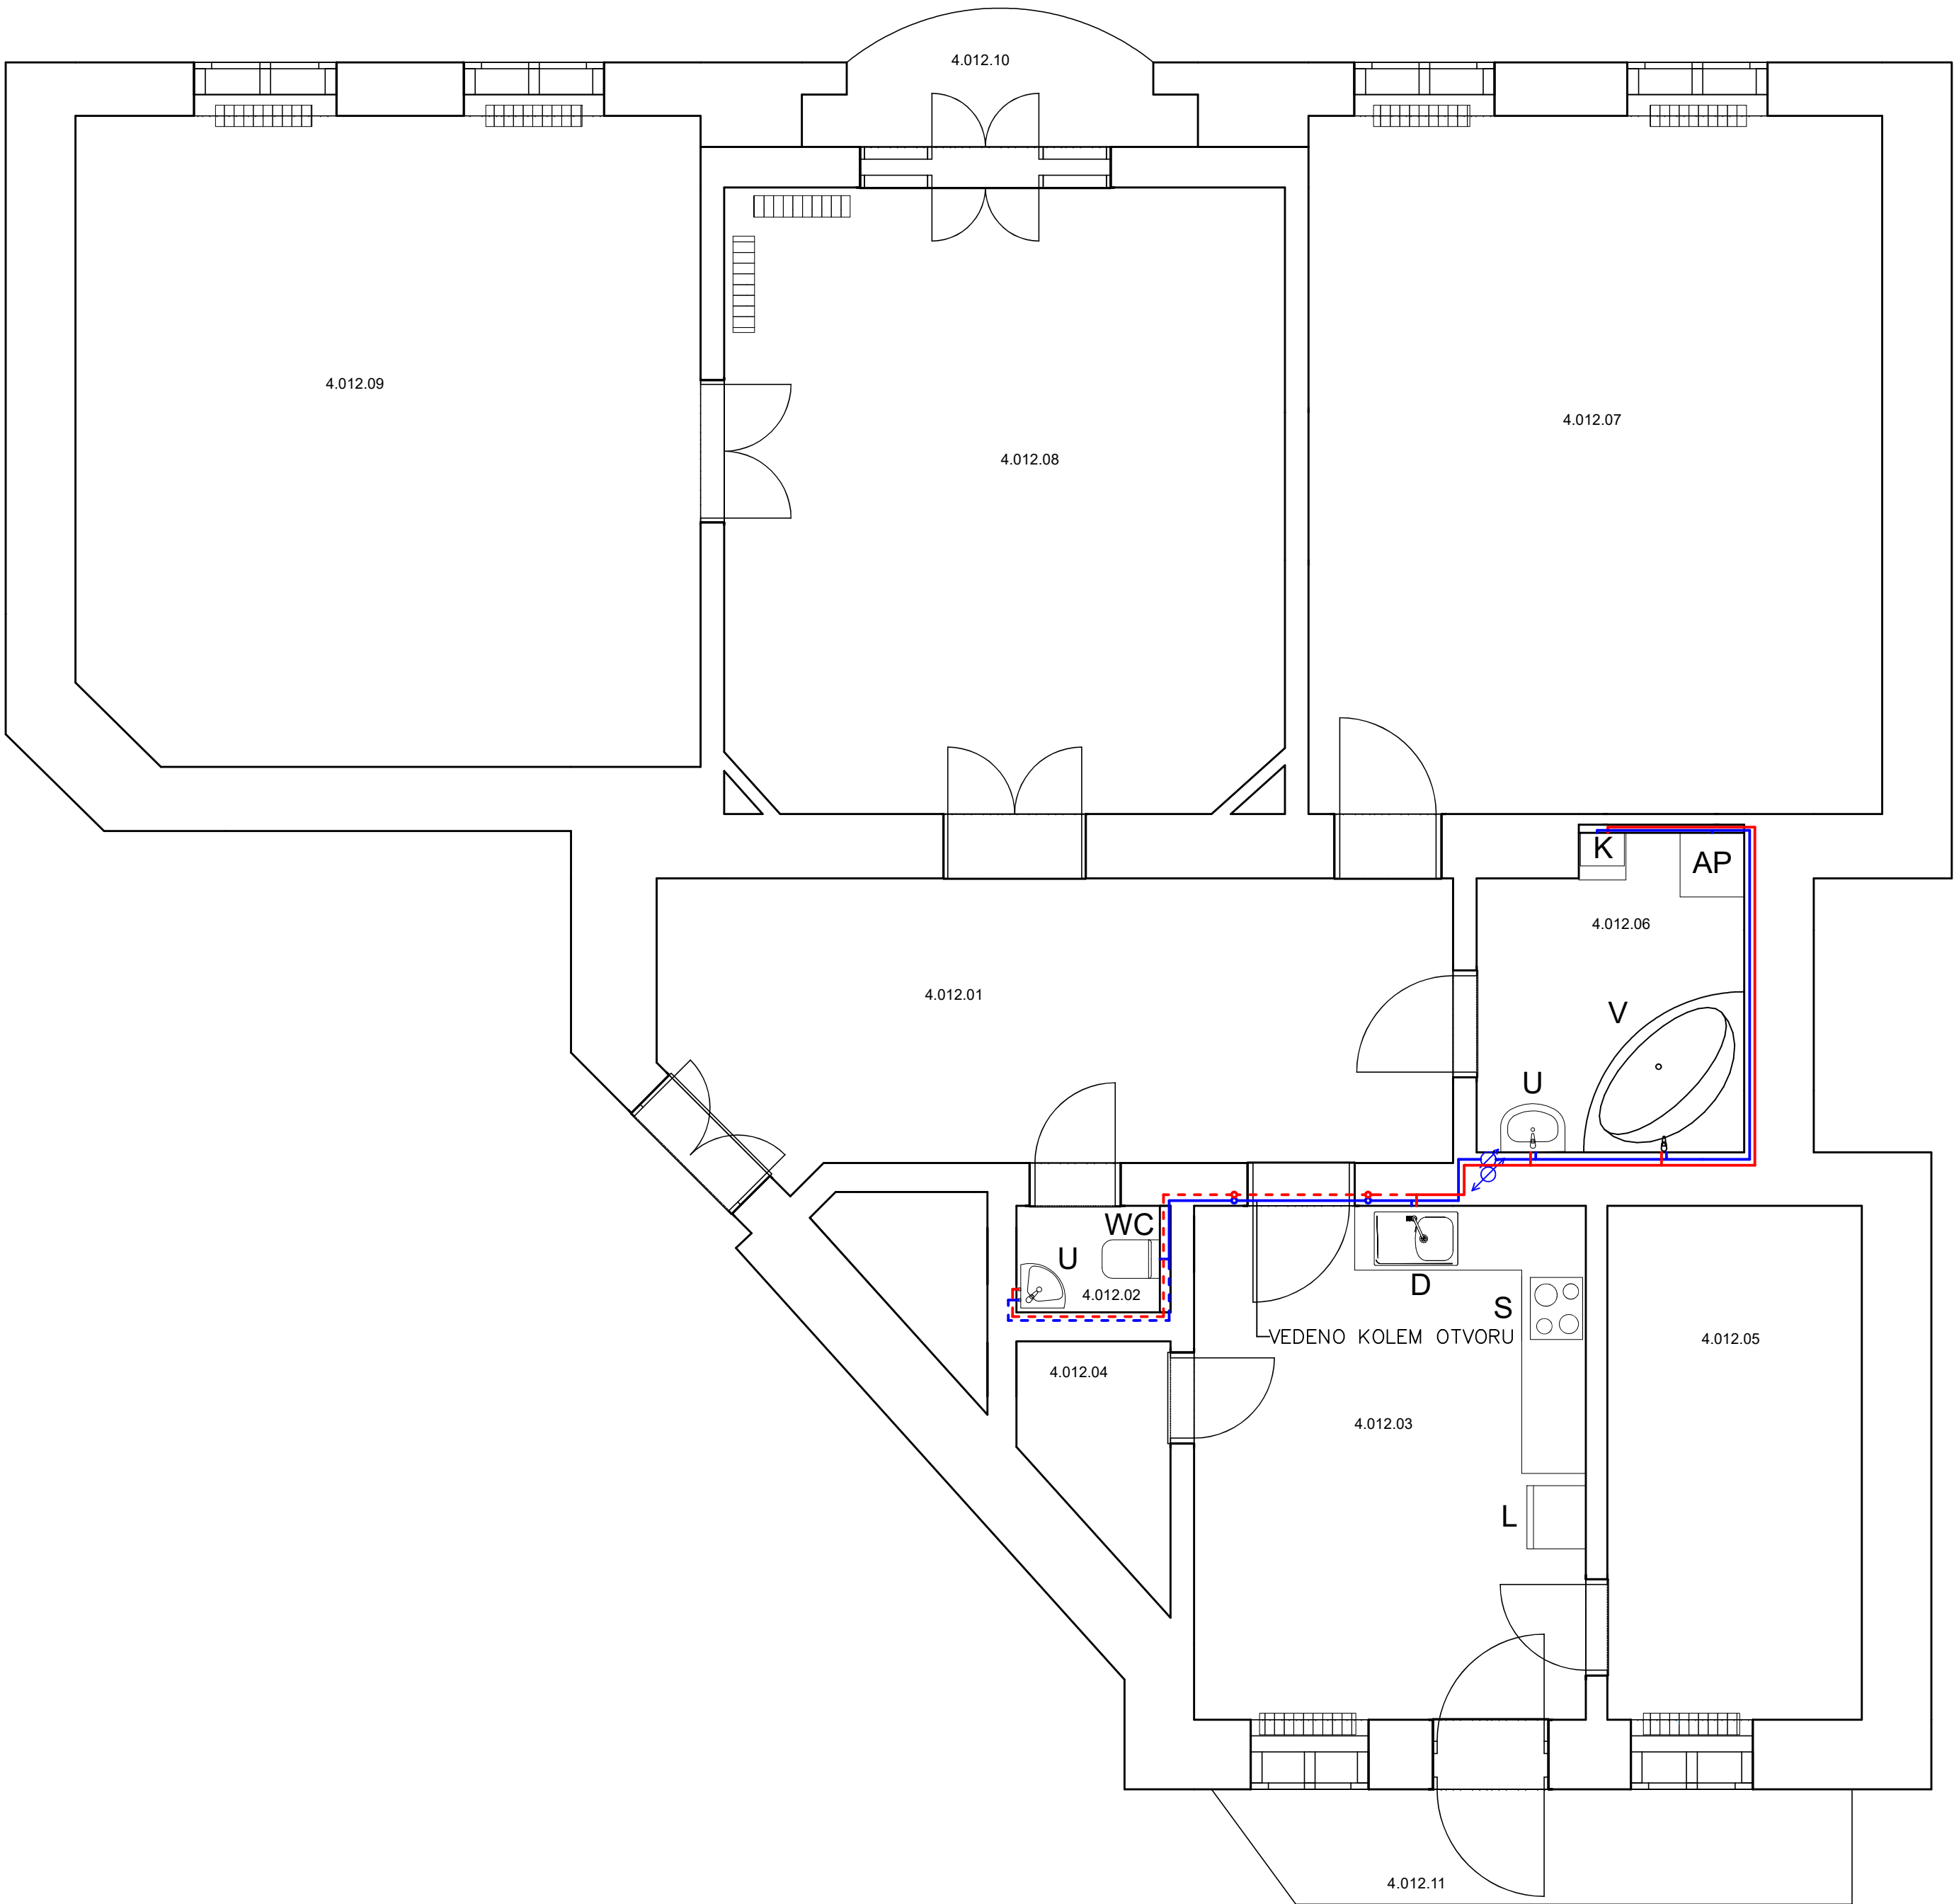


Tabulka místností		
Č.	Název místnosti	Plocha (m2)
4.012.01	Chodba	21,10
4.012.02	WC	1,76
4.012.03	Kuchyně	18,31
4.012.04	Spíž	2,80
4.012.05	Pokoj	11,59
4.012.06	Koupelna	7,33
4.012.07	Pokoj	35,48
4.012.08	Pokoj	31,06
4.012.09	Pokoj	35,91
4.012.10	Lodžie	3,66
4.012.11	Balkon	6,70
		175,70 m²

## LEGENDA ZNAČENÍ

-  NOVÉ STOUPACÍ POTRUBÍ VODY, POLOHA ORIENTAČNÍ, VČ. IZOLACE
-  PPR 20x3,4, TEPLÁ VODA, VEDENO VE ZDI, VČ. IZOLACE
-  PPR 20x3,4, STUDENÁ VODA, VEDENO VE ZDI, VČ. IZOLACE
-  PPR 25x4,2, TEPLÁ VODA, VEDENO VE ZDI, VČ. IZOLACE
-  PPR 25x4,2, STUDENÁ VODA, VEDENO VE ZDI, VČ. IZOLACE
-  VODOMĚRNÁ SESTAVA VČ. REDUKČNÍHO VENTILU
-  POLOHA PRO SPORÁK
-  POLOHA PRO WC ZÁVĚSNÉ  
KONSTRUKČNÍ PRVEK PRO WC S NÁDRŽKOU, WC MÍSA, SEDÁTKO
-  POLOHA PRO VANU  
ZÁPACHOVÝ UZÁVĚŘ, BATERIE SPRCHOVÁ A VANOVÁ
-  POLOHA PRO UMYVADLO  
UMYVADLO, BATERIE, ZÁPACHOVÁ UZÁVĚRA, 2x ROHOVÝ VENTIL DN15
-  POLOHA PRO DŘEZ  
DŘEZ, BATERIE, ZÁPACHOVÁ UZÁVĚRA – KUCH. LINKA NENÍ DODÁVKA STAVBY  
2x ROHOVÝ VENTIL DN15
-  POLOHA PRO PRAČKU  
PRAČKA – NENÍ DODÁVKA STAVBY  
1x ROHOVÝ VENTIL PRAČKOVÝ DN15, ZÁPACHOVÁ UZÁVĚRA PODOMÍTKOVÁ DN50
-  POLOHA PRO LEDNIČKU
-  POLOHA PRO ELEKTROKOTEL S EXTERNÍM ZÁSOBNÍKEM VODY



REVIZE			
Index	Datum	Změna	Jméno



Projekty | Realizace | Projektový management  
info@qualitygroup.cz | www.qualitygroup.cz  
STAVTE CHYTŘE

STAVBA

ZHOTOVENÍ PROJEKTOVÉ DOKUMENTACE  
NA OPRAVU BYTU KONEČNÉHO NÁMĚSTÍ 1, BYT Č. 12

MÍSTO STAVBY  
Konečného náměstí 1  
Brno  
602 00

K.Ú.: Veverčí 610372  
OKRES: Brno-střed  
KRAJ: Jihomoravský

GENERÁLNÍ PROJEKTANT  
Quality Group s.r.o., Příkop 843/4, 602 00 Brno  
Č. 08879737, DI: yvym58

HLAVNÍ INŽENÝR PROJEKTU  
Ing. Jiří Šoltes, jiri.soltes@qualitygroup.cz, tel.: +420 736 105 226

ZPRACOVATEL ODBORNÉ ČÁSTI  
Karel Absolín  
tel.: 732 481 227  
e-mail: karel.absolin@qualitygroup.cz

STAVEBNÍK - INVESTOR  
Statutární město Brno, městská část Brno-střed  
Dominikánská 2, 601 69 Brno  
IČO: 449 92 785

Č. SMLOUVY INVESTORA  
MCBS/2022/0053474/NEMI  
Č. SMLOUVY PROJEKTANTA  
P-22-018-000

ODBORNÁ ČÁST  
Zdravotně technické instalace

DATUM  
06/2022

OBJEKT  
S001 Byt

MĚŘÍTKO  
1:50

PARÉ

NÁZEV DOKUMENTU  
PŮDORYS - VODOINSTALACE

KÓD ELEKTRONICKÉ VERZE DOKUMENTU						
stavba	stupeň	část	výkres	profese	název dokumentu	revize
Kone. n. 1-12	DPS	D.101.04	02	ZTI	Půdorys - V	00