



Tabulka místností		
Č.	Název místnosti	Plocha (m2)
2.009.001	Předsíň	6,62
2.009.002	Koupelna+WC	7,27
2.009.003	Obývací pokoj s kuch. koutem	24,46
2.009.004	Pokoj	12,83
		<b>51,17 m²</b>

LEGENDA ZNAČENÍ

- KANALIZACE SPLAŠKOVÁ DN 50, POLYPROPYLEN HT
- KANALIZACE SPLAŠKOVÁ DN 110, POLYPROPYLEN HT
- ØNOVÉ STOUPACÍ POTRUBÍ SPLAŠKOVÉ KANALIZACE, POLOHA ORIENTAČNÍ
- SPOLOHA PRO SPORÁK
- WCPOLOHA PRO WC ZÁVĚSNÉ
- KONSTRUKČNÍ PRVEK PRO WC S NÁDRŽKOU, WC MÍSA, SEDÁTKO
- SPPOLOHA PRO SPRCHU
- VANA, ZÁPACHOVÝ UZÁVĚR, BATERIE SPRCHOVÝ A VANOVÁ
- UPOLOHA PRO UMYVADLO
- UMYVADLO, BATERIE, ZÁPACHOVÁ UZÁVĚRA, 2x ROHOVÝ VENTIL DN15
- DPOLOHA PRO DŘEZ
- DŘEZ, BATERIE, ZÁPACHOVÁ UZÁVĚRA – KUCH. LINKA NENÍ DODÁVKA STAVBY
- 2x ROHOVÝ VENTIL DN15
- APPOLOHA PRO PRAČKU
- PRAČKA – NENÍ DODÁVKA STAVBY
- 1x ROHOVÝ VENTIL PRAČKOVÝ DN15, ZÁPACHOVÁ UZÁVĚRA PODOMÍTKOVÁ DN50
- LPOLOHA PRO LEDNÍČKU
- KPOLOHA PRO ELEKTROKOTEL S EXTERNÍM ZÁSOBNÍKEM VODY

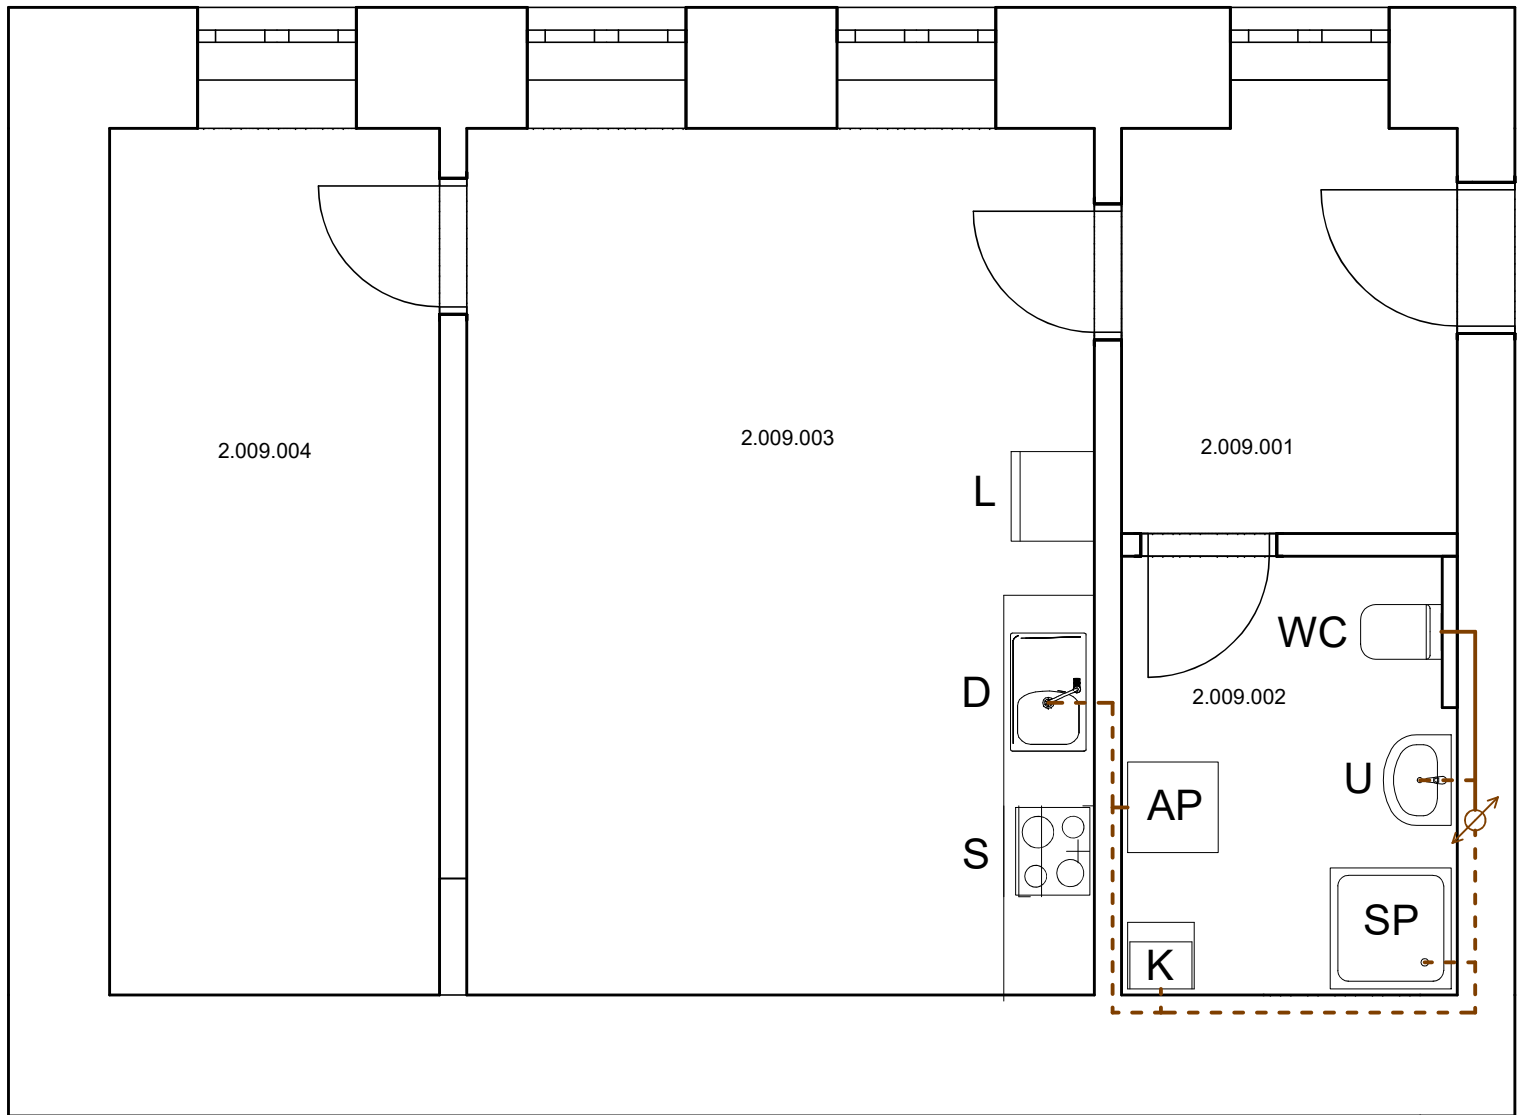

REVIZE			
Index	Datum	Změna	Jméno



Projekty | Realizace | Projektový management  
info@qualitygroup.cz | www.qualitygroup.cz  
STAVTE CHYTŘE

STAVBA

ZHOTOVENÍ PROJEKTOVÉ DOKUMENTACE  
NA OPRAVU BYTU LIDICKÁ 17, BYT Č. 9

MÍSTO STAVBY

Lidická 17  
Brno  
602 00

K.Ú.:  
Brno  
602 00

Veverř (610372)  
Brno-město  
Jihomoravský

GENERÁLNÍ PROJEKTANT

Quality Group s.r.o., Příkop 843/4, 602 00 Brno  
Č. 08879737, DI: yjvm5d8

HLAVNÍ INŽENÝR PROJEKTU

Ing. Jiří Šoltes, jiri.soltes@qualitygroup.cz, tel.: +420 736 105 226

ZPRACOVATEL ODBORNÉ ČÁSTI

Karel Absolín  
tel.: 732 481 227  
e-mail: karel.absolin@qualitygroup.cz

AUTORIZACE

STAVEBNÍK - INVESTOR

Statutární město Brno, městská část Brno-střed  
Dominikánská 2, 601 69 Brno  
IČO: 449 92 785

Č. SMLOUVY INVESTORA

MCBS/2022/0053474/NEMI

Č. SMLOUVY PROJEKTANTA

P-22-018-000

ODBORNÁ ČÁST

Zdravotně technické instalace

DATUM

06/2022

PARÉ

OBJEKT

SO01 Byt

MĚŘÍTKO

1:50

NÁZEV DOKUMENTU

PŮDORYS - KANALIZACE

KÓD ELEKTRONICKÉ VERZE DOKUMENTU

stavba	stupeň	část	výkres	profese	název dokumentu	revize
Lidická 17-9	DPS	D.101.04	03	ZTI	Půdorys - K	00