



Tabuľka miestností		
Č.	Název miestnosti	Plocha (m2)
2.009.001	Predsíň	6,62
2.009.002	Koupeľňa+WC	7,27
2.009.003	Obyvaciai pokoj s kuch. koutom	24,46
2.009.004	Pokoj	12,83
		51,17 m²

 
LEGENDA SILNOPROUDÝCH ELEMENTŮ


- 


DVOJITÁ ZÁSUVKA POD OMÍTKU 230V, 16A, x ČÍSLO OKRUHU
- 


DVOJITÁ ZÁSUVKA POD OMÍTKU 230V, KRYTÍ IP44, 16A, x ČÍSLO OKRUHU
- 


SPORÁKOVÁ KOMBINACE, 400V, 20A, IP20, ZAPUŠTĚNÁ, EL. VARNÁ DESKA
- 


ROZVÁDĚČ BYTOVÝ
- 

OCHRANNÉ POSPOJOVÁNÍ
- 

VOLNÝ KABEL S OBJÍMKOU A ŽÁROVKOU – STĚNA
- 


VOLNÝ VÝVOD S OBJÍMKOU A ŽÁROVKOU – STROP
- 


AUTONOMNÍ HLÁSIČ KOUŘE
- 

JEDNOPÓLOVÝ VYPÍNAČ, ŘAZENÍ 1
- 

SCHODIŠŤOVÝ PŘEPÍNAČ, ŘAZENÍ 6
- 

KŘÍŽOVÝ PŘEPÍNAČ, ŘAZENÍ 7
- 


TLAČÍTKOVÝ SPÍNAČ NA VENTILÁTOR, ŘAZENÍ 1/0
- 

 
VENTILÁTOR
- 


VOLNÝ VÝVOD PRO SILOVÉ NÁPOJENÍ ELEKTROKOTLE + HDO
- 


KABELOVÁ TRASA SILNOPROUD

 
LEGENDA SLABOPROUDÝCH ELEMENTŮ


- 

Z ZVONKOVÉ TLAČÍTKO
- 

KABELOVÁ TRASA SLP
- 

STA ZÁSUVKA
- 

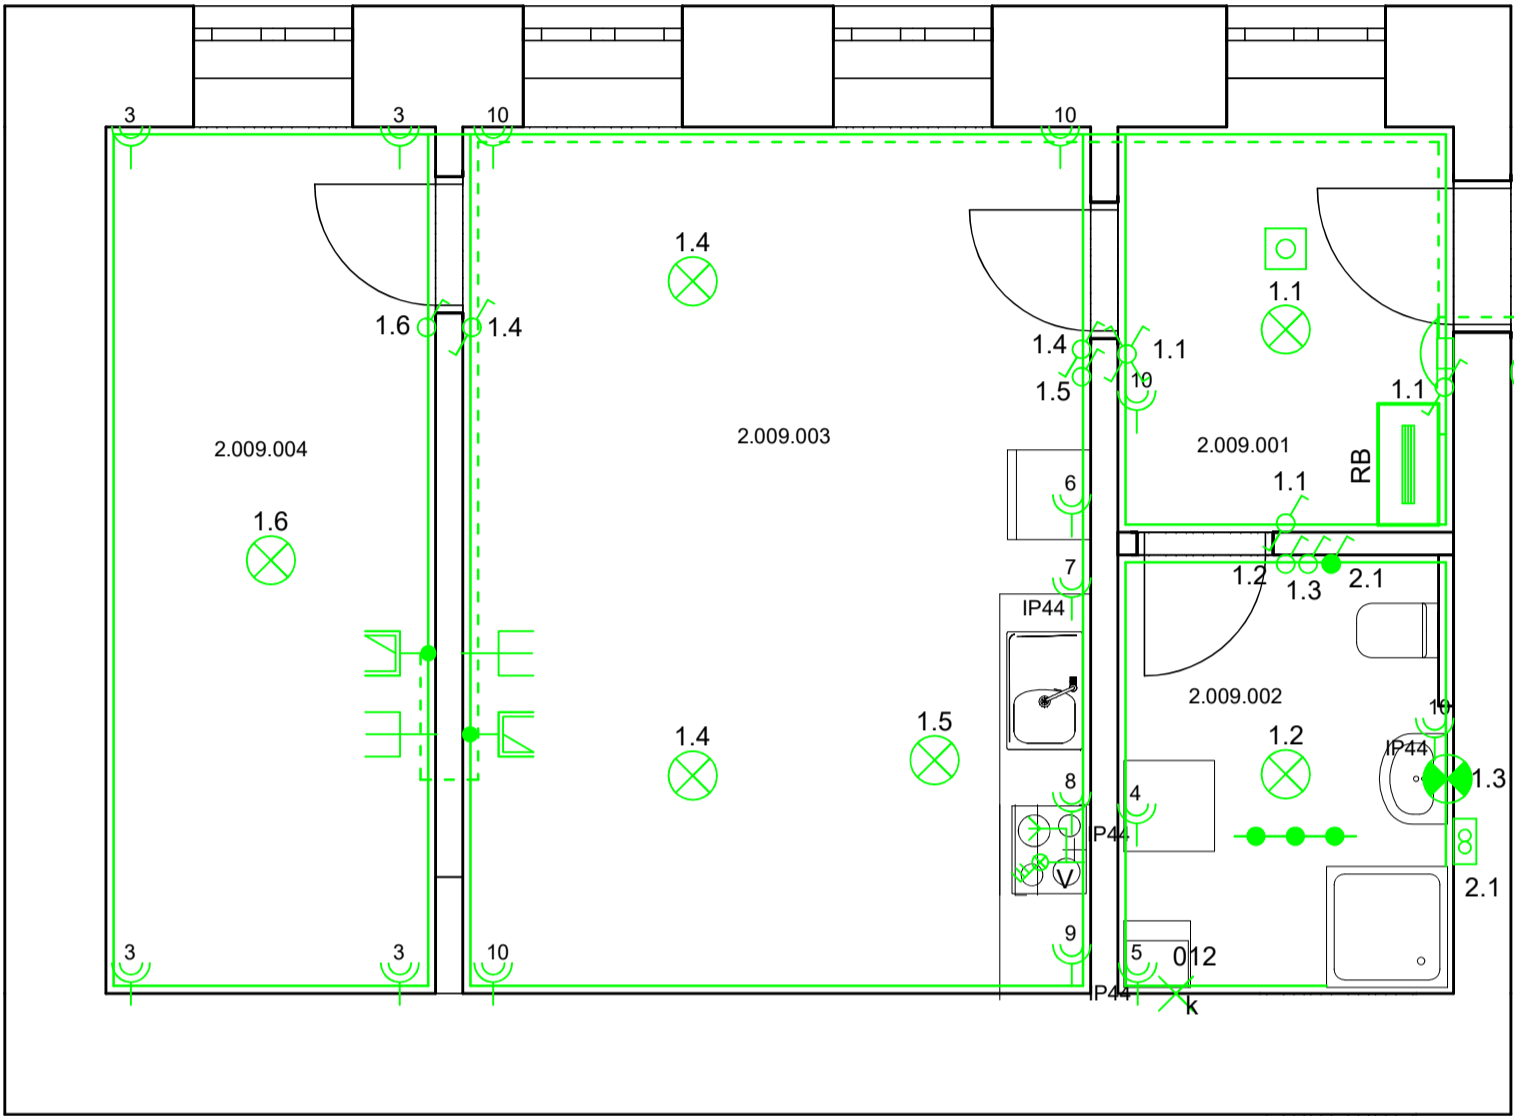
ZÁSUVKA 2xRJ45
- 

AUDIO TELEFON
- 

KRABICE SLP PRO PROPOJENÍ VNĚJŠÍ SLP S BYTOVÝM SLP (STA, UPC, OZ ATD), KRABICE KO100E

POZNÁMKY

- PŘESNÉ ROZMÍSTĚNÍ ZÁSUVEK ZA KUCHYŇSKOU LINKOU DLE MONTÁŽNÍCH ZÁSAD



REVIZE			
Index	Datum	Změna	Jméno



Projekty | Realizace | Projektový management
info@qualitygroup.cz | www.qualitygroup.cz
STAVTE CHYTŘE

STAVBA

ZHOTOVENÍ PROJEKTOVÉ DOKUMENTACE
NA OPRAVU BYTU LIDICKÁ 17, BYT Č. 9

MÍSTO STAVBY

Lidická 17
Brno
602 00

K.Ú.:
OKRES:
KRAJ:

Veverí [610372]
Brno-město
Jihomoravský

GENERÁLNÍ PROJEKTANT

Quality Group s.r.o., Příkop 843/4, 602 00 Brno
Č. 08879737, DIČ: yjym5d8

HLAVNÍ INŽENÝR PROJEKTU

Jiří Šoltes, jiri.soltes@qualitygroup.cz, tel.: +420 736 105 226

ZPRACOVATEL ODBORNÉ ČÁSTI

Karel Absolín
tel.: 732 481 227
e-mail: karel.absolin@qualitygroup.cz

STAVEBNÍK - INVESTOR

Statutární město Brno, městská část Brno-střed
Dominikánská 2, 601 69 Brno
IČO: 449 92 785

Č. SMLOUVY INVESTORA

MCBS/2022/0053474/NEMI

Č. SMLOUVY PROJEKTANTA

P-22-018-000

ODBORNÁ ČÁST

Silnoproudá a slaboproudá elektrotechnika

DATUM

06/2022

PARÉ

OBJEKT

SO01 Byt

MĚŘÍTKO

1:50

NÁZEV DOKUMENTU

PŮDORYS

KÓD ELEKTRONICKÉ VERZE DOKUMENTU

stavba	stupeň	část	výkres	profese	název dokumentu	revize
Lidická 17-9	DPS	D.101.06	02	ELI+SLP	Půdorys	00