


Tabulka místností		
Č.	Název místnosti	Plocha (m2)
4.012.01	Chodba	21,10
4.012.02	WC	1,76
4.012.03	Kuchyně	18,31
4.012.04	Spíž	2,80
4.012.05	Pokoj	11,59
4.012.06	Koupelna	7,33
4.012.07	Pokoj	35,48
4.012.08	Pokoj	31,06
4.012.09	Pokoj	35,91
4.012.10	Lodžie	3,66
4.012.11	Balkon	6,70
		175,70 m²

LEGENDA ZNAČENÍ

- CU 15x1, PŘÍVODNÍ POTRUBÍ TOPNÉ VODY, VEDENO VE ZDI, VČ. IZOLACE
- CU 15x1, VRATNÉ POTRUBÍ VRATNÉ VODY, VEDENO VE ZDI, VČ. IZOLACE
- CU 18x1, PŘÍVODNÍ POTRUBÍ TOPNÉ VODY, VEDENO VE ZDI, VČ. IZOLACE
- CU 18x1, VRATNÉ POTRUBÍ VRATNÉ VODY, VEDENO VE ZDI, VČ. IZOLACE
- NOVÝ TOPNÝ ŽEBŘÍK
- ▤ STÁVAJÍCÍ ČLÁNKOVÉ TĚLESO

POZNÁMKY

- POTRUBÍ TOPNÉ VODY JE Z MĚDI POLOTVRDÉ/TVRDÉ
- SPOJOVACÍ POTRUBÍ OTOPNÝCH TĚLES JE VEDENO VE STĚNĚ NAD SOKLEM A JE PŘIPOJENO ZE ZADU ZE SPODU DO OTOPNÝCH TĚLES
- POTRUBÍ BUDE OPATŘENO IZOLACÍ
- VEŠKERÉ PŘIPOJOVACÍ POTRUBÍ OTOPNÝCH TĚLES CU 15x1 A 18X1, POKUD NENÍ UVEDENO JINAK
- TRUBKOVÁ OTOPNÁ TĚLESA BUDOU PŘIPOJENA RADIÁTOROVÝM TERMOSTATICKÝM VENTILEM S PŘEDNASTAVENÍM PRO OTOPNÁ TĚLESA S DVOUTRUBKOVÝM PŘIPOJENÍM UMOŽŇUJÍCÍ UZAVŘENÍ A VYPUŠTĚNÍ TĚLESA. VEŠKERÉ ARMATURY BUDOU DN 15
- VŠECHNA TĚLESA OSAZENA TERMOSTATICKOU HLAVICÍ
- STÁVAJÍCÍ ČLÁNKOVÁ TĚLESA BUDOU OPATŘENA NOVÝM NÁTĚREM

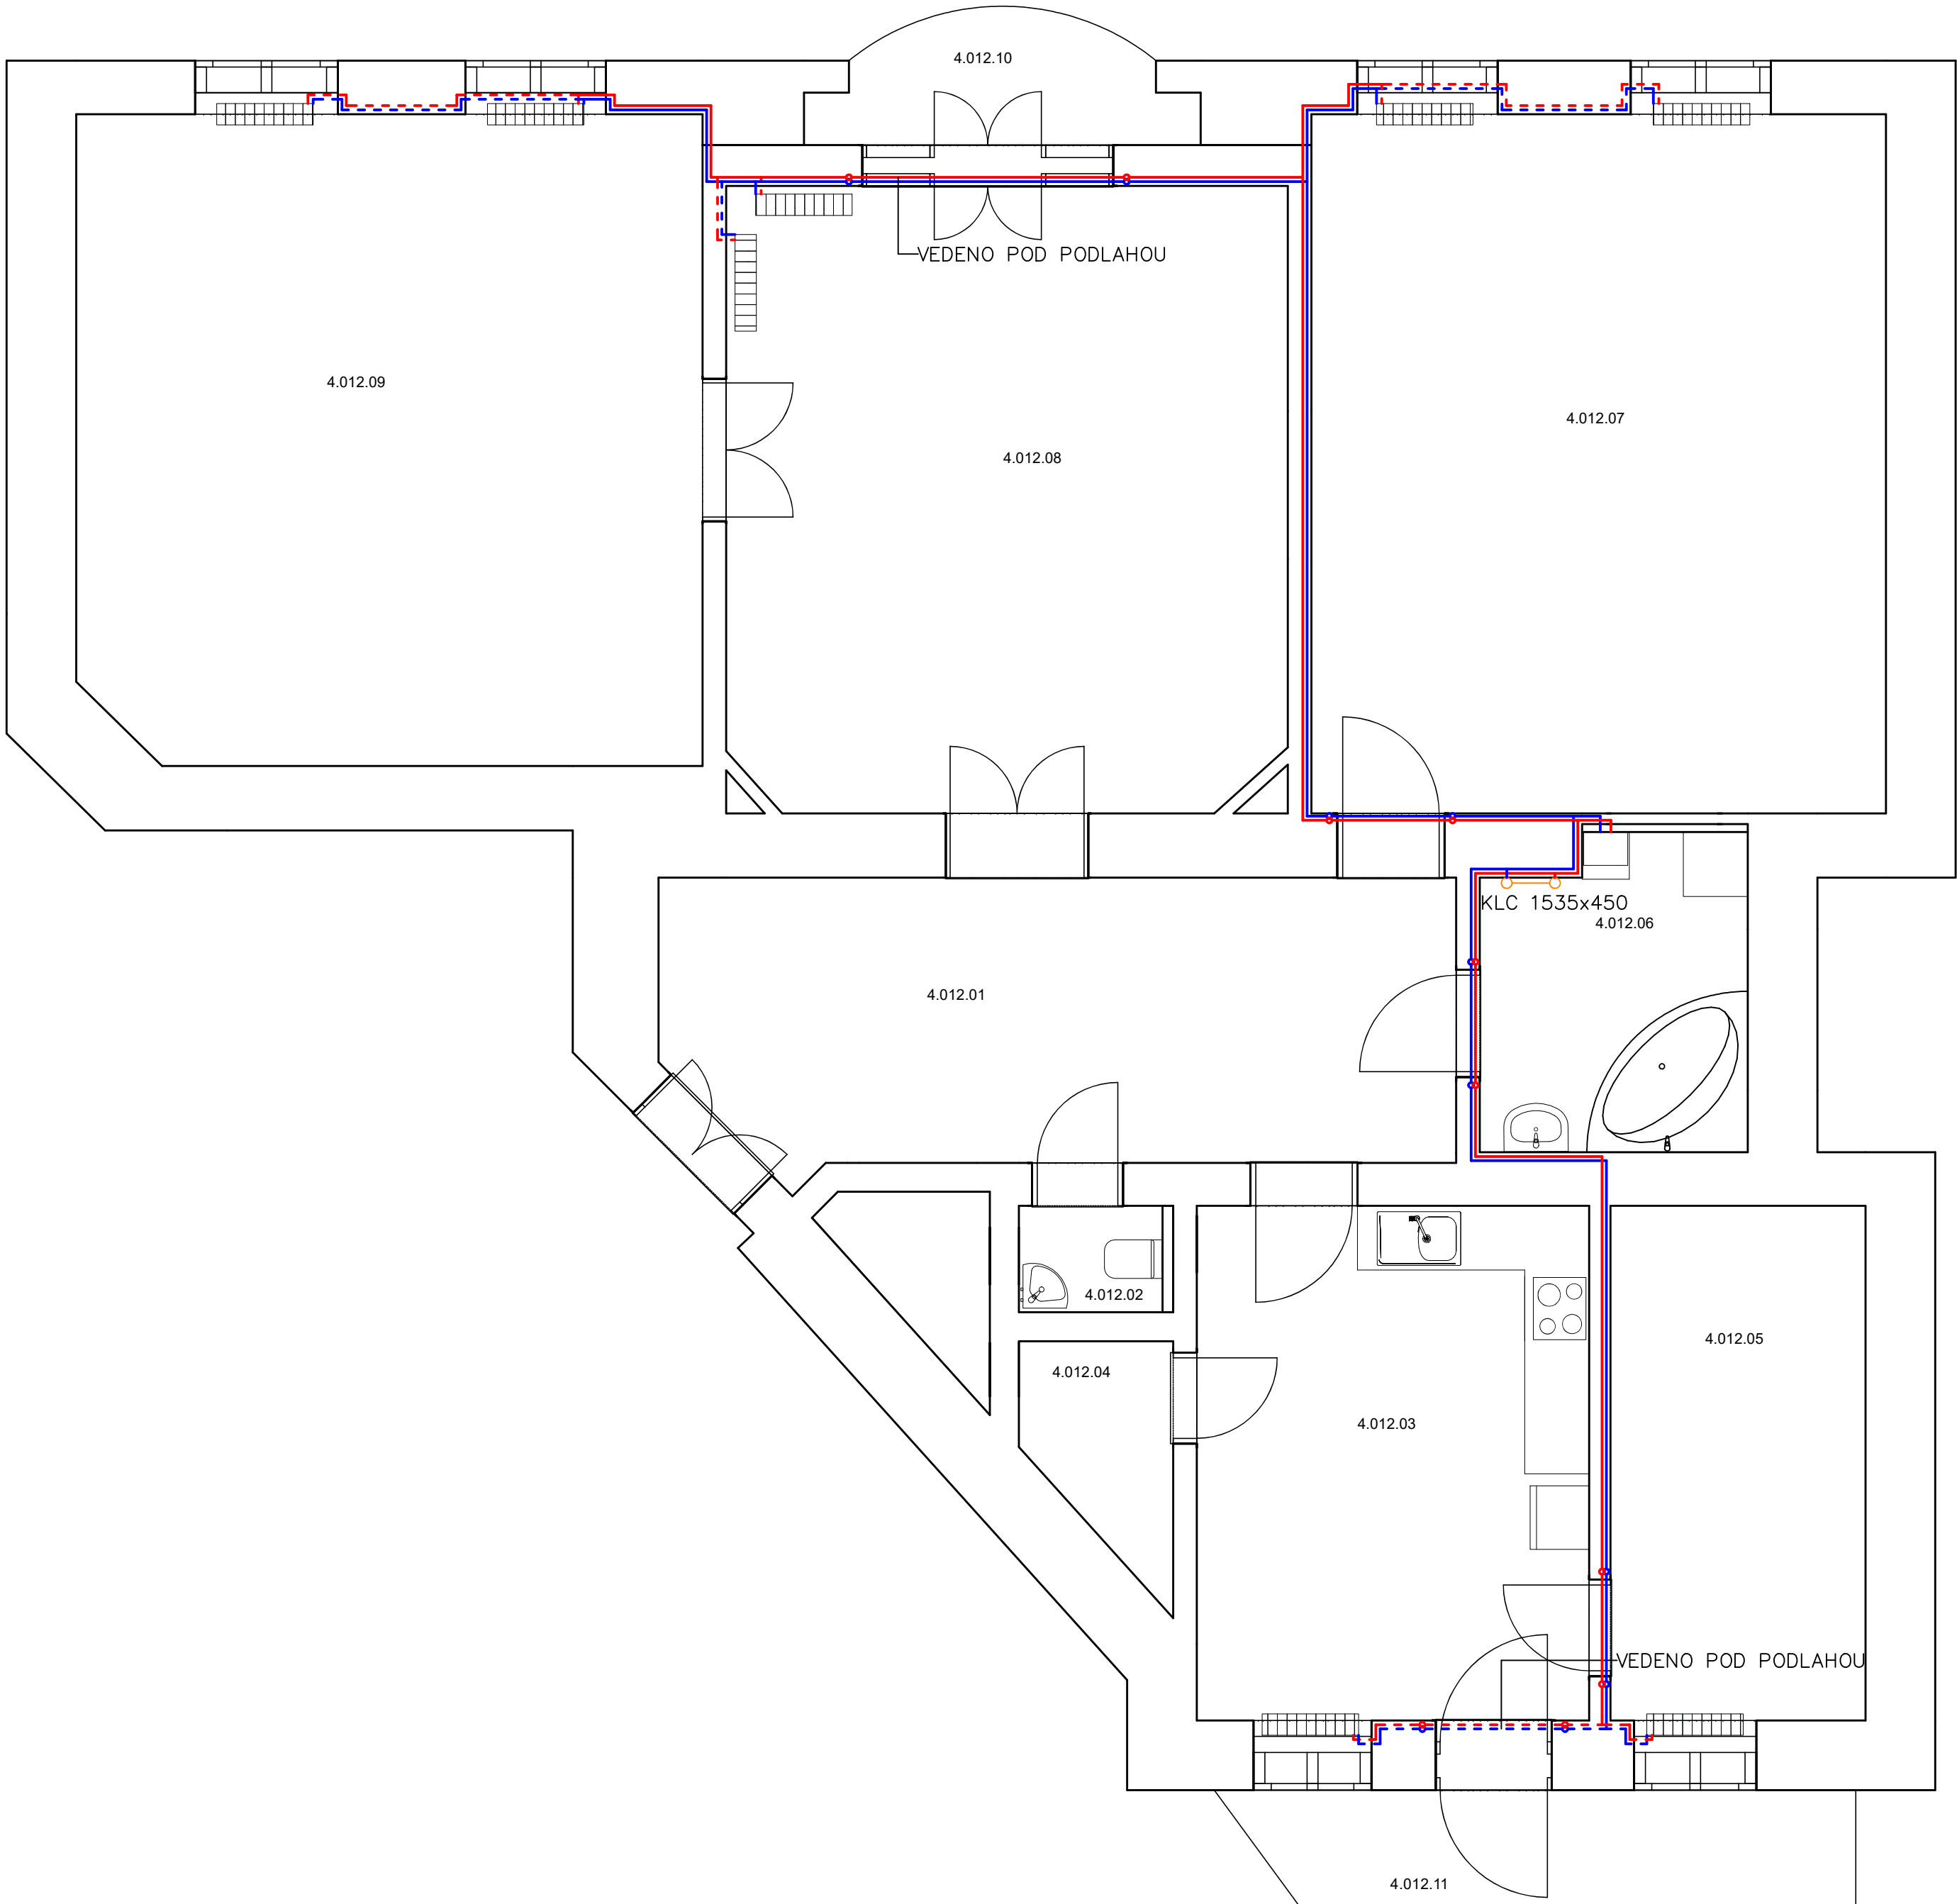

REVIZE			
Index	Datum	Změna	Jméno

<div><div>QUALITY GROUP</div><div>Projekty Realizace Projektový management info@qualitygroup.cz www.qualitygroup.cz STAVTE CHYTŘE</div></div>						
STAVBA ZHOTOVENÍ PROJEKTOVÉ DOKUMENTACE NA OPRAVU BYTU KONEČNÉHO NÁMĚSTÍ 1, BYT Č. 12						
MÍSTO STAVBY Konečného náměstí 1 Brno 602 00		K.Ú.: Veverří (610372) OKRES: Brno-střed KRAJ: Jihomoravský				
GENERÁLNÍ PROJEKTANT Quality Group s.r.o., Příkop 843/4, 602 00 Brno Č. 08879737, DI: yym5d8 HLAVNÍ INŽENÝR PROJEKTU Ing. Jiří Šoltes, jiri.soltes@qualitygroup.cz, tel.: +420 736 105 226 ZPRACOVATEL ODBORNÉ ČÁSTI Karel Absolín tel.: 732 481 227 e-mail: karel.absolin@qualitygroup.cz		AUTORIZACE				
STAVEBNÍK - INVESTOR Statutární město Brno, městská část Brno-střed Dominikánská 2, 601 69 Brno IČO: 449 92 785		Č. SMLOUVY INVESTORA MCBS/2022/0053474/NEMI Č. SMLOUVY PROJEKTANTA P-22-018-000				
ODBORNÁ ČÁST Ústřední vytápění		DATUM 06/2022	PARÉ			
OBJEKT S001 Byt		MĚŘÍTKO 1:50				
NÁZEV DOKUMENTU PŮDORYS						
KÓD ELEKTRONICKÉ VERZE DOKUMENTU						
stavba	stupeň	část	výkres	profese	název dokumentu	revize
Kone. n. 1-12	DPS	D.101.05	02	UV	Půdorys	00