









Tabulka místnosti		
Č.	Název místnosti	Plocha (m2)
2.009.001	Předsíň	6,62
2.009.002	Koupelna+WC	7,27
2.009.003	Obývací pokoj s kuch. koutem	24,46
2.009.004	Pokoj	12,83
		51,17 m²

LEGENDA ZNAČENÍ

-  NOVÉ STOUPACÍ POTRUBÍ VODY, POLOHA ORIENTAČNÍ, VČ. IZOLACE
-  PPR 20x3,4, TEPLÁ VODA, VEDENO VE ZDI, VČ. IZOLACE
-  PPR 20x3,4, STUDENÁ VODA, VEDENO VE ZDI, VČ. IZOLACE
-  PPR 25x4,2, TEPLÁ VODA, VEDENO VE ZDI, VČ. IZOLACE
-  PPR 25x4,2, STUDENÁ VODA, VEDENO VE ZDI, VČ. IZOLACE
-  VODOMĚRNÁ SESTAVA VČ. REDUKČNÍHO VENTILU
- S** POLOHA PRO SPORÁK
- WC** POLOHA PRO WC ZÁVĚSNÉ
KONSTRUKČNÍ PRVEK PRO WC S NÁDRŽKOU, WC MÍSA, SEDÁTKO
- SP** POLOHA PRO SPRCHU
VANA, ZÁPACHOVÝ UZÁVĚŘ, BATERIE SPRCHOVÁ A VANOVÁ
- U** POLOHA PRO UMYVADLO
UMYVADLO, BATERIE, ZÁPACHOVÁ UZÁVĚŘA, 2x ROHOVÝ VENTIL DN15
- D** POLOHA PRO DŘEZ
DŘEZ, BATERIE, ZÁPACHOVÁ UZÁVĚŘA – KUCH. LINKA NENÍ DODÁVKA STAVBY
2x ROHOVÝ VENTIL DN15
- AP** POLOHA PRO PRAČKU
PRAČKA – NENÍ DODÁVKA STAVBY
1x ROHOVÝ VENTIL PRAČKOVÝ DN15, ZÁPACHOVÁ UZÁVĚŘA PODOMÍTKOVÁ DN50
- L** POLOHA PRO LEDNÍČKU
- K** POLOHA PRO ELEKTROKOTEL S EXTERNÍM ZÁSOBNIKEM VODY

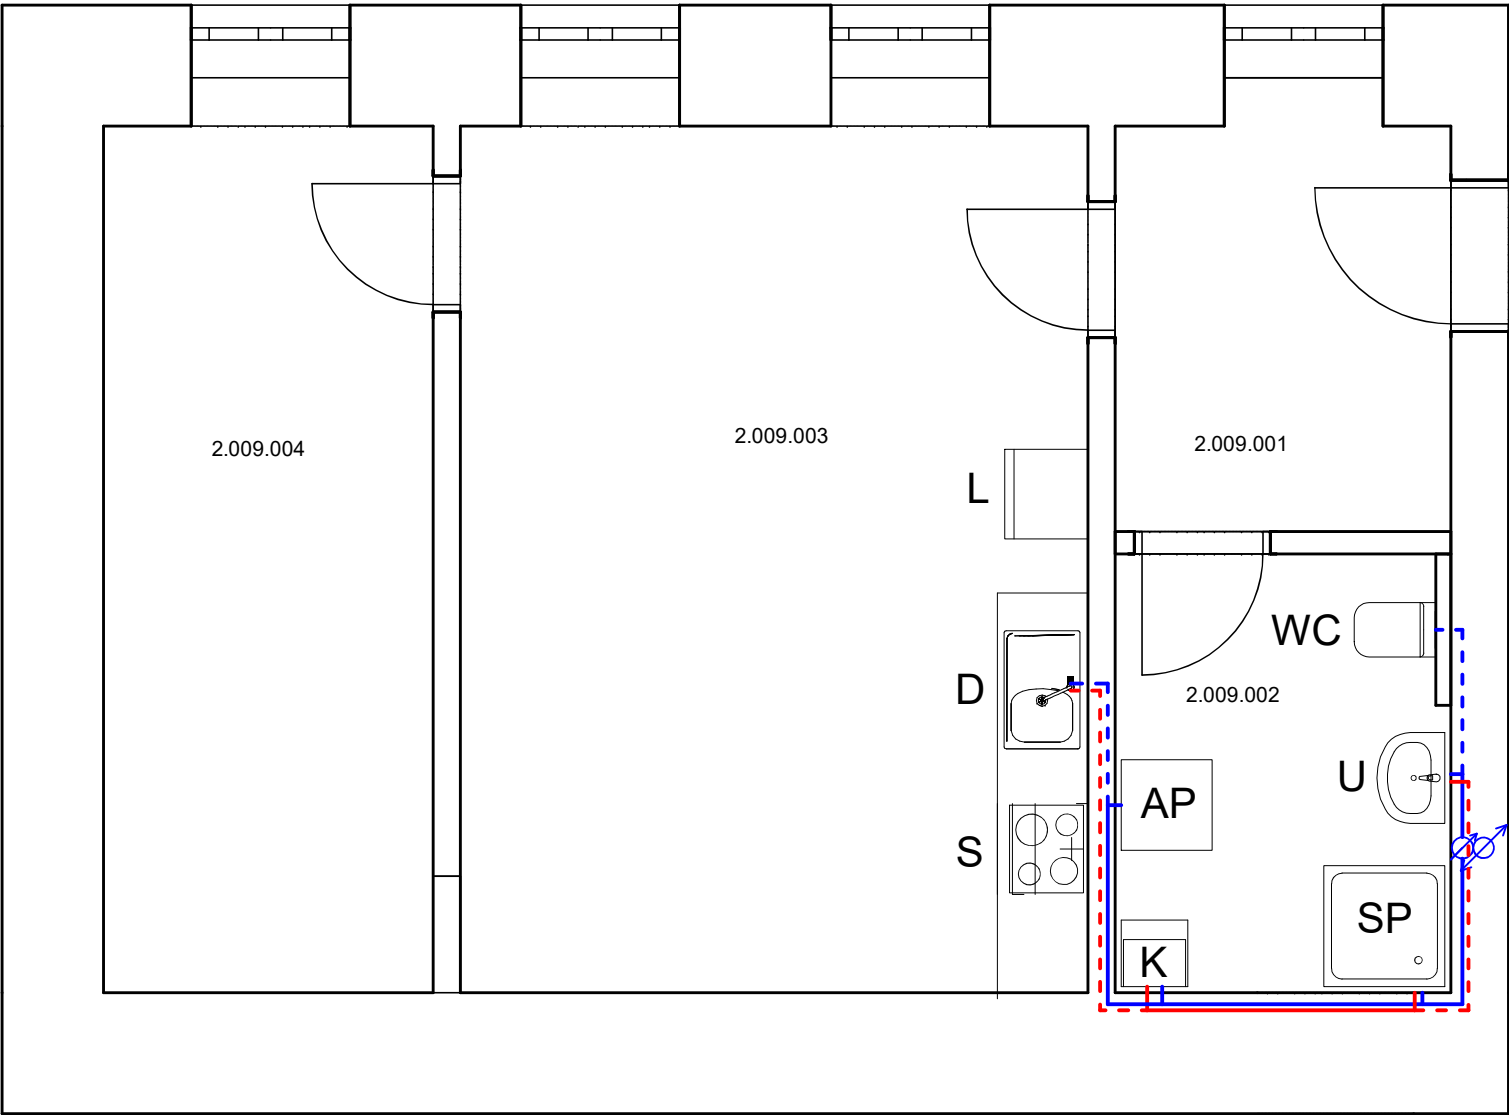

REVIZE			
Index	Datum	Změna	Jméno



Projekty | Realizace | Projektový management
info@qualitygroup.cz | www.qualitygroup.cz
STAVTE CHYTŘE

STAVBA

ZHOTOVENÍ PROJEKTOVÉ DOKUMENTACE
NA OPRAVU BYTU LIDICKÁ 17, BYT Č. 9

MÍSTO STAVBY

Lidická 17
Brno
602 00

K.Ú.:

Veveří (610372)

OKRES:

Brno-město

KRAJ:

Jihomoravský

GENERÁLNÍ PROJEKTANT

Quality Group s.r.o., Příkop 843/4, 602 00 Brno
Č. 08879737, DIČ: yyvm5d8

HLAVNÍ INŽENÝR PROJEKTU

Ing. Jiří Šoltes, jiri.soltes@qualitygroup.cz, tel.: +420 736 105 226

ZPRACOVATEL ODBORNÉ ČÁSTI

Karel Absolín
tel.: 732 481 227
e-mail: karel.absolin@qualitygroup.cz

AUTORIZACE

STAVEBNÍK - INVESTOR

Statutární město Brno, městská část Brno-střed
Dominikánská 2, 601 69 Brno
IČO: 449 92 785

Č. SMLOUVY INVESTORA

MCBS/2022/0053474/NEMI

Č. SMLOUVY PROJEKTANTA

P-22-018-000

ODBORNÁ ČÁST

Zdravotně technické instalace

OBJEKT

SO01 Byt

DATUM

06/2022

PARÉ

MĚŘÍTKO

1:50

NÁZEV DOKUMENTU

PŮDORYS - VODOINSTALACE

KÓD ELEKTRONICKÉ VERZE DOKUMENTU						
stavba	stupeň	část	výkres	profese	název dokumentu	revize
Lidická 17-9	DPS	D.101.04	02	ZTI	Půdorys - V	00