


Tabulka místností		
Č.	Název místnosti	Plocha (m2)
2.009.001	Předsíň	6,62
2.009.002	Koupelna+WC	7,27
2.009.003	Obývací pokoj s kuch. koutem	24,46
2.009.004	Pokoj	12,83
		51,17 m²

LEGENDA ZNAČENÍ

- - - - - CU 15x1, PŘÍVODNÍ POTRUBÍ TOPNÉ VODY, VEDENO VE ZDI, VČ. IZOLACE
- - - - - CU 15x1, VRATNÉ POTRUBÍ VRATNÉ VODY, VEDENO VE ZDI, VČ. IZOLACE
- CU 18x1, PŘÍVODNÍ POTRUBÍ TOPNÉ VODY, VEDENO VE ZDI, VČ. IZOLACE
- CU 18x1, VRATNÉ POTRUBÍ VRATNÉ VODY, VEDENO VE ZDI, VČ. IZOLACE
- NOVÝ TOPNÝ ŽEBŘÍK
- NOVÉ DESKOVÉ OTOPNÉ TĚLESO

POZNÁMKY

- POTRUBÍ TOPNÉ VODY JE Z MĚDI POLOTVRDÉ/TVRDÉ
- SPOJOVACÍ POTRUBÍ OTOPNÝCH TĚLES JE VEDENO VE STĚNĚ NAD SOKLEM A JE PŘÍPOJENO ZE ZADU ZE SPODU DO OTOPNÝCH TĚLES
- POTRUBÍ BUDE OPATŘENO IZOLACÍ
- VEŠKERÉ PŘÍPOJOVACÍ POTRUBÍ OTOPNÝCH TĚLES CU 15x1, POKUD NENÍ UVEDENO JINAK
- TRUBKOVÁ OTOPNÁ TĚLESA BUDOU PŘÍPOJENA RADIÁTOROVÝM TERMOSTATICKÝM VENTILEM S PŘEDNASTAVENÍM PRO OTOPNÁ TĚLESA S DVOUTRUBKOVÝM PŘÍPOJENÍM UMOŽŇUJÍCÍ UZAVŘENÍ A VYPUŠTĚNÍ TĚLESA. VEŠKERÉ ARMATURY BUDOU DN 15
- VŠECHNA TĚLESA OSAZENA TERMOSTATICKOU HLAVICÍ

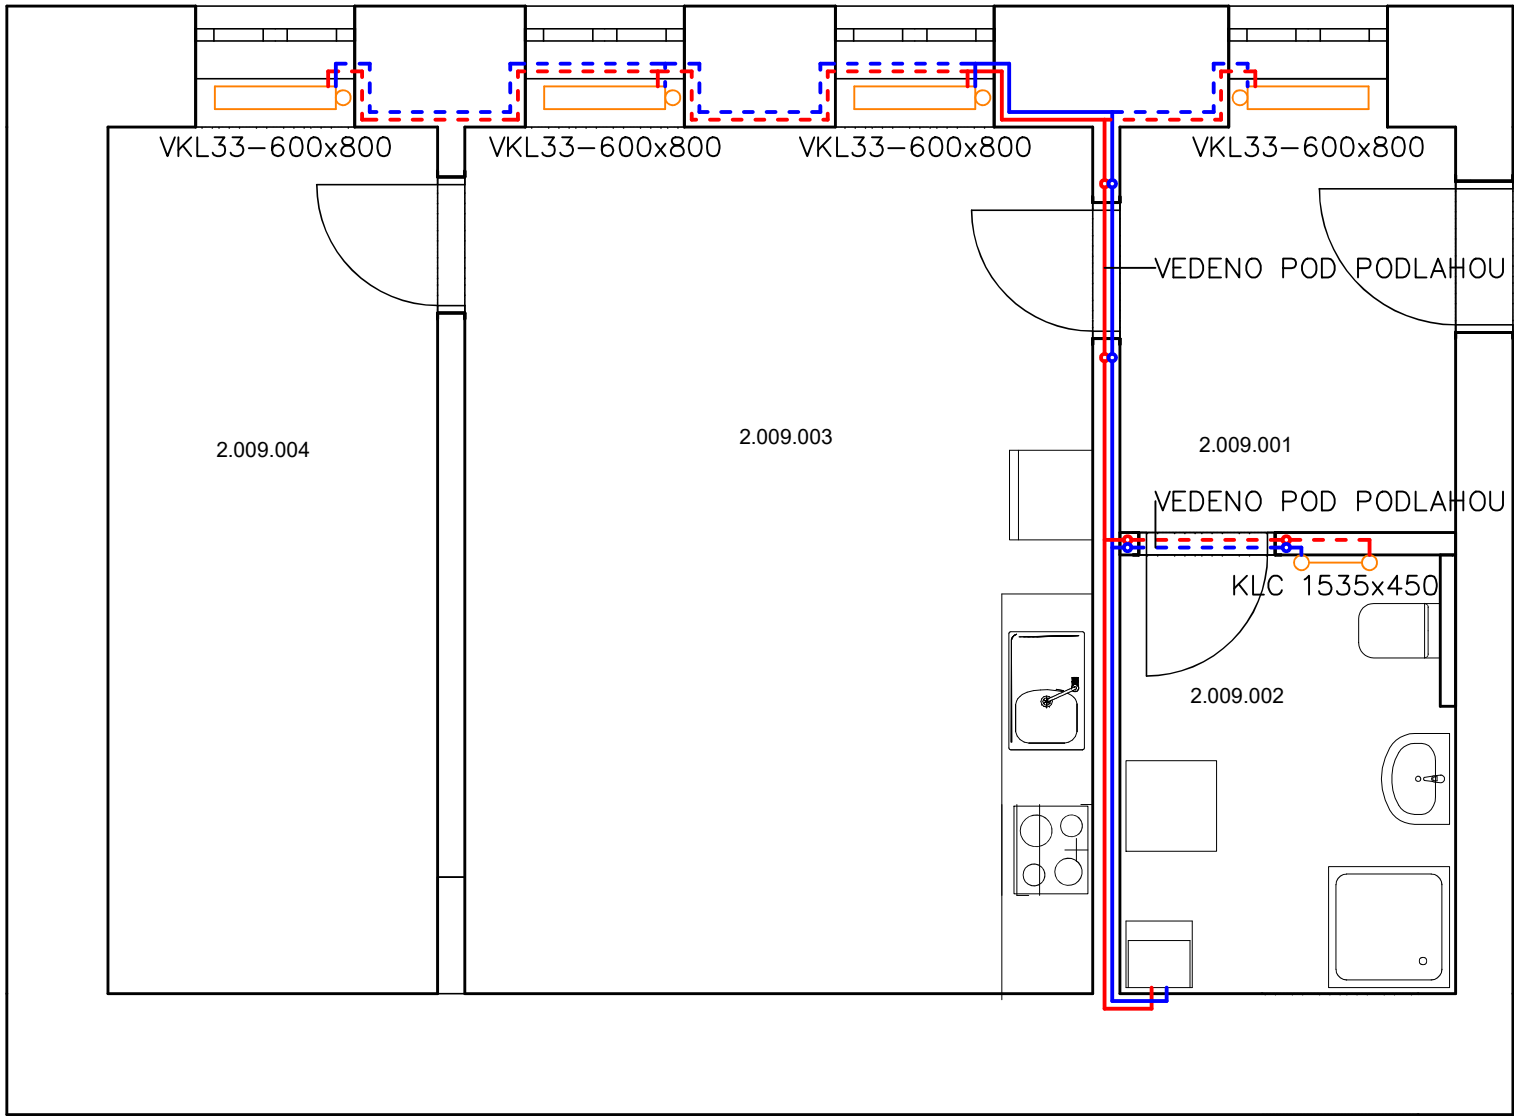

REVIZE		
Index	Datum	Změna

Projekty | Realizace | Projektový management
info@qualitygroup.cz | www.qualitygroup.cz
STAVTE CHYTŘE

STAVBA

ZHOTOVENÍ PROJEKTOVÉ DOKUMENTACE
NA OPRAVU BYTU LIDICKÁ 17, BYT Č. 9

MÍSTO STAVBY
Lidická 17
Brno
602 00

K.Ú.:
Brno-město
OKRES:
Jihomoravský

Veverří [610372]

GENERÁLNÍ PROJEKTANT
Quality Group s.r.o., Příkop 843/4, 602 00 Brno
Č. 08879737, DI: yym5d8

HLAVNÍ INŽENÝR PROJEKTU
Ing. Jiří Šoltes, jiri.soltes@qualitygroup.cz, tel.: +420 736 105 226

ZPRACOVATEL ODBORNÉ ČÁSTI
Karel Absolín
tel.: 732 481 227
e-mail: karel.absolin@qualitygroup.cz

AUTORIZACE

STAVEBNÍK - INVESTOR
Statutární město Brno, městská část Brno-střed
Dominikánská 2, 601 69 Brno
IČO: 449 92 785

Č. SMLOUVY INVESTORA
MCBS/2022/0053474/NEMI

Č. SMLOUVY PROJEKTANTA
P-22-018-000

ODBORNÁ ČÁST
Ústřední vytápění

DATUM
06/2022

PARÉ

OBJEKT
S001 Byt

MĚŘÍTKO
1:50

NÁZEV DOKUMENTU

PŮDORYS

KÓD ELEKTRONICKÉ VERZE DOKUMENTU

stavba	stupeň	část	výkres	profese	název dokumentu	revize
Lidická 17-9	DPS	D.101.05	02	UV	Půdorys	00