


LEGENDA ZNAČENÍ

- - - - - CU 15x1, PŘÍVODNÍ POTRUBÍ TOPNÉ VODY, VEDENO VE ZDI, VČ. IZOLACE
- - - - - CU 15x1, VRATNÉ POTRUBÍ VRATNÉ VODY, VEDENO VE ZDI, VČ. IZOLACE
- - - - - CU 18x1, PŘÍVODNÍ POTRUBÍ TOPNÉ VODY, VEDENO VE ZDI, VČ. IZOLACE
- - - - - CU 18x1, VRATNÉ POTRUBÍ VRATNÉ VODY, VEDENO VE ZDI, VČ. IZOLACE
- - NOVÝ TOPNÝ ŽEBŘÍK
- ▤ - STÁVAJÍCÍ ČLÁNKOVÉ TĚLESO

POZNÁMKY

- POTRUBÍ TOPNÉ VODY JE Z MĚDI POLOTVRDÉ/TVRDÉ
- SPOJOVACÍ POTRUBÍ OTOPNÝCH TĚLES JE VEDENO VE STĚNĚ NAD SOKLEM A JE PŘIPOJENO ZE ZADU ZE SPODU DO OTOPNÝCH TĚLES
- POTRUBÍ BUDE OPATŘENO IZOLACÍ
- VEŠKERÉ PŘIPOJOVACÍ POTRUBÍ OTOPNÝCH TĚLES CU 15x1 A 18x1, POKUD NENÍ UVEDENO JINAK
- TRUBKOVÁ OTOPNÁ TĚLESA BUDOU PŘIPOJENA RADIÁTOROVÝM TERMOSTATICKÝM VENTILEM S PŘEDNASTAVENÍM PRO OTOPNÁ TĚLESA S DVOUTRUBKOVÝM PŘIPOJENÍM UMOŽŇUJÍCÍ UZAVŘENÍ A VYPUŠTĚNÍ TĚLESA. VEŠKERÉ ARMATURY BUDOU DN 15
- VŠECHNA TĚLESA OSAZENA TERMOSTATICKOU HLAVICÍ
- STÁVAJÍCÍ ČLÁNKOVÁ TĚLESA BUDOU OPATŘENA NOVÝM NÁTĚREM

Tabulka místnosti		
Č.	Název místnosti	Plocha (m2)
5.019.01	Předsíň	6,11
5.019.02	Koupelna + WC	3,93
5.019.03	Kuchyň	9,26
5.019.04	Technická místnost	3,99
5.019.05	Pokoj	22,67
5.019.06	Pokoj	31,69
5.019.07	Balkón	5,98
5.019.08	Balkón	2,21
		<b>85,84 m²</b>

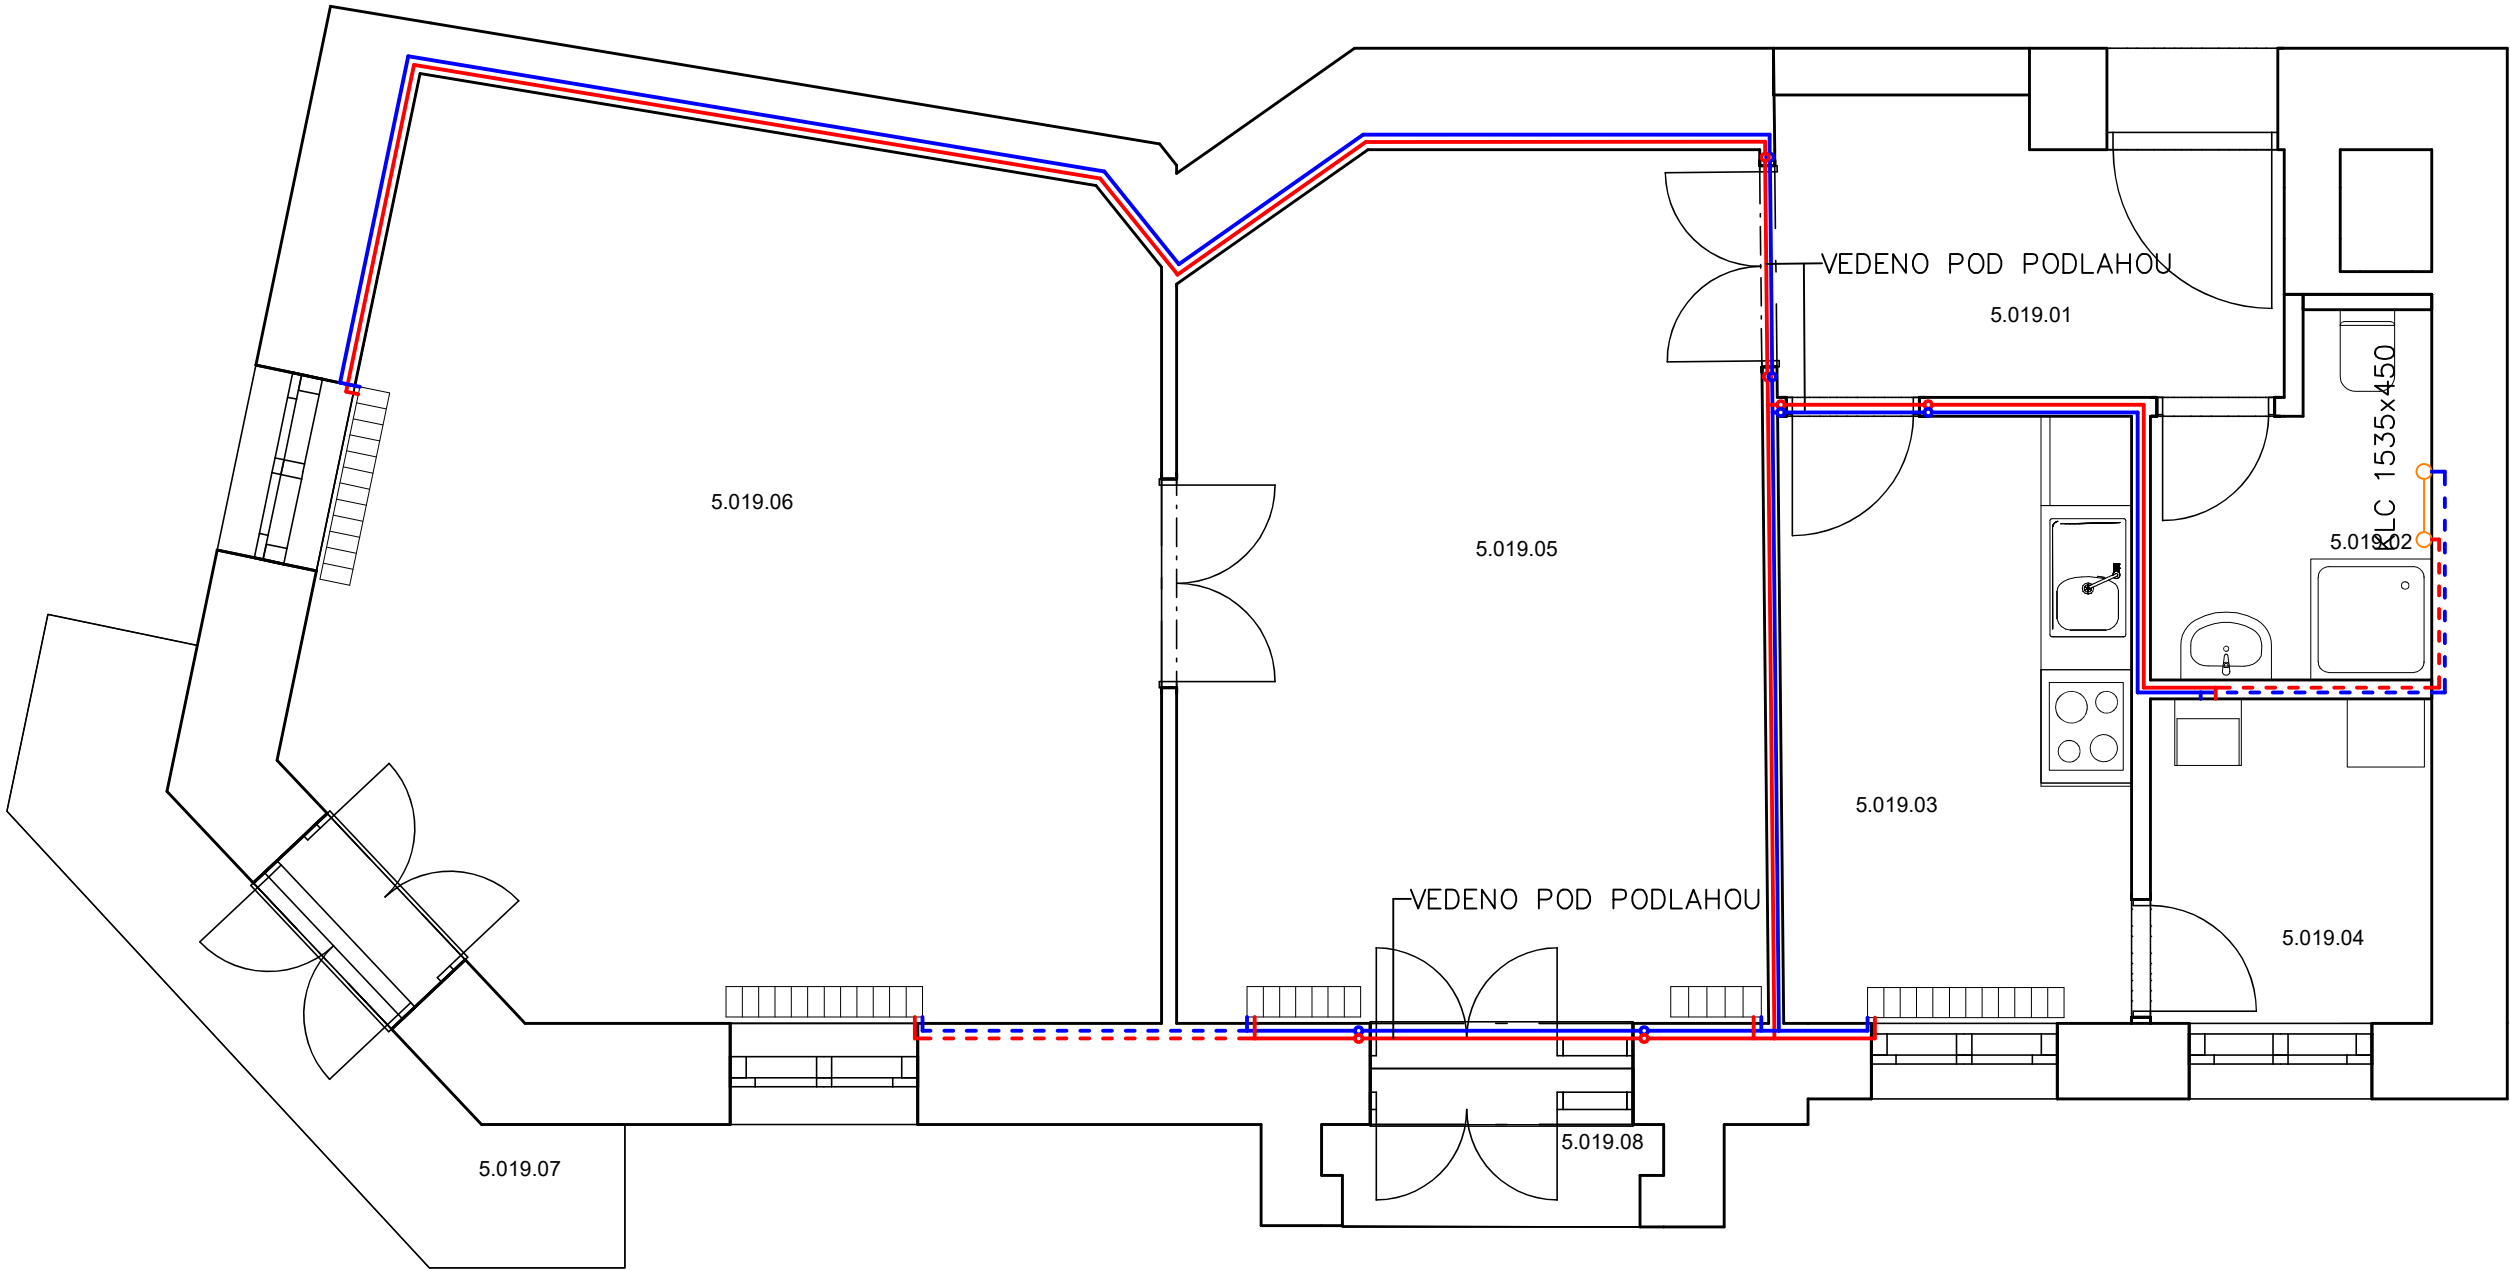

REVIZE			
Index	Datum	Změna	Jméno

Projekty | Realizace | Projektový management  
info@qualitygroup.cz | www.qualitygroup.cz  
STAVTE CHYTŘE

STAVBA

ZHOTOVENÍ PROJEKTOVÉ DOKUMENTACE  
NA OPRAVU BYTU ZÁMEČNICKÁ 8, BYT Č. 19

MÍSTO STAVBY  
Zámečnická 8  
Brno  
602 00

KÚ: Město Brno (610003)  
OKRES: Brno-město  
KRAJ: Jihomoravský

GENERÁLNÍ PROJEKTANT  
Quality Group s.r.o., Příkop 843/4, 602 00 Brno  
IČ: 08879737, DI: yuvn58

AUTORIZACE

HLAVNÍ INŽENÝR PROJEKTU  
Ing. Jiri Soltes, jiri.soltes@qualitygroup.cz, tel.: +420 736 105 226

ZPRACOVATEL ODBORNÉ ČÁSTI  
Karel Absolín  
tel.: 732 481 227  
e-mail: karel.absolin@qualitygroup.cz

STAVEBNÍK - INVESTOR  
Statutární město Brno, městská část Brno-střed  
Dominikánská 2, 601 69 Brno  
IČO: 449 92 785

Č. SMLOUVY INVESTORA  
MCBS/2022/0053474/NEMI  
Č. SMLOUVY PROJEKTANTA  
P-22-018-000

ODBOBNÁ ČÁST  
Ústřední vytápění

DATUM  
06/2022

OBJEKT  
S001 Byt

MĚŘÍTKO  
1:50

PARÉ

NÁZEV DOKUMENTU

PŮDORYS

KÓD ELEKTRONICKÉ VERZE DOKUMENTU

stavba	staveň	část	výkres	profese	název dokumentu	revize
Záme. 8-19	DPS	D.101.05	02	UV	Půdorys	00