



 


 
 


 
 







 


LEGENDA SILNOPROUDÝCH ELEMENTŮ

-  DVOJITÁ ZÁSUVKA POD OMÍTKU 230V, 16A, x ČÍSLO OKRUHU
-  DVOJITÁ ZÁSUVKA POD OMÍTKU 230V, KRYTÍ IP44, 16A, x ČÍSLO OKRUHU
-  SPORÁKOVÁ KOMBINACE, 400V, 20A, IP20, ZAPUŠTĚNÁ, EL. VARNÁ DESKA
-  ROZVÁDĚČ BYTOVÝ
-  OCHRANNÉ POSPOJOVÁNÍ
-  VOLNÝ KABEL S OBJÍMKOU A ŽÁROVKOU – STĚNA
-  VOLNÝ VÝVOD S OBJÍMKOU A ŽÁROVKOU – STROP
-  AUTONOMNÍ HLÁŠIČ KOUŘE
-  JEDNOPÓLOVÝ VYPÍNAČ, ŘAZENÍ 1
-  SCHODIŠŤOVÝ PŘEPÍNAČ, ŘAZENÍ 6
-  KŘÍŽOVÝ PŘEPÍNAČ, ŘAZENÍ 7
-  TLAČÍTKOVÝ SPÍNAČ NA VENTILÁTOR, ŘAZENÍ 1/0
-  VENTILÁTOR
-  VOLNÝ VÝVOD PRO SILOVÉ NÁPOJENÍ ELEKTROKOTLE + HDO
-  KABELOVÁ TRASA SILNOPROUD

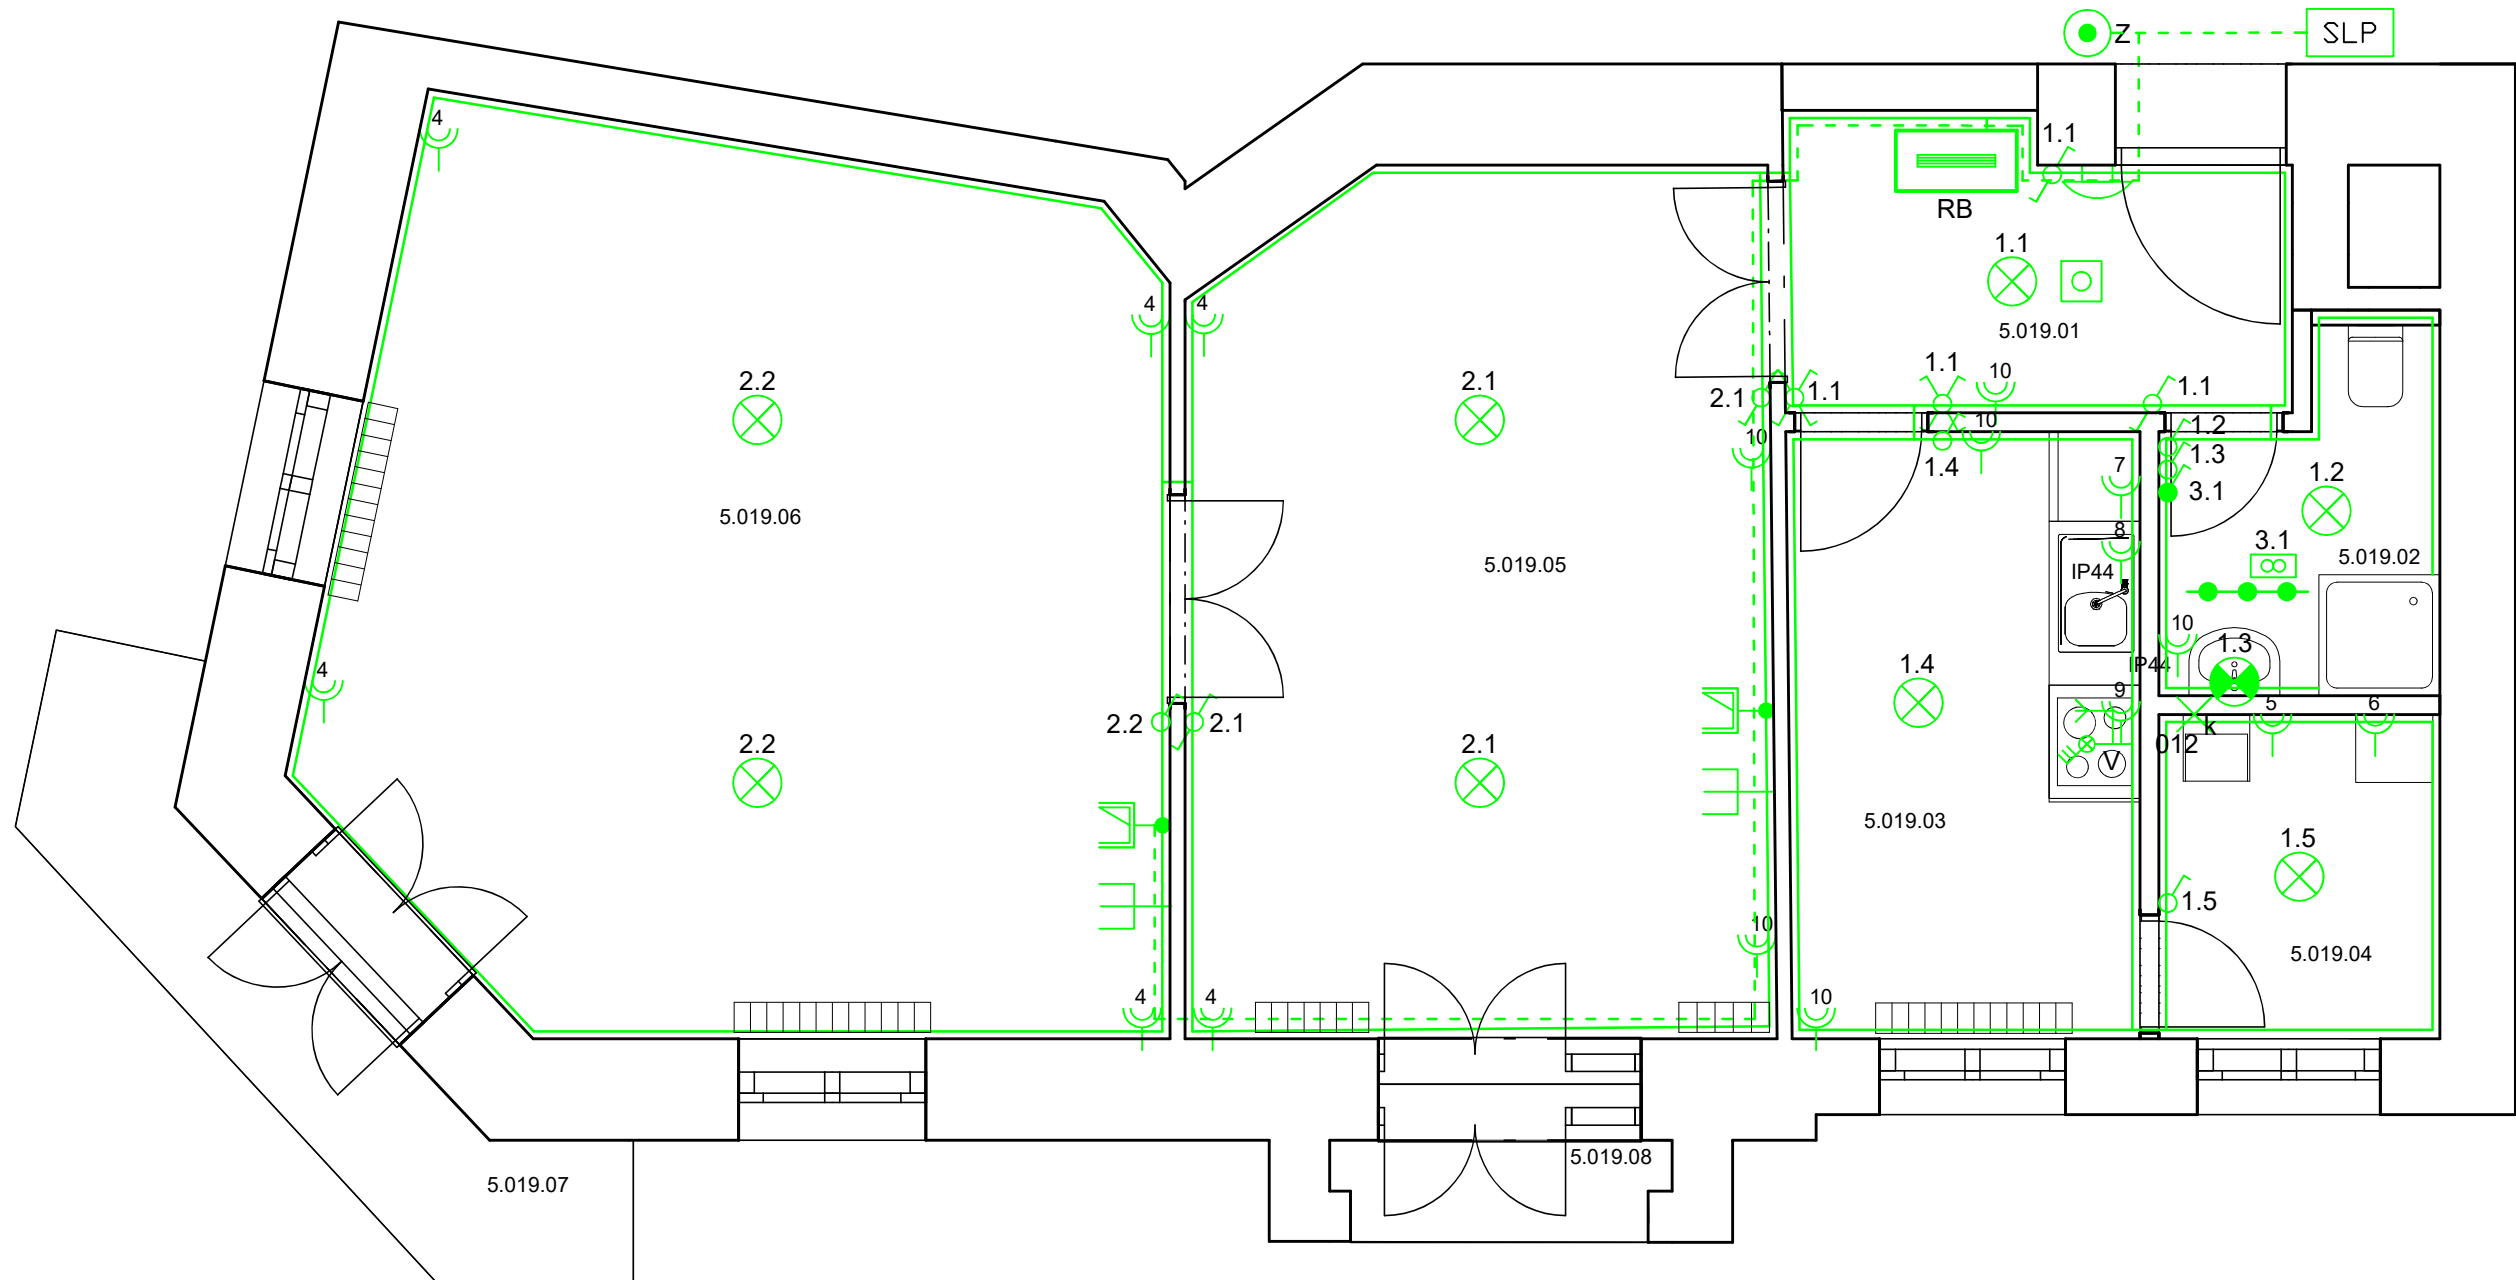
LEGENDA SLABOPROUDÝCH ELEMENTŮ

-  Z ZVONKOVÉ TLAČÍTKO
-  KABELOVÁ TRASA SLP
-  STA ZÁSUVKA
-  ZÁSUVKA 2xRJ45
-  AUDIO TELEFON
-  KRBICE SLP PRO PROPOJENÍ VNĚJŠÍ SLP S BYTOVÝM SLP (STA, UPC, O2 ATD), KRBICE K0100E

POZNÁMKY

– PŘESNÉ ROZMÍSTĚNÍ ZÁSUVK ZA KUCHYŇSKOU LINKOU
DLE MONTÁŽNÍCH ZÁSAD

Tabulka místností		
Č.	Název místnosti	Plocha (m2)
5.019.01	Předsíň	6,11
5.019.02	Koupelna + WC	3,93
5.019.03	Kuchyň	9,26
5.019.04	Technická místnost	3,99
5.019.05	Pokoj	22,67
5.019.06	Pokoj	31,69
5.019.07	Balkón	5,98
5.019.08	Balkón	2,21
		85,84 m²



REVIZE			
Index	Datum	Změna	Jméno

		Projekty Realizace Projektový management info@qualitygroup.cz www.qualitygroup.cz	
STAVBA		ZHOTOVENÍ PROJEKTOVÉ DOKUMENTACE NA OPRAVU BYTU ZÁMEČNICKÁ 8, BYT Č. 19	
MÍSTO STAVBY Zámečnická 8 Brno 602 00		KÚ: Město Brno (610003) OKRES: Brno-město KRAJ: Jihomoravský	
GENERÁLNÍ PROJEKTANT Quality Group s.r.o., Příkop 843/4, 602 00 Brno IČ: 08879737, DI: yuvn588		AUTORIZACE	
HLAVNÍ INŽENÝR PROJEKTU Ing. Jiri Soltes, jiri.soltes@qualitygroup.cz, tel.: +420 736 105 226		ZPRACOVATEL ODBORNÉ ČÁSTI Karel Absolin tel.: 732 481 227 e-mail: karel.absolin@qualitygroup.cz	
STAVEBNÍK - INVESTOR Statutární město Brno, městská část Brno-střed Dominikánská 2, 601 69 Brno IČO: 449 92 785		Č. SMLOUVY INVESTORA MCBS/2022/0053474/NEMI Č. SMLOUVY PROJEKTANTA P-22-018-000	
ODBOBNÁ ČÁST Silnoproudá elektrotechnika + SLP		DATUM 06/2022	PARÉ
OBJEKT S001 Byt		MĚŘÍTKO 1:50	
NÁZEV DOKUMENTU PŮDORYS			
KÓD ELEKTRONICKÉ VERZE DOKUMENTU			
stavba	stupeň	část	výkres
Záme. 8-19	DPS	D.101.06	02
profese		název dokumentu	revize
ELI-SLP		Půdorys	00