


ORLÍ 22, BYT 7

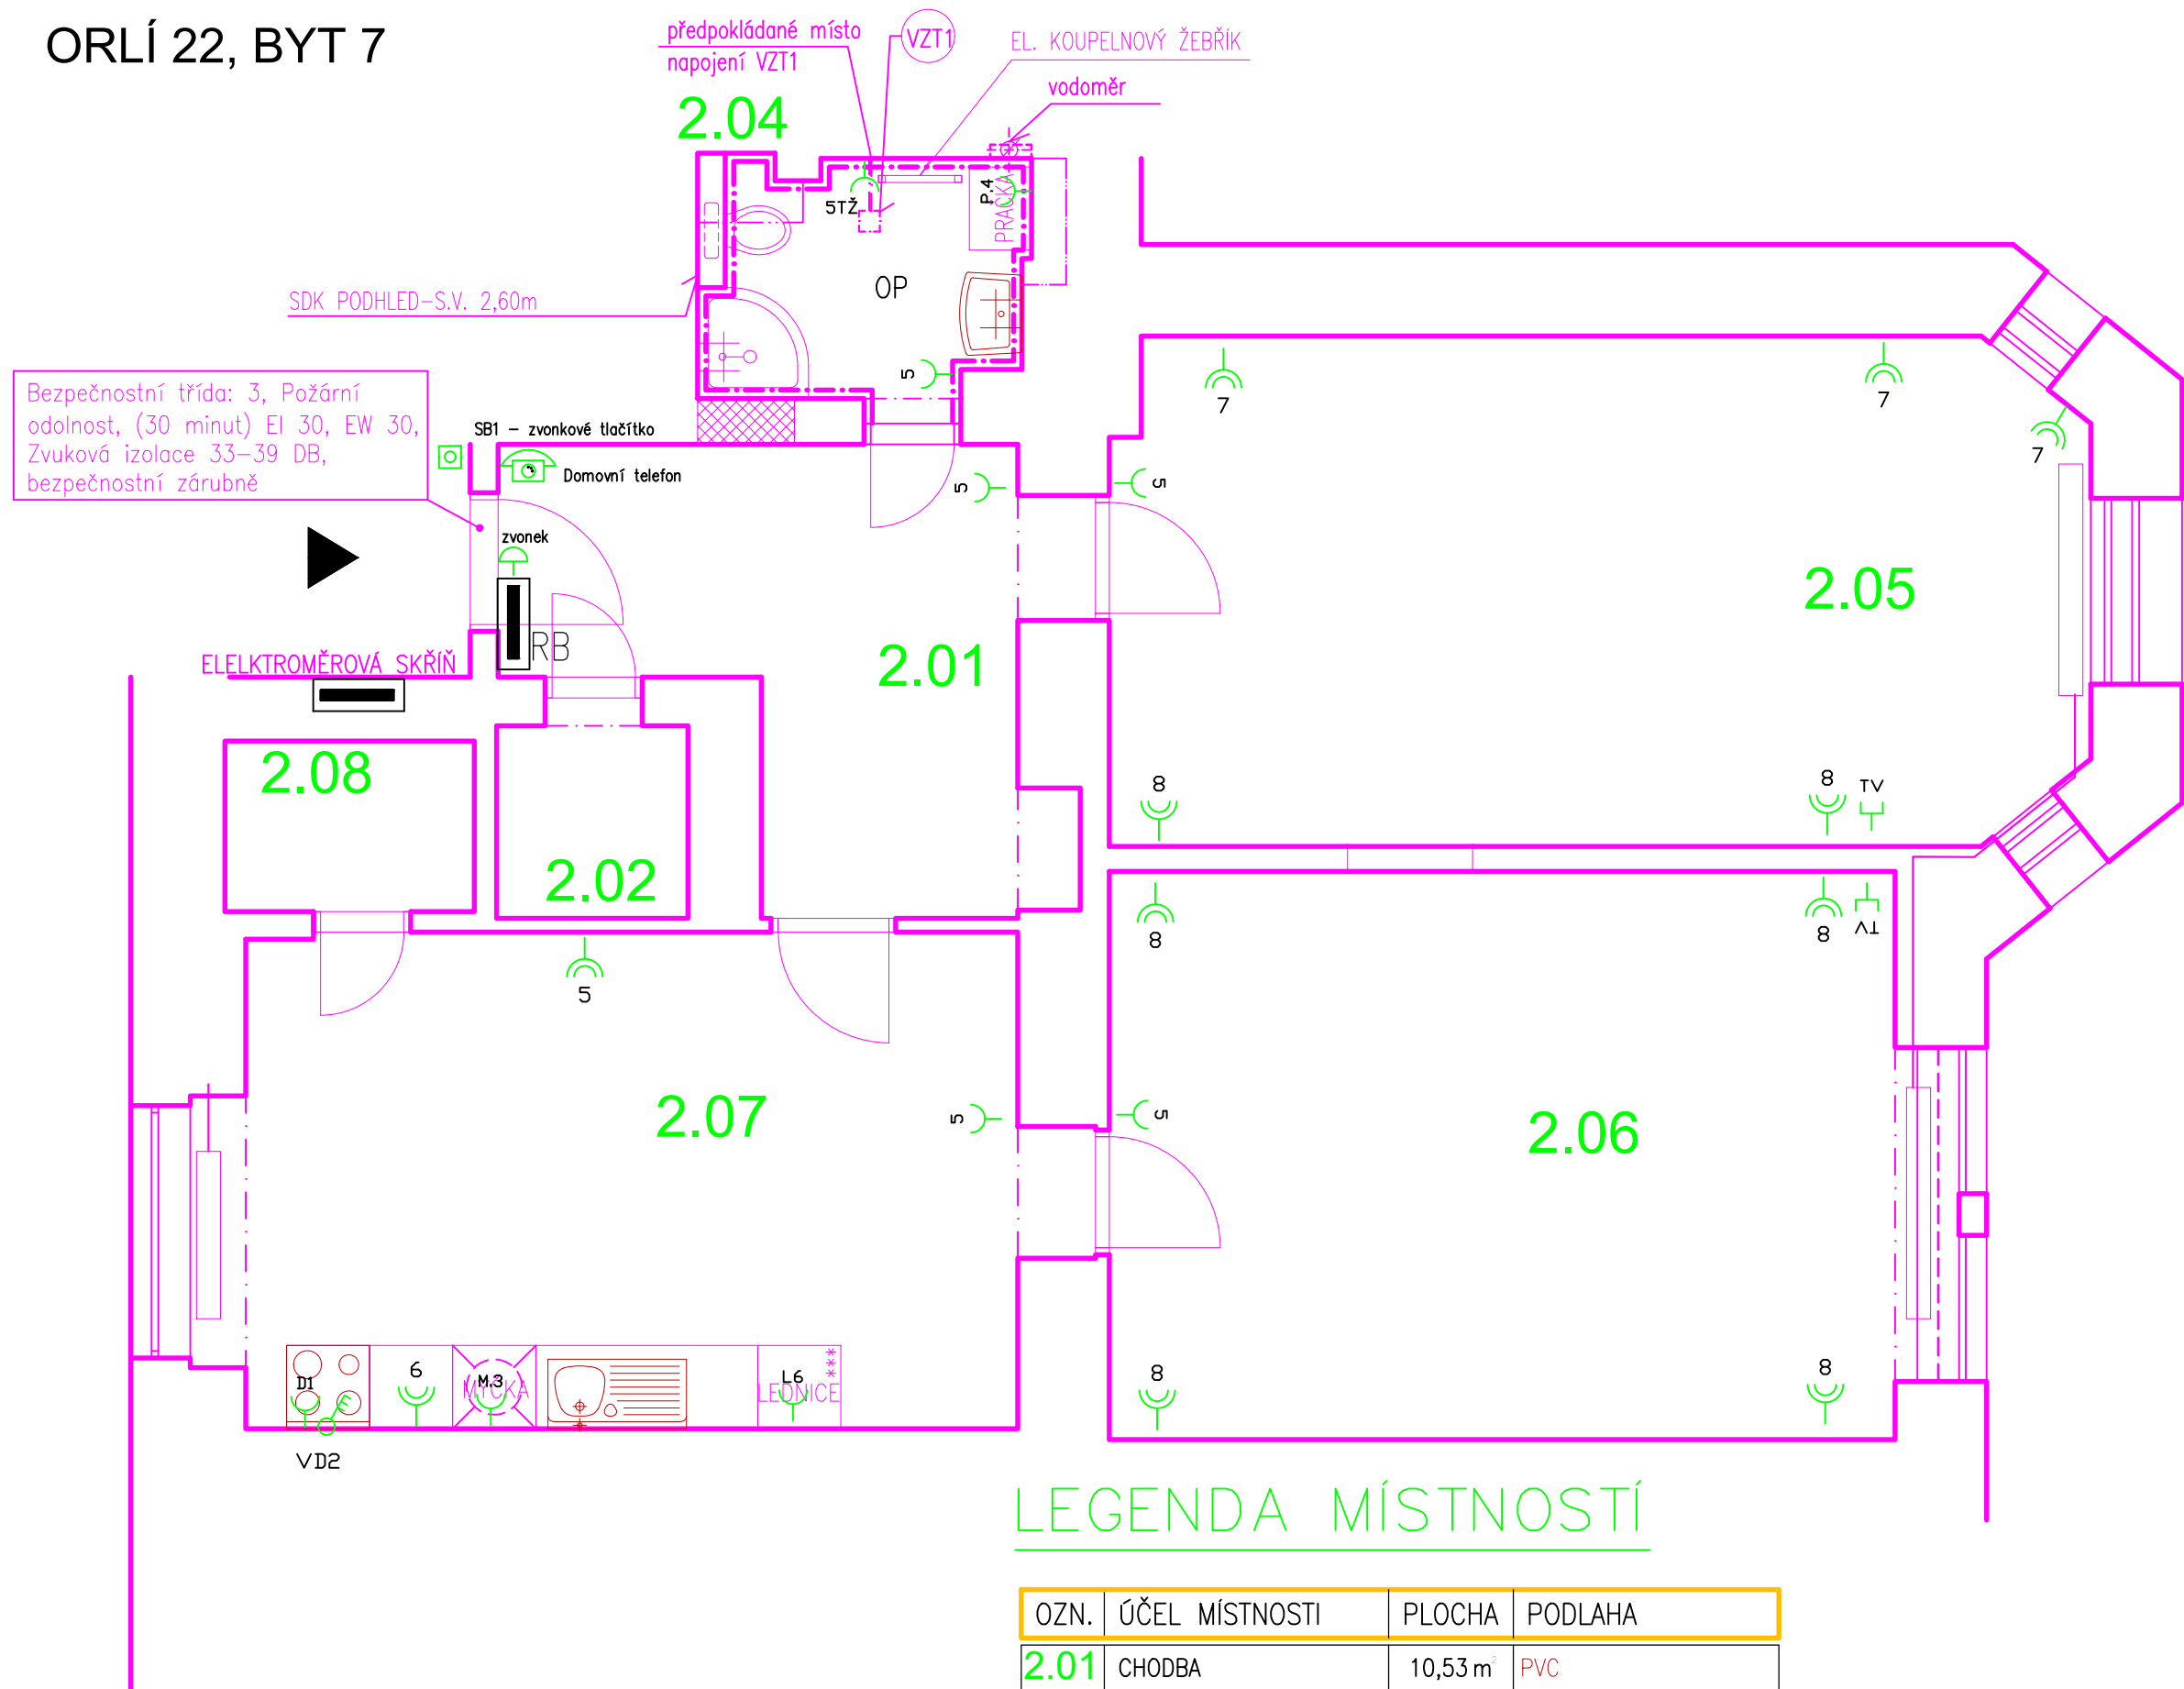

LEGENDA MÍSTNOSTÍ

| OZN. | ÚČEL MÍSTNOSTI | PLOCHA               | PODLAHA          |
|------|----------------|----------------------|------------------|
| 2.01 | CHODBA         | 10,53 m <sup>2</sup> | PVC              |
| 2.02 | KOMORA         | 2,00 m <sup>2</sup>  | Keramická dlažba |
| 2.03 | NEOBSAZENO     |                      |                  |
| 2.04 | KOUPELNA       | 3,90 m <sup>2</sup>  | Keramická dlažba |
| 2.05 | OBÝVACÍ POKOJ  | 26,00 m <sup>2</sup> | Dřevěné vlysy    |
| 2.06 | POKOJ          | 24,37 m <sup>2</sup> | Dřevěné vlysy    |
| 2.07 | KUCHYNĚ        | 21,08 m <sup>2</sup> | PVC              |
| 2.08 | SPIŽ           | 2,26 m <sup>2</sup>  | PVC              |

POZNÁMKA

V místnostech s umyvadly a koupelnách platí ČSN 33 2000–7–701 (v prostoru sprchy je zóna 1, v navazujícím prostoru do vzdálenosti 0,6 m od kraje sprchy a do výše 2,5 m je zóna 2, v ostatním prostoru je zóna 3) vedení pro zásuvky bude provedeno kabely CYKY–J 3x2,5 mm<sup>2</sup>, nad podhledem a svisle pod omítkou, vedení pro TV v trubce plastové ohebné pod omítkou až na chodbu před hlavní vchod – konzultace s TV vypínače a zásuvky uloženy pod omítkou ve výšce 0,3 m, vedle dveří a koupelně a WC 1,2 m vedení pro sporákovou kombinaci – varná deska CYKY–J 5x2,5 v koupelně a WC provedeno ochranné pospojování vodičem CY 4 opticko kouřový hlásič není předmětem tohoto projektu – pouze informativně pokud není trouba součástí varné desky bude instalována samostatná zásuvka za troubou

LEGENDA

|                              |                                |
|------------------------------|--------------------------------|
| ROZVADĚČ                     | SPORÁK. KOMBINACE 25A – kotel  |
| ZÁSUVKA 230V/16A             | ZÁSUVKA 230V/16A – pračka      |
| ZÁSUVKA 230V/16A, DVOJITÁ    | ZÁSUVKA 230V/16A – odsávání    |
| ZÁSUVKA STA--TV – televizní  | ZÁSUVKA 230V/16A – top. žebřík |
| SPÍNAČ TŘÍFÁZOVÝ–varná deska | DOMOVNÍ ZVONEK                 |
| PŘÍSTROJOVÁ KRABICE          | OTICKO–KOUŘ. HLÁSIČ            |
| ELEKTRICKÝ VÝVOD             | ZVONKOVÉ TLAČÍTKO              |
| ZÁSUVKA 230V/16A – lednička  | DONÁCÍ TELEFON                 |
| ZÁSUVKA 230V/16A – trouba    | OP OCHRANNÉ POSPOJOVÁNÍ        |
| ZÁSUVKA 230V/16A – myčka     | ODSÁVÁNÍ – VENTILÁTOR          |

NAPĚŤOVÁ SOUSTAVA : 3+NPE,50HZ,400/230V,TN–C–S  
OCHRANA PŘED NDN DLE ČSN 33 2000 – 4 – 41ed.2:  
AUTOMATICKÝM ODPOJENÍM OD ZDROJE  
OCHRANA ZVÝŠENÁ : DOPLŇUJÍCÍM POSPOJOVÁNÍM  
OCHRANA DOPLŇKOVÁ : PROUDOVÝMI CHRÁNIČI

|  |              |  |   |
|--|--------------|--|---|
| PROJEKTANT   | Zelinka Jiří |  | Jiří Zelinka - ENERGY<br>5. května 1526<br>Rožnov pod Radhoštěm |
| VYPRACOVAL   | Zelinka Jiří |  |   |
| KRESLIL  | Zelinka Jiří |  |   |
| INVESTOR: Statutární město Brno, Dominikánské náměstí 196/1, Brno-město, 602 00 Brno |              |  | FORMÁT 3A4  |
| NÁZEV : STAVEBNÍ ÚPRAVY BYTU<br>Orlí 22, byt č. 7<br>ELEKTROINSTALACE                |              |  | DATUM 07/2022   |
|  |              |  | ÚČEL DPS  |
|  |              |  | ZAK.Č. 2022/15  |
| Půdorys - zásuvkové rozvody  |              |  | MĚŘÍTKO 1:50  |
|  |              |  | Č.VÝKR. EL-02   |