


ORLÍ 6, BYT 4

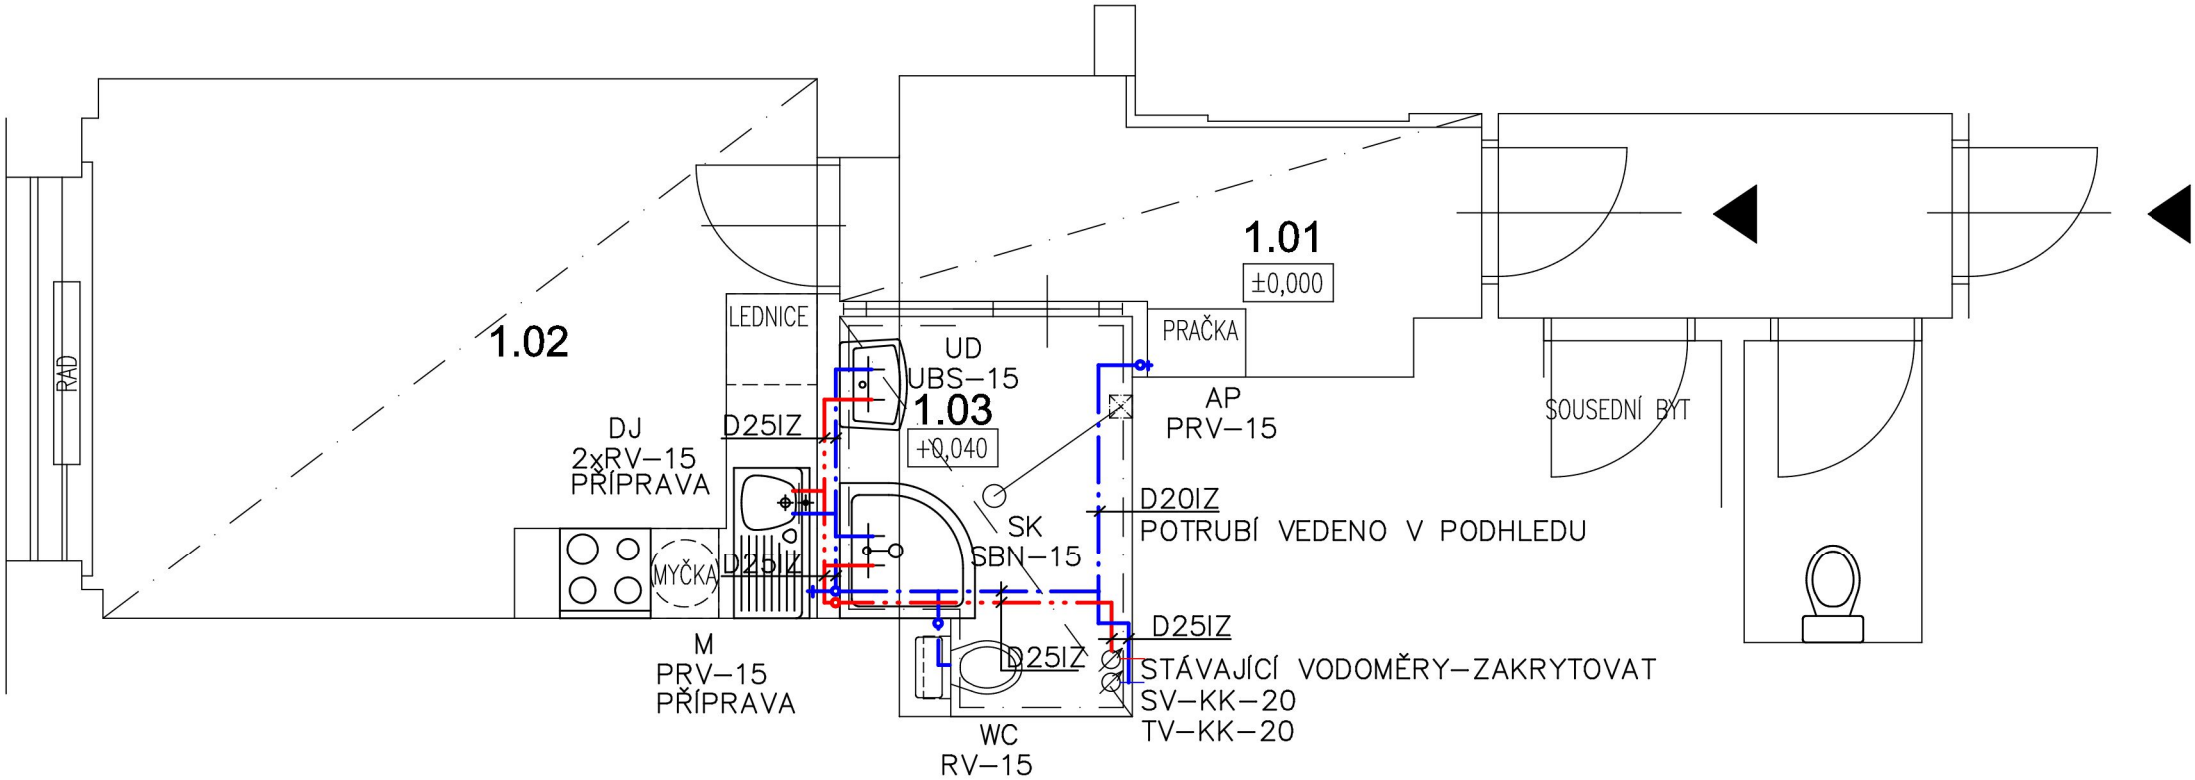

OZN.	ÚČEL MÍSTNOSTI	PLOCHA	PODLAHA
1.01	CHODBA	6,50 m ²	Dřevěné vlysy
1.02	POKOJ	17,60 m ²	Dřevěné vlysy
1.03	KOUPELNA	4,91 m ²	Keramická dlažba

±0,000 vztažena k m.č. 1.01

KONTRLOVAL:		VEDOUČÍ PROJEKTANT:		PROJEKTANT:							
Ing. Martina Pantůčková		Miroslav Šimůnek		Ing.Martina Pantůčková							
INVESTOR: Statutární město Brno, Dominikánské náměstí 196/1, Brno–město, 602 00 Brno						Č. PARC.: st. 205/1		K.Ú.: Město Brno			
STAVBA: <div>Stavební úpravy bytu Orlí 6, byt 4</div>						MÍSTO: Brno		STUPEŇ: DSP			
						FORMÁT: 2xA4		ČÍSLO VÝKR.: D.1.4.A -2		ČÍSLO PARÉ:	
						DATUM: 06/2022					
						MĚŘÍTKO: 1:50					
NÁZEV VÝKRESU: VODOINSTALACE - PŮDORYS											