


ORLÍ 22, BYT 7

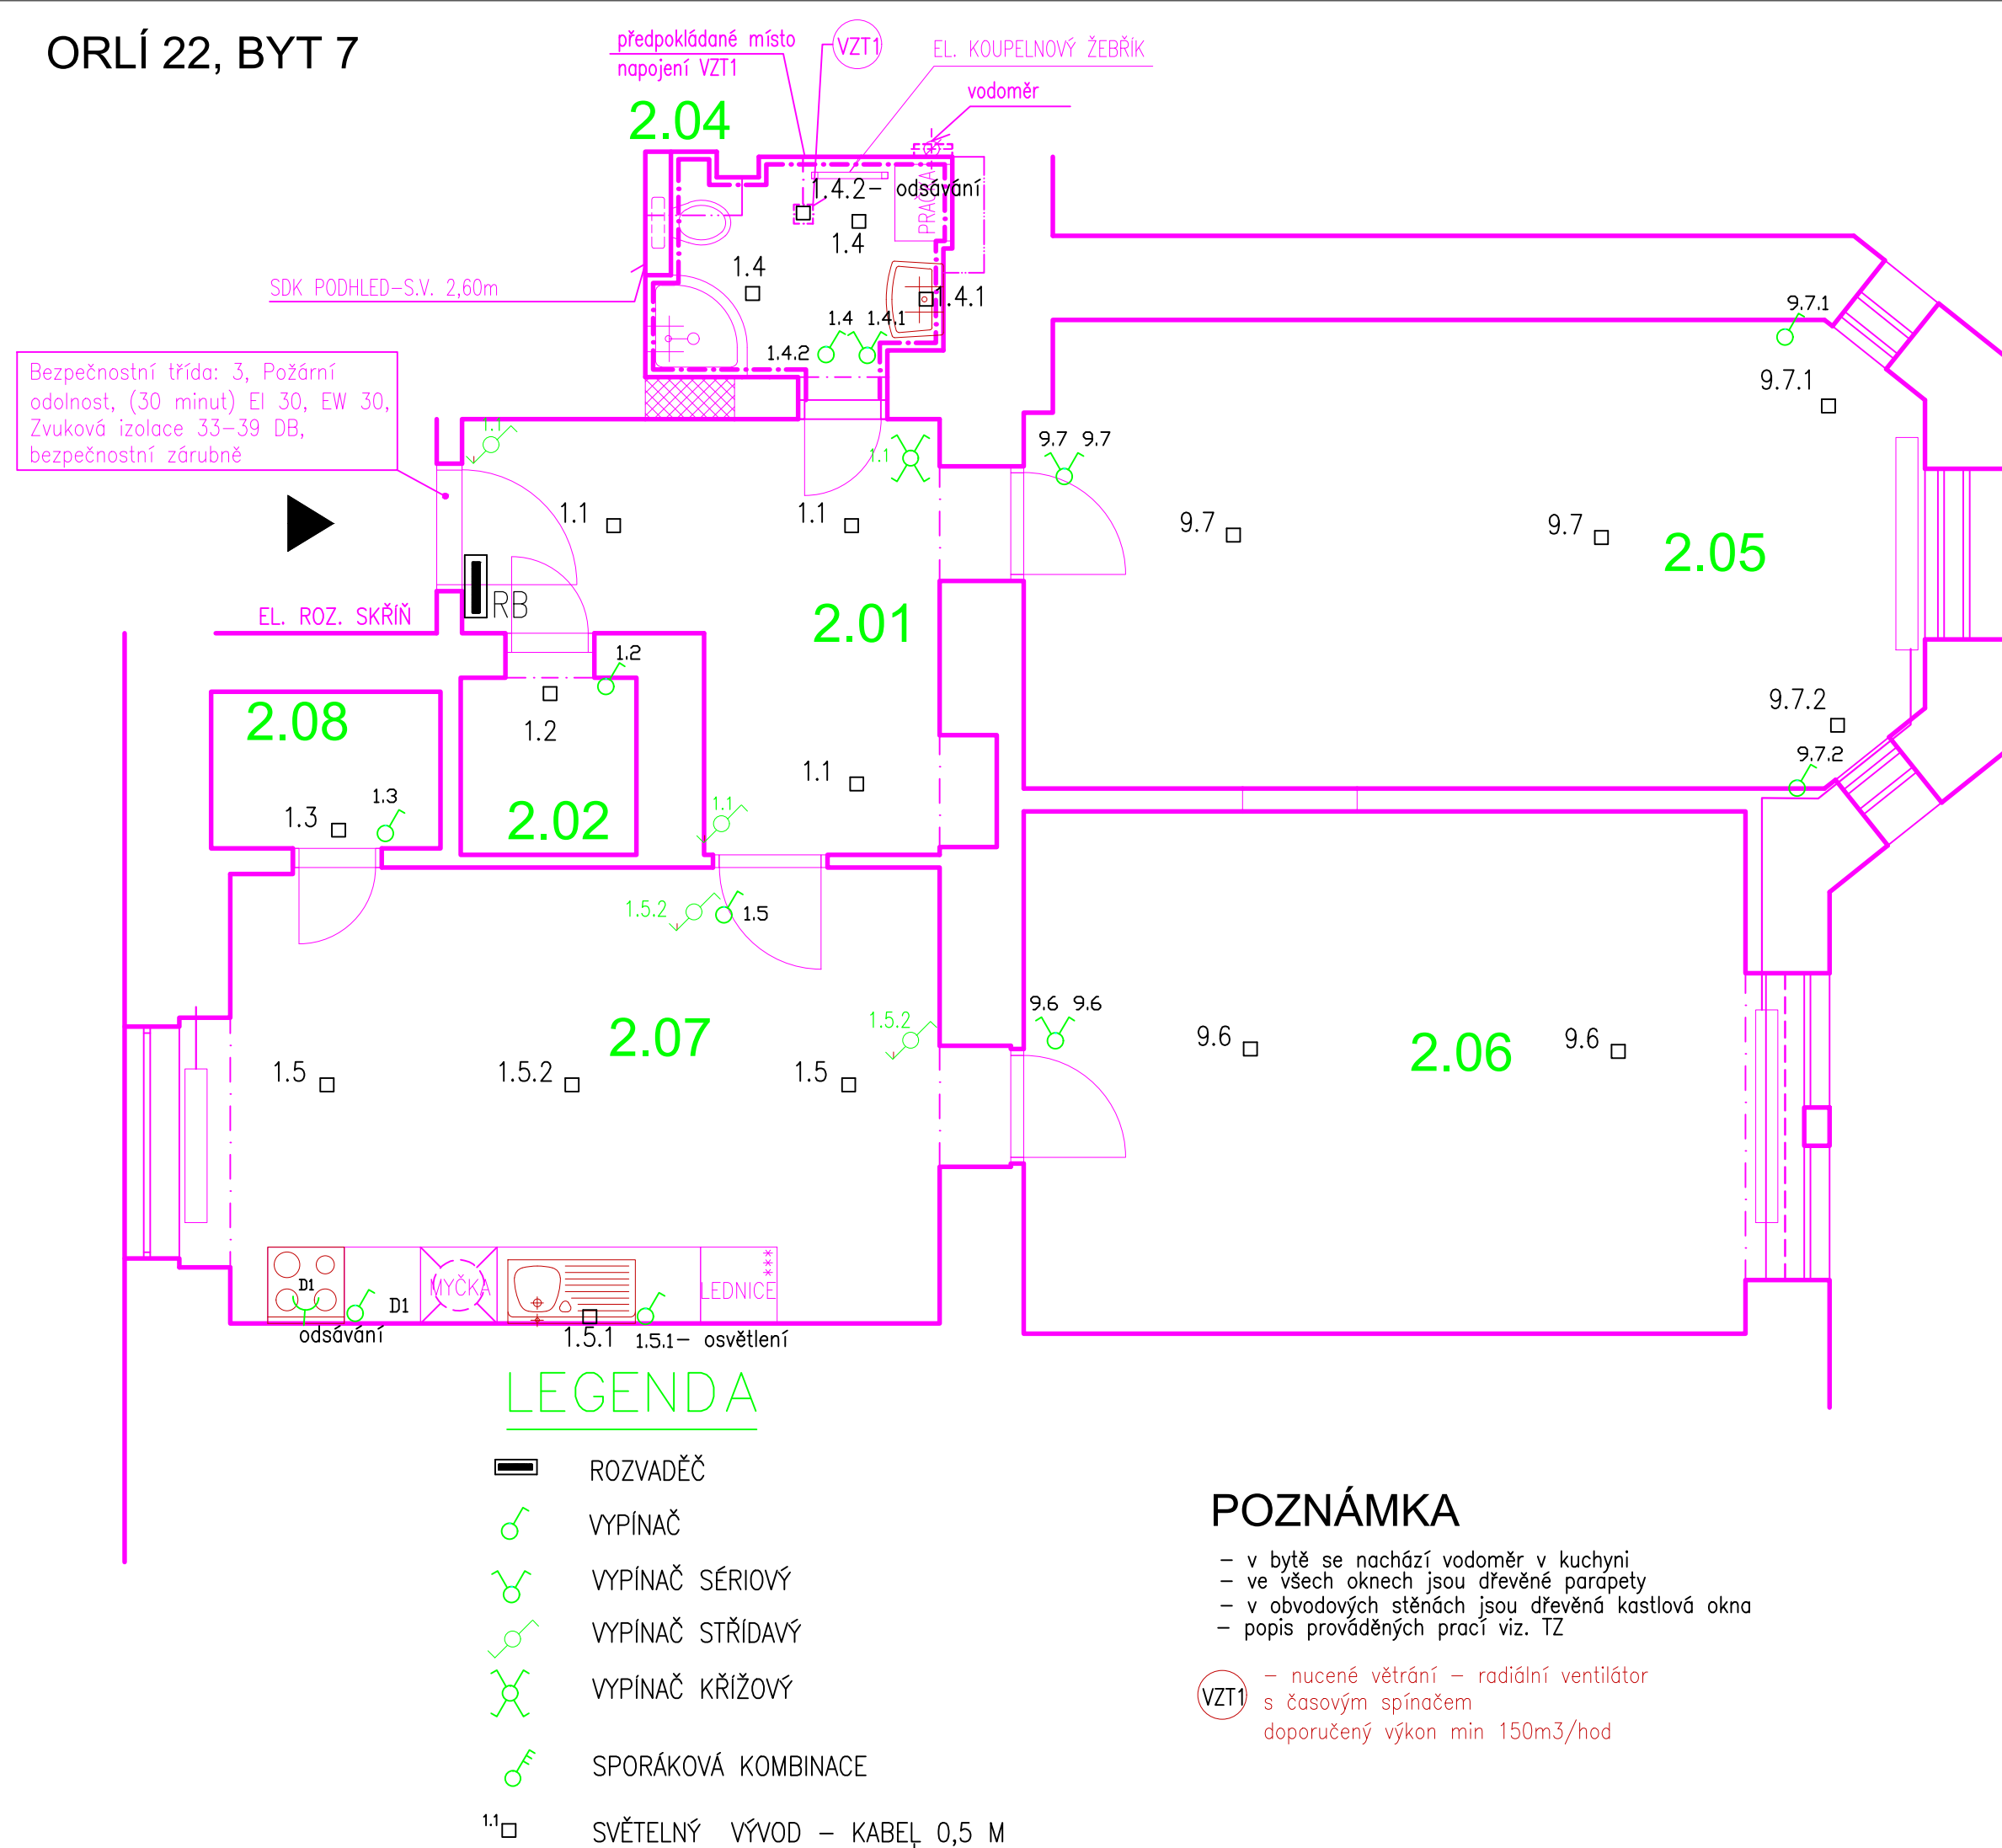

LEGENDA MÍSTNOSTÍ

OZN.	ÚČEL MÍSTNOSTI	PLOCHA	PODLAHA
2.01	CHODBA	10,53 m ²	PVC
2.02	KOMORA	2,00 m ²	Keramická dlažba
2.03	NEOBSAŽENO		
2.04	KOUPELNA	3,90 m ²	Keramická dlažba
2.05	OBÝVACÍ POKOJ	26,00 m ²	Dřevěné vlysy
2.06	POKOJ	24,37 m ²	Dřevěné vlysy
2.07	KUCHYŇ	21,08 m ²	PVC
2.08	SPIŽ	2,26 m ²	PVC

POZNÁMKA

V místnostech s umyvadly a koupelnách platí ČSN 33 2000-7-701 (v prostoru sprchy je zóna 1, v navazujícím prostoru do vzdálenosti 0,6 m od kraje sprchy a do výše 2,5 m je zóna 2, v ostatním prostoru je zóna 3) V obytných prostorách se jedná o intenzity osvětlení doporučené dle ČSN, a skutečnost je závislá na přání zákazníka a řešení architekta

vedení pro osvětlení bude provedeno kabely CYKY-J 3x1,5 mm², pod omítkou a nad podhledem,
vedení pro zásuvky bude provedeno kabely CYKY-J 3x2,5 mm², pod omítkou,
svítidla v koupelnách a WC přisazená v provedení min. IP44, umístěna na stropě , nebo na stěně
vypínače a zásuvky uloženy pod omítkou ve výšce 0,3m, vedle dveří a koupelně a WC 1,2 m
ostatní svítidla přisazená v provedení IP20, umístěna na stropě , nebo na stěně
PRO SVÍTIDLA BUDOU PROVEDENY POUZE VÝVODY ZE STĚNY, STROPU – KABEL V DÉLCE 0,5 M

NAPĚŤOVÁ SOUSTAVA : 3+NPE,50HZ,400/230V,TN-C-S
OCHRANA PŘED NDN DLE ČSN 33 2000 - 4 - 41ed.2:
AUTOMATICKÝM ODPOJENÍM OD ZDROJE
OCHRANA ZVÝŠENÁ : DOPLŇUJÍCÍM POSPOJOVÁNÍM
OCHRANA DOPLŇKOVÁ : PROUDOVÝMI CHRÁNIČI

PROJEKTANT	Zelinka Jiří	Jiří Zelinka - ENERGY 5. května 1526 Rožnov pod Radhoštěm
VYPRACOVAL	Zelinka Jiří	
KRESLIL	Zelinka Jiří	
INVESTOR: Statutární město Brno, Dominikánské náměstí 196/1, Brno-město, 602 00 Brno		FORMÁT 3A4
NÁZEV : STAVEBNÍ ÚPRAVY BYTU Orlí 22, byt č. 7 ELEKTROINSTALACE		DATUM 07/2022
		ÚČEL DPS
		ZAK.Č. 2022/15
Půdorys - světelné rozvody		MĚŘÍTKO 1:50 Č.VÝKR. EL-01