


SMETANOVA 30, BYT Č. 2

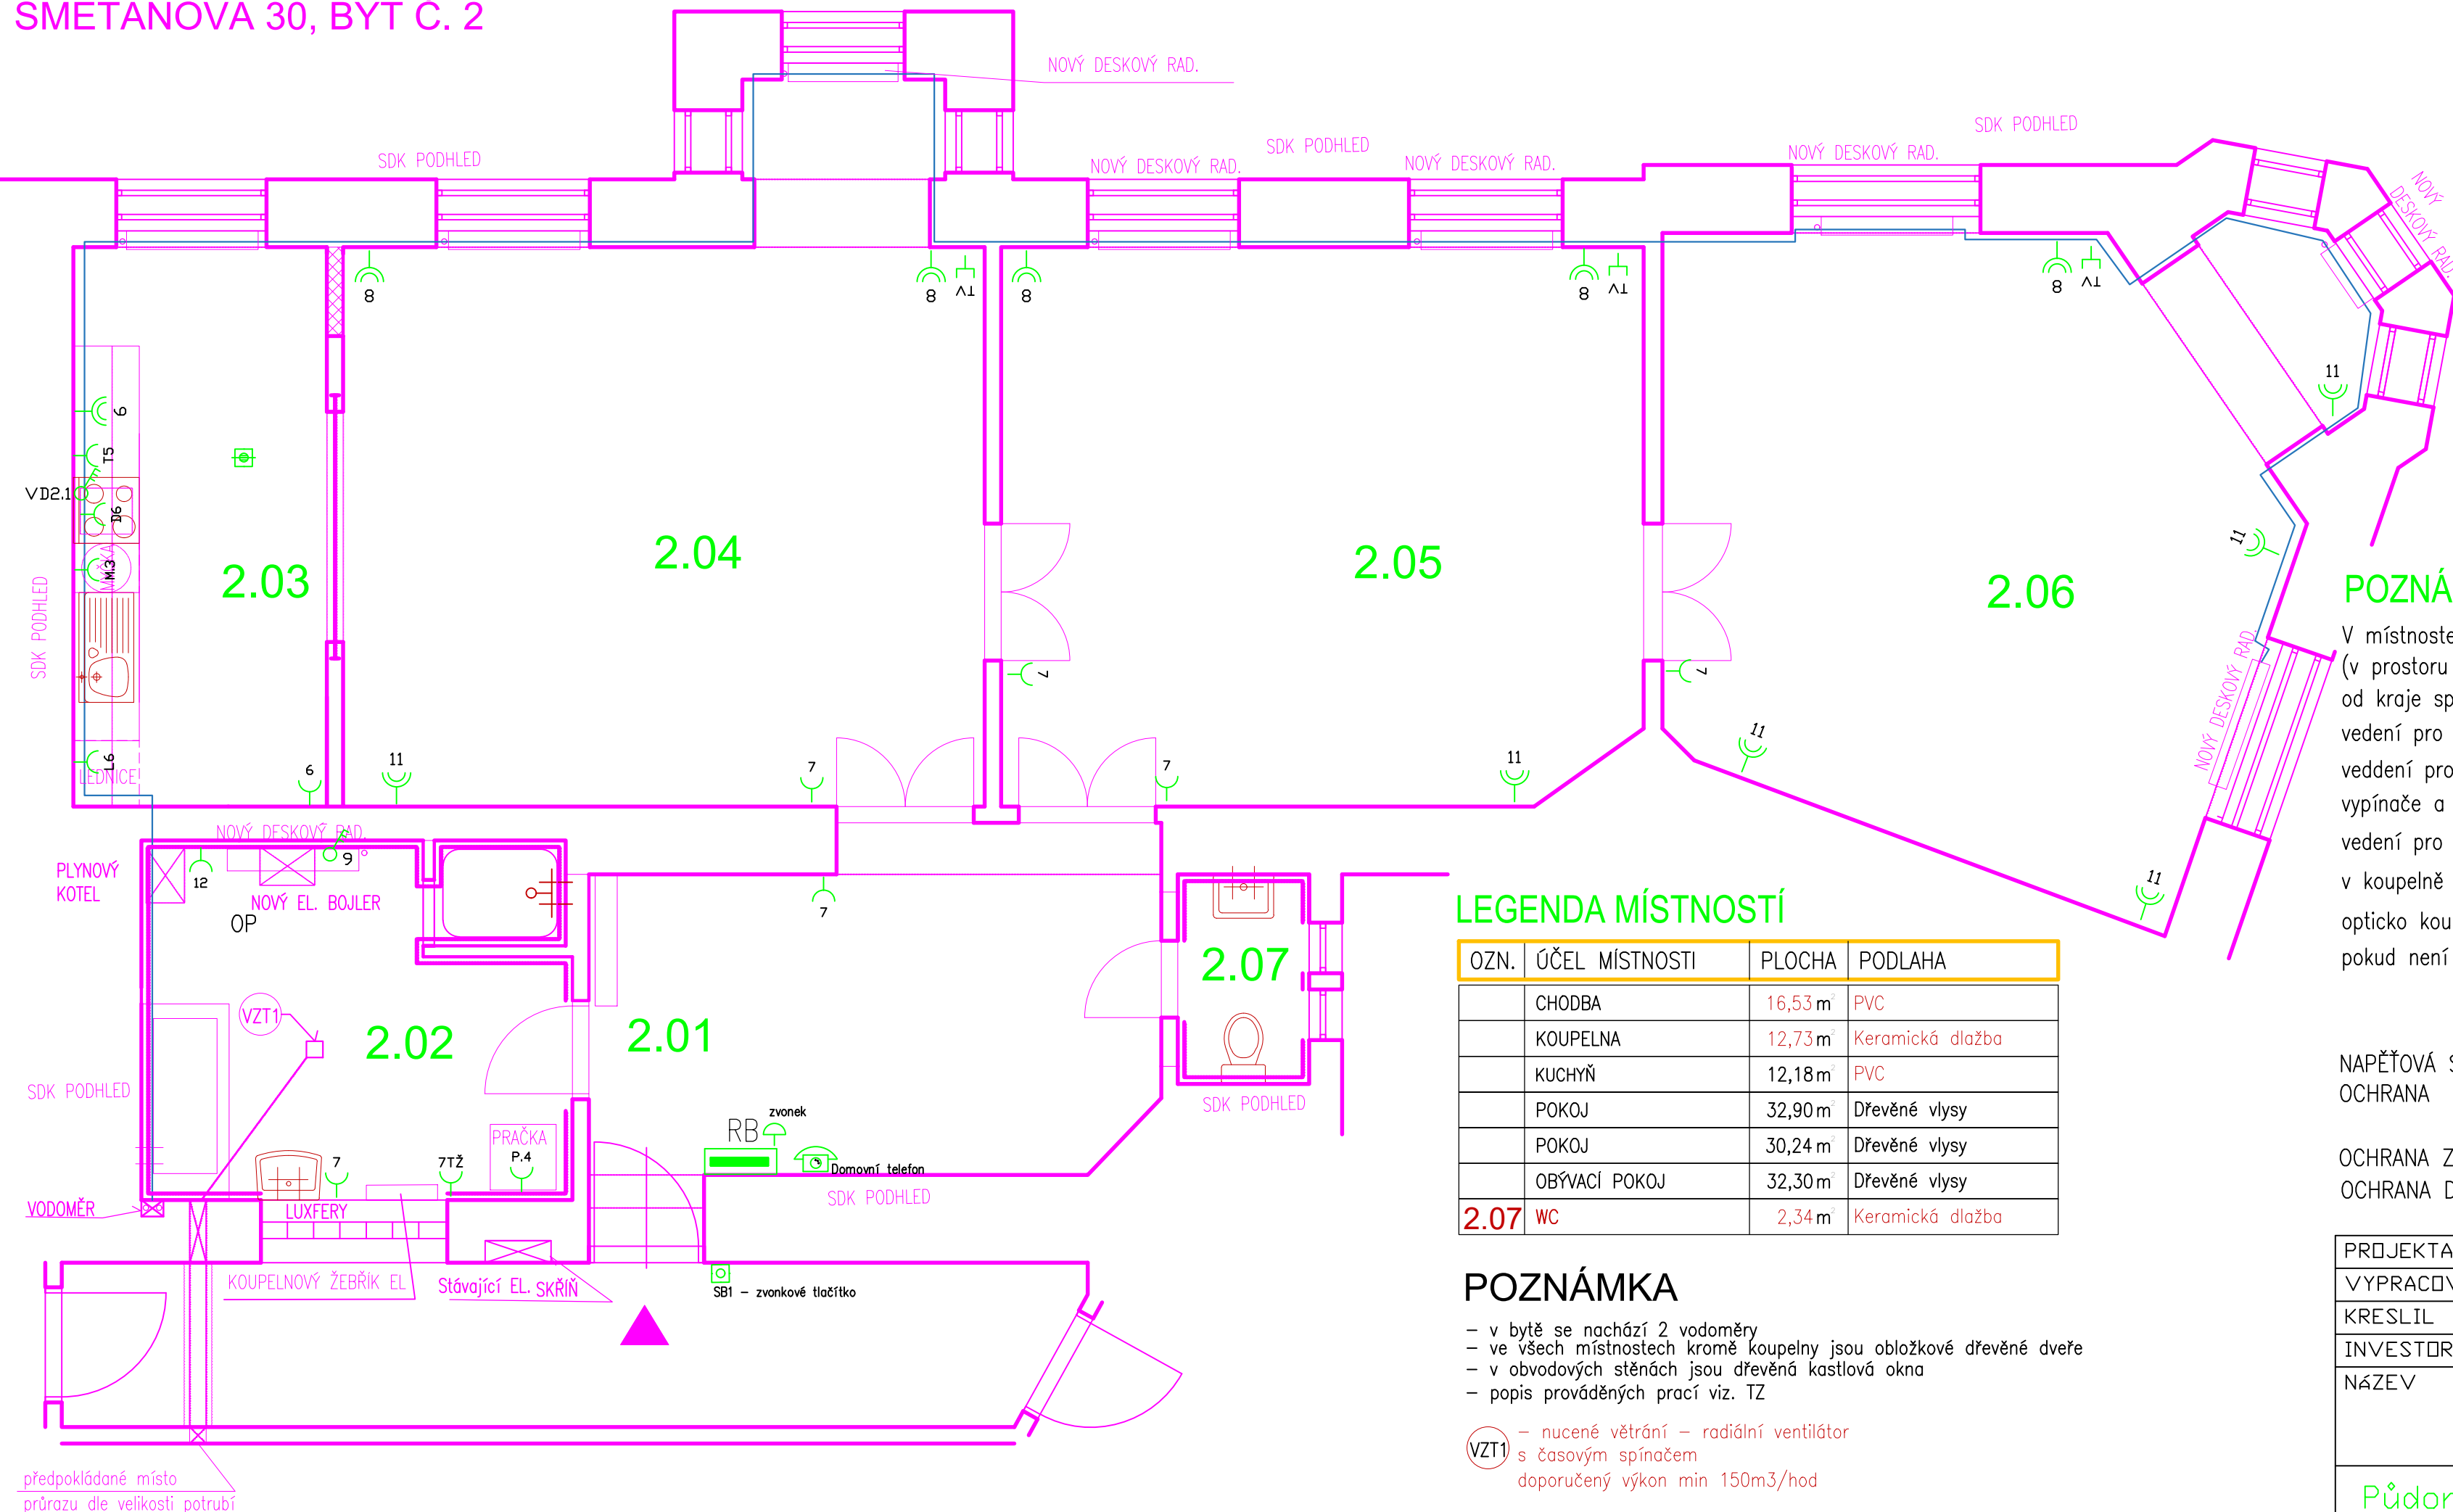

LEGENDA

- | | | | |
|--|-------------------------------|--|----------------------------------|
| | ROZVADĚČ | | SPORÁK. KOMBINACE 25A – kotel |
| | ZÁSUVKA 230V/16A | | Y ZÁSUVKA 230V/16A – pračka |
| | ZÁSUVKA 230V/16A, DVOJITÁ | | Y ZÁSUVKA 230V/16A – odsávání |
| | ZÁSUVKA STA--TV – televizní | | Y ZÁSUVKA 230V/16A – top. žebřík |
| | SPÍNAČ TŘÍFÁZOVÝ–varná deska | | DOMOVNÍ ZVONEK |
| | PŘÍSTROJOVÁ KRABICE | | OTICKO–KOUŘ. HLÁSIČ |
| | ELEKTRICKÝ VÝVOD | | ZVONKOVÉ TLAČÍTKO |
| | Y ZÁSUVKA 230V/16A – lednička | | DONÁCÍ TELEFON |
| | Y ZÁSUVKA 230V/16A – trouba | | OCHRANNÉ POSPOJOVÁNÍ |
| | Y ZÁSUVKA 230V/16A – myčka | | ODSÁVÁNÍ – VENTILÁTOR |

POZNÁMKA

V místnostech s umyvadly a koupelnách platí ČSN 33 2000-7-701
(v prostoru sprchy je zóna 1, v navazujícím prostoru do vzdálenosti 0,6 m
od kraje sprchy a do výše 2,5 m je zóna 2, v ostatním prostoru je zóna 3)
vedení pro zásuvky bude provedeno kabely CYKY-J 3x2,5 mm², nad podhledem a svisle pod omítkou,
vedení pro TV v trubce plastové ohebné pod omítkou až na chodbu před hlavní vchod
vypínače a zásuvky uloženy pod omítkou ve výšce 0,3 m, vedle dveří a koupelně a WC 1,2 m
vedení pro sporákovou kombinaci – varná deska CYKY-J 5x2,5
v koupelně a WC provedeno ochranné pospojování vodičem CY 4
opticko kouřový hlásič není předmětem tohoto projektu – pouze informativně
pokud není trouba součástí varné desky bude instalována samostatná zásuvka za troubou

LEGENDA MÍSTNOSTÍ

OZN.	ÚČEL MÍSTNOSTI	PLOCHA	PODLAHA
	CHODBA	16,53 m	PVC
	KOUPELNA	12,73 m	Keramická dlažba
	KUCHYŇ	12,18 m	PVC
	POKOJ	32,90 m	Dřevěné vlysy
	POKOJ	30,24 m	Dřevěné vlysy
	OBÝVACÍ POKOJ	32,30 m	Dřevěné vlysy
2.07	WC	2,34 m	Keramická dlažba

POZNÁMKA

- v bytě se nachází 2 vodoměry
 - ve všech místnostech kromě koupelny jsou obložkové dřevěné dveře
 - v obvodových stěnách jsou dřevěná kastlová okna
 - popis prováděných prací viz. TZ
- VZT1** – nucené větrání – radiální ventilátor
s časovým spínačem
doporučený výkon min 150m³/hod

PROJEKTANT	Zelinka Jiří	Jiří Zelinka - ENERGY 5. května 1526 Rožnov pod Radhoštěm	
VYPRACOVAL	Zelinka Jiří		
KRESLIL	Zelinka Jiří		
INVESTOR: Statutární město Brno, Dominikánské náměstí 196/1, Brno-město, 602 00 Brno		FORMÁT 3A4	
NÁZEV : STAVEBNÍ ÚPRAVY BYTU Smetanova 30, byt č.2 ELEKTROINSTALACE		DATUM 07/2022	
		ÚČEL DSP	
		ZAK.Č. 2022/12	
Půdorys - zásuvkové a SLP rozvody		MĚŘÍTKO 1:50	Č.VÝKR. EL-02