


LEGENDA MÍSTNOSTÍ

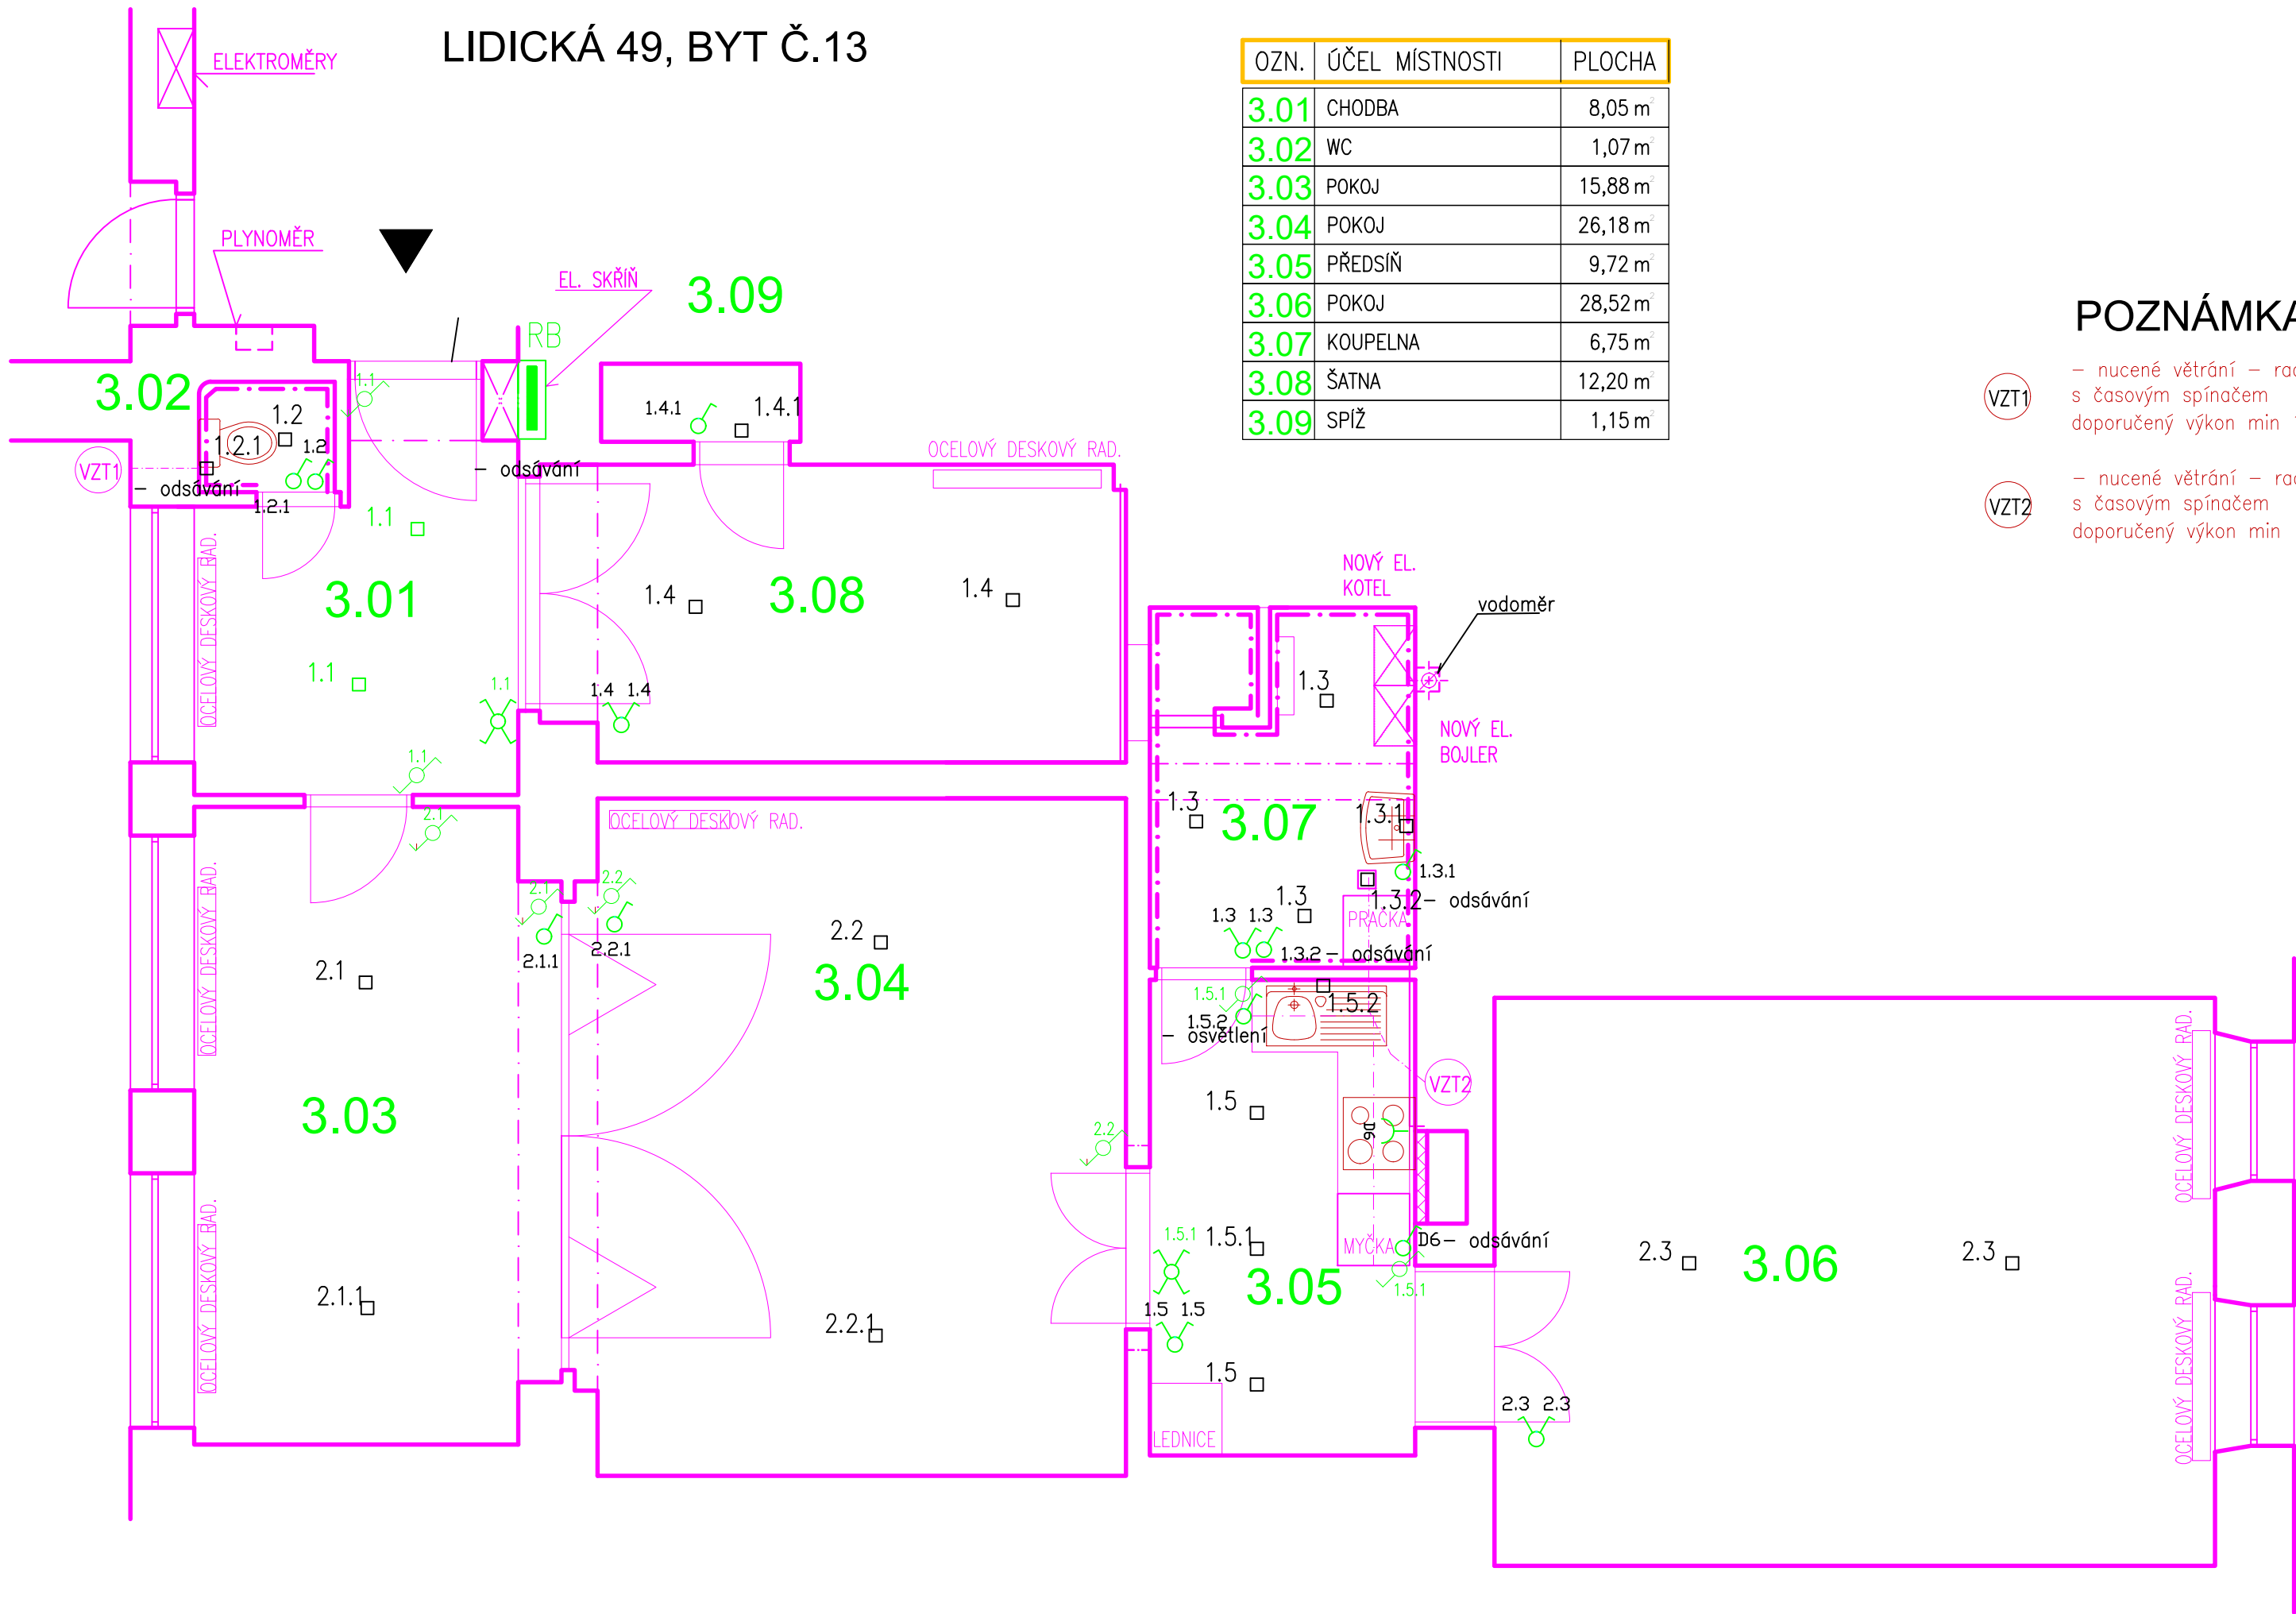

OZN.	ÚČEL MÍSTNOSTI	PLOCHA
3.01	CHODBA	8,05 m²
3.02	WC	1,07 m²
3.03	POKOJ	15,88 m²
3.04	POKOJ	26,18 m²
3.05	PŘEDSÍŇ	9,72 m²
3.06	POKOJ	28,52 m²
3.07	KOUPELNA	6,75 m²
3.08	ŠATNA	12,20 m²
3.09	SPÍŽ	1,15 m²

POZNÁMKA

- VZT1

– nucené větrání – radiální ventilátor s časovým spínačem
doporučený výkon min 150m3/hod
- VZT2

– nucené větrání – radiální ventilátor s časovým spínačem
doporučený výkon min 150m3/hod

LEGENDA

- ROZVADĚČ
- VYPÍNAČ
- VYPÍNAČ SÉRIOVÝ
- VYPÍNAČ STŘÍDAVÝ
- VYPÍNAČ KŘÍŽOVÝ
- SPORÁKOVÁ KOMBINACE
- 1.1□

SVĚTELNÝ VÝVOD – KABEL 0,5 M

POZNÁMKA

V místnostech s umyvadly a koupelnách platí ČSN 33 2000–7–701 (v prostoru sprchy je zóna 1, v navazujícím prostoru do vzdálenosti 0,6 m od kraje sprchy a do výše 2,5 m je zóna 2, v ostatním prostoru je zóna 3)
V obytných prostorách se jedná o intenzity osvětlení doporučené dle ČSN, a skutečnost je závislá na přání zákazníka a řešení architekta
vedení pro osvětlení bude provedeno kabely CYKY–J 3x1,5 mm2, pod omítkou a nad podhledem, vedení pro zásuvky bude provedeno kabely CYKY–J 3x2,5 mm2, pod omítkou, svítidla v koupelnách a WC přisazená v provedení min. IP44, umístěna na stropě , nebo na stěně vypínače a zásuvky uloženy pod omítkou ve výšce 0,3m, vedle dveří a koupelně a WC 1,2 m ostatní svítidla přisazená v provedení IP20, umístěna na stropě , nebo na stěně
PRO SVÍTIDLA BUDOU PROVEDENY POUZE VÝVODY ZE STĚNY, STROPU – KABEL V DÉLCE 0,5 M

NAPĚŤOVÁ SOUSTAVA : 3+NPE,50HZ,400/230V,TN–C–S
OCHRANA PŘED NDN DLE ČSN 33 2000 – 4 – 41ed.2:
AUTOMATICKÝM ODPOJENÍM OD ZDROJE
OCHRANA ZVÝŠENÁ : DOPLŇUJÍCÍM POSPOJOVÁNÍM
OCHRANA DOPLŇKOVÁ : PROUDOVÝMI CHRÁNIČI

PROJEKTANT	Zelinka Jiří		Jiří Zelinka - ENERGY 5. května 1526 Rožnov pod Radhoštěm	
VYPRACOVAL	Zelinka Jiří			
KRESLIL	Zelinka Jiří			
INVESTOR: Statutární město Brno, Dominikánské náměstí 196/1, Brno-město, 602 00 Brno			FORMÁT	3A4
NÁZEV : STAVEBNÍ ÚPRAVY BYTU Lidická 49, byt č.13 ELEKTROINSTALACE			DATUM	07/2022
			ÚČEL	DSP
			ZAK.Č.	2022/14
Půdorys - světelné rozvody			MĚŘÍTKO 1:50	Č.VÝKR. EL-01