


Bayerova 5, BYT Č. 11

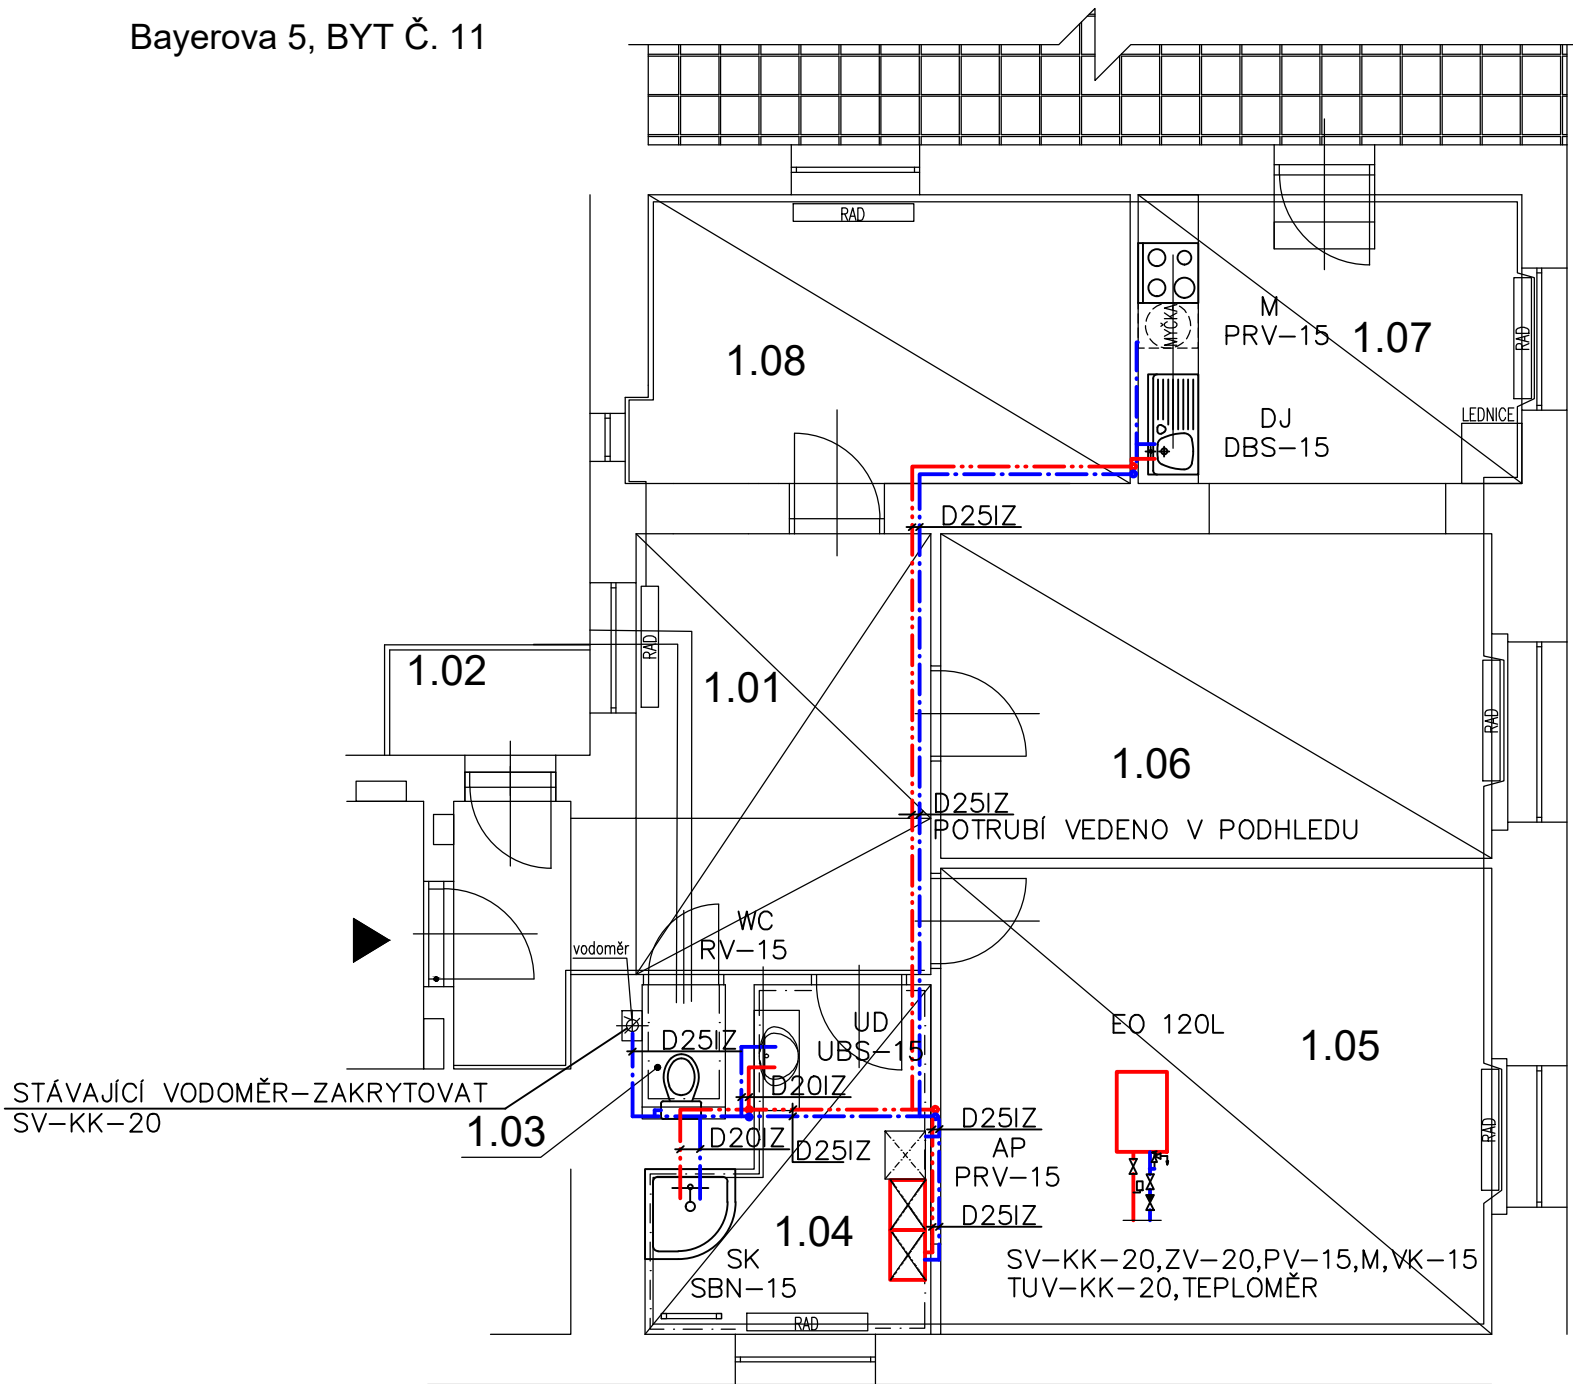

LEGENDA VÝTOKOVÝCH ARMATUR

OZN.	NÁZEV
UBS	UMYV.BAT.STOJÁNKOVÁ
DBS	DŘEZ.BAT.STOJÁNKOVÁ
SBN	SPRCH.BAT.NÁSTĚNNÁ
RV	ROHOVÝ VENTIL

LEGENDA ZAŘIZ.PŘEDMĚTŮ

OZN.	NÁZEV
UD	UMYVADLO
DJ	DŘEZ JEDNODUCHÝ
SK	SPRCHOVÝ KOUT
M	MYČKA
AP	AUTOMATICKÁ PRAČKA
WC	ZÁCHODOVÁ MÍSA

OZN.	ÚČEL MÍSTNOSTI	PLOCHA	PODLAHA
1.01	CHODBA	17,75 m ²	Dřevěné vlysy
1.02	BALKON	2,30 m ²	Betonová mazanina
1.03	WC	1,04 m ²	Keramická dlažba
1.04	KOUPELNA	8,00 m ²	Keramická dlažba
1.05	POKOJ	25,85 m ²	Dřevěné vlysy
1.06	POKOJ	18,76 m ²	Vinyl
1.07	KUCHYNĚ	12,03 m ²	Keramická dlažba
1.08	POKOJ	14,45 m ²	Lino
1.09	ZRUŠENO		

POZN.

- VNITŘNÍ ROZVODY VODY JSOU NAVRŽENY Z PLASTOVÉHO POTRUBÍ PPR PN16
- POTRUBÍ JE SPOJOVÁNO POLYFÚZNÍM SVAŘOVÁNÍM POMOCÍ ELEKTROTVAROVEK
- MIN.SKLOK POTRUBÍ JE 0,3% K VÝTOKOVÝM ARMATURÁM
- KOTVENÍ POTRUBÍ BUDE PROVÁDĚNO DLE MONTÁŽNÍCH PŘEDPISŮ DODAVATELE
- POTRUBÍ BUDE VEDENO V PODLAZE, INSTALAČNÍCH PŘEDSTĚNÁCH A DŘÁŽKÁCH VE ZDI
- POTRUBÍ BUDE IZOLOVÁNO NÁVLEKOVOU IZOLOACÍ – = 0,040W/m*K, TL.IZOLOACE – VIZ LEGENDA TI


VÝŠKA OSAZENÍ ZP,ROH.VENTILŮ A BATERIÍ POJISTNÁ SESTAVA

- UD–850MM NAD PODLAHOU
- 2xRV–15–580M NAD PODLAHOU
- DJ–850MM NAD PODLAHOU
- 2xRV–15–600M NAD PODLAHOU
- WC–400MM NAD PODLAHOU
- RV–15–900M NAD PODLAHOU
- SK
- SBN–1150MM NAD PODLAHOU
- AP
- RV–15–400MM NAD PODLAHOU
- M
- RV–15–400MM NAD PODLAHOU

LEGENDA TI – STUDENÁ VODA LEGENDA TI – TEPLÁ VODA

PRŮMĚR POTRUBÍ	TL.IZOLOACE
20x3,4	13MM
25x4,3	13MM


PRŮMĚR POTRUBÍ	TL.IZOLOACE
20x3,4	20MM
25x4,3	20MM

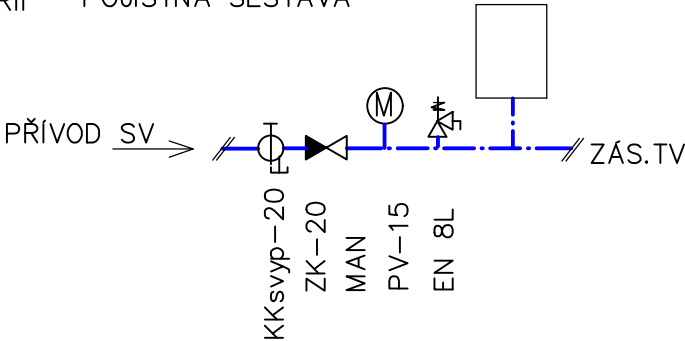

LEGENDA ARMATUR

- KK – KULOVÝ KOHOUT
- KKsvyp – KULOVÝ KOHOUT S VYP.
- ZK – ZPĚTNÁ Klapka
- ZV – ZPĚTNÝ VENTIL
- PV – POJISTNÝ VENTIL
- MAN – TLAKOMĚR
- EN – EXPANZNÍ NÁDOBA

±0,000 vztažena k m.č. 1.01

KONTROLOVAL:	VEDOUCÍ PROJEKTANT:	PROJEKTANT:	<div><div>ARCHITEKTURA & INTERIER ŠIMŮNEK & PARTNERS www.archsimunek.cz PROJEKTOVÁ A INŽENÝRSKÁ KANCELÁŘ NÁMĚSTÍ 75/15, 757 01 VALAŠSKÉ MEZIŘÍČÍ</div></div>			
Ing. Martina Pantůčková	Miroslav Šimůnek	Ing. Martina Pantůčková				
INVESTOR: Statutární město Brno, Dominikánské náměstí 196/1, Brno–město, 602 00 Brno			Č. PARC.: st. 1289		K.Ú.: Veverří	
STAVBA: <div>Stavební úpravy bytu Bayerova 5, byt č.11</div>			MÍSTO: Brno		STUPEŇ: DSP	
			FORMÁT: 2xA4		ČÍSLO VÝKR.: D.1.4.A -02	
			DATUM: 06/2022		ČÍSLO PARC.:	
			MĚŘÍTKO: 1:75			
NÁZEV VÝKRESU: VODOINSTALACE - PŮDORYS						