

KOUNICOVA 1 BYT 1

LEGENDA

- ROZVADĚČ
- ZÁSUVKA 230V/16A
- ZÁSUVKA 230V/16A, DVOJITÁ
- ZÁSUVKA STA--TV – televizní
- SPÍNAČ TŘÍFÁZOVÝ–varná deska
- PŘÍSTROJOVÁ KRABICE
- ELEKTRICKÝ VÝVOD
- ZÁSUVKA 230V/16A – lednička
- ZÁSUVKA 230V/16A – trouba
- ZÁSUVKA 230V/16A – myčka
- SPORÁK. KOMBINACE 25A – kotel
- ZÁSUVKA 230V/16A – pračka
- ZÁSUVKA 230V/16A – odsávání
- ZÁSUVKA 230V/16A – top. žebřík
- DOMOVNÍ ZVONEK
- OTICKO–KOUŘ. HLÁSIČ
- ZVONKOVÉ TLAČÍTKO
- DONÁCÍ TELEFON
- OP OCHRANNÉ POSPOJOVÁNÍ
- ODSÁVÁNÍ – VENTILÁTOR

LEGENDA MÍSTNOSTÍ


OZN.	ÚČEL MÍSTNOSTI	PLOCHA	PODLAHA
0.01	ZÁDVEŘÍ	7,92 m²	Lino
0.02	POKOJ	19,50m²	Dřevěné vlysy
0.03	OBÝVACÍ POKOJ	18,40m²	Lino
0.04	KUCHYNĚ	10,62m²	Lino
0.05	KOUPELNA	3,56 m²	Keramická dlažba
0.06	WC	1,17 m²	Keramická dlažba

POZNÁMKA

V místnostech s umyvadly a koupelnách platí ČSN 33 2000–7–701
(v prostoru sprchy je zóna 1, v navazujícím prostoru do vzdálenosti 0,6 m od kraje sprchy a do výše 2,5 m je zóna 2, v ostatním prostoru je zóna 3)
vedení pro zásuvky bude provedeno kabely CYKY–J 3x2,5 mm2, nad podhledem a svisle pod omítkou, vedení pro TV v trubce plastové ohebné pod omítkou až k hlavnímu vchodu nade dveře vypínače a zásuvky uloženy pod omítkou ve výšce 0,3 m, vedle dveří a koupelně a WC 1,2 m
vedení pro sporákovou kombinaci – varná deska, el. kotel, bojler CYKY–J 5x2,5
v koupelně a WC provedeno ochranné pospojování vodičem CY 4
opticko kouřový hlásič není předmětem tohoto projektu – pouze informativně
pokud není trouba součástí varné desky bude instalována samostatná zásuvka za troubou

POZNÁMKA

- nucené větrání – radiální ventilátor s časovým spínačem
doporučený výkon min 150m3/hod
- nucené větrání – radiální ventilátor s časovým spínačem
doporučený výkon min 150m3/hod

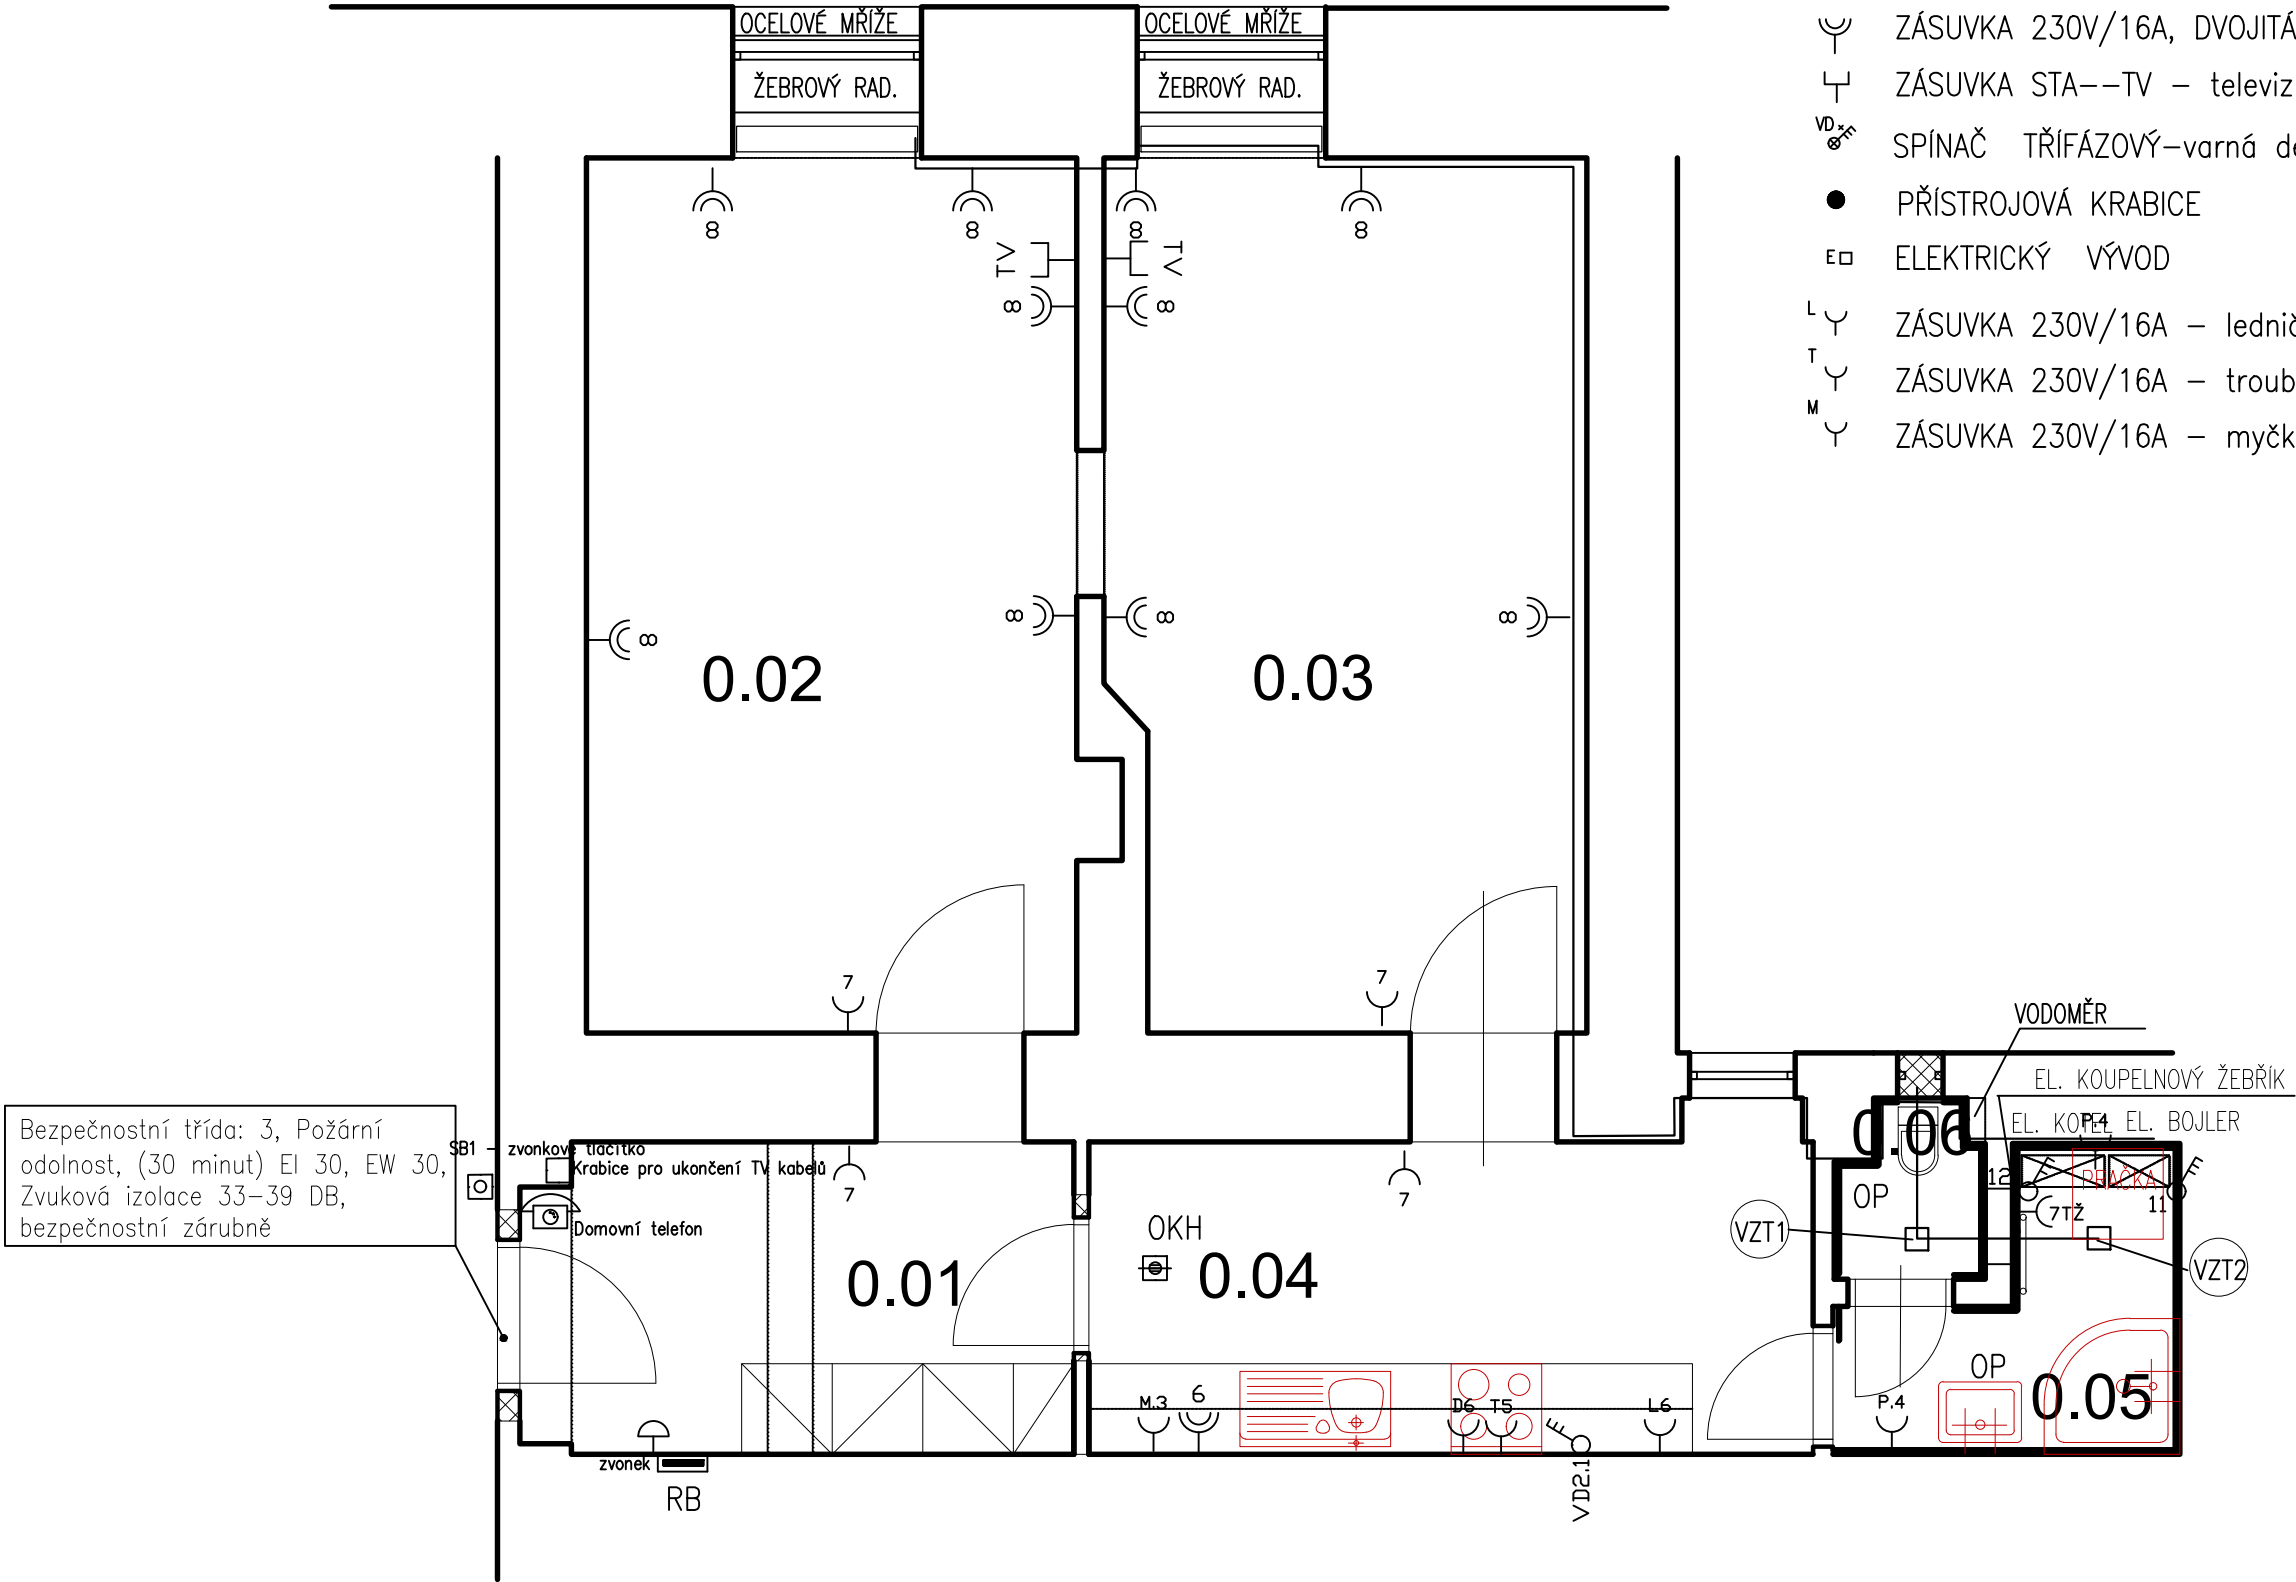

PROJEKTANT	Zelinka Jiří		Jiří Zelinka - ENERGY 5. května 1526 Rožnov pod Radhoštěm	
VYPRACOVAL	Zelinka Jiří			
KRESLIL	Zelinka Jiří			
INVESTOR: Statutární město Brno, Dominikánské náměstí 196/1, Brno-město, 602 00 Brno			FORMÁT	3A4
NÁZEV : STAVEBNÍ ÚPRAVY BYTU Kounicova 1, byt č.1 ELEKTROINSTALACE			DATUM	09/2022
			ÚČEL	DSP
			ZAK.Č.	2022/18
Půdorys - zásuvkové a SLP rozvody			MĚŘÍTKO 1:50	Č.VÝKR. EL-02