






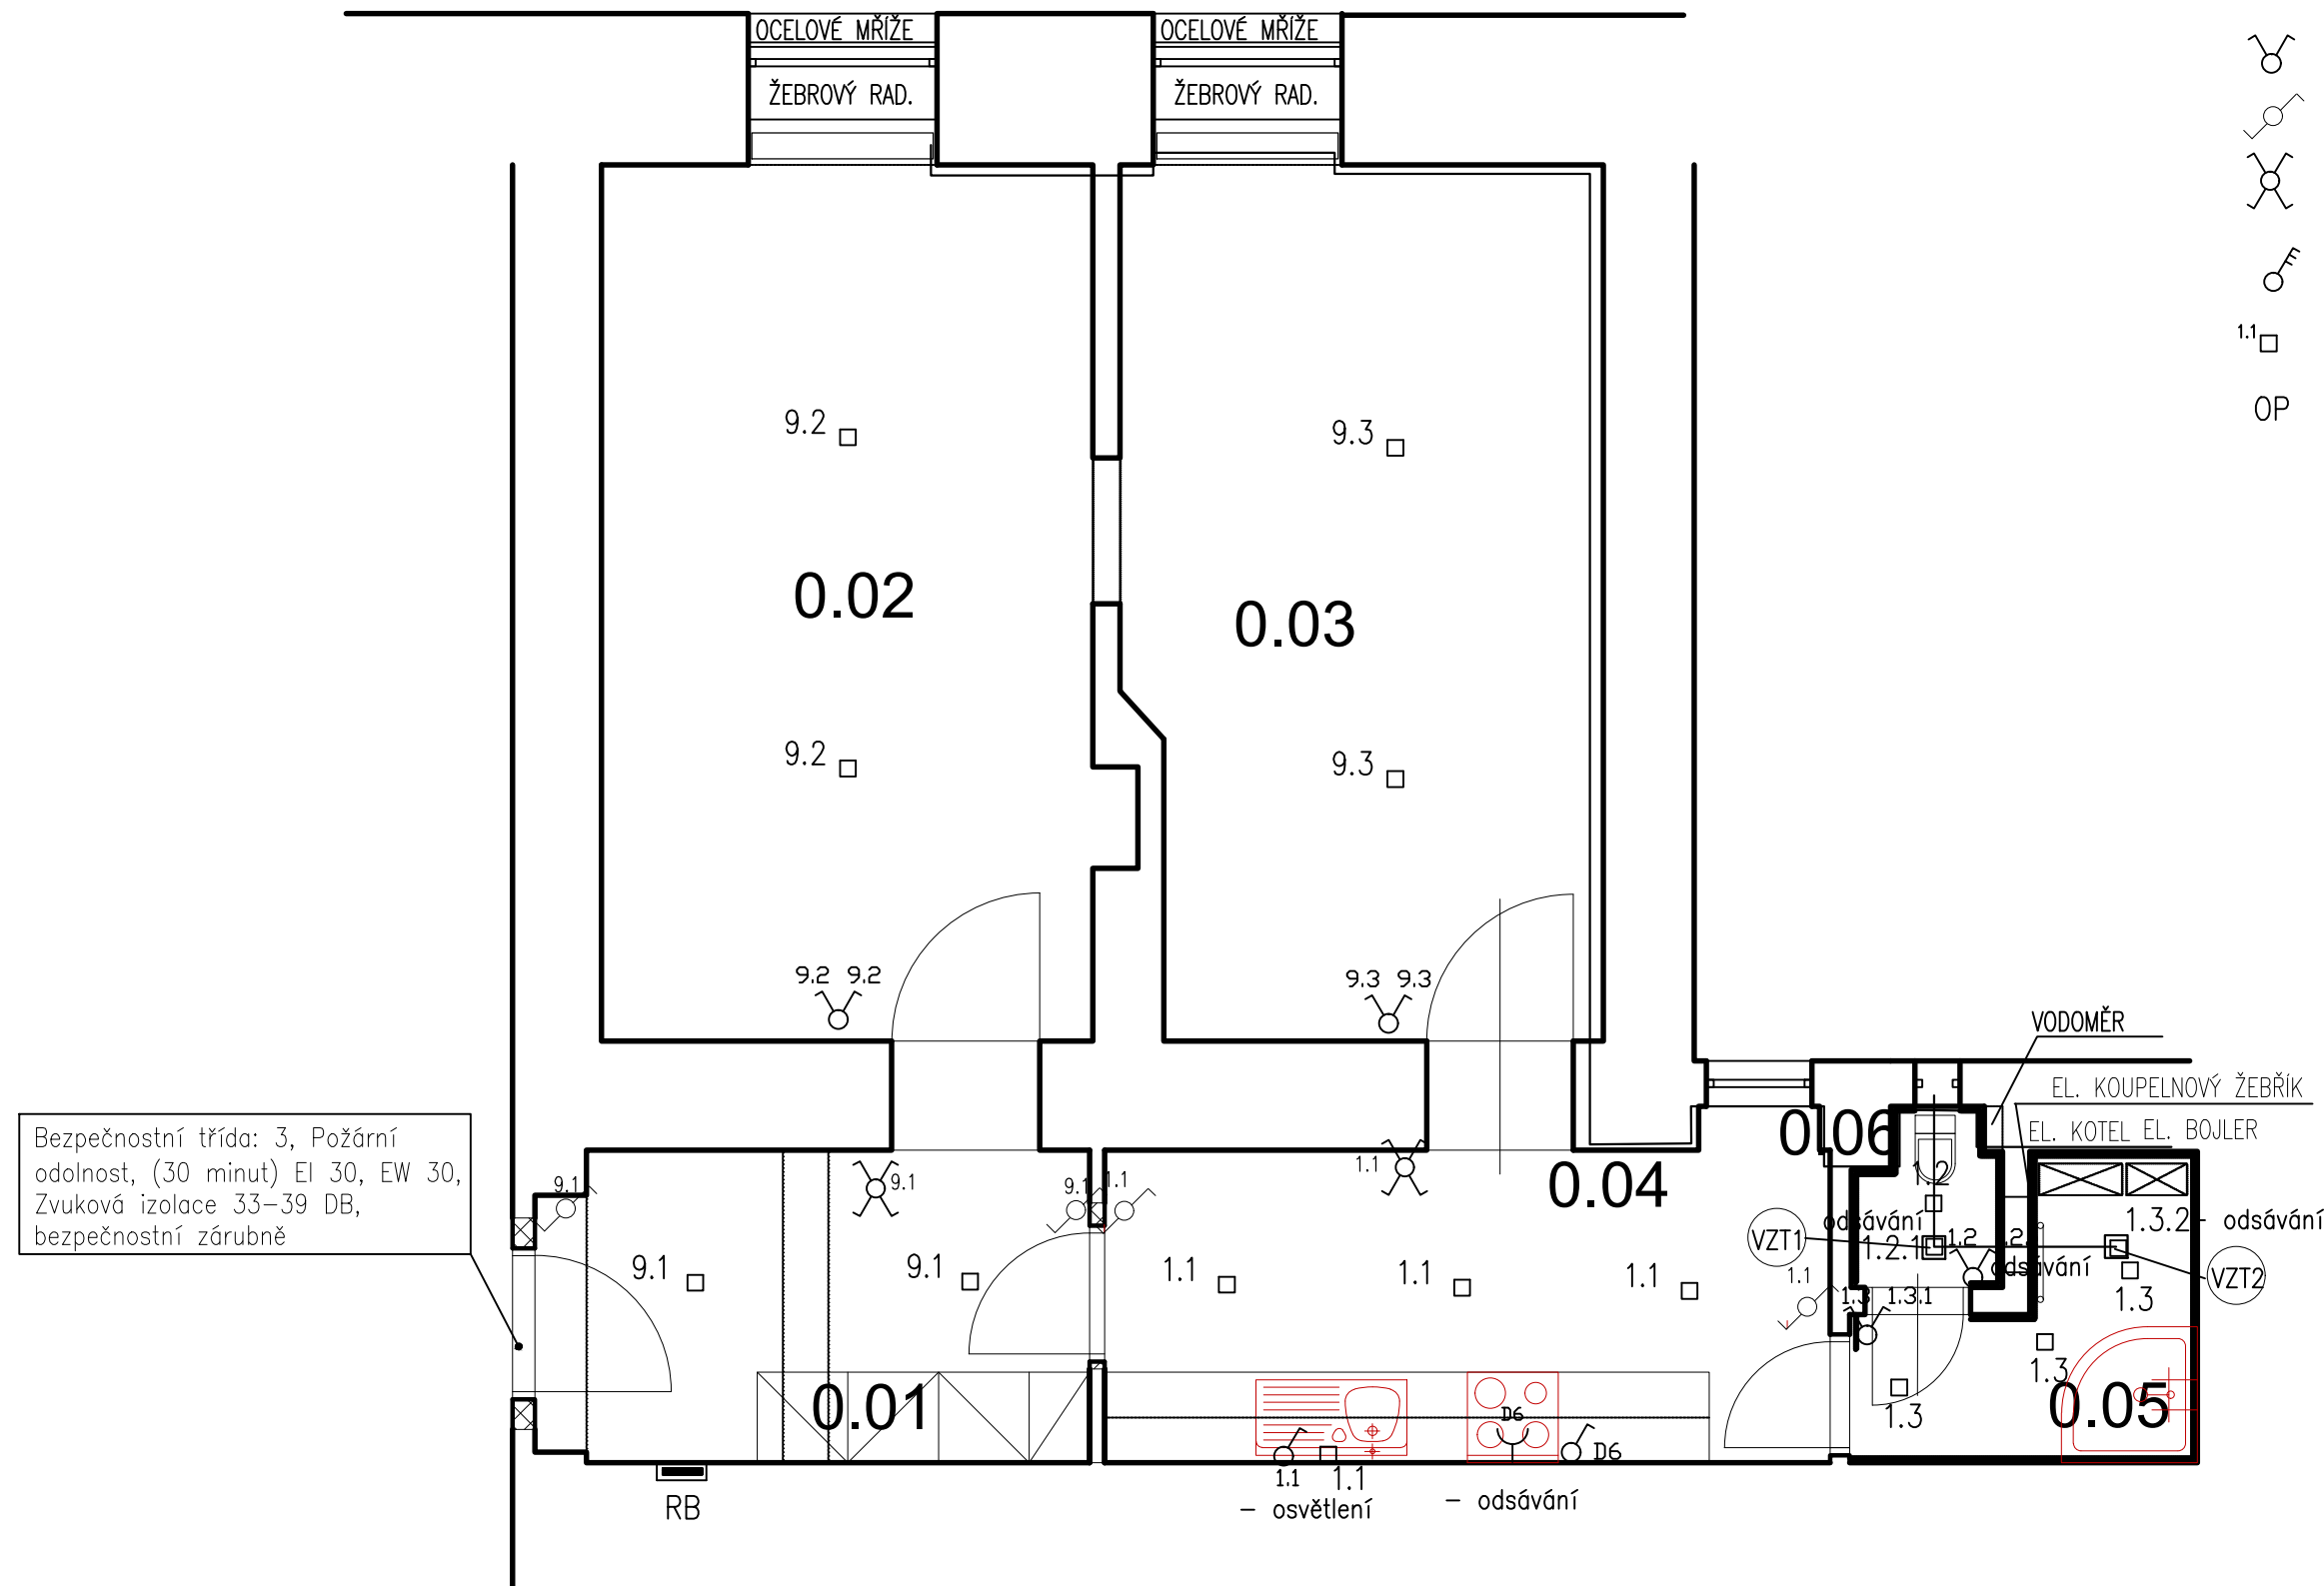


KOUNICOVA 1 BYT 1



LEGENDA

- | | |
|--|------------------------------|
|  | ROZVADĚČ |
|  | VYPÍNAČ |
|  | VYPÍNAČ SÉRIOVÝ |
|  | VYPÍNAČ STŘÍDAVÝ |
|  | VYPÍNAČ KŘÍŽOVÝ |
|  | SPORÁKOVÁ KOMBINACE |
| ^{1,1}  | SVĚTELNÝ VÝVOD – KABEL 0,5 M |
| OP | OCHRANNÉ POSPOJOVÁNÍ |

POZNÁMKA

- v bytě se nachází vodoměr v kuchyni
- ve všech oknech jsou dřevěné parapety
- v obvodových stěnách jsou dřevěná kastlová okna

- (VZT1)** – nucené větrání – radiální ventilátor
s časovým spínačem
doporučený výkon min 150m3/hod

- VZT2** – nucené větrání – radiální ventilátor
s časovým spínačem
doporučený výkon min 150m³/hod

LEGENDA MÍSTNOSTÍ

OZN.	ÚČEL MÍSTNOSTI	PLOCHA	PODLAHA
0.01	ZÁDVEŘÍ	7,92 m ²	Lino
0.02	POKOJ	19,50 m ²	Dřevěné vlasy
0.03	OBÝVACÍ POKOJ	18,40 m ²	Lino
0.04	KUCHYNĚ	10,62 m ²	Lino
0.05	KOUPELNA	3,56 m ²	Keramická dlažba
0.06	WC	1,17 m ²	Keramická dlažba

POZNÁMKA

V místnostech s umyvadly a koupelnách platí ČSN 33 2000-7-701
(v prostoru sprchy je zóna 1, v navazujícím prostoru do vzdálenosti 0,6 m
od kraje sprchy a do výše 2,5 m je zóna 2, v ostatním prostoru je zóna 3)

V obytných prostorách se jedná o intenzity osvětlení doporučené dle ČSN,

a skutečnost je závislá na přání zákazníka a řešení architekta

vedení pro osvětlení bude provedeno kabely CYKY-J 3x1,5 mm², pod omítkou a nad podhledem,

vedení pro zásuvky bude provedeno kabely CYKY-J 3x2,5 mm², pod omítkou,

svítidla v koupelnách a WC přisazená v provedení min. IP44, umístěna na stropě , nebo na stěně
vypínače a zásuvky uloženy pod omítkou ve výšce 0,3m, vedle dveří a koupelně a WC 1,2 m

ostatní svítidla přisazená v provedení IP20, umístěna na stropě , nebo na stěně

PRO SVÍTIDLA BUDOU PROVEDENY POUZE VÝVODY ZE STĚNY, STROPU – KABEL V DÉLCE 0,5 M

NAPĚŤOVÁ SOUSTAVA : 3+NPE,50HZ,400/230V,TN-C-S

OCHRANA PŘED NDN DLE ČSN 33 2000 – 4 – 41ed.2:

AUTOMATICKÝM ODPOJENÍM OD ZDROJE

OCHRANA ZVÝŠENÁ : DOPLŇUJÍCÍM POSPOJOVÁNÍM

OCHRANA DOPLŇKOVÁ : PROUDOVÝMI CHRÁNIČI

PROJEKTANT	Zelinka Jiří	Jiří Zelinka - ENERGY 5. května 1526 Rožnov pod Radhoštěm
VYPRACOVAL	Zelinka Jiří	
KRESLIL	Zelinka Jiří	
INVESTOR: Statutární město Brno, Dominikánské náměstí 196/1, Brno-město, 602 00 Brno		FORMÁT 3A4
NÁZEV :	STAVEBNÍ ÚPRAVY BYTU Kounicova 1, byt č.1 ELEKTROINSTALACE	DATUM 09/2022
		ÚČEL DSP
		ZAK.Č. 2022/18
Půdorys - světelné rozvody		MĚŘÍTKO 1:50 Č.VÝKR. EL-01