


KOUNICOVA 9 BYT 3

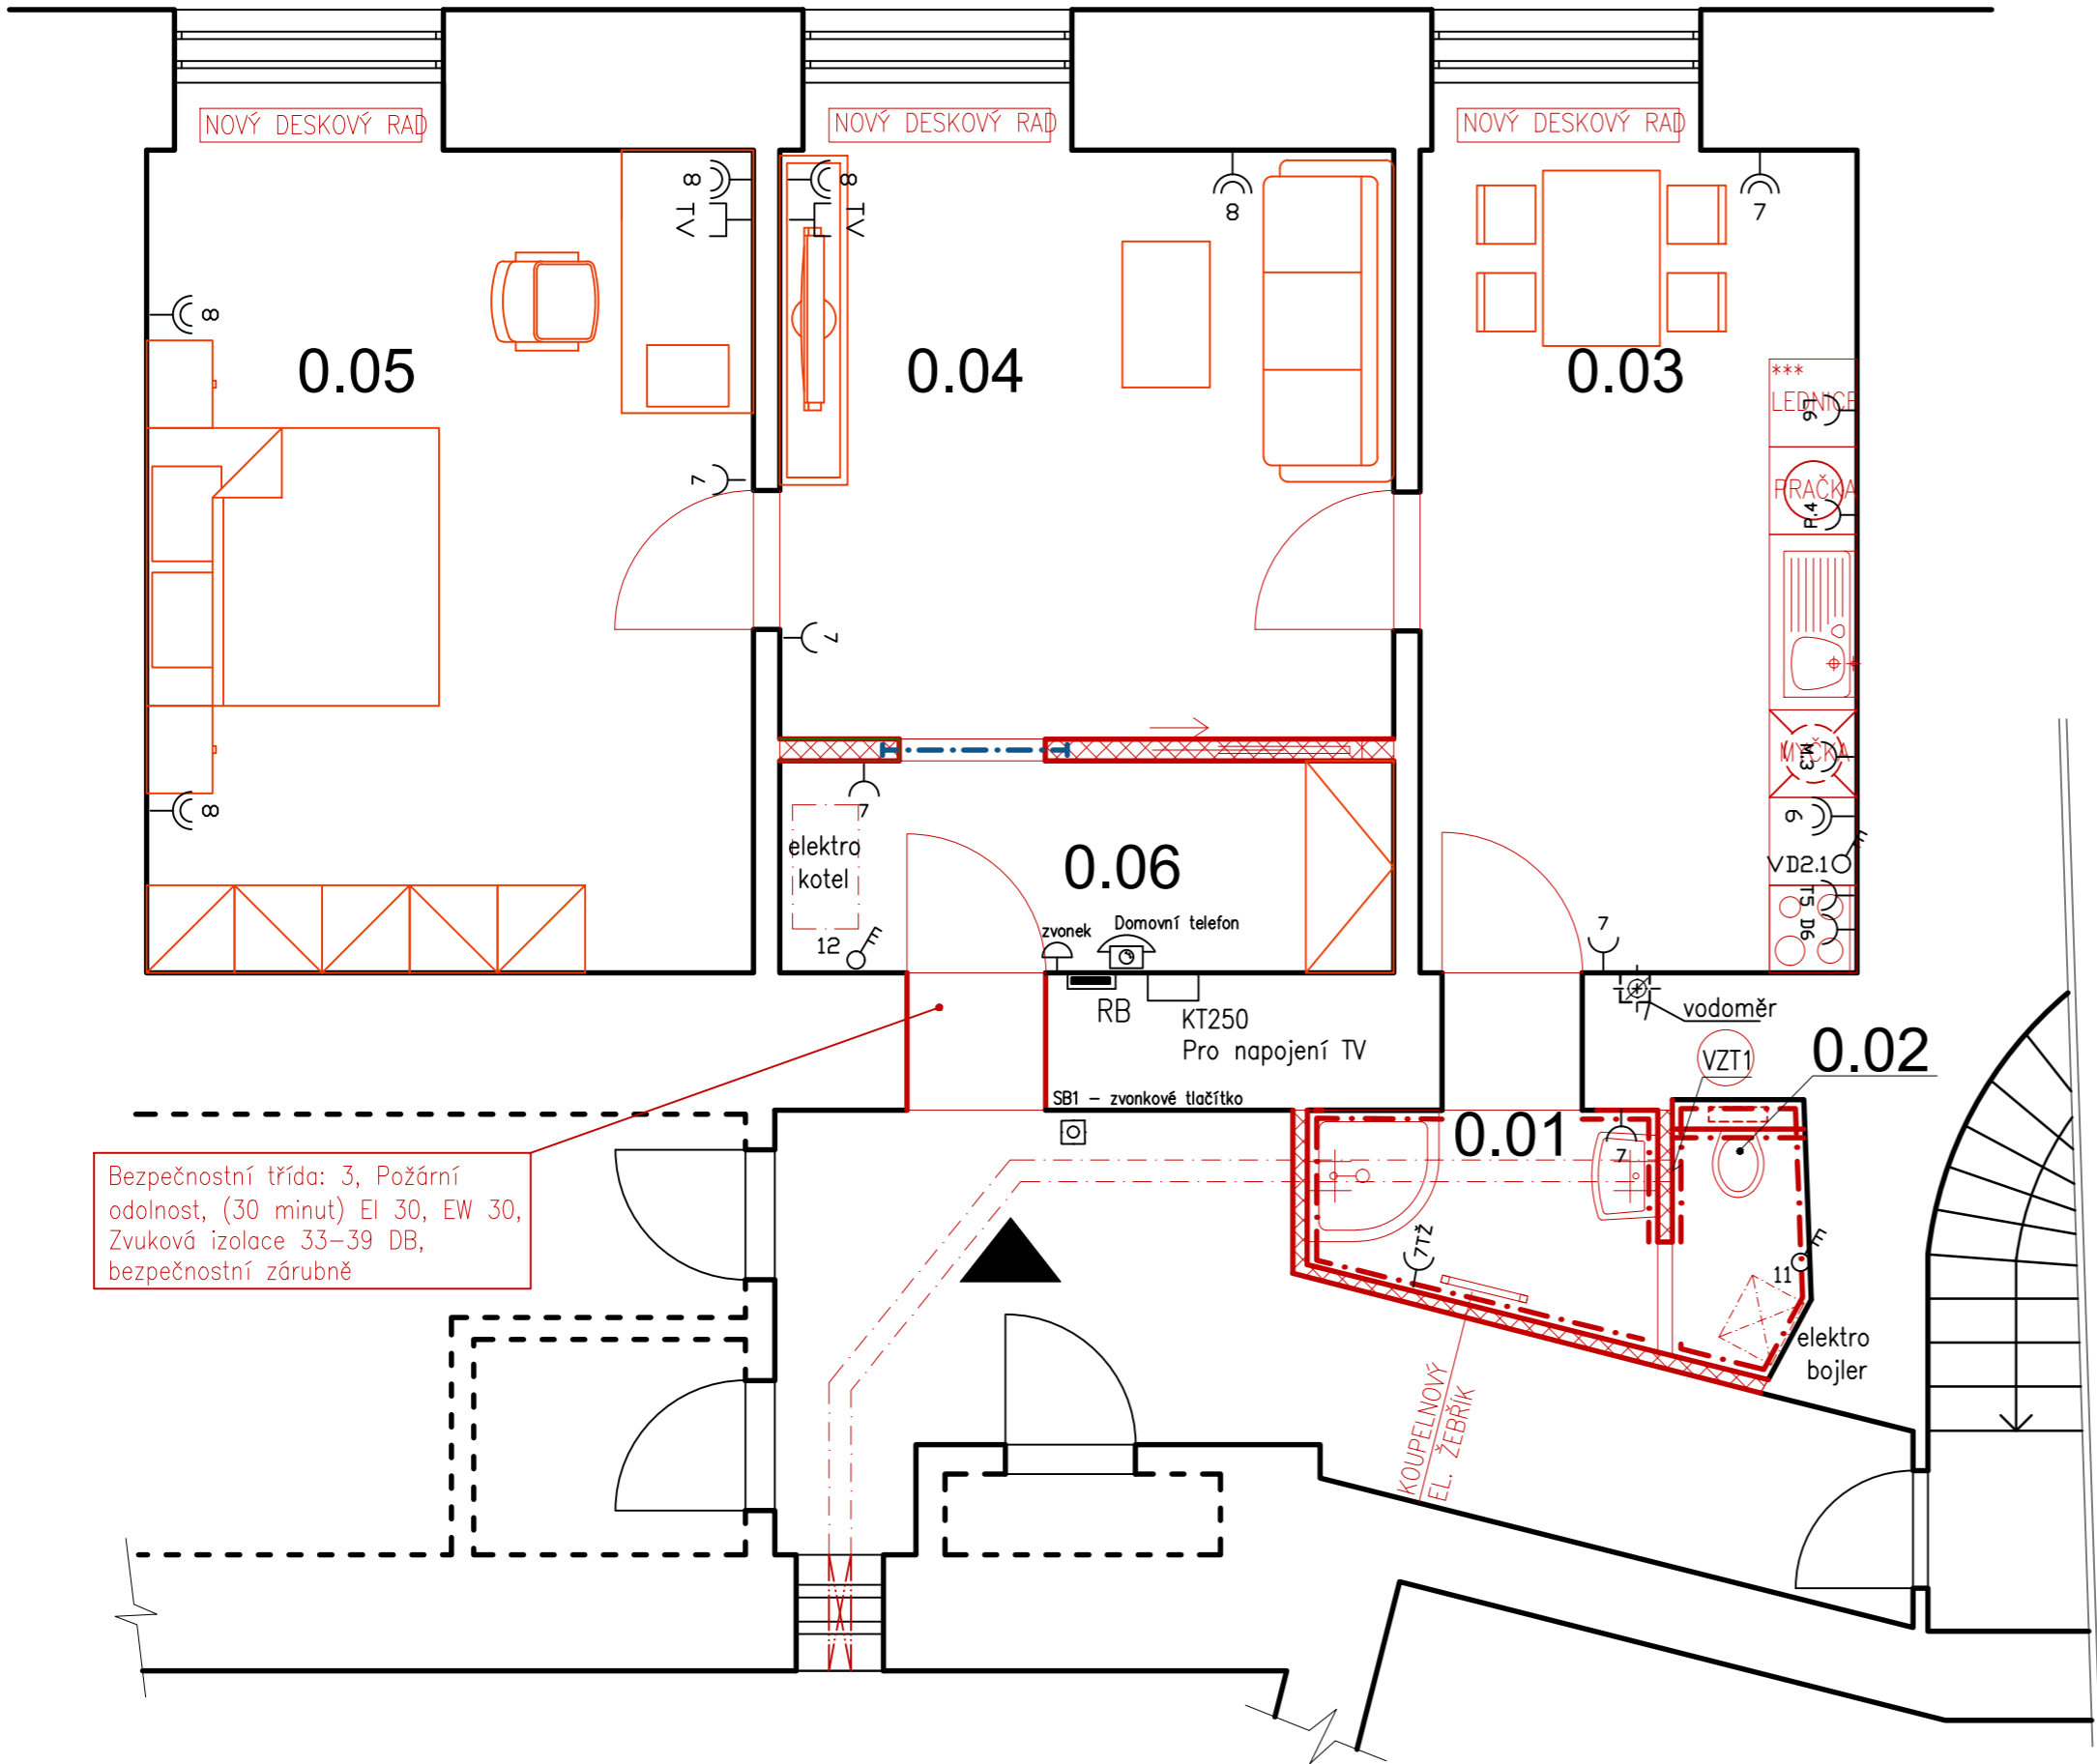

LEGENDA

- ROZVADĚČ
- ZÁSUVKA 230V/16A
- ZÁSUVKA 230V/16A, DVOJITÁ
- ZÁSUVKA STA--TV - televizní
- SPÍNAČ TŘÍFÁZOVÝ--varná deska
- PŘÍSTROJOVÁ KRABICE
- ELEKTRICKÝ VÝVOD
- ZÁSUVKA 230V/16A - lednička
- ZÁSUVKA 230V/16A - trouba
- ZÁSUVKA 230V/16A - myčka
- SPORÁK. KOMBINACE 25A - kotel
- ZÁSUVKA 230V/16A - pračka
- ZÁSUVKA 230V/16A - odsávání
- ZÁSUVKA 230V/16A - top. žebřík
- DOMOVNÍ ZVONEK
- OTICKO-KOUŘ. HLÁSIČ
- ZVONKOVÉ TLAČÍTKO
- DONÁCÍ TELEFON
- OCHRANNÉ POSPOJOVÁNÍ
- ODSÁVÁNÍ - VENTILÁTOR

POZNÁMKA

- popis prováděných prací viz. TZ
- v bytě se nachází vodoměr v kuchyni
- ve všech oknech jsou dřevěné parapety
- v obvodových stěnách jsou dřevěná kastlová okna
- nucené větrání - radiální ventilátor s časovým spínačem doporučený výkon min 150m3/hod

LEGENDA MÍSTNOSTÍ

| OZN. | ÚČEL MÍSTNOSTI | PLOCHA | PODLAHA |
|------|----------------|--------|------------------|
| 0.01 | KOUPELNA | 4,58m | Keramická dlažba |
| 0.02 | WC | 1,50m | Keramická dlažba |
| 0.03 | KUCHYNĚ | 18,21m | Keramická dlažba |
| 0.04 | OBÝVACÍ POKOJ | 25,11m | Dřevěné vlysy |
| 0.05 | POKOJ | 24,29m | Dřevěné vlysy |
| 0.06 | ZÁDVEŘÍ | 6,61 m | Keramická dlažba |

POZNÁMKA

V místnostech s umyvadly a koupelnách platí ČSN 33 2000-7-701 (v prostoru sprchy je zóna 1, v navazujícím prostoru do vzdálenosti 0,6 m od kraje sprchy a do výše 2,5 m je zóna 2, v ostatním prostoru je zóna 3) vedení pro zásuvky bude provedeno kabely CYKY-J 3x2,5 mm2, nad podhledem a svisle pod omítkou, vedení pro TV v trubce plastové ohebné pod omítkou až k hlavnímu vchodu nade dveře vypínače a zásuvky uloženy pod omítkou ve výšce 0,3 m, vedle dveří a koupelně a WC 1,2 m vedení pro sporákovou kombinaci - varná deska, bojler, el. kotel CYKY-J 5x2,5 v koupelně a WC provedeno ochranné pospojování vodičem CY 4 opticko kouřový hlásič není předmětem tohoto projektu - pouze informativně pokud není trouba součástí varné desky bude instalována samostatná zásuvka za troubou

NAPĚŤOVÁ SOUSTAVA : 3+NPE,50HZ,400/230V,TN-C-S
OCHRANA PŘED NDN DLE ČSN 33 2000 - 4 - 41ed.2:
AUTOMATICKÝM ODPOJENÍM OD ZDROJE
OCHRANA ZVÝŠENÁ : DOPLŇUJÍCÍM POSPOJOVÁNÍM
OCHRANA DOPLŇKOVÁ : PROUDOVÝMI CHRÁNIČI

| | | |
|------------|--|-----------------------|
| PROJEKTANT | Zelinka Jiří | Jiří Zelinka - ENERGY |
| VYPRACOVAL | Zelinka Jiří | 5. května 1526 |
| KRESLIL | Zelinka Jiří | Rožnov pod Radhoštěm |
| INVESTOR: | Statutární město Brno, Dominikánské náměstí 196/1, Brno-město, 602 00 Brno | FORMÁT 3A4 |
| NÁZEV : | STAVEBNÍ ÚPRAVY BYTU Kounicova 9, byt 3 ELEKTROINSTALACE | DATUM 09/2022 |
| | | ÚČEL DSP |
| | | ZAK.Č. 2022/19 |
| | Půdorys - zásuvkové a SLP rozvody | MĚŘÍTKO 1:50 |
| | | Č.VÝKR. EL-02 |