





LEGENDA SILNOPROUDÝCH ELEMENTŮ

- 


DVOJITÁ ZÁSUVKA POD OMÍTKU 230V, 16A, KDE x ZNAČÍ ČÍSLO OKRUHU
- 

DVOJITÁ ZÁSUVKA POD OMÍTKU 230V, KRYTÍ IP44, 16A, KDE x ZNAČÍ ČÍSLO OKRUHU
- 

SPORÁKOVÁ KOMBINACE, 400V, 20A, IP20, ZAPUŠTĚNÁ, EL. VARNÁ DESKA
- 


ROZVÁDĚČ BYTOVÝ
- 


OCHRANNÉ POSPOJOVÁNÍ
- 


VOLNÝ KABEL S OBJÍMKOU A ŽÁROVKOU – STĚNA
- 


VOLNÝ VÝVOD S OBJÍMKOU A ŽÁROVKOU – STROP
- 


VOLNÝ VÝVOD PRO VENTILÁTOR, 5x1,5 CYKY–J S INTEGR. ČAS. SPÍN.
- 


VOLNÝ VÝVOD PRO SILOVÉ NÁPOJENÍ ELEKTROKOTLE + HDO
- 

AUTONOMNÍ HLÁSIČ KOUŘE
- 

JEDNOPÓLOVÝ VYPÍNAČ, ŘAZENÍ 1
- 

SCHODIŠŤOVÝ PŘEPÍNAČ, ŘAZENÍ 6
- 


KŘÍŽOVÝ PŘEPÍNAČ, ŘAZENÍ 7
- 


TLAČÍTKOVÝ SPÍNAČ NA VENTILÁTOR, ŘAZENÍ 1/0
- 


KABELOVÁ TRASA SILNOPROUD
- 


VENTILÁTOR


LEGENDA SLABOPROUDÝCH ELEMENTŮ

 
- 

Z ZVONKOVÉ TLAČÍTKO
- 

KABELOVÁ TRASA SLP
- 

STA ZÁSUVKA
- 

ZÁSUVKA 2xRJ45
- 

AUDIO TELEFO – STÁVAJÍCÍ
- 

K. SLP KRABICE SLP PRO PROPOJENÍ VNĚJŠÍ SLP S BYTOVÝM SLP (STA, UPC, O2 ATD), KRABICE KO100E

POZNÁMKY
– PŘESNÉ ROZMÍSTĚNÍ ZÁSUVK ZA KUCHYŇSKOU LINKOU DLE MONTÁŽNÍCH ZÁSAD

LEGENDA ZNAČENÍ

- S

POLOHA PRO SPORÁK
- WC

POLOHA PRO WC ZÁVĚSNÉ KONSTRUKČNÍ PRVEK PRO WC S NÁDRŽKOU, WC MÍSA, SEDÁTKO – DODÁVKA ZTI
- SP

POLOHA PRO SPRCHU VANA, ZÁPACHOVÝ UZÁVĚR, BATERIE SPRCHOVÁ A VANOVÁ
- U

POLOHA PRO UMYVADLO UMYVADLO, BATERIE, ZÁPACHOVÁ UZÁVĚRA, 2x ROHOVÝ VENTIL DN15 – DODÁVKA ZTI
- D

POLOHA PRO DŘEZ DŘEZ, BATERIE, ZÁPACHOVÁ UZÁVĚRA – DODÁVKA KUCHYNĚ 2x ROHOVÝ VENTIL DN15 – DODÁVKA ZTI
- AP


POLOHA PRO PRAČKU PRAČKA – NENÍ DODÁVKA STAVBY 1x ROHOVÝ VENTIL PRAČKOVÝ DN15, ZÁPACHOVÁ UZÁVĚRA PODOMÍTKOVÁ DN50
- L

POLOHA PRO LEDNÍČKU
- K


POLOHA PRO ELEKTROKOTEL S EXTERNÍM ZÁSOBNÍKEM VODY

LEGENDA MÍSTNOSTÍ

Č.M.	MÍSTNOST	PL(m2)
3.12.01	CHODBA	6,2
3.12.02	KOUPELNA	3,6
3.12.03	POKOJ	12,7
CELKOVÁ PLOCHA		22,5

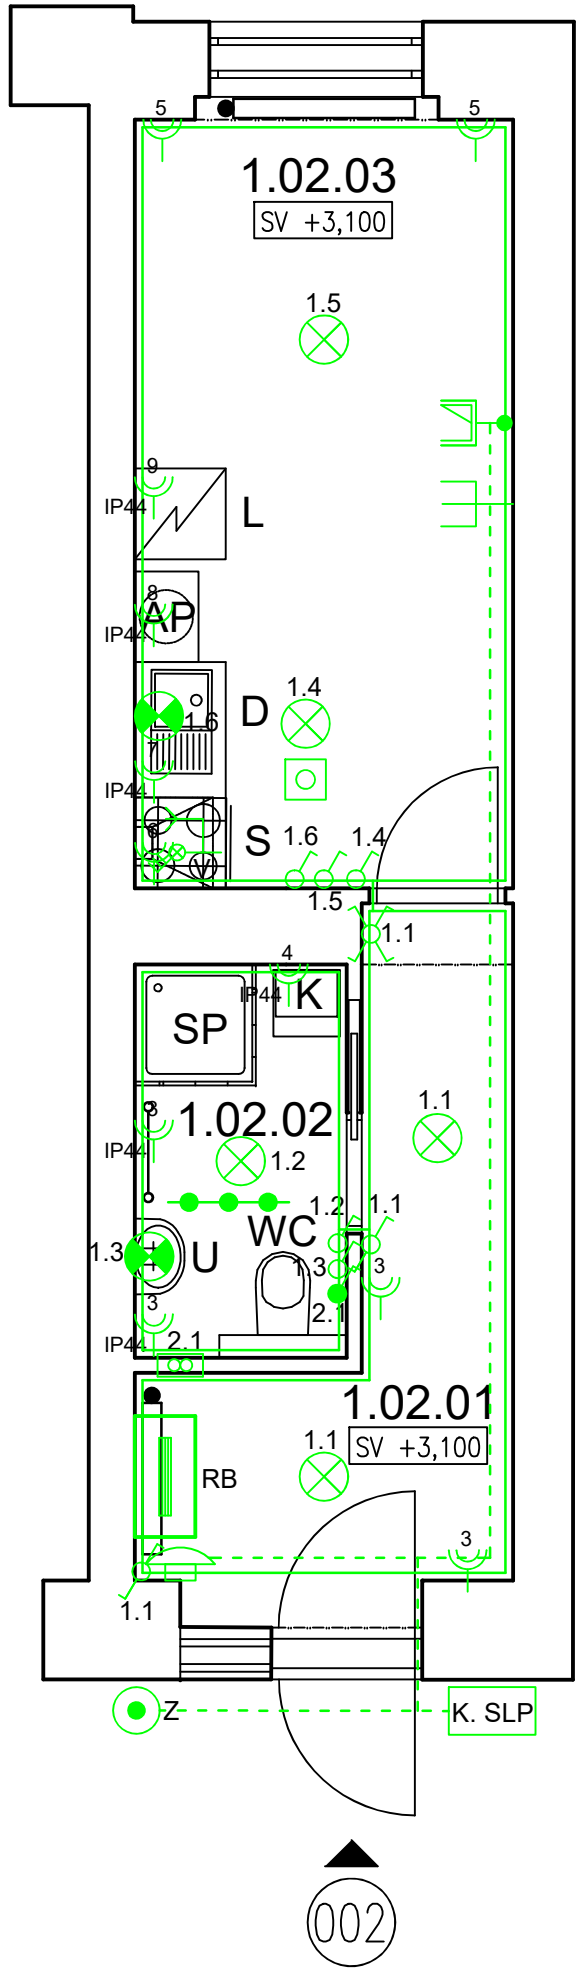

REVIZE			
Index	Datum	Změna	Jméno



Projekty | Realizace | Projektový management
info@qualitygroup.cz | www.qualitygroup.cz
STAVTE CHYTŘE

STAVBA
ZHOTOVENÍ PROJEKTOVÉ DOKUMENTACE
NA OPRAVU BYTU VÍDEŇSKÁ 36, BYT Č.2

MÍSTO STAVBY
Videňská 249/36
639 00 Brno-střed

K.Ú.:
OKRES:
KRAJ:

Štýřice [610186]
Brno-město
Jihomoravský

GENERÁLNÍ PROJEKTANT
Quality Group s.r.o., Příkop 843/4, 602 00 Brno
Č.Ú. 08879737, DI: yuvn5d8

HLAVNÍ INŽENÝR PROJEKTU
Ing. Jiri Šoltes, jiri.soltes@qualitygroup.cz, tel.: 736 105 226

ZPRACOVATEL ODBORNÉ ČÁSTI
Ing. Karolína Dvořáková
tel.: 604 588 844
e-mail: karolina.dvorackova@qualitygroup.cz

AUTORIZACE

STAVEBNÍK - INVESTOR
Statutární město Brno, městská část Brno-střed,
Dominikánská 2, 601 69 Brno
ČO: 449 92 785

Č. SMLOUVY INVESTORA
MCBS/2021/0205169/NEMI

Č. SMLOUVY PROJEKTANTA
P-21-056-000

ODBORNÁ ČÁST
Silnoproudá elektrotechnika + SLP

DATUM
03/2022

OBJEKT
S001 Byt

MĚŘÍTKO
1:50

PARÉ

NÁZEV DOKUMENTU
Půdorys

KÓD ELEKTRONICKÉ VERZE DOKUMENTU						
stavba	stupeň	část	výkres	profese	název dokumentu	revize
Víd. 36-2	DPS	D.1.4.3	02	ELI + SLP	Půdorys	00