

LEGENDA SILNOPROUDÝCH ELEMENTŮ

- DVOJITÁ ZÁSUVKA POD OMÍTKU 230V, 16A, KDE x ZNAČÍ ČÍSLO OKRUHU
- DVOJITÁ ZÁSUVKA POD OMÍTKU 230V, KRYTÍ IP44, 16A, KDE x ZNAČÍ ČÍSLO OKRUHU
- SPORÁKOVÁ KOMBINACE, 400V, 20A, IP20, ZAPUŠTĚNÁ, EL. VARNÁ DESKA
- ROZVÁDĚČ BYTOVÝ
- OCHRANNÉ POSPOJOVÁNÍ
- VOLNÝ KABEL S OBJÍMKOU A ŽÁROVKOU – STĚNA
- VOLNÝ VÝVOD S OBJÍMKOU A ŽÁROVKOU – STROP
- VOLNÝ VÝVOD PRO VENTILÁTOR, 5x1,5 CYKY–J s INTEGR. ČAS. SPIN.
- VOLNÝ VÝVOD PRO SILOVÉ NÁPOJENÍ ELEKTROKOTLE + HDO
- AUTONOMNÍ HLÁSIČ KOUŘE
- JEDNOPÓLOVÝ VYPÍNAČ, ŘAZENÍ 1
- SCHODIŠŤOVÝ PŘEPÍNAČ, ŘAZENÍ 6
- KŘÍŽOVÝ PŘEPÍNAČ, ŘAZENÍ 7
- TLAČÍTKOVÝ SPÍNAČ NA VENTILÁTOR, ŘAZENÍ 1/0
- KABELOVÁ TRASA SILNOPROUD
- VENTILÁTOR

LEGENDA SLABOPROUDÝCH ELEMENTŮ

- Z ZVONKOVÉ TLAČÍTKO
- KABELOVÁ TRASA SLP
- STA ZÁSUVKA
- ZÁSUVKA 2xRJ45
- AUDIO TELEFON
- KRABICE SLP PRO PROPOJENÍ VNĚJŠÍ SLP S BYTOVÝM SLP (STA, UPC, OZ ATD), KRABICE K0100E

POZNÁMKY


– PŘESNÉ ROZMÍSTĚNÍ ZÁSUVEK ZA KUCHYŇSKOU LINKOU
DLE MONTÁŽNÍCH ZÁSAD

LEGENDA MÍSTNOSTI

Č.M.	MÍSTNOST	PL(m2)
2.05.01	ZÁDVEŘÍ	2,31
2.05.02	WC	9,76
2.05.03	SPÍŽ	17,0
2.05.04	KOUPELNA	2,55
2.05.05	KUCHYŇ	15,5
2.05.06	POKOJ	4,07
CELKOVÁ PLOCHA		59,0

LEGENDA ZNAČENÍ

- S POLOHA PRO SPORÁK
- WC POLOHA PRO WC ZÁVĚSNÉ
KONSTRUKČNÍ PRVEK PRO WC S NÁDRŽKOU, WC MÍSA, SEDÁTKO – DODÁVKA ZTI
- V POLOHA PRO VANU
VANA, ZÁPACHOVÝ UZÁVĚR, BATERIE SPRCHOVÁ A VANOVÁ
- U POLOHA PRO UMYVADLO
UMYVADLO, BATERIE, ZÁPACHOVÁ UZÁVĚRA, 2x ROHOVÝ VENTIL DN15 – DODÁVKA ZTI
- UM POLOHA PRO UMÝVÁTKO
UMÝVÁTKO, BATERIE, ZÁPACHOVÁ UZÁVĚRA, 2x ROHOVÝ VENTIL DN15 – DODÁVKA ZTI
- D POLOHA PRO DŘEZ
DŘEZ, BATERIE, ZÁPACHOVÁ UZÁVĚRA – DODÁVKA KUCHYŇĚ
2x ROHOVÝ VENTIL DN15 – DODÁVKA ZTI
- AP POLOHA PRO PRAČKU
PRAČKA – NENÍ DODÁVKA STAVBY
1x ROHOVÝ VENTIL PRAČKOVÝ DN15, ZÁPACHOVÁ UZÁVĚRA PODOMÍTKOVÁ DN50
- L POLOHA PRO LEDNÍČKU
- K POLOHA PRO ELEKTROKOTEL S EXTERNÍM ZÁSOBNIKEM VODY

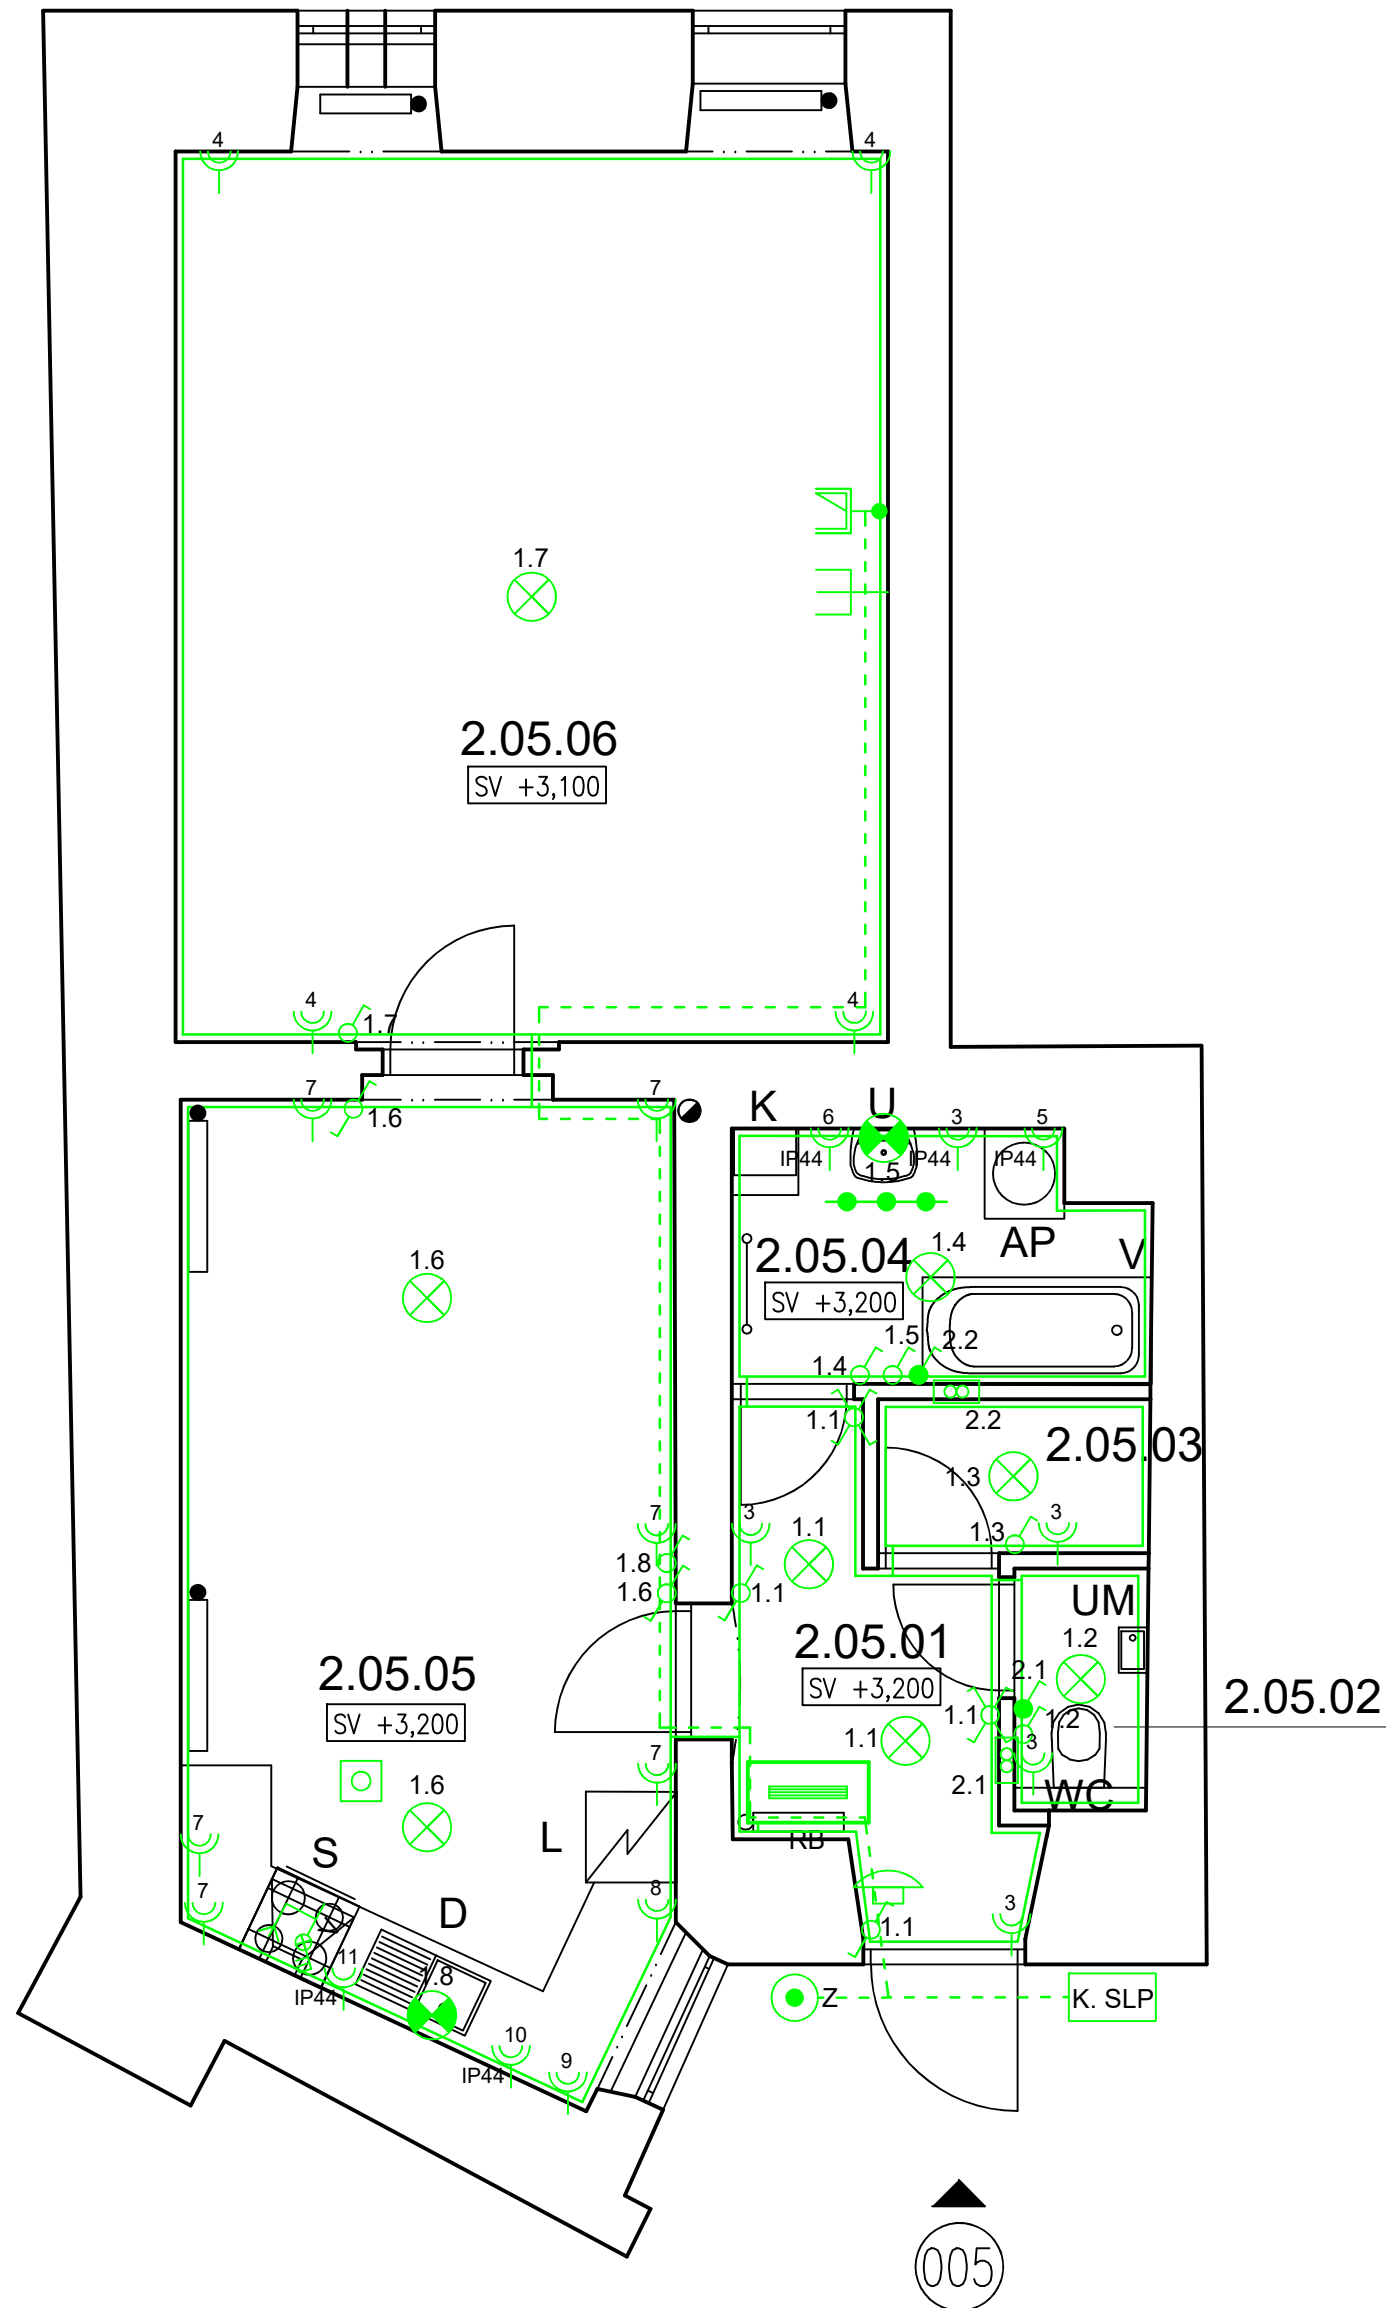

REVIZE			
Index	Datum	Změna	Jméno

Projekty | Realizace | Projektový management
info@qualitygroup.cz | www.qualitygroup.cz
STAVTE CHYTŘE

STAVBA

ZHOTOVENÍ PROJEKTOVÉ DOKUMENTACE
NA OPRAVU BYTU VÁCLAVSKÁ 38/3, BYT Č.5

MÍSTO STAVBY
Václavská 38/3
603 00 Brno-Staré Brno

K.Ú.:
OKRES:
KRAJ:

Staré Brno [610089]
Brno-město
Jihomoravský

GENERÁLNÍ PROJEKTANT
Quality Group s.r.o., Příkop 843/4, 602 00 Brno
IČ: 08879737, DI: yuvn5d8

HLAVNÍ INŽENÝR PROJEKTU
Ing. Jiří Šoltes, jiri.soltes@qualitygroup.cz, tel.: 736 105 226

ZPRACOVATEL ODBORNÉ ČÁSTI
Ing. Karolína Dvořáková
tel.: 604 588 844
e-mail: karolina.dvorackova@qualitygroup.cz

STAVEBNÍK - INVESTOR
Statutární město Brno, městská část Brno-střed,
Dominikánská 2, 601 69 Brno
IČO: 449 92 785

Č. SMLOUVY INVESTORA
MCBS/2021/0205169/NEMI
Č. SMLOUVY PROJEKTANTA
P-21-056-000

ODBORNÁ ČÁST
Silnoproudá elektrotechnika + SLP

DATUM
02/2022

OBJEKT
S001 Byt

PARÉ

MĚŘÍTKO
1:50

NÁZEV DOKUMENTU

Půdorys

KÓD ELEKTRONICKÉ VERZE DOKUMENTU

stavba	stupeň	část	výkres	profese	název dokumentu	revize
Vác. 3-5	DPS	D.1.4.3	02	ELI + SLP	Půdorys	00