

LEGENDA MÍSTNOSTÍ

Č.M.	MÍSTNOST	PL(m2)
2.05.01	ZADVEŘÍ	2,31
2.05.02	WC	9,76
2.05.03	SPIŽ	17,0
2.05.04	KOUPELNA	2,55
2.05.05	KUCHYŇ	15,5
2.05.06	POKOJ	4,07
CELKOVÁ PLOCHA		59,0

LEGENDA ZNAČENÍ

DOMOVNÍ VENTILÁTOR VYBAVENÝ ELEKTRICKOU OVLÁDANOU AUTOMATICKOU ŽALUZII NEBO ZPĚTNOU KLAPKOU, ČIDLEM VLHKOSTI A ČASOVÝM SPÍNAČEM, KRYTÍ MIN. IPX4, MAX. 30 dB

FASÁDNÍ MŘÍŽKA SE SÍTKOU PROTI HMÝZU

VZT PLASTOVÉ POTRUBÍ 150mm, VEDENO V PODHLEDECH

POLOHA PRO SPORÁK

POLOHA PRO WC ZÁVĚSNÉ
KONSTRUKČNÍ PRVEK PRO WC S NÁDRŽKOU, WC MÍSA, SEDÁTKO – DODÁVKA ZTI

POLOHA PRO VANU
VANA, ZÁPACHOVÝ UZÁVĚR, BATERIE SPRCHOVÁ A VANOVÁ

POLOHA PRO UMYVADLO
UMYVADLO, BATERIE, ZÁPACHOVÁ UZÁVĚRA, 2x ROHOVÝ VENTIL DN15 – DODÁVKA ZTI


POLOHA PRO UMÝVÁTKO
UMÝVÁTKO, BATERIE, ZÁPACHOVÁ UZÁVĚRA, 2x ROHOVÝ VENTIL DN15 – DODÁVKA ZTI

POLOHA PRO DŘEZ
DŘEZ, BATERIE, ZÁPACHOVÁ UZÁVĚRA – DODÁVKA KUCHYNĚ
2x ROHOVÝ VENTIL DN15 – DODÁVKA ZTI

POLOHA PRO PRAČKU
PRAČKA – NENÍ DODÁVKA STAVBY
1x ROHOVÝ VENTIL PRAČKOVÝ DN15, ZÁPACHOVÁ UZÁVĚRA PODOMÍTKOVÁ DN50

POLOHA PRO LEDNÍČKU

POLOHA PRO ELEKTROKOTEL S EXTERNÍM ZÁSOBNIKEM VODY

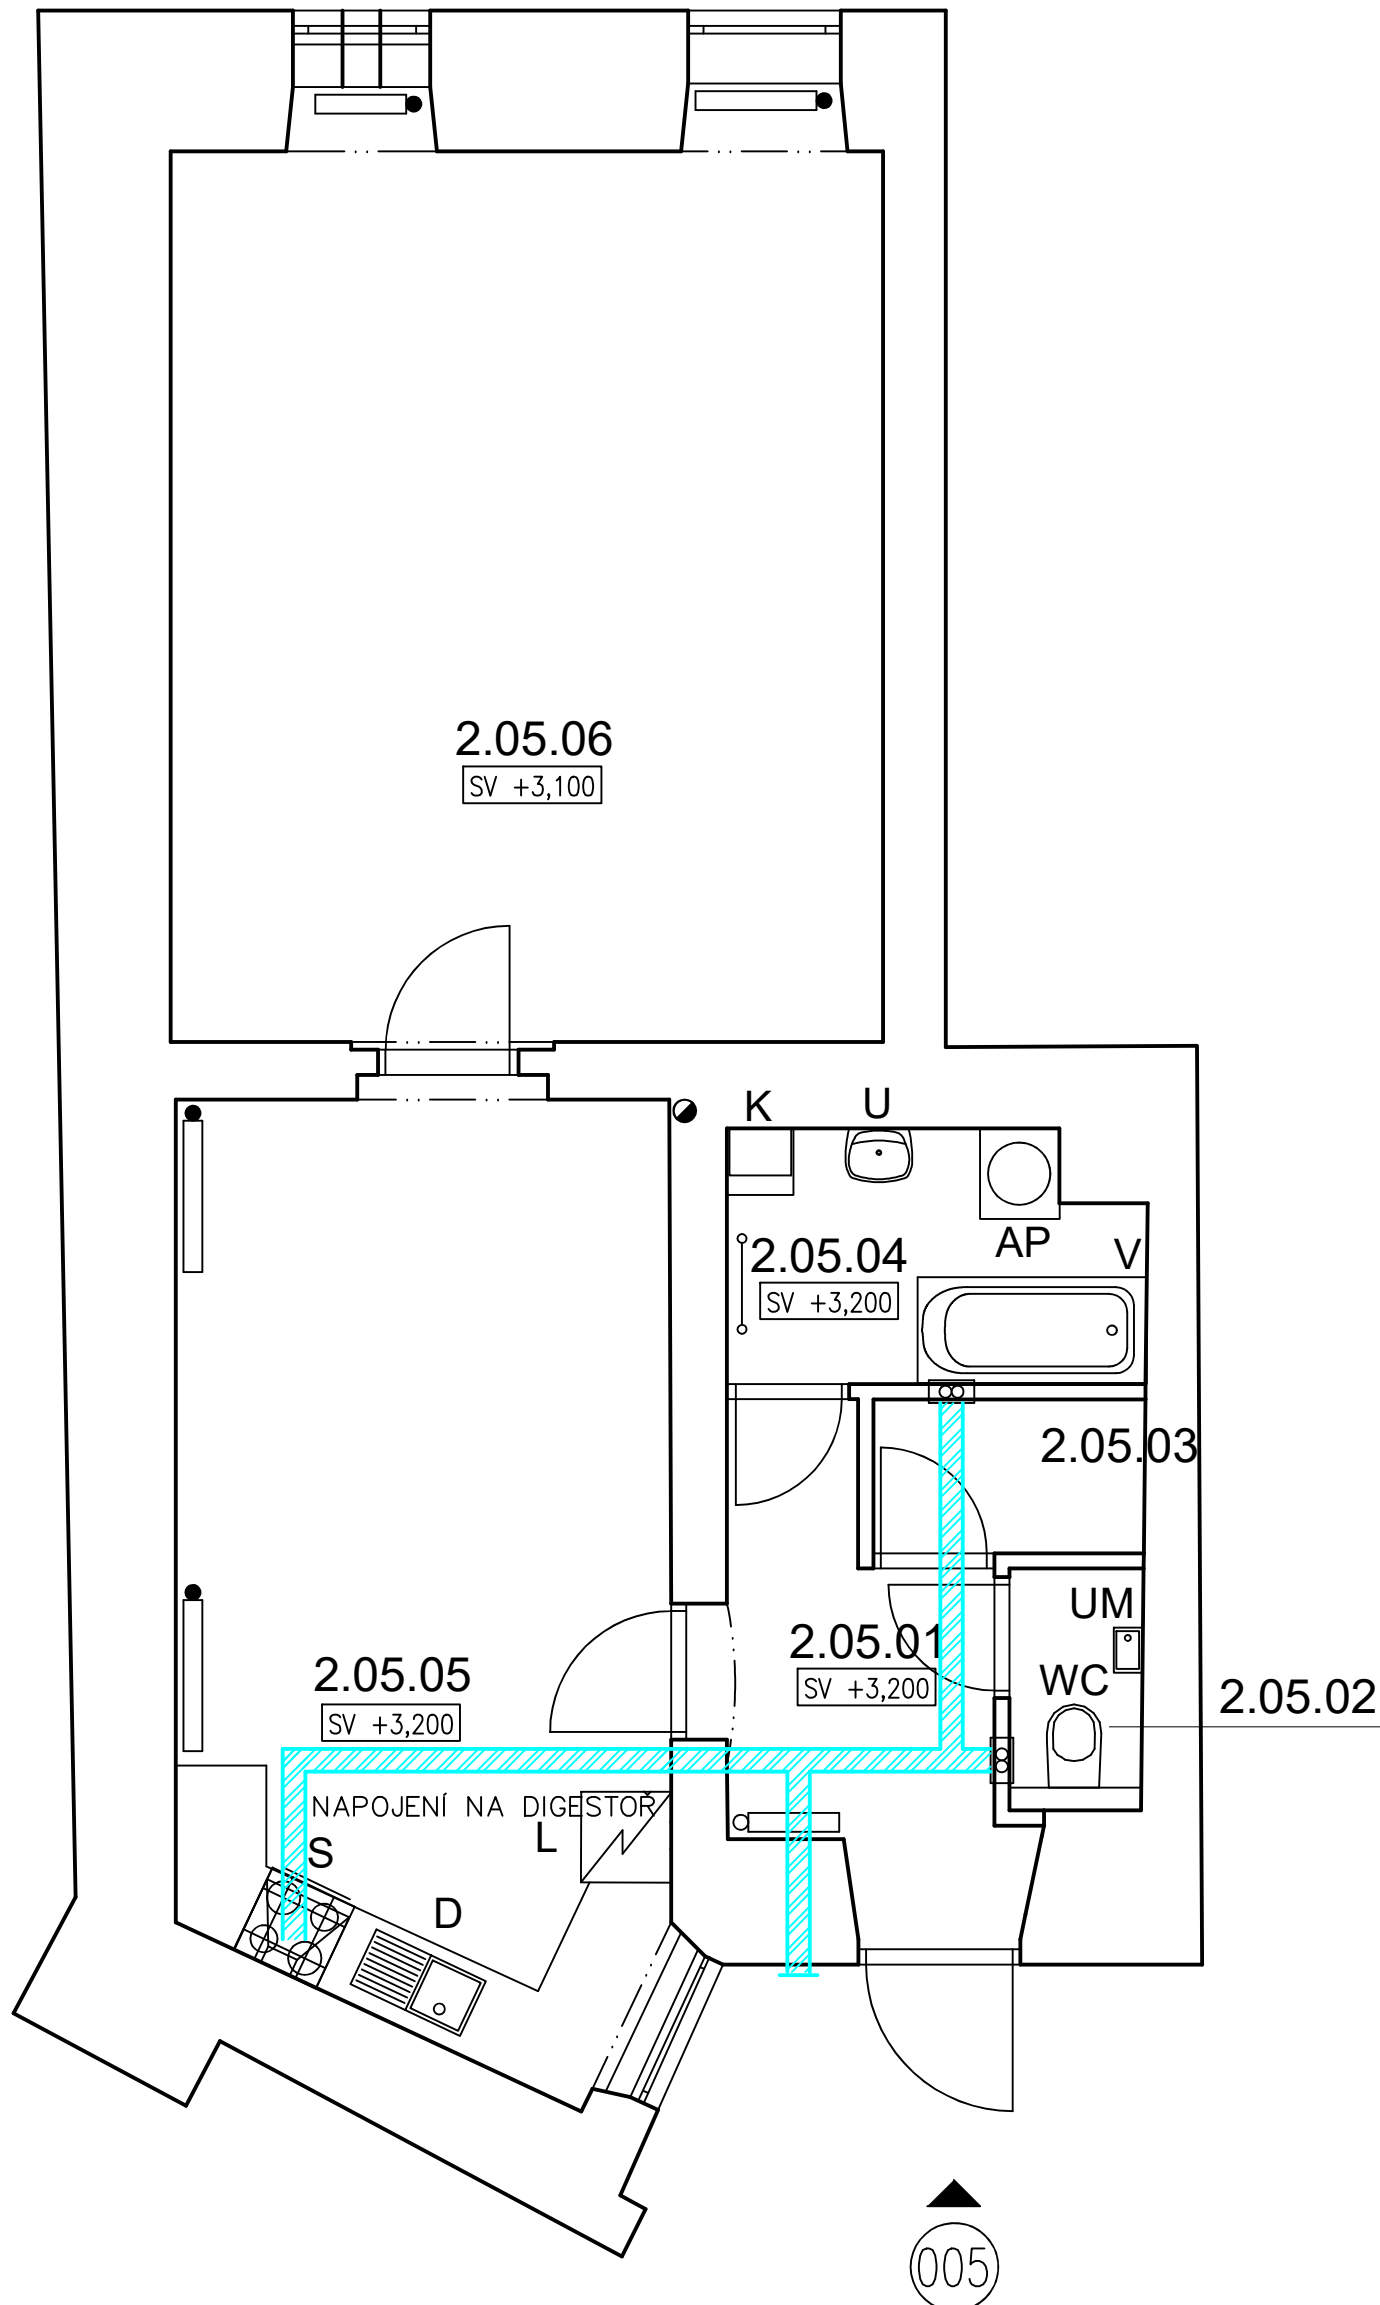

REVIZE			
Index	Datum	Změna	Jméno

<div> QUALITY GROUP</div>		Projekty Realizace Projektový management info@qualitygroup.cz www.qualitygroup.cz	
STAVTE CHYTŘE			
STAVBA ZHOTOVENÍ PROJEKTOVÉ DOKUMENTACE NA OPRAVU BYTU VÁCLAVSKÁ 38/3, BYT Č.5			
MÍSTO STAVBY Václavská 38/3 603 00 Brno-Staré Brno		K.Ú.: OKRES: KRAJ:	Staré Brno [610089] Brno-město Jihomoravský
GENERÁLNÍ PROJEKTANT Quality Group s.r.o., Příkop 843/4, 602 00 Brno IČ: 08879737, DI: yuvn5d8 HLAVNÍ INŽENÝR PROJEKTU Ing. Jiri Šoltes, jiri.soltes@qualitygroup.cz, tel.: 736 105 226 ZPRACOVATEL ODBORNÉ ČÁSTI Ing. Karolína Dvořáková tel.: 604 588 844 e-mail: karolina.dvorackova@qualitygroup.cz		AUTORIZACE	
STAVEBNÍK - INVESTOR Statutární město Brno, městská část Brno-střed, Dominikánská 2, 601 69 Brno IČO: 449 92 785		Č. SMLOUVY INVESTORA MCBS/2021/0205169/NEMI Č. SMLOUVY PROJEKTANTA P-21-056-000	
ODBORNÁ ČÁST Vzduchotechnika OBJEKT S001 Byt		DATUM 02/2022 MĚŘÍTKO 1:50	PARÉ
NÁZEV DOKUMENTU Půdorys			
KÓD ELEKTRONICKÉ VERZE DOKUMENTU			
stavba	stupeň	část	výkres
Vác. 3-5	DPS	D.1.4.4	02
VZT			Půdorys
			00