 


LEGENDA SILNOPROUDÝCH ELEMENTŮ

- 

DVOJITÁ ZÁSUVKA POD OMÍTKU 230V, 16A, KDE x ZNAČÍ ČÍSLO OKRUHU
- 

DVOJITÁ ZÁSUVKA POD OMÍTKU 230V, KRYTÍ IP44, 16A, KDE x ZNAČÍ ČÍSLO OKRUHU
- 

SPORÁKOVÁ KOMBINACE, 400V, 20A, IP20, ZAPUŠTĚNÁ, EL. VARNÁ DESKA
- 

ROZVÁDĚČ BYTOVÝ
- 

OCHRANNÉ POSPOJOVÁNÍ
- 

VOLNÝ KABEL S OBJÍMKOU A ŽÁROVKOU – STĚNA
- 

VOLNÝ VÝVOD S OBJÍMKOU A ŽÁROVKOU – STROP
- 

VOLNÝ VÝVOD PRO VENTILÁTOR, 5x1,5 CYKY–J S INTEGR. ČAS. SPIN.
- 

VOLNÝ VÝVOD PRO SILOVÉ NAPOJENÍ ELEKTROKOTLE + HDO
- 

AUTONOMNÍ HLÁSIČ KOUŘE
- 

JEDNOPÓLOVÝ VYPÍNAČ, ŘAZENÍ 1
- 

SCHODIŠŤOVÝ PŘEPÍNAČ, ŘAZENÍ 6
- 


KŘÍŽOVÝ PŘEPÍNAČ, ŘAZENÍ 7
- 

TLAČÍTKOVÝ SPÍNAČ NA VENTILÁTOR, ŘAZENÍ 1/0
- 


KABELOVÁ TRASA SILNOPROUD
-

 
VENTILÁTOR

 
LEGENDA SLABOPROUDÝCH ELEMENTŮ

 
- 

Z ZVONKOVÉ TLAČÍTKO
-

KABELOVÁ TRASA SLP
- 

STA ZÁSUVKA
- 

ZÁSUVKA 2xRJ45
- 

AUDIO TELEFON
- 

K. SLP

KRABICE SLP PRO PROPOJENÍ VNĚJŠÍ SLP S BYTOVÝM SLP (STA, UPC, O2 ATD), KRABICE K0100E

POZNÁMKY

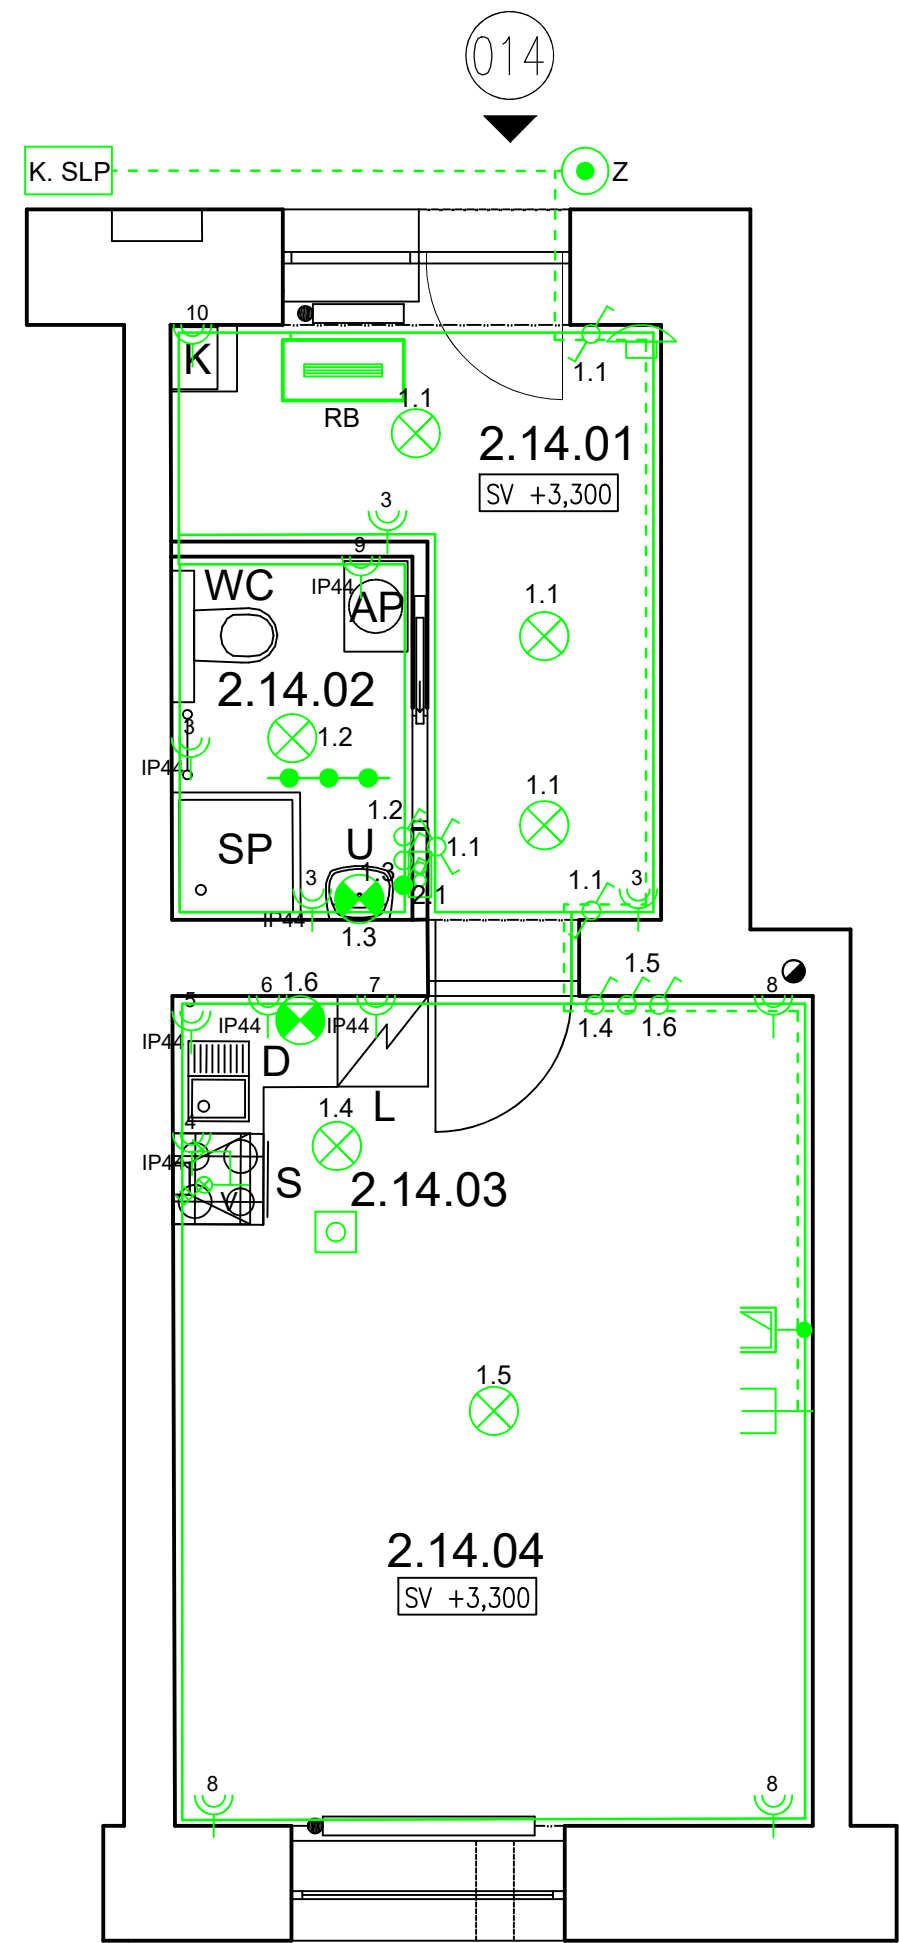
– PŘESNÉ ROZMÍSTĚNÍ ZÁSUVEK ZA KUCHYŇSKOU LINKOU DLE MONTÁŽNÍCH ZÁSAD

LEGENDA ZNAČENÍ

- S POLOHA PRO SPORÁK
- WC POLOHA PRO WC ZÁVĚSNÉ KONSTRUKČNÍ PRVEK PRO WC S NÁDRŽKOU, WC MÍSA, SEDÁTKO – DODÁVKA ZTI
- SP POLOHA PRO SPRCHU VANA, ZÁPACHOVÝ UZÁVĚR, BATERIE SPRCHOVÁ A VANOVÁ
- U POLOHA PRO UMYVADLO UMYVADLO, BATERIE, ZÁPACHOVÁ UZÁVĚRA, 2x ROHOVÝ VENTIL DN15 – DODÁVKA ZTI
- D POLOHA PRO DŘEZ DŘEZ, BATERIE, ZÁPACHOVÁ UZÁVĚRA – DODÁVKA KUCHYNĚ 2x ROHOVÝ VENTIL DN15 – DODÁVKA ZTI
- AP POLOHA PRO PRAČKU PRAČKA – NENÍ DODÁVKA STAVBY 1x ROHOVÝ VENTIL PRAČKOVÝ DN15, ZÁPACHOVÁ UZÁVĚRA PODOMÍTKOVÁ DN50
- L POLOHA PRO LEDNÍČKU
- K POLOHA PRO ELEKTROKOTEL S EXTERNÍM ZÁSOBNÍKEM VODY

LEGENDA MÍSTNOSTÍ

Č.M.	MÍSTNOST	PL(m2)
2.05.01	KUCHYŇ	8,5
2.05.02	KOUPELNA	3,84
2.05.03	POKOUJ	23,2
CELKOVÁ PLOCHA		35,9



REVIZE			
Index	Datum	Změna	Jméno

<div></div> <div>QUALITY GROUP</div>		Projekty Realizace Projektový management info@qualitygroup.cz www.qualitygroup.cz STAVTE CHYTŘE				
STAVBA ZHOTOVENÍ PROJEKTOVÉ DOKUMENTACE NA OPRAVU BYTU RYBÁŘSKÁ 296/9, BYT Č.14						
MÍSTO STAVBY Rybářská 296/9 603 00 Brno-střed		K.Ú.: OKRES: KRAJ:		Staré Brno [610089] Brno-město Jihomoravský		
GENERÁLNÍ PROJEKTANT Quality Group s.r.o., Příkop 843/4, 602 00 Brno IČ: 08879737, DI: yuvn5d8 HLAVNÍ INŽENÝR PROJEKTU Ing. Jiri Šoltes, jiri.soltes@qualitygroup.cz, tel.: 736 105 226			AUTORIZACE			
ZPRACOVATEL ODBORNÉ ČÁSTI Ing. Karolína Dvorníková tel.: 604 588 844 e-mail: karolina.dvornickova@qualitygroup.cz						
STAVEBNÍK - INVESTOR Statutární město Brno, městská část Brno-střed, Dominikánská 2, 601 69 Brno IČO: 449 92 785			Č. SMLOUVY INVESTORA MCBS/2021/0205169/NEMI Č. SMLOUVY PROJEKTANTA P-21-056-000			
ODBORNÁ ČÁST Silnoproudá elektrotechnika + SLP OBJEKT S001 Byt			DATUM 02/2022		PARÉ MĚŘÍTKO 1:50	
			MĚŘÍTKO 1:50			
NÁZEV DOKUMENTU Půdorys						
KÓD ELEKTRONICKÉ VERZE DOKUMENTU						
stavba	stupeň	část	výkres	profese	název dokumentu	revize
Ryb. 9-14	DPS	D.1.4.3	02	ELI + SLP	Půdorys	00