







## LEGENDA MÍSTNOSTÍ

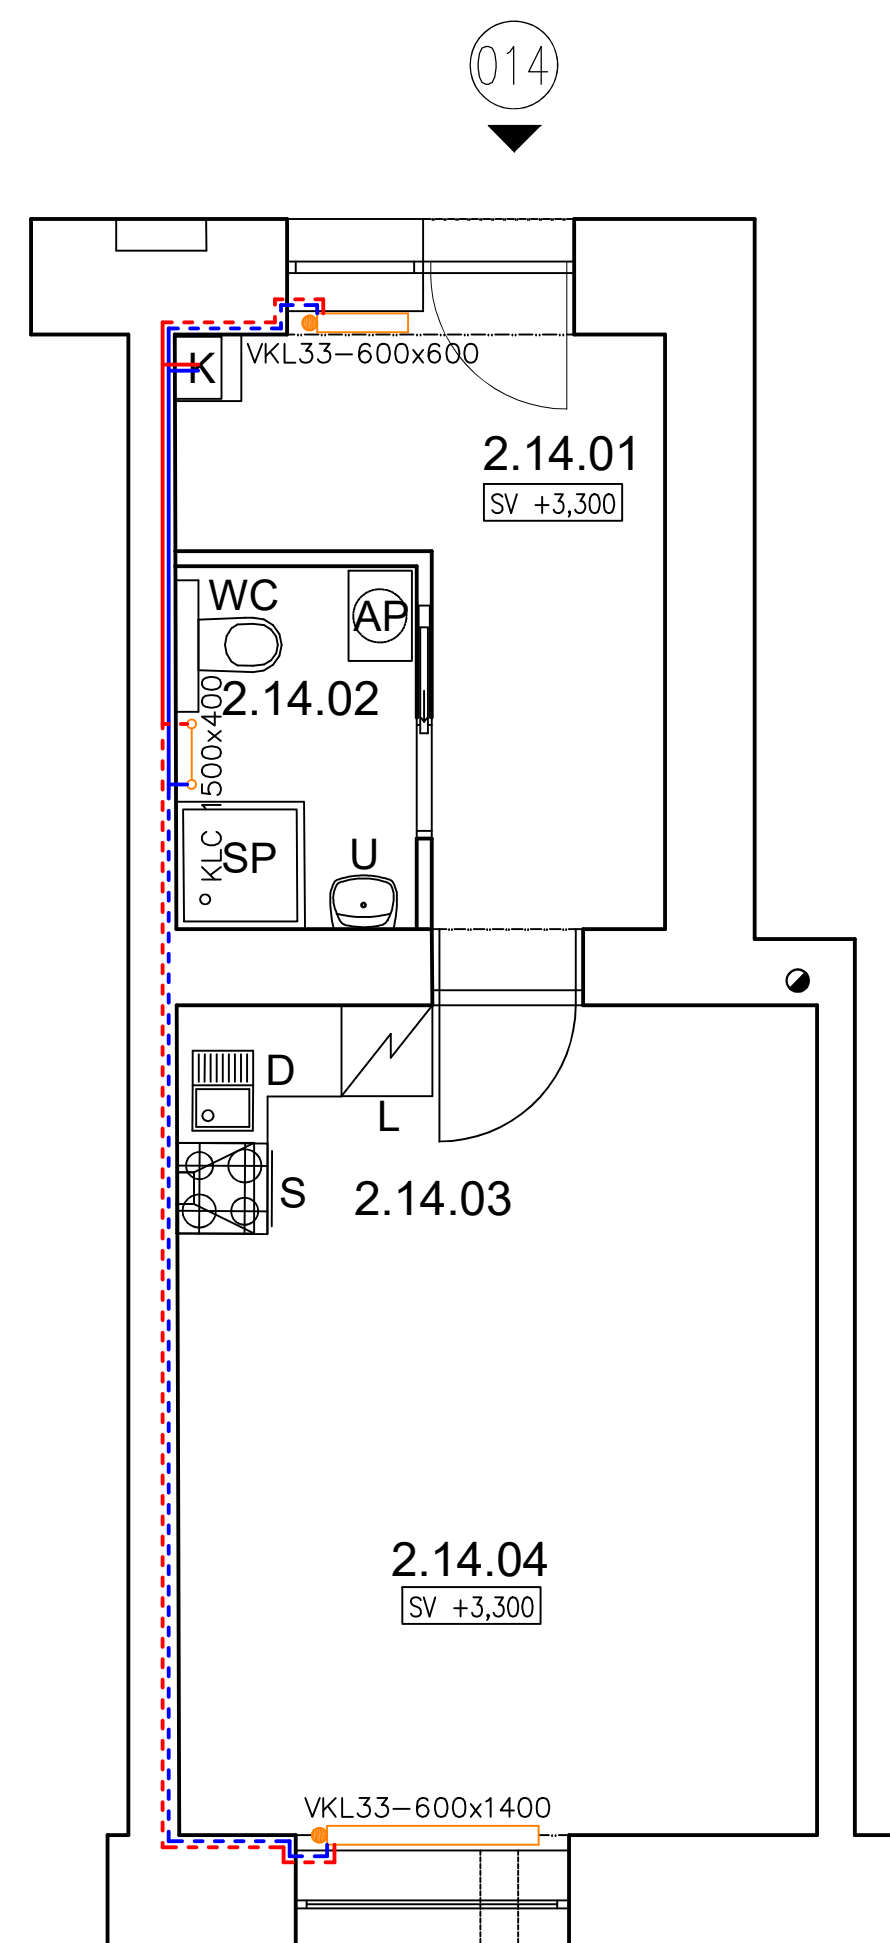
Č.M.	MÍSTNOST	PL(m2)
2.05.01	KUCHYŇ	8,5
2.05.02	KOUPELNA	3,84
2.05.03	POKOJ	23,2
CELKOVÁ PLOCHA		35,9

### POZNÁMKA

- POTRUBÍ TOPNÉ VODY JE Z MĚDI POLOTVRDE/TVRDÉ
- SPOJOVACÍ POTRUBÍ OTOPNÝCH TĚLES JE VEDENO VE STĚNĚ NAD SOKLEM A JE PŘIPOJENO ZEADU ZE SPODU DO OTOPNÝCH TĚLES
- POTRUBÍ BUDE OPATŘENO ISOLACÍ
- VEŠKERÉ PŘIPOJOVACÍ POTRUBÍ OTOPNÝCH TĚLES CU 15x1 A 18X1, POKUD NENÍ UVEDENO JINAK
- TRUBKOVÁ OTOPNÁ TĚLESA BUDOU PŘIPOJENA RADIÁTOROVÝM TERMOSTATICKÝM VENTILEM S PŘEDNASTAVENÍM PRO OTOPNÁ TĚLESA S DVOUTRUBKOVÝM PŘIPOJENÍM UMOŽŇUJÍCÍ UZAVŘENÍ A VYPUSTĚNÍ TĚLESA. VEŠKERÉ ARMATURY BUDOU DN 15
- VŠECHNA TĚLESA OSAZENÁ TERMOSTATICKOU HLAVICÍ

## LEGENDA ZNAČENÍ

-  CU 15x1, PŘÍVODNÍ POTRUBÍ TOPNÉ VODY, VEDENO VE ZDI  
 CU 15x1, VRATNÉ POTRUBÍ VRATNÉ VODY, VEDENO VE ZDI  
 CU 18x1, PŘÍVODNÍ POTRUBÍ TOPNÉ VODY, VEDENO VE ZDI  
 CU 18x1, VRATNÉ POTRUBÍ VRATNÉ VODY, VEDENO VE ZDI  
 NOVÝ TOPNÝ ŽEBŘÍK S ELEKTRICKOU VLOŽKOU PRO PŘITÁPENÍ  
 NOVÉ DESKOVÉ OTOPNÉ TĚLESO
- S** POLOHA PRO SPORÁK  
**WC** POLOHA PRO WC ZÁVĚSNÉ  
 KONSTRUKČNÍ PRVEK PRO WC S NÁDRŽKOU, WC MÍSA, SEDÁTKO – DODÁVKA ZTI  
**SP** POLOHA PRO SPRCHU  
 VANA, ZÁPACHOVÝ UZÁVĚR, BATERIE SPRCHOVÁ A VANOVÁ  
**U** POLOHA PRO UMYVADLO  
 UMYVADLO, BATERIE, ZÁPACHOVÁ UZÁVĚRA, 2x ROHOVÝ VENTIL DN15 – DODÁVKA ZTI  
**D** POLOHA PRO DŘEŽ  
 DŘEŽ, BATERIE, ZÁPACHOVÁ UZÁVĚRA – DODÁVKA KUCHYNĚ  
 2x ROHOVÝ VENTIL DN15 – DODÁVKA ZTI  
**AP** POLOHA PRO PRAČKU  
 PRAČKA – NENÍ DODÁVKA STAVBY  
 1x ROHOVÝ VENTIL PRAČKOVÝ DN15, ZÁPACHOVÁ UZÁVĚRA PODOMÍTKOVÁ DN50  
**L** POLOHA PRO LEDNÍČKU  
**K** POLOHA PRO ELEKTROKOTEL S EXTERNÍM ZÁSOBNIKEM VODY

[illegible]

<div><div></div><div><div>QUALITY GROUP</div></div></div> <div><div>Info:</div><div>info@qualitygroup.cz   www.qualitygroup.cz</div></div> <div><div>STAVTE CHYTŘE</div></div>							
STAVBA ZHOTOVENÍ PROJEKTOVÉ DOKUMENTACE NA OPRAVU BYTU RYBÁŘSKÁ 296/9, BYT Č. 14							
MÍSTO STAVBY Rybářská 296/9 603 00 Brno-střed				K.U.: OKRES: KRAJ:		Staré Brno [610089] Brno-město Jihomoravský	
GENERÁLNÍ PROJEKTANT Quality Group s.r.o., Příkop 843/4, 602 00 Brno IČ: 08879737, DI: yunn558				AUTORIZACE			
HLAVNÍ INŽENÝR PROJEKTU Ing. Jiří Šoltés, jiri.sotes@qualitygroup.cz, tel.: 736 105 226							
ZPRACOVATEL ODPOBNĚ ČÁSTI Ing. Karolína Dvořáčkova tel.: 604 588 844 e-mail: karolina.dvorackova@qualitygroup.cz							
STAVEBNÍK - INVESTOR Statutární město Brno, městská část Brno-střed, Dominikánův 2, 601 69 Brno ICO: 449 92 785				Č. SMLOUVY INVESTORA  MCBS/2021/0205169/NEMI			
				Č. SMLOUVY PROJEKTANTA  P-21-056-000			
ODPOBNĚ ČÁST  Ústřední vytápění				DATUM 02/2022		PARÉ	
OBJEKT  SO01 Byt				MĚŘÍTKO 1:50			
NÁZEV DOKUMENTU							
Půdorys							
KÓD ELEKTRONICKÉ VERZE DOKUMENTU							
stavba	stupeň	dát	výkres	profese	název dokumentu	revize	
Ryb. 9-14	DPS	D.1.4.2	02	UV	Půdorys	00	