


LEGENDA MÍSTNOSTÍ

Č.M.	MÍSTNOST	PL(m2)
2.05.01	ZÁDVEŘÍ	2,31
2.05.02	WC	9,76
2.05.03	SPÍŽ	17,0
2.05.04	KOUPELNA	2,55
2.05.05	KUCHYŇ	15,5
2.05.06	POKOJ	4,07
CELKOVÁ PLOCHA		59,0

LEGENDA ZNAČENÍ

- NOVÉ STOUPACÍ POTRUBÍ VODY, POLOHA ORIENTAČNÍ
- PPR 20x3,4, TEPLÁ VODA, VEDENO VE ZDI
- PPR 20x3,4, STUDENÁ VODA, VEDENO VE ZDI
- PPR 25x4,2, TEPLÁ VODA, VEDENO VE ZDI
- PPR 25x4,2, STUDENÁ VODA, VEDENO VE ZDI
- VODOMĚRNÁ SESTAVA VČ. REDUKČNÍHO VENTILU
- POLOHA PRO SPORÁK
- POLOHA PRO WC ZÁVĚSNÉ
- KONSTRUKČNÍ PRVEK PRO WC S NÁDRŽKOU, WC MÍSA, SEDÁTKO – DODÁVKA ZTI
- POLOHA PRO VANU
- VANA, ZÁPACHOVÝ UZÁVĚŘ, BATERIE SPRCHOVÁ A VANOVÁ
- POLOHA PRO UMYVADLO
- UMYVADLO, BATERIE, ZÁPACHOVÁ UZÁVĚRA, 2x ROHOVÝ VENTIL DN15 – DODÁVKA ZTI
- POLOHA PRO UMÝVÁTKO
- UMÝVÁTKO, BATERIE, ZÁPACHOVÁ UZÁVĚRA, 2x ROHOVÝ VENTIL DN15 – DODÁVKA ZTI
- POLOHA PRO DŘEZ
- DŘEZ, BATERIE, ZÁPACHOVÁ UZÁVĚRA – DODÁVKA KUCHYNĚ
- 2x ROHOVÝ VENTIL DN15 – DODÁVKA ZTI
- POLOHA PRO PRAČKU
- PRAČKA – NENÍ DODÁVKA STAVBY
- 1x ROHOVÝ VENTIL PRAČKOVÝ DN15, ZÁPACHOVÁ UZÁVĚRA PODOMÍTKOVÁ DN50
- POLOHA PRO LEDNÍČKU
- POLOHA PRO ELEKTROKOTEL S EXTERNÍM ZÁSOBNÍKEM VODY

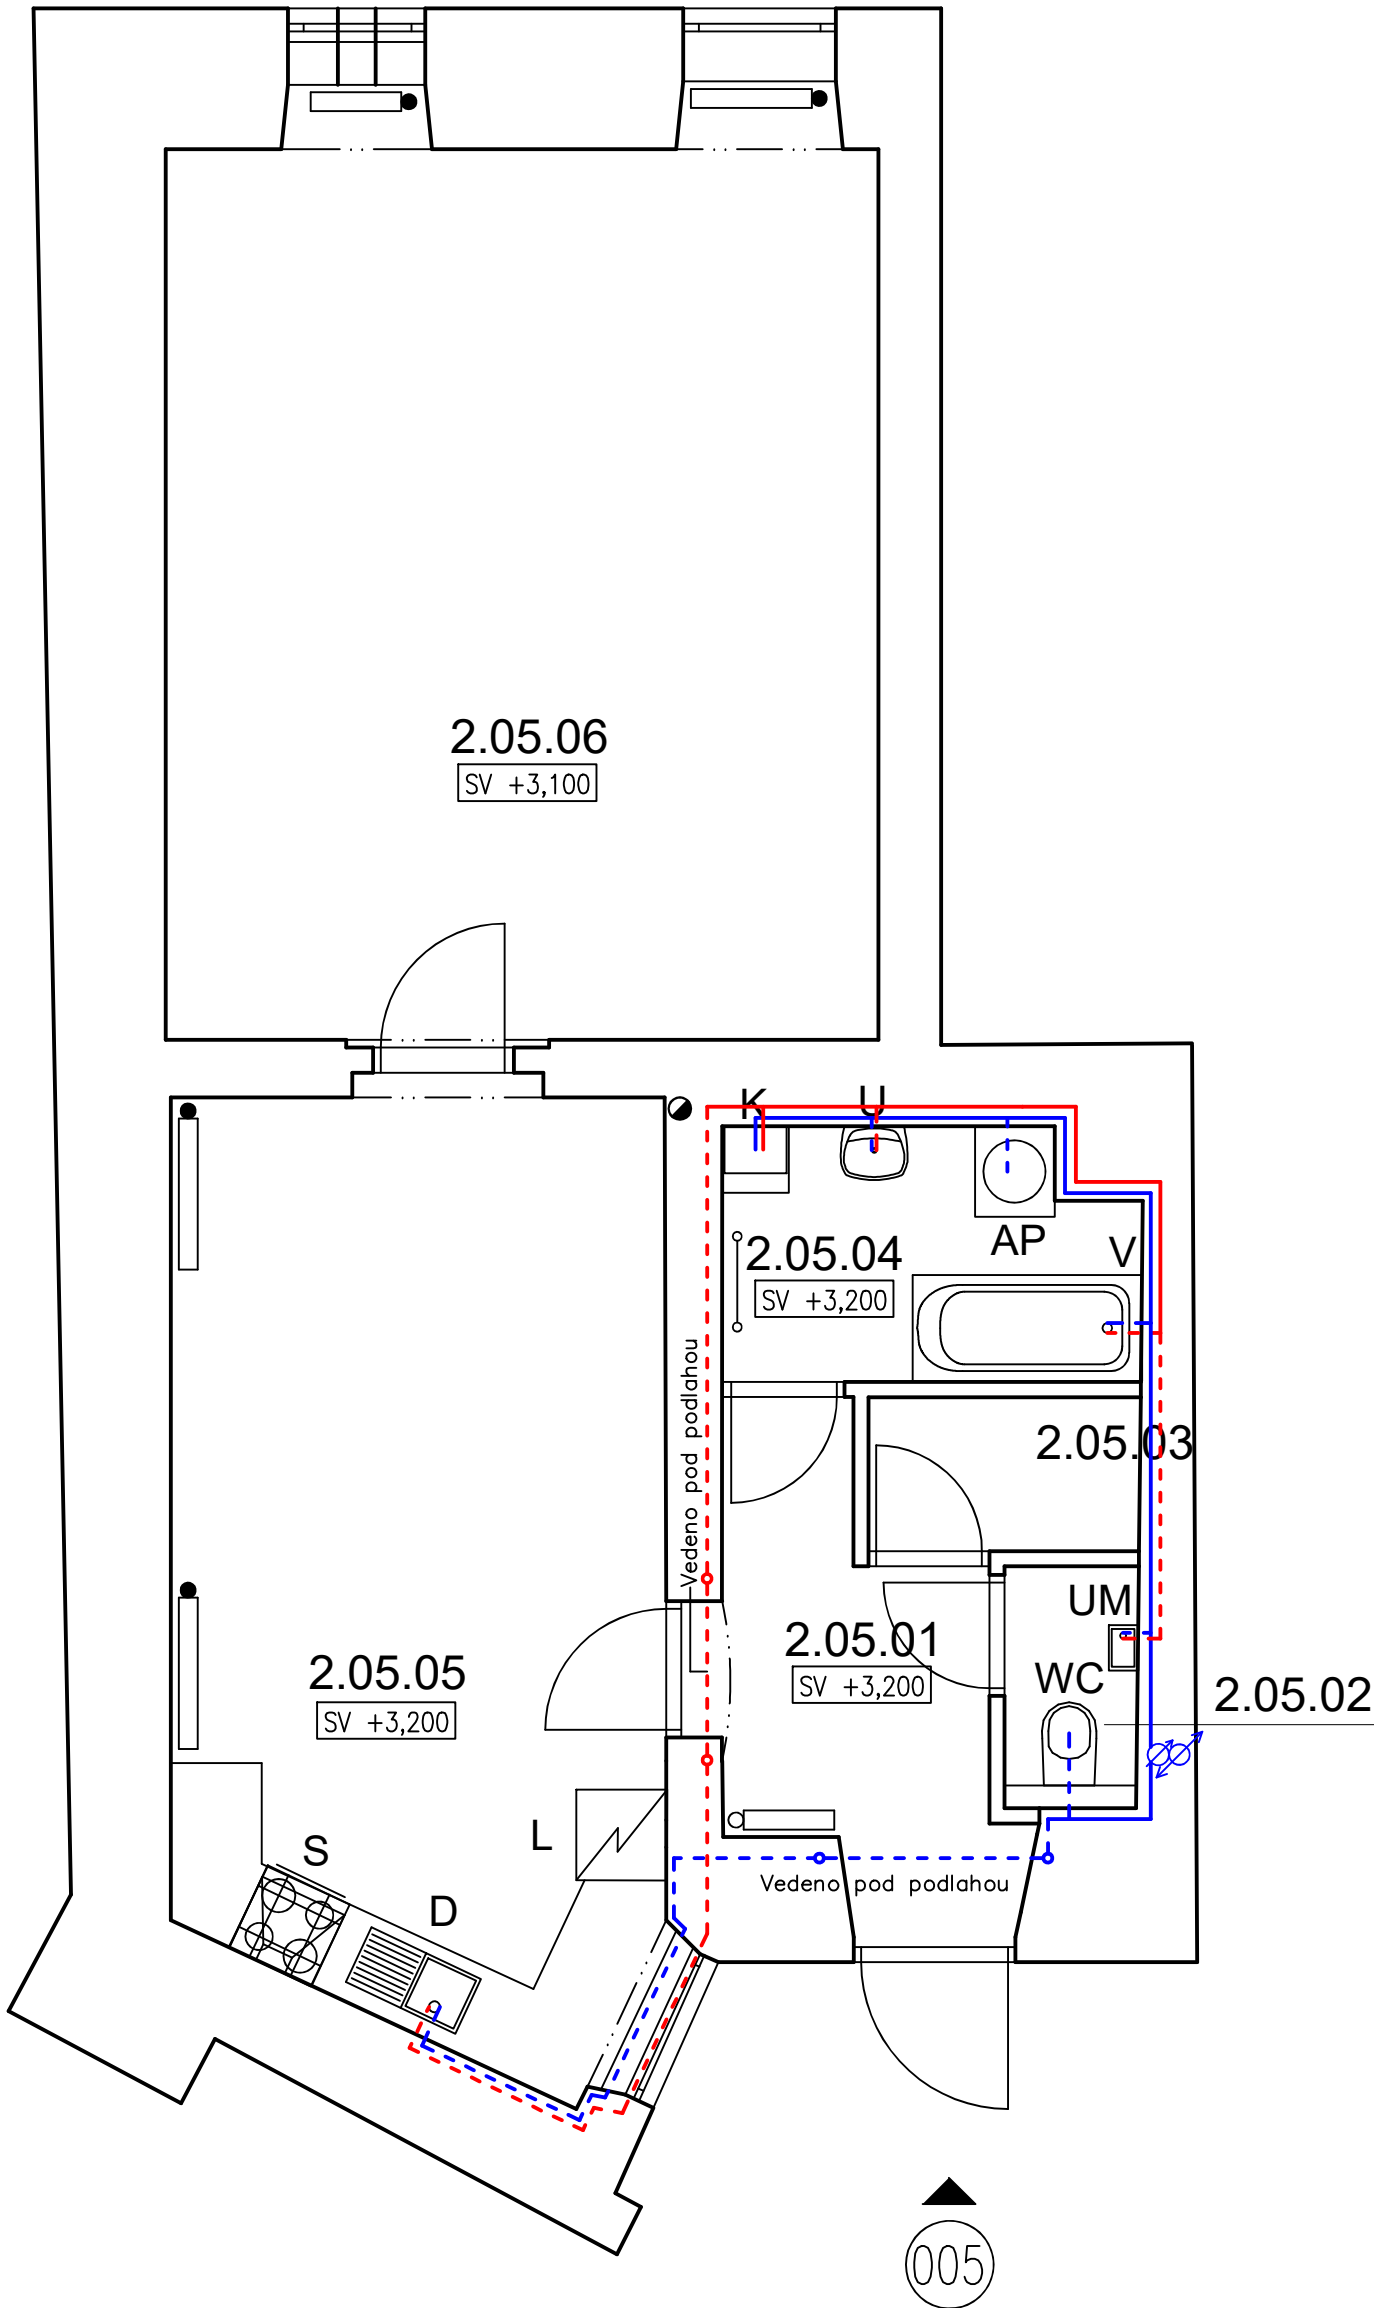

REVIZE			
Index	Datum	Změna	Jméno

Projekty | Realizace | Projektový management
info@qualitygroup.cz | www.qualitygroup.cz
STAVTE CHYTŘE

STAVBA

ZHOTOVENÍ PROJEKTOVÉ DOKUMENTACE
NA OPRAVU BYTU VÁCLAVSKÁ 38/3, BYT Č.5

MÍSTO STAVBY
Václavská 38/3
603 00 Brno-Staré Brno

K.Ú.:
OKRES:
KRAJ:

Staré Brno [610089]
Brno-město
Jihomoravský

GENERÁLNÍ PROJEKTANT
Quality Group s.r.o., Příkop 843/4, 602 00 Brno
IČ: 08879737, DIČ: yvut5d8

HLAVNÍ INŽENÝR PROJEKTU
Ing. Jiri Šoltes, jiri.soltes@qualitygroup.cz, tel.: 736 105 226

ZPRACOVATEL ODBORNÉ ČÁSTI
Ing. Karolína Dvořáková
tel.: 604 588 844
e-mail: karolina.dvorackova@qualitygroup.cz

AUTORIZACE

STAVEBNÍK - INVESTOR
Statutární město Brno, městská část Brno-střed,
Dominikánská 2, 601 69 Brno
IČO: 449 92 785

Č. SMLOUVY INVESTORA
MCBS/2021/0205169/NEMI

Č. SMLOUVY PROJEKTANTA
P-21-056-000

ODBORNÁ ČÁST
Zdravotně technická instalace

DATUM
02/2022

PARÉ

OBJEKT
S001 Byt

MĚŘÍTKO
1:50

NÁZEV DOKUMENTU
Půdorys - vodoinstalace

KÓD ELEKTRONICKÉ VERZE DOKUMENTU

stavba	stupeň	část	výkres	profese	název dokumentu	revize
Vác. 3-5	DPS	D.1.4.1	02	ZTI	Půdorys - V	00