


LEGENDA MÍSTNOSTÍ

Č.M.	MÍSTNOST	PL(m2)
2.05.01	ZÁDVEŘÍ	2,31
2.05.02	WC	9,76
2.05.03	SPIŽ	17,0
2.05.04	KOUPELNA	2,55
2.05.05	KUCHYŇ	15,5
2.05.06	POKOJ	4,07
CELKOVÁ PLOCHA		59,0

LEGENDA ZNAČENÍ

- KANALIZACE SPLAŠKOVÁ DN 50, POLYPROPYLEN HT
- KANALIZACE SPLAŠKOVÁ DN 75, POLYPROPYLEN HT
- KANALIZACE SPLAŠKOVÁ DN 110, POLYPROPYLEN HT
- 

NOVÉ STOUPACÍ POTRUBÍ SPLAŠKOVÉ KANALIZACE, POLOHA ORIENTAČNÍ
- S

POLOHA PRO SPORÁK
- WC

POLOHA PRO WC ZÁVĚSNÉ
KONSTRUKČNÍ PRVEK PRO WC S NÁDRŽKOU, WC MÍSA, SEDÁTKO – DODÁVKA ZTI
- V

POLOHA PRO VANU
VANA, ZÁPACHOVÝ UZÁVĚR, BATERIE SPRCHOVÁ A VANOVÁ
- U

POLOHA PRO UMYVADLO
UMYVADLO, BATERIE, ZÁPACHOVÁ UZÁVĚRA, 2x ROHOVÝ VENTIL DN15 – DODÁVKA ZTI
- UM


POLOHA PRO UMÝVÁTKO
UMÝVÁTKO, BATERIE, ZÁPACHOVÁ UZÁVĚRA, 2x ROHOVÝ VENTIL DN15 – DODÁVKA ZTI
- D

POLOHA PRO DŘEZ
DŘEZ, BATERIE, ZÁPACHOVÁ UZÁVĚRA – DODÁVKA KUCHYNĚ
2x ROHOVÝ VENTIL DN15 – DODÁVKA ZTI
- AP

POLOHA PRO PRAČKU
PRAČKA – NENÍ DODÁVKA STAVBY
1x ROHOVÝ VENTIL PRAČKOVÝ DN15, ZÁPACHOVÁ UZÁVĚRA PODOMÍTKOVÁ DN50
- L

POLOHA PRO LEDNÍČKU
- K

POLOHA PRO ELEKTROKOTEL S EXTERNÍM ZÁSOBNÍKEM VODY

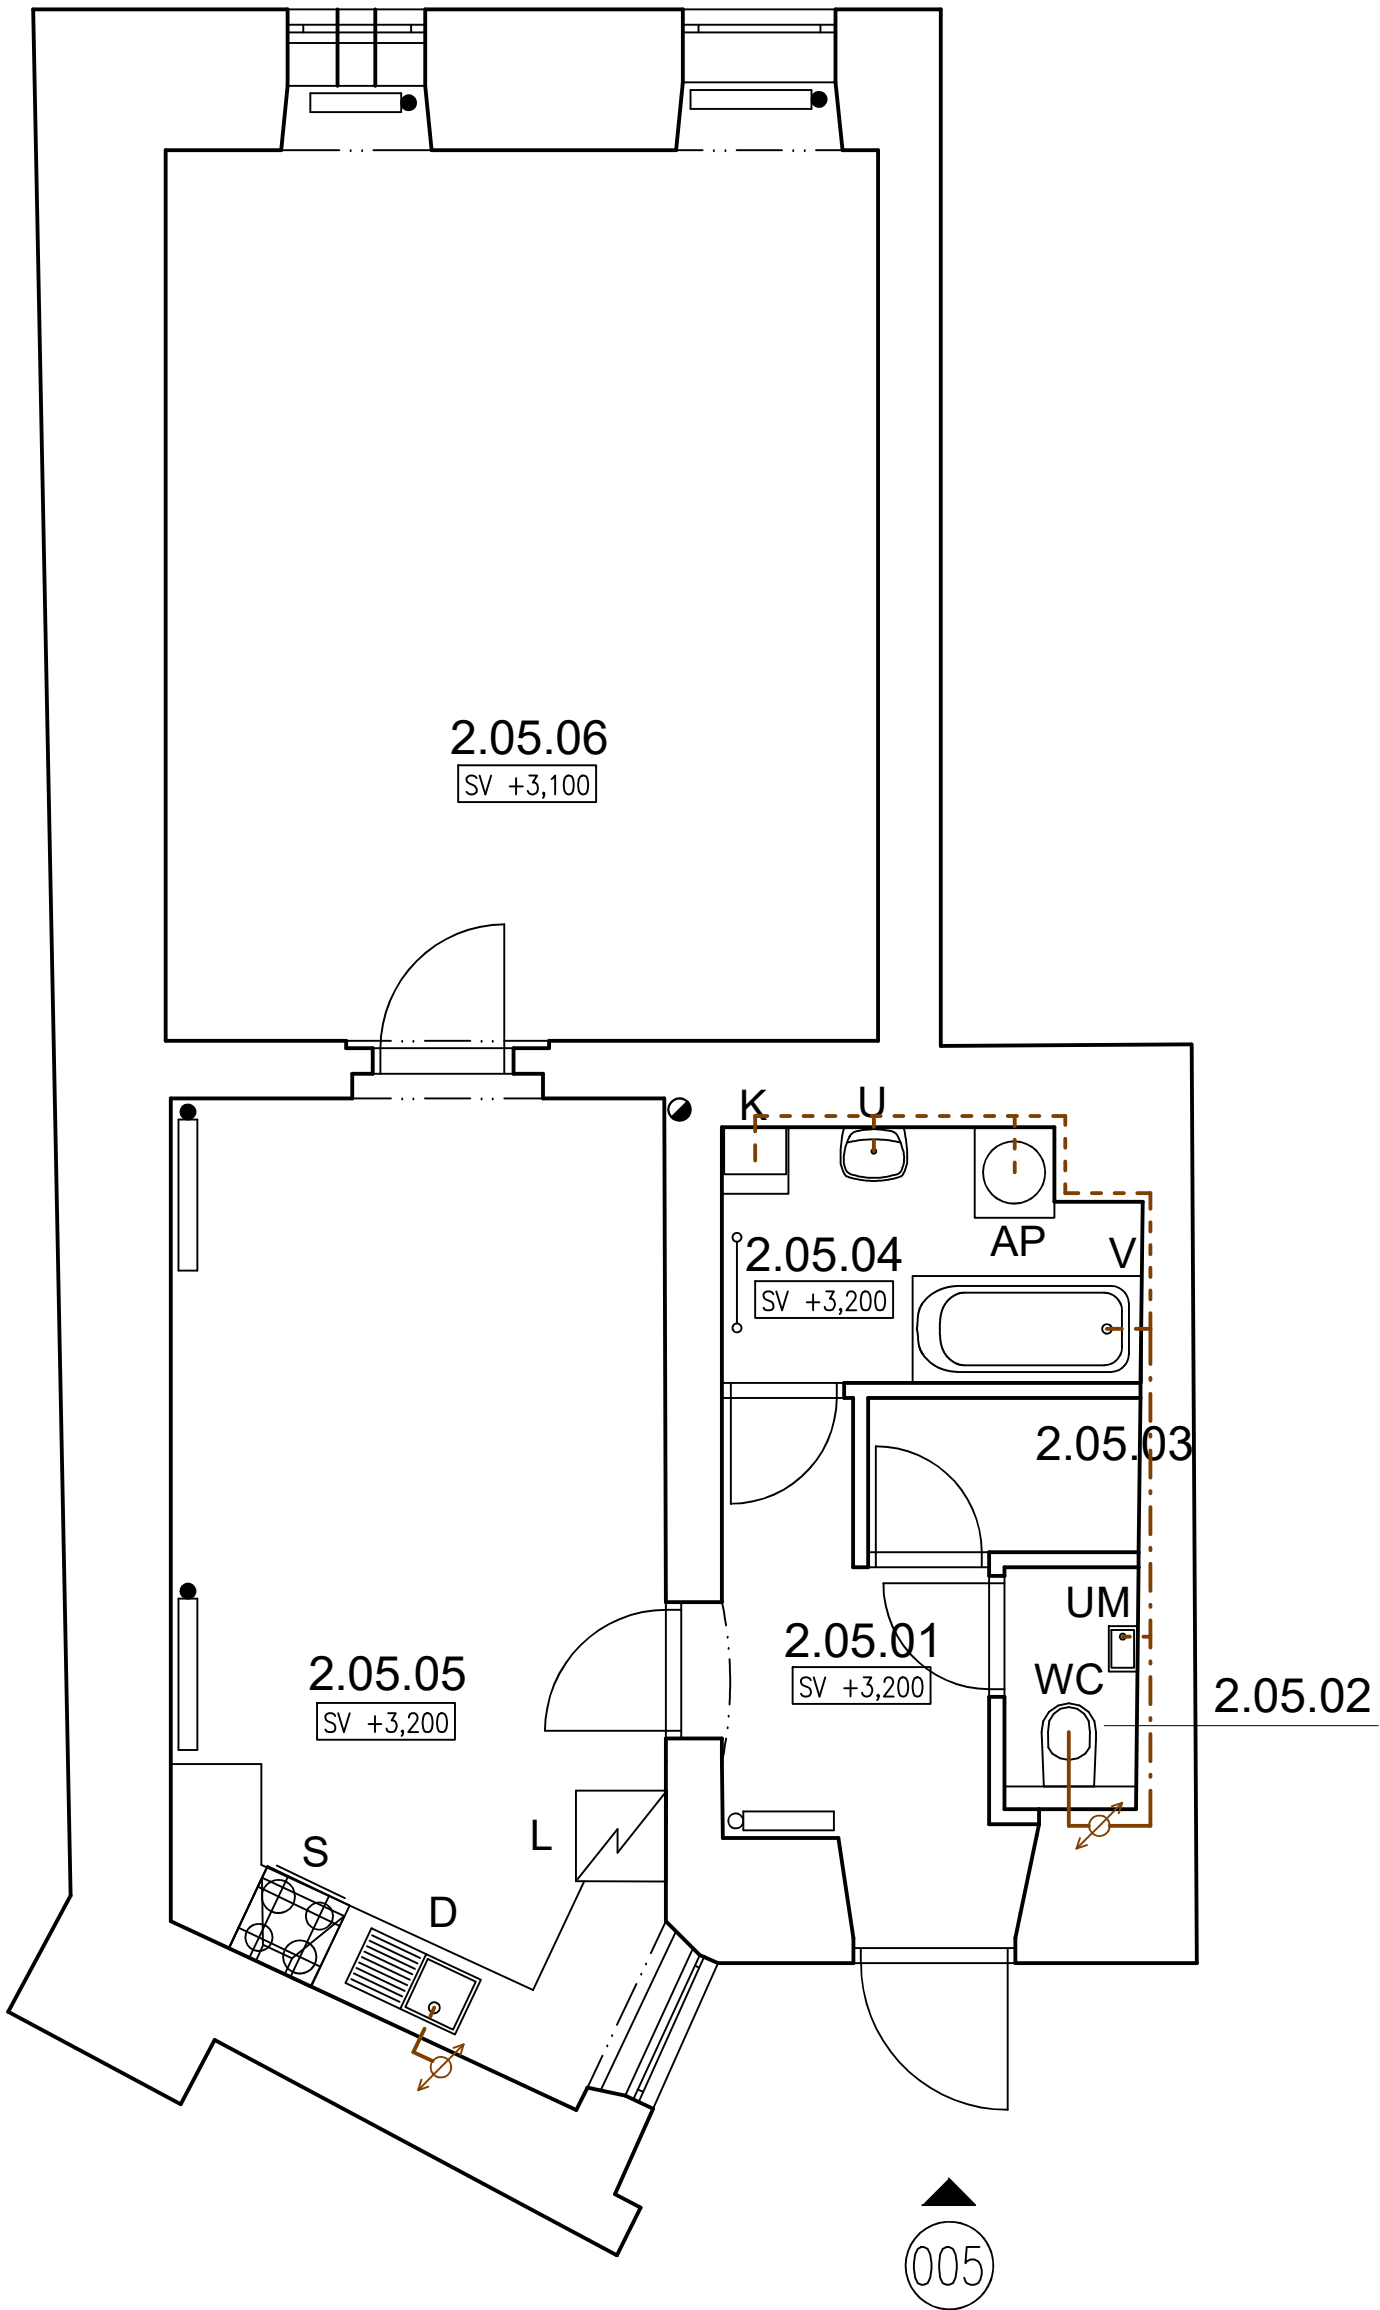

REVIZE			
Index	Datum	Změna	Jméno

QUALITY GROUP

Projekty | Realizace | Projektový management
info@qualitygroup.cz | www.qualitygroup.cz
STAVTE CHYTŘE

STAVBA

ZHOTOVENÍ PROJEKTOVÉ DOKUMENTACE
NA OPRAVU BYTU VÁCLAVSKÁ 38/3, BYT Č.5

MÍSTO STAVBY
Václavská 38/3
603 00 Brno-Staré Brno

K.Ú.:
OKRES:
KRAJ:

Staré Brno [610089]
Brno-město
Jihomoravský

GENERÁLNÍ PROJEKTANT
Quality Group s.r.o., Příkop 843/4, 602 00 Brno
IČ: 08879737, DIŠ: yuvn5d8

AUTORIZACE

HLAVNÍ INŽENÝR PROJEKTU
Ing. Jiri Šoltes, jiri.soltes@qualitygroup.cz, tel.: 736 105 226

ZPRACOVATEL ODBORNÉ ČÁSTI
Ing. Karolína Dvořáková
tel.: 604 588 844
e-mail: karolina.dvorackova@qualitygroup.cz

STAVEBNÍK - INVESTOR
Statutární město Brno, městská část Brno-střed,
Dominikánská 2, 601 69 Brno
IČO: 449 92 785

Č. SMLOUVY INVESTORA
MCBS/2021/0205169/NEMI
Č. SMLOUVY PROJEKTANTA
P-21-056-000

ODBORNÁ ČÁST
Zdravotně technická instalace

DATUM
02/2022

OBJEKT
S001 Byt

MĚŘÍTKO
1:50

PARÉ

NÁZEV DOKUMENTU
Půdorys - kanalizace

KÓD ELEKTRONICKÉ VERZE DOKUMENTU

stavba	stupeň	část	výkres	profese	název dokumentu	revize
Vác. 3-5	DPS	D.1.4.1	03	ZTI	Půdorys - K	00