




















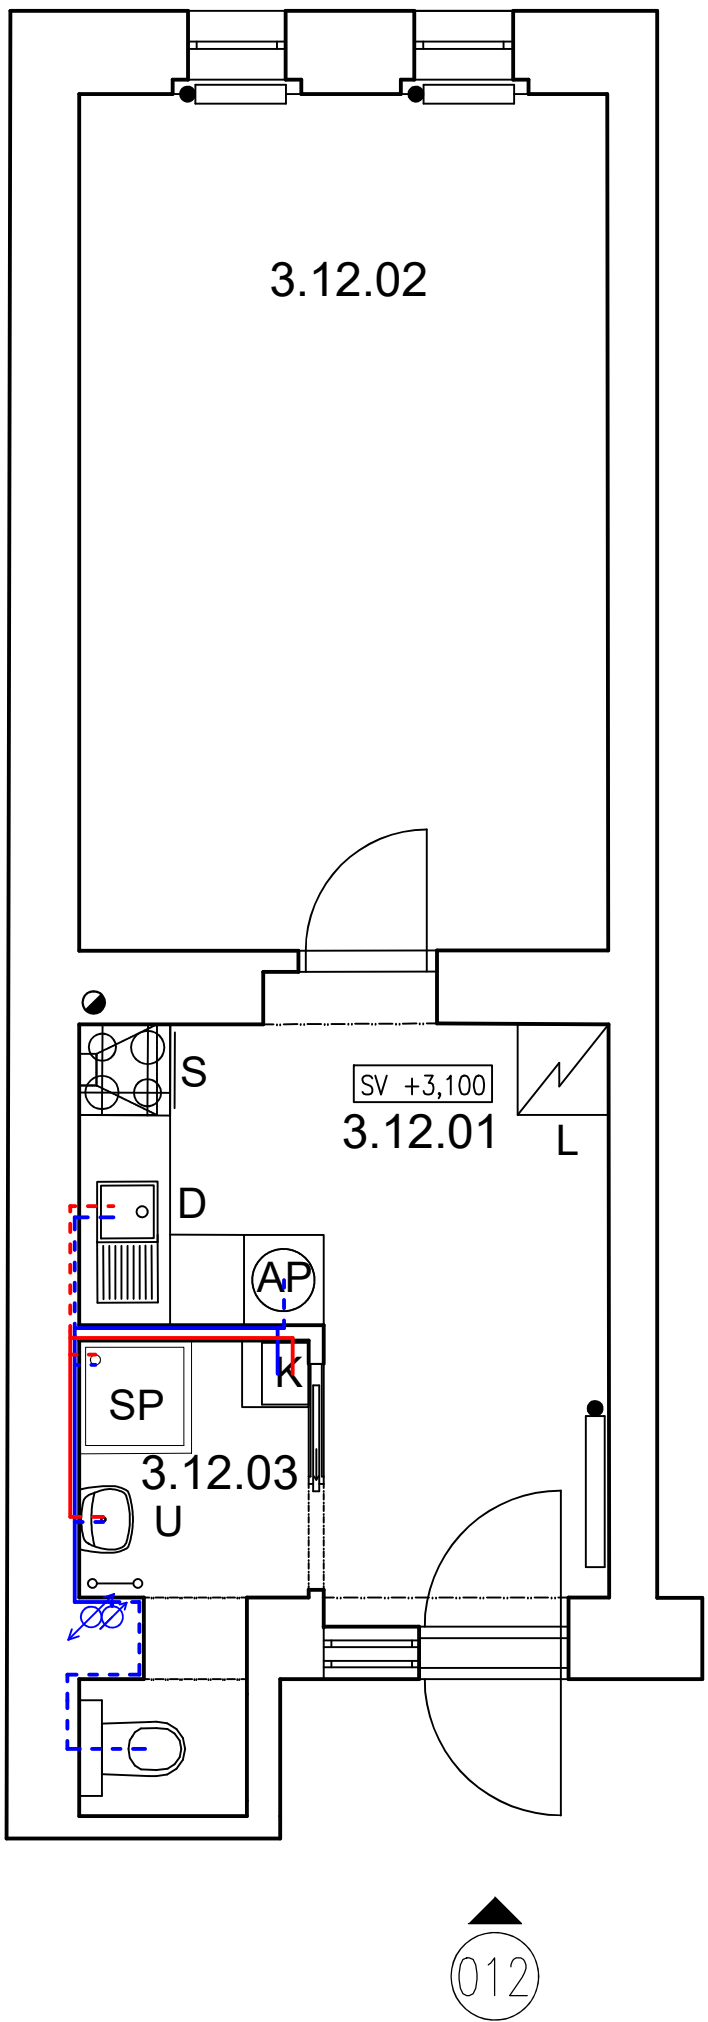


LEGENDA MÍSTNOSTÍ


Č.M.	MÍSTNOST	PL(m2)
3.12.01	KUCHYŇ	10,8
3.12.02	POKOJ	19,8
3.12.03	KOUPELNA, WC	3,9
CELKOVÁ PLOCHA		34,5

LEGENDA ZNAČENÍ

-  NOVÉ STOUPACÍ POTRUBÍ VODY, POLOHA ORIENTAČNÍ
-  PPR 20x3,4, TEPLÁ VODA, VEDENO VE ZDI
-  PPR 20x3,4, STUDENÁ VODA, VEDENO VE ZDI
-  PPR 25x4,2, TEPLÁ VODA, VEDENO VE ZDI
-  PPR 25x4,2, STUDENÁ VODA, VEDENO VE ZDI
-  VODOMĚRNÁ SESTAVA VČ. REDUKČNÍHO VENTILU
-  POLOHA PRO SPORÁK
-  POLOHA PRO WC ZÁVĚSNÉ
-  KONSTRUKČNÍ PRVEK PRO WC S NÁDRŽKOU, WC MÍSA, SEDÁTKO – DODÁVKA ZTI
-  POLOHA PRO SPRCHU
-  VANA, ZÁPACHOVÝ UZÁVĚR, BATERIE SPRCHOVÁ A VANOVÁ
-  POLOHA PRO UMYVADLO
-  UMYVADLO, BATERIE, ZÁPACHOVÁ UZÁVĚRA, 2x ROHOVÝ VENTIL DN15 – DODÁVKA ZTI
-  POLOHA PRO DŘEZ
-  DŘEZ, BATERIE, ZÁPACHOVÁ UZÁVĚRA – DODÁVKA KUCHYNĚ
-  2x ROHOVÝ VENTIL DN15 – DODÁVKA ZTI
-  POLOHA PRO PRAČKU
-  PRAČKA – NENÍ DODÁVKA STAVBY
-  1x ROHOVÝ VENTIL PRAČKOVÝ DN15, ZÁPACHOVÁ UZÁVĚRA PODOMÍTKOVÁ DN50
-  POLOHA PRO LEDNÍČKU
-  POLOHA PRO ELEKTROKOTEL S EXTERNÍM ZÁSOBNÍKEM VODY



REVIZE			
Index	Datum	Změna	Jméno



Projekty | Realizace | Projektový management
info@qualitygroup.cz | www.qualitygroup.cz
STAVTE CHYTŘE

STAVBA

ZHOTOVENÍ PROJEKTOVÉ DOKUMENTACE
NA OPRAVU BYTU VÍDEŇSKÁ 249/36, BYT Č.12

MÍSTO STAVBY
Videňská 249/36
639 00 Brno-střed

K.Ú.:
OKRES:
KRAJ:

Stýřice [610186]
Brno-město
Jihomoravský

GENERÁLNÍ PROJEKTANT
Quality Group s.r.o., Příkop 843/4, 602 00 Brno
Č. 08879737, DIČ: yyms58

HLAVNÍ INŽENÝR PROJEKTU
Ing. Jiří Šoltes, jiri.soltes@qualitygroup.cz, tel.: 736 105 226

ZPRACOVATEL ODBORNÉ ČÁSTI
Ing. Karolína Dvořácková
tel.: 604 588 844
e-mail: karolina.dvorackova@qualitygroup.cz

AUTORIZACE

STAVEBNÍK - INVESTOR
Statutární město Brno, městská část Brno-střed,
Dominikánská 2, 601 69 Brno
IČO: 449 92 785

Č. SMLOUVY INVESTORA
MCBS/2021/0205169/NEMI

Č. SMLOUVY PROJEKTANTA
P-21-056-000

ODBORNÁ ČÁST
Zdravotně technické instalace

DATUM
02/2022

OBJEKT
S001 Byt

PARÉ

MĚŘÍTKO
1:50

NÁZEV DOKUMENTU

Půdorys - vodoinstalace

KÓD ELEKTRONICKÉ VERZE DOKUMENTU

stavba	stupeň	část	výkres	profese	název dokumentu	revize
Víd. 36-12	DPS	D.1.4.1	02	ZTI	Půdorys - V	00