





 
LEGENDA SILNOPROUDÝCH ELEMENTŮ

- 


DVOJITÁ ZÁSUVKA POD OMÍTKU 230V, 16A, KDE x ZNAČÍ ČÍSLO OKRUHU
- 


DVOJITÁ ZÁSUVKA POD OMÍTKU 230V, KRYTÍ IP44, 16A, KDE x ZNAČÍ ČÍSLO OKRUHU
- 


SPORÁKOVÁ KOMBINACE, 400V, 20A, IP20, ZAPUŠTĚNÁ, EL. VARNÁ DESKA
- 


ROZVÁDĚČ BYTOVÝ
- 

 
OCHRANNÉ POSPOJOVÁNÍ

 
- 


VOLNÝ KABEL S OBJÍMKOU A ŽÁROVKOU – STĚNA
- 


VOLNÝ VÝVOD S OBJÍMKOU A ŽÁROVKOU – STROP
- 

 
VOLNÝ VÝVOD PRO VENTILÁTOR, 5x1,5 CYKY–J S INTEGR. ČAS. SPÍN.
- 

VOLNÝ VÝVOD PRO SILOVÉ NAPOJENÍ ELEKTROKOTLE + HDO
- 


AUTONOMNÍ HLÁSIČ KOUŘE
- 


JEDNOPÓLOVÝ VYPÍNAČ, ŘAZENÍ 1
- 

SCHODIŠŤOVÝ PŘEPÍNAČ, ŘAZENÍ 6
- 

KŘÍŽOVÝ PŘEPÍNAČ, ŘAZENÍ 7
- 

TLAČÍTKOVÝ SPÍNAČ NA VENTILÁTOR, ŘAZENÍ 1/0

- 

KABELOVÁ TRASA SILNOPROUD
- 

VENTILÁTOR

LEGENDA ZNAČENÍ

- S

POLOHA PRO SPORÁK
- WC

POLOHA PRO WC ZÁVĚSNÉ

KONSTRUKČNÍ PRVEK PRO WC S NÁDRŽKOU, WC MÍSA, SEDÁTKO – DODÁVKA ZTI
- SP

POLOHA PRO SPRCHU

VANA, ZÁPACHOVÝ UZÁVĚR, BATERIE SPRCHOVÁ A VANOVÁ
- U

POLOHA PRO UMYVADLO

UMYVADLO, BATERIE, ZÁPACHOVÁ UZÁVĚRA, 2x ROHOVÝ VENTIL DN15 – DODÁVKA ZTI
- D

POLOHA PRO DŘEZ

DŘEZ, BATERIE, ZÁPACHOVÁ UZÁVĚRA – KUCHYŇSKÁ LINKA NENÍ SOUČÁSTÍ DODÁNÍ STAVBY

2x ROHOVÝ VENTIL DN15 – DODÁVKA ZTI
- AP

POLOHA PRO PRAČKU


PRAČKA – NENÍ DODÁVKA STAVBY


1x ROHOVÝ VENTIL PRAČKOVÝ DN15, ZÁPACHOVÁ UZÁVĚRA PODOMÍTKOVÁ DN50
- L


POLOHA PRO LEDNÍČKU
- K


POLOHA PRO ELEKTROKOTEL S EXTERNÍM ZÁSOBNÍKEM VODY


LEGENDA SLABOPROUDÝCH ELEMENTŮ


- 

Z VZVONKOVÉ TLAČÍTKO
- 

KABELOVÁ TRASA SLP
- 

STA ZÁSUVKA
- 

ZÁSUVKA 2xRJ45
- 

AUDIO TELEFON
- 

K. SLP

KRABICE SLP PRO PROPOJENÍ VNĚJŠÍ SLP S BYTOVÝM SLP (STA, UPC, OZ ATD), KRABICE K0100E

POZNÁMKY

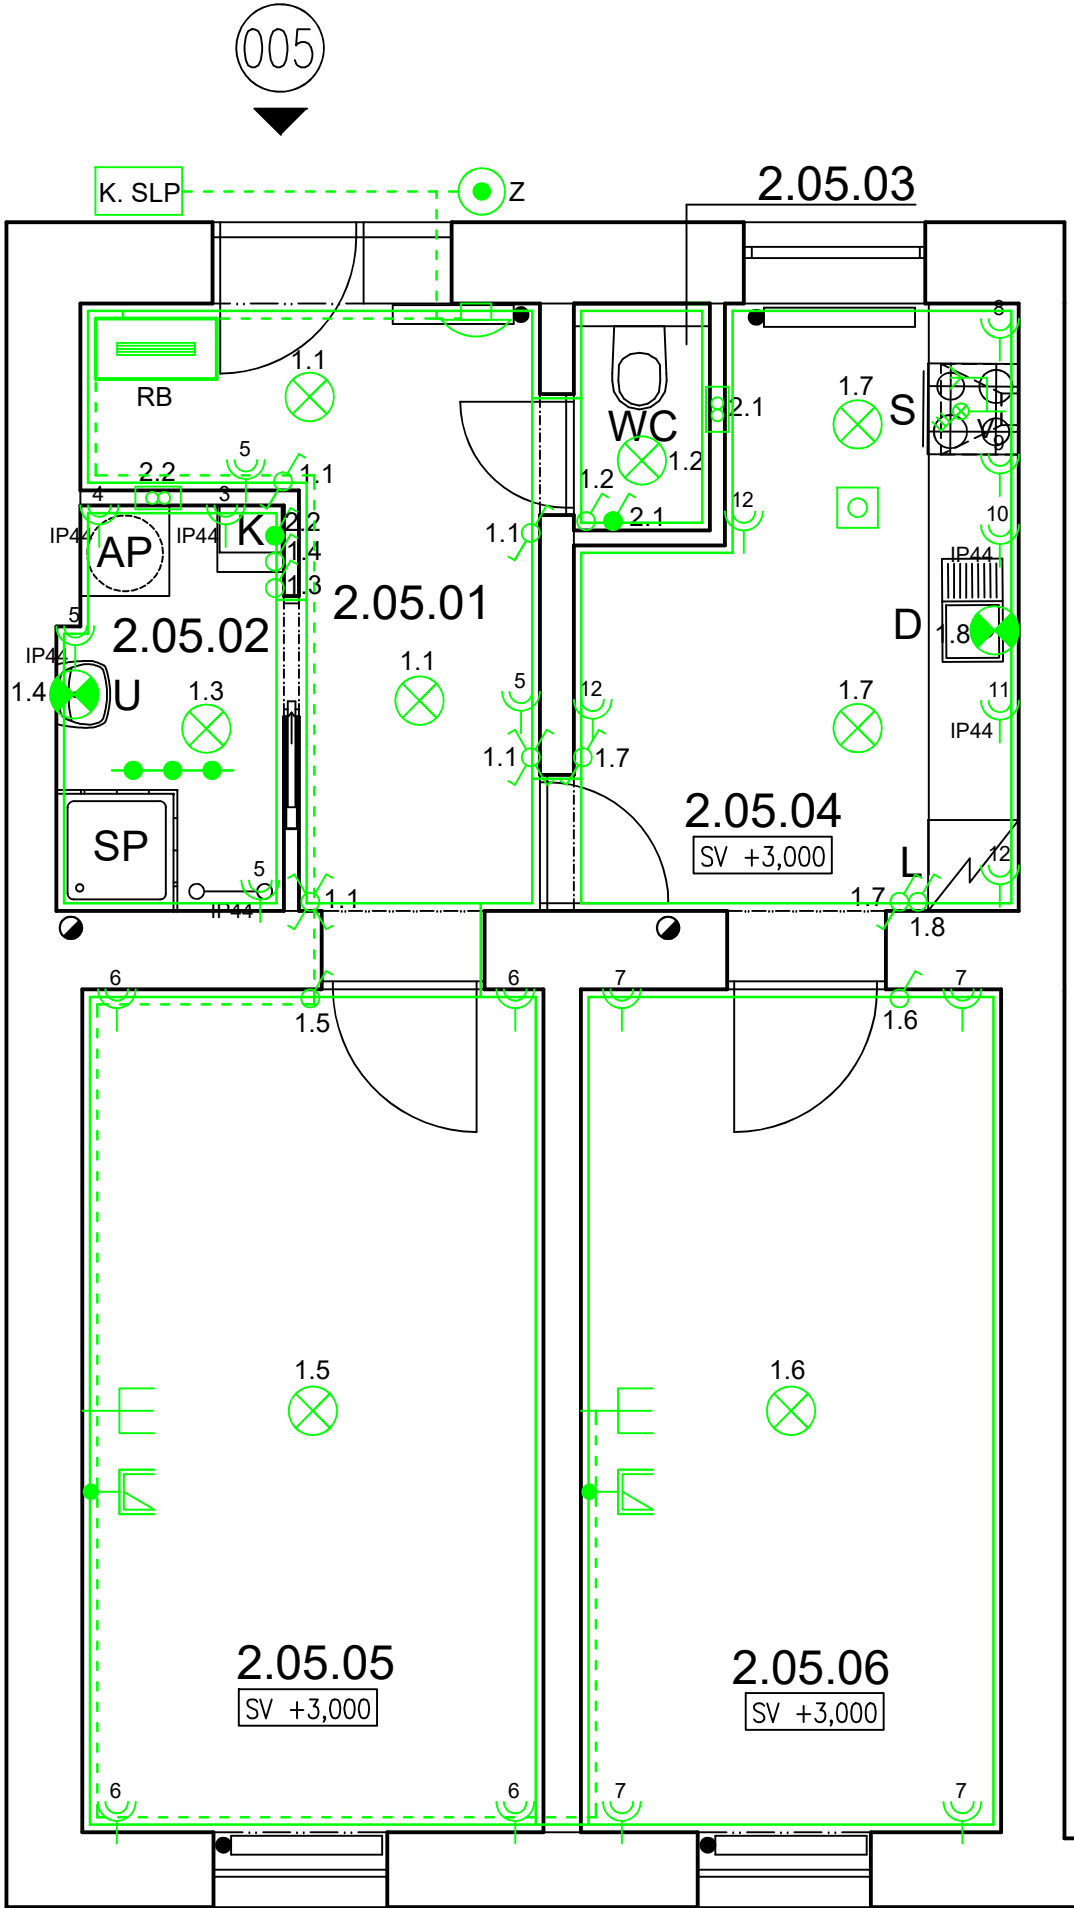
– PŘESNÉ ROZMÍSTĚNÍ ZÁSUVEK ZA KUCHYŇSKOU LINKOU DLE MONTÁŽNÍCH ZÁSAD


LEGENDA MÍSTNOSTÍ

Č.M.	MÍSTNOST	PL(m2)
2.05.01	CHODBA	8,70
2.05.02	KOUPELNA	3,90
2.05.03	WC	1,30
2.05.04	KUCHYŇ A JÍDELNA	10,70
2.05.05	POKOJ	17,00
2.05.06	POKOJ	15,50
CELKOVÁ PLOCHA		57,10

REVIZE

Index	Datum	Změna	Jméno





Projekty | Realizace | Projektový management
info@qualitygroup.cz | www.qualitygroup.cz
STAVTE CHYTŘE

STAVBA

ZHOTOVENÍ PROJEKTOVÉ DOKUMENTACE

NA OPRAVU BYTU VINOHRADY 495/28, BYT Č.5

MÍSTO STAVBY
Vinohrady 495/28
639 00 Brno-střed

K.Ú.:
OKRES:
KRAJ:

Štýřice (610186)
Brno-město
Jihomoravský

GENERÁLNÍ PROJEKTANT
Quality Group s.r.o., Příkop 843/4, 602 00 Brno
IČ: 08879737, DIČ: yvut5d8

HLAVNÍ INŽENÝR PROJEKTU
Ing. Jiří Šoltes, jiri.soltes@qualitygroup.cz, tel.: 736 105 226

ZPRACOVATEL ODBORNÉ ČÁSTI
Ing. Karolína Dvořáková
tel.: 604 588 844
e-mail: karolina.dvorackova@qualitygroup.cz

AUTORIZACE

STAVEBNÍK - INVESTOR
Statutární město Brno, městská část Brno-střed,
Dominikánská 2, 601 69 Brno
IČO: 449 92 785

Č. SMLOUVY INVESTORA
MCBS/2021/0205169/NEMI

Č. SMLOUVY PROJEKTANTA
P-21-056-000

ODBORNÁ ČÁST

Silnoproudá elektrotechnika + SLP

OBJEKT

SO01 Byt

DATUM

02/2022

MĚŘÍTKO

1:50

PARÉ

NÁZEV DOKUMENTU

Půdorys

KÓD ELEKTRONICKÉ VERZE DOKUMENTU						
stavba	stupeň	část	výkres	profese	název dokumentu	revize
Vin. 28-5	DPS	D.1.4.3	02	ELI + SLP	Půdorys	00