

LEGENDA MÍSTNOSTÍ


Č.M.	MÍSTNOST	PL(m2)
3.12.01	KUCHYŇ	10,8
3.12.02	POKOJ	19,8
3.12.03	KOUPELNA, WC	3,9
CELKOVÁ PLOCHA		34,5

POZNÁMKA


- POTRUBÍ TOPNÉ VODY JE Z MĚDI POLOTVRDÉ/TVRDÉ
- SPOJOVACÍ POTRUBÍ OTOPNÝCH TĚLES JE VEDENO VE STĚNĚ NAD SOKLEM A JE PŘIPOJENO ZE ZADU ZE SPODU DO OTOPNÝCH TĚLES
- POTRUBÍ BUDE OPATŘENO IZOLACÍ
- VEŠKERÉ PŘIPOJOVACÍ POTRUBÍ OTOPNÝCH TĚLES CU 15x1 A 18X1, POKUD NENÍ UVEDENO JINAK
- TRUBKOVÁ OTOPNÁ TĚLESA BUDOU PŘIPOJENA RADIÁTOROVÝM TERMOSTATICKÝM VENTILEM S PŘEDNASTAVENÍM PRO OTOPNÁ TĚLESA S DVOUTRUBKOVÝM PŘIPOJENÍM UMOŽŇUJÍCÍ UZAVŘENÍ A VYPUŠTĚNÍ TĚLESA. VEŠKERÉ ARMATURY BUDOU DN 15
- VŠECHNA TĚLESA OSAZENA TERMOSTATICKOU HLAVICÍ

LEGENDA ZNAČENÍ

- CU 15x1, PŘÍVODNÍ POTRUBÍ TOPNÉ VODY, VEDENO VE ZDI
- - - CU 15x1, VRATNÉ POTRUBÍ VRATNÉ VODY, VEDENO VE ZDI
- CU 18x1, PŘÍVODNÍ POTRUBÍ TOPNÉ VODY, VEDENO VE ZDI
- CU 18x1, VRATNÉ POTRUBÍ VRATNÉ VODY, VEDENO VE ZDI
- NOVÝ TOPNÝ ŽEBŘÍK S ELEKTRICKOU VLOŽKOU PRO PŘITÁPĚNÍ
- ▮ NOVÉ DESKOVÉ OTOPNÉ TĚLESO
- S POLOHA PRO SPORÁK
- WC POLOHA PRO WC ZÁVĚSNÉ
- KONSTRUKČNÍ PRVEK PRO WC S NÁDRŽKOU, WC MÍSA, SEDÁTKO – DODÁVKA ZTI
- SP POLOHA PRO SPRCHU
- VANA, ZÁPACHOVÝ UZÁVĚŘ, BATERIE SPRCHOVÁ A VANOVÁ
- U POLOHA PRO UMYVADLO
- UMYVADLO, BATERIE, ZÁPACHOVÁ UZÁVĚRA, 2x ROHOVÝ VENTIL DN15 – DODÁVKA ZTI
- D POLOHA PRO DŘEZ
- DŘEZ, BATERIE, ZÁPACHOVÁ UZÁVĚRA – DODÁVKA KUCHYNĚ
- 2x ROHOVÝ VENTIL DN15 – DODÁVKA ZTI
- AP POLOHA PRO PRAČKU
- PRAČKA – NENÍ DODÁVKA STAVBY
- 1x ROHOVÝ VENTIL PRAČKOVÝ DN15, ZÁPACHOVÁ UZÁVĚRA PODOMÍTKOVÁ DN50
- L POLOHA PRO LEDNÍČKU
- K POLOHA PRO ELEKTROKOTEL S EXTERNÍM ZÁSOBNÍKEM VODY

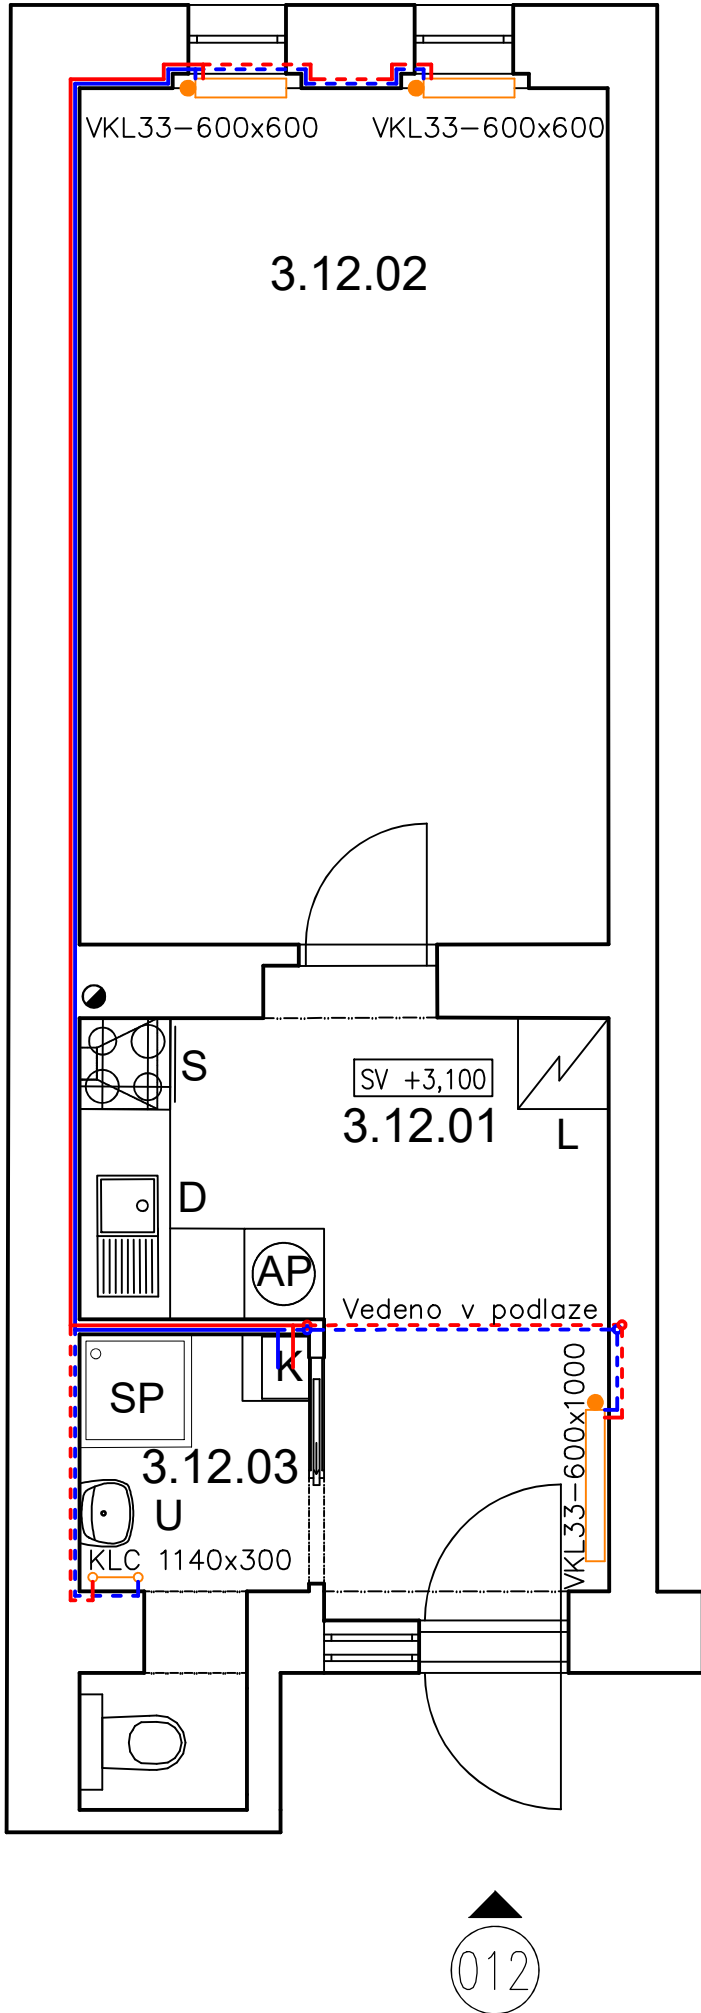

REVIZE			
Index	Datum	Změna	Jméno



Projekty | Realizace | Projektový management
info@qualitygroup.cz | www.qualitygroup.cz
STAVTE CHYTŘE

STAVBA

ZHOTOVENÍ PROJEKTOVÉ DOKUMENTACE
NA OPRAVU BYTU VÍDEŇSKÁ 249/36, BYT Č.12

MÍSTO STAVBY
Videňská 249/36
639 00 Brno-střed

K.Ú.:
OKRES:
KRAJ:

Stýřice [610186]
Brno-město
Jihomoravský

GENERÁLNÍ PROJEKTANT
Quality Group s.r.o., Příkop 843/4, 602 00 Brno
Č. 08879737, DIČ: yyvm5d8

HLAVNÍ INŽENÝR PROJEKTU
Ing. Jiří Šoltes, jiri.soltes@qualitygroup.cz, tel.: 736 105 226

ZPRACOVATEL ODBORNÉ ČÁSTI
Ing. Karolína Dvořáková
tel.: 604 588 844
e-mail: karolina.dvorackova@qualitygroup.cz

AUTORIZACE

STAVEBNÍK - INVESTOR
Statutární město Brno, městská část Brno-střed,
Dominikánská 2, 601 69 Brno
ČO: 449 92 785

Č. SMLOUVY INVESTORA
MCBS/2021/0205169/NEMI
Č. SMLOUVY PROJEKTANTA
P-21-056-000

ODBORNÁ ČÁST
Ústřední vytápění

DATUM
02/2022

PARÉ

OBJEKT
SO01 Byt

MĚŘÍTKO
1:50

NÁZEV DOKUMENTU
Půdorys

KÓD ELEKTRONICKÉ VERZE DOKUMENTU						
stavba	stupeň	část	výkres	profese	název dokumentu	revize
Víd. 36-12	DPS	D.1.4.2	02	UV	Půdorys	00