

LEGENDA MÍSTNOSTÍ

Č.M.	MÍSTNOST	PL(m2)
3.12.01	CHODBA	6,2
3.12.02	KOUPELNA	3,6
3.12.03	POKOJ	12,7
CELKOVÁ PLOCHA		22,5

LEGENDA ZNAČENÍ

- KANALIZACE SPLAŠKOVÁ DN 50, POLYPROPYLEN HT
- KANALIZACE SPLAŠKOVÁ DN 75, POLYPROPYLEN HT
- KANALIZACE SPLAŠKOVÁ DN 110, POLYPROPYLEN HT
- NOVÉ STOUPACÍ POTRUBÍ SPLAŠKOVÉ KANALIZACE, POLOHA ORIENTAČNÍ
- S

POLOHA PRO SPORÁK
- WC

POLOHA PRO WC ZÁVĚSNÉ
- KONSTRUKČNÍ PRVEK PRO WC S NÁDRŽKOU, WC MISA, SEDÁTKO – DODÁVKA ZTI
- SP

POLOHA PRO SPRCHU
- VANA, ZÁPACHOVÝ UZÁVĚŘ, BATERIE SPRCHOVÁ A VANOVÁ
- U


POLOHA PRO UMYVADLO
- UMYVADLO, BATERIE, ZÁPACHOVÁ UZÁVĚRA, 2x ROHOVÝ VENTIL DN15 – DODÁVKA ZTI
- D

POLOHA PRO DŘEZ
- DŘEZ, BATERIE, ZÁPACHOVÁ UZÁVĚRA – DODÁVKA KUCHYNĚ
- 2x ROHOVÝ VENTIL DN15 – DODÁVKA ZTI
- AP

POLOHA PRO PRAČKU
- PRAČKA – NENÍ DODÁVKA STAVBY
- 1x ROHOVÝ VENTIL PRAČKOVÝ DN15, ZÁPACHOVÁ UZÁVĚRA PODOMÍTKOVÁ DN50
- L

POLOHA PRO LEDNÍČKU
- K

POLOHA PRO ELEKTROKOTEL S EXTERNÍM ZÁSOBNÍKEM VODY

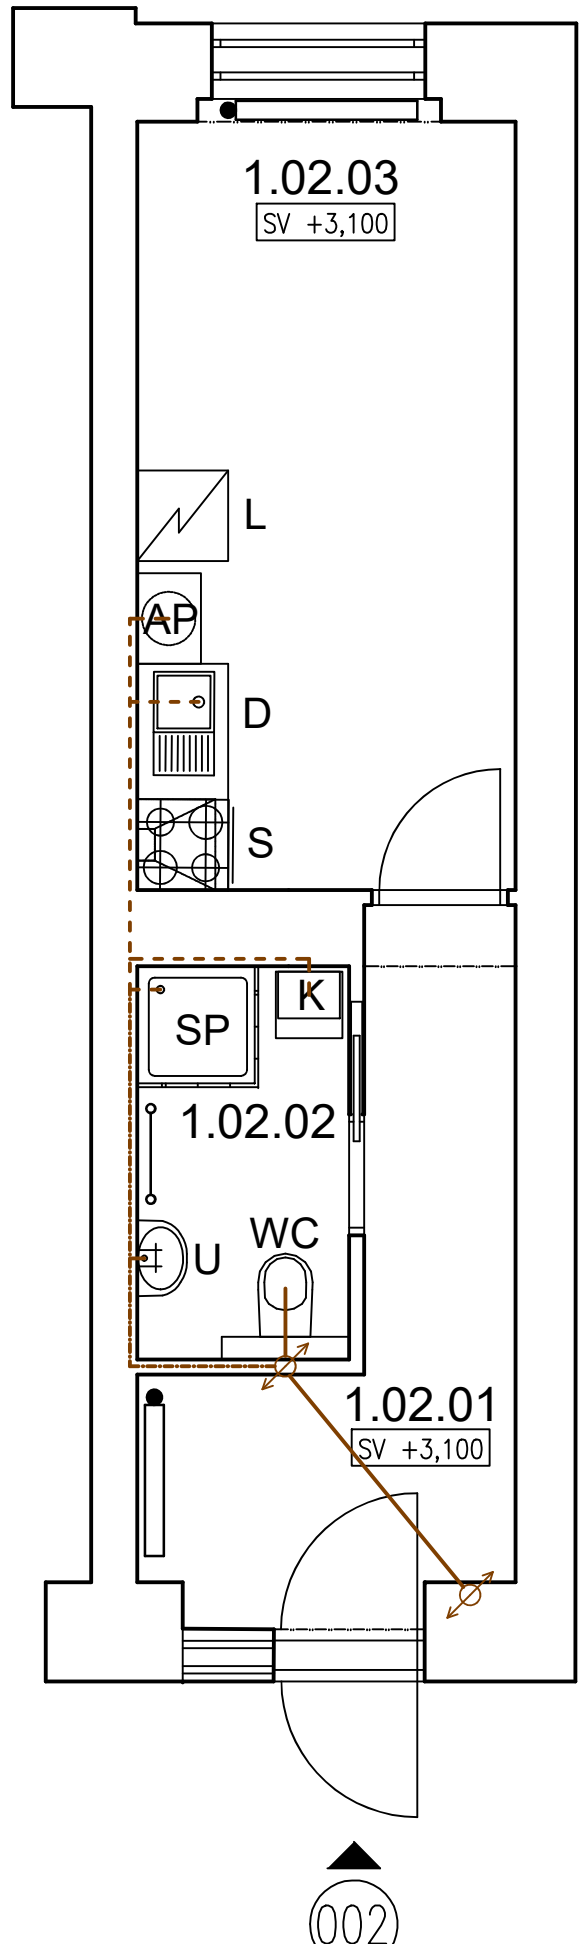

REVIZE			
Index	Datum	Změna	Jméno

QUALITY GROUP

Projekty | Realizace | Projektový management
info@qualitygroup.cz | www.qualitygroup.cz
STAVTE CHYTŘE

STAVBA

ZHOTOVENÍ PROJEKTOVÉ DOKUMENTACE
NA OPRAVU BYTU VÍDEŇSKÁ 36, BYT Č.2

MÍSTO STAVBY

Videňská 249/36
639 00 Brno-střed

K.Ú.:

Brno-město

Stýřice [610186]

Brno-město

Jihomoravský

GENERÁLNÍ PROJEKTANT

Quality Group s.r.o., Příkop 843/4, 602 00 Brno
Č. 08879737, DIČ: yyvm5d8

HLAVNÍ INŽENÝR PROJEKTU

Ing. Jiří Šoltes, jiri.soltes@qualitygroup.cz, tel.: 736 105 226

ZPRACOVATEL ODBORNÉ ČÁSTI

Ing. Karolína Dvořáková
tel.: 604 588 844
e-mail: karolina.dvorackova@qualitygroup.cz

AUTORIZACE

STAVEBNÍK - INVESTOR

Statutární město Brno, městská část Brno-střed,
Dominikánská 2, 601 69 Brno
ČO: 449 92 785

Č. SMLOUVY INVESTORA

MCBS/2021/0205169/NEMI

Č. SMLOUVY PROJEKTANTA

P-21-056-000

ODBORNÁ ČÁST

Zdravotně technické instalace

DATUM

03/2022

PARÉ

OBJEKT

SO01 Byt

MĚŘÍTKO

1:50

NÁZEV DOKUMENTU

Půdorys - kanalizace

KÓD ELEKTRONICKÉ VERZE DOKUMENTU

stavba	stupeň	část	výkres	profese	název dokumentu	revize
Vid. 36-2	DPS	D.1.4.1	03	ZTI	Půdorys - K	00