


LEGENDA MÍSTNOSTÍ


Č.M.	MÍSTNOST	PL(m2)
2.05.01	CHODBA	8,70
2.05.02	KOUPELNA	3,90
2.05.03	WC	1,30
2.05.04	KUCHYŇ A JÍDELNA	10,70
2.05.05	POKOJ	17,00
2.05.06	POKOJ	15,50
CELKOVÁ PLOCHA		57,10

LEGENDA ZNAČENÍ

- KANALIZACE SPLAŠKOVÁ DN 50, POLYPROPYLEN HT
- KANALIZACE SPLAŠKOVÁ DN 75, POLYPROPYLEN HT
- KANALIZACE SPLAŠKOVÁ DN 110, POLYPROPYLEN HT
- ↗ NOVÉ STOUPACÍ POTRUBÍ SPLAŠKOVÉ KANALIZACE, POLOHA ORIENTAČNÍ
- S POLOHA PRO SPORÁK
- WC POLOHA PRO WC ZÁVĚSNÉ
KONSTRUKČNÍ PRVEK PRO WC S NÁDRŽKOU, WC MÍSA, SEDÁTKO – DODÁVKA ZTI
- SP POLOHA PRO SPRCHU
VANA, ZÁPACHOVÝ UZÁVĚR, BATERIE SPRCHOVÁ A VANOVÁ
- U POLOHA PRO UMYVADLO
UMYVADLO, BATERIE, ZÁPACHOVÁ UZÁVĚRA, 2x ROHOVÝ VENTIL DN15 – DODÁVKA ZTI
- D POLOHA PRO DŘEZ
DŘEZ, BATERIE, ZÁPACHOVÁ UZÁVĚRA – KUCHYŇSKÁ LINKA NENÍ SOUČÁSTÍ DODÁNÍ STAVBY
2x ROHOVÝ VENTIL DN15 – DODÁVKA ZTI
- AP POLOHA PRO PRAČKU
PRAČKA – NENÍ DODÁVKA STAVBY
1x ROHOVÝ VENTIL PRAČKOVÝ DN15, ZÁPACHOVÁ UZÁVĚRA PODOMÍTKOVÁ DN50
- L POLOHA PRO LEDNÍČKU
- K POLOHA PRO ELEKTROKOTEL S EXTERNÍM ZÁSOBNÍKEM VODY

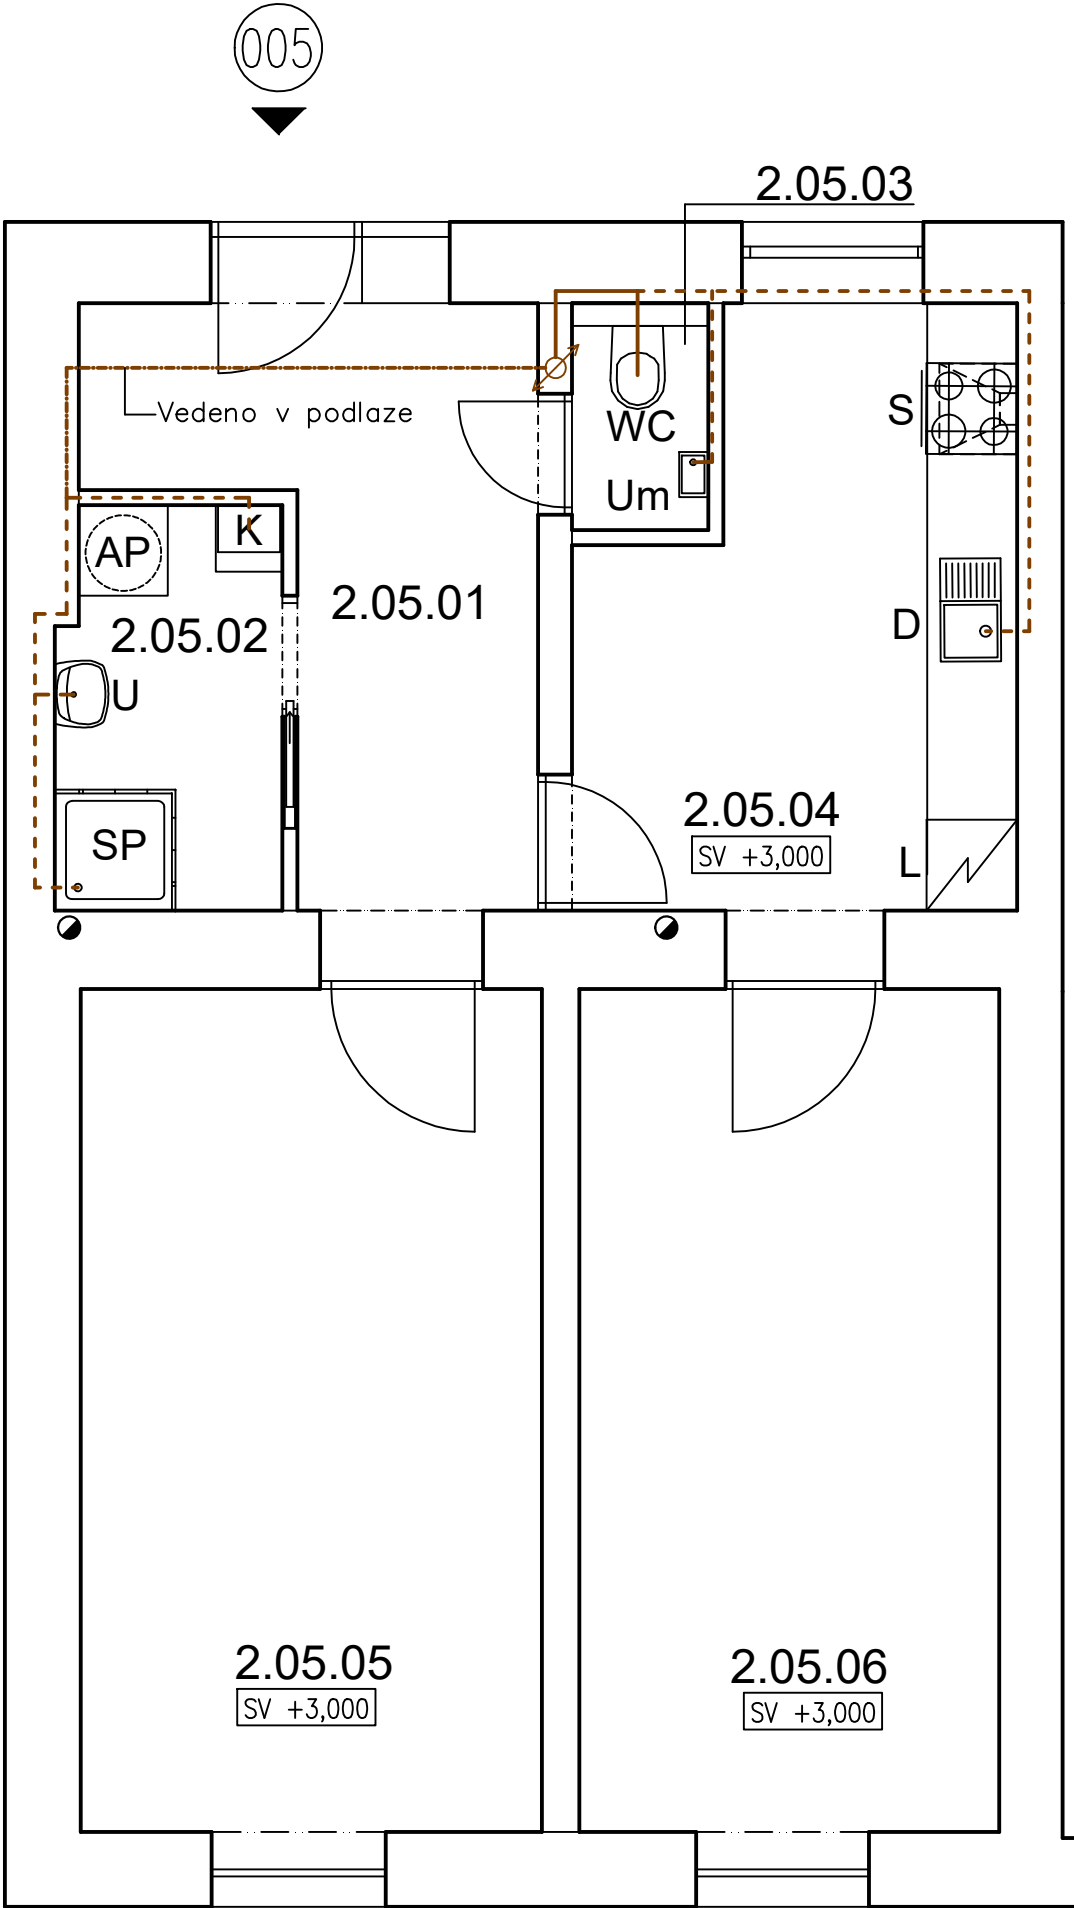

REVIZE			
Index	Datum	Změna	Jméno



Projekty | Realizace | Projektový management
info@qualitygroup.cz | www.qualitygroup.cz
STAVTE CHYTŘE

STAVBA

ZHOTOVENÍ PROJEKTOVÉ DOKUMENTACE
NA OPRAVU BYTU VINOHRADY 495/28, BYT Č.5

MÍSTO STAVBY

Vinohrady 495/28
639 00 Brno-střed

K.Ú.:

Štýřice [610186]

OKRES:

Brno-město

KRAJ:

Jihomoravský

GENERÁLNÍ PROJEKTANT

Quality Group s.r.o., Příkop 843/4, 602 00 Brno
Č. 08879737, DI: yuvn5d8

HLAVNÍ INŽENÝR PROJEKTU

Ing. Jiří Šoltes, jiri.soltes@qualitygroup.cz, tel.: 736 105 226

ZPRACOVATEL ODBORNÉ ČÁSTI

Ing. Karolína Dvorská
tel.: 604 588 844
e-mail: karolina.dvorackova@qualitygroup.cz

AUTORIZACE

STAVEBNÍK - INVESTOR

Statutární město Brno, městská část Brno-střed,
Dominikánská 2, 601 69 Brno
ČO: 449 92 785

Č. SMLOUVY INVESTORA

MCBS/2021/0205169/NEMI

Č. SMLOUVY PROJEKTANTA

P-21-056-000

ODBORNÁ ČÁST

Zdravotně technické instalace

OBJEKT

S001 Byt

DATUM

02/2022

PARÉ

MĚŘÍTKO

1:50

NÁZEV DOKUMENTU

Půdorys - kanalizace

KÓD ELEKTRONICKÉ VERZE DOKUMENTU

stavba	stupeň	část	výkres	profese	název dokumentu	revize
Vin. 28-5	DPS	D.1.4.1	03	ZTI	Půdorys - K	00