

LEGENDA MÍSTNOSTÍ

Č.M.	MÍSTNOST	PL(m2)
3.12.01	CHODBA	6,2
3.12.02	KOUPELNA	3,6
3.12.03	POKOJ	12,7
CELKOVÁ PLOCHA		22,5

LEGENDA ZNAČENÍ

- DOMOVNÍ VENTILÁTOR VYBAVENÝ ELEKTRICKOU OVLÁDANOU AUTOMATICKOU ŽALUZÍÍ NEBO ZPĚTNOU KLAPKOU, ČIDLEM VLHKOSTI A ČASOVÝM SPÍNAČEM, KRYTÍ MIN. IPX4, MAX. 30 dB
- FASÁDNÍ MŘÍŽKA SE SÍTKOU PROTI HMYZU
- VZT PLASTOVÉ POTRUBÍ 150mm, VEDENO V PODHLEDECH
- S

POLOHA PRO SPORÁK
- WC

POLOHA PRO WC ZÁVĚSNÉ KONSTRUKČNÍ PRVEK PRO WC S NÁDRŽKOU, WC MISA, SEDÁTKO – DODÁVKA ZTI
- SP

POLOHA PRO SPRCHU VANA, ZÁPACHOVÝ UZÁVĚR, BATERIE SPRCHOVÁ A VANOVÁ
- U


POLOHA PRO UMYVADLO UMYVADLO, BATERIE, ZÁPACHOVÁ UZÁVĚRA, 2x ROHOVÝ VENTIL DN15 – DODÁVKA ZTI
- D

POLOHA PRO DŘEZ DŘEZ, BATERIE, ZÁPACHOVÁ UZÁVĚRA – DODÁVKA KUCHYNĚ 2x ROHOVÝ VENTIL DN15 – DODÁVKA ZTI
- AP

POLOHA PRO PRAČKU PRAČKA – NENÍ DODÁVKA STAVBY 1x ROHOVÝ VENTIL PRAČKOVÝ DN15, ZÁPACHOVÁ UZÁVĚRA PODOMÍTKOVÁ DN50
- L

POLOHA PRO LEDNIČKU
- K

POLOHA PRO ELEKTROKOTEL S EXTERNÍM ZÁSOBNÍKEM VODY

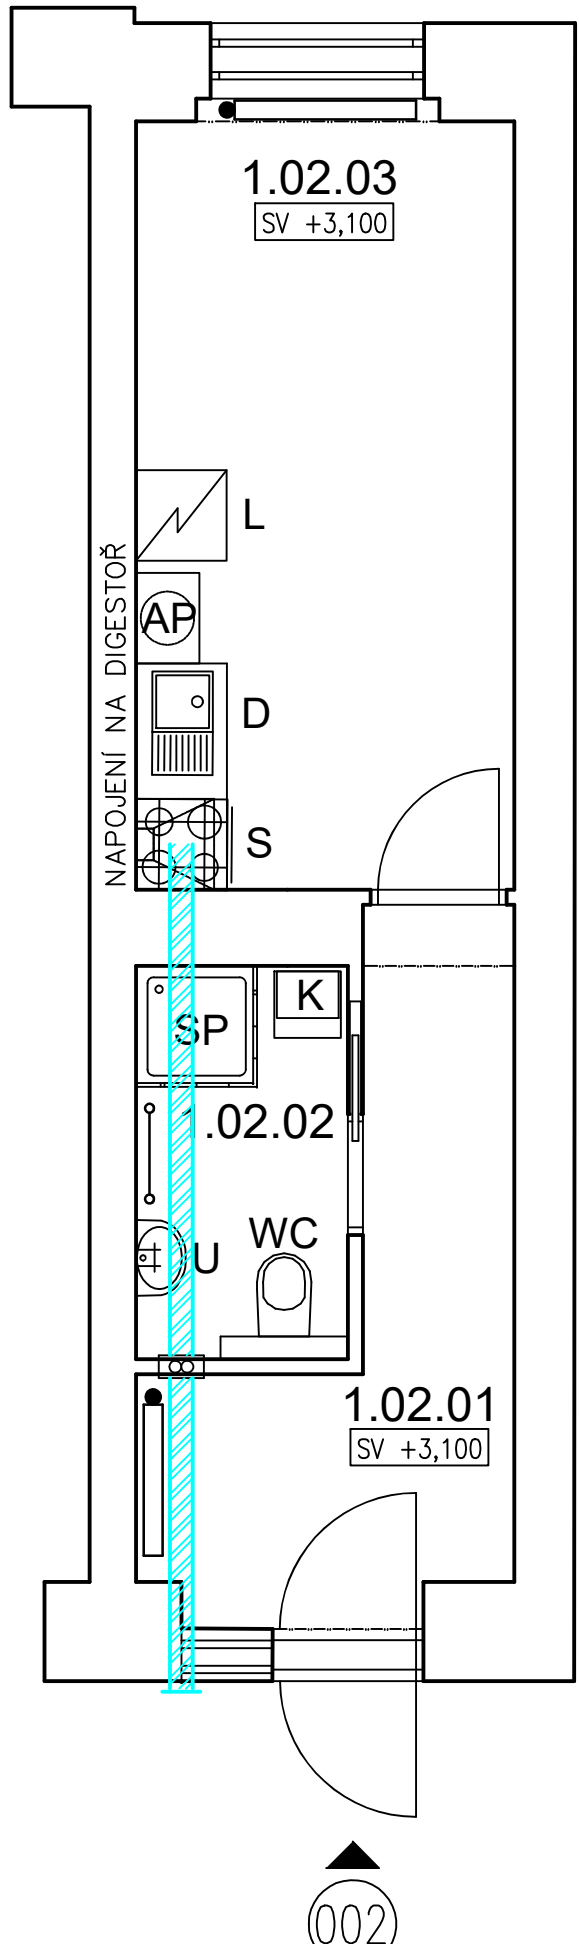

REVIZE			
Index	Datum	Změna	Jméno

QUALITY GROUP

Projekty | Realizace | Projektový management  
info@qualitygroup.cz | www.qualitygroup.cz  
STAVTE CHYTŘE

STAVBA

ZHOTOVENÍ PROJEKTOVÉ DOKUMENTACE  
NA OPRAVU BYTU VÍDEŇSKÁ 36, BYT Č.2

MÍSTO STAVBY  
Viedeňská 249/36  
639 00 Brno-střed

K.Ú.:  
OKRES:  
KRAJ:

Stýřice [610186]  
Brno-město  
Jihomoravský

GENERÁLNÍ PROJEKTANT  
Quality Group s.r.o., Příkop 843/4, 602 00 Brno  
Č. 08879737, DI: yym5d8

HLAVNÍ INŽENÝR PROJEKTU  
Ing. Jiří Šoltes, jiri.soltes@qualitygroup.cz, tel.: 736 105 226

ZPRACOVATEL ODBORNÉ ČÁSTI  
Ing. Karolína Dvořáková  
tel.: 604 588 844  
e-mail: karolina.dvorackova@qualitygroup.cz

AUTORIZACE

STAVEBNÍK - INVESTOR  
Statutární město Brno, městská část Brno-střed,  
Dominikánská 2, 601 69 Brno  
IČO: 449 92 785

Č. SMLOUVY INVESTORA  
MCBS/2021/0205169/NEMI  
Č. SMLOUVY PROJEKTANTA  
P-21-056-000

ODBORNÁ ČÁST  
Vzduchotechnika

DATUM  
03/2022

OBJEKT  
S001 Byt

MĚŘÍTKO  
1:50

PARÉ

NÁZEV DOKUMENTU

Půdorys

KÓD ELEKTRONICKÉ VERZE DOKUMENTU

stavba	stupeň	část	výkres	profese	název dokumentu	revize
Vid. 36-2	DPS	D.1.4.4	02	VZT	Půdorys	00