

LEGENDA MÍSTNOSTÍ

Č.M.	MÍSTNOST	PL(m2)
3.12.01	KUCHYŇ	10,8
3.12.02	POKOJ	19,8
3.12.03	KOUPELNA, WC	3,9
CELKOVÁ PLOCHA		34,5

LEGENDA ZNAČENÍ

- DOMOVNÍ VENTILÁTOR VYBAVENÝ ELEKTRICKOU OVLÁDANOU AUTOMATICKOU ŽALUZIÍ NEBO ZPĚTNOU KLAPKOU, ČIDLEM VLHKOSTI A ČASOVÝM SPÍNAČEM, KRYTÍ MIN. IPX4, MAX. 30 dB
- VZT PLASTOVÉ POTRUBÍ 150mm, VEDENO V PODHLEDECH
- S**

POLOHA PRO SPORÁK
- WC**

POLOHA PRO WC ZÁVĚSNÉ KONSTRUKČNÍ PRVEK PRO WC S NÁDRŽKOU, WC MISA, SEDÁTKO – DODÁVKA ZTI
- SP**

POLOHA PRO SPRCHU VANA, ZÁPACHOVÝ UZÁVĚR, BATERIE SPRCHOVÁ A VANOVÁ
- U**


POLOHA PRO UMYVADLO UMYVADLO, BATERIE, ZÁPACHOVÁ UZÁVĚRA, 2x ROHOVÝ VENTIL DN15 – DODÁVKA ZTI
- D**

POLOHA PRO DŘEZ DŘEZ, BATERIE, ZÁPACHOVÁ UZÁVĚRA – DODÁVKA KUCHYNĚ 2x ROHOVÝ VENTIL DN15 – DODÁVKA ZTI
- AP**

POLOHA PRO PRAČKU PRAČKA – NENÍ DODÁVKA STAVBY 1x ROHOVÝ VENTIL PRAČKOVÝ DN15, ZÁPACHOVÁ UZÁVĚRA PODOMÍTKOVÁ DN50
- L**

POLOHA PRO LEDNÍČKU
- K**

POLOHA PRO ELEKTROKOTEL S EXTERNÍM ZÁSOBNÍKEM VODY

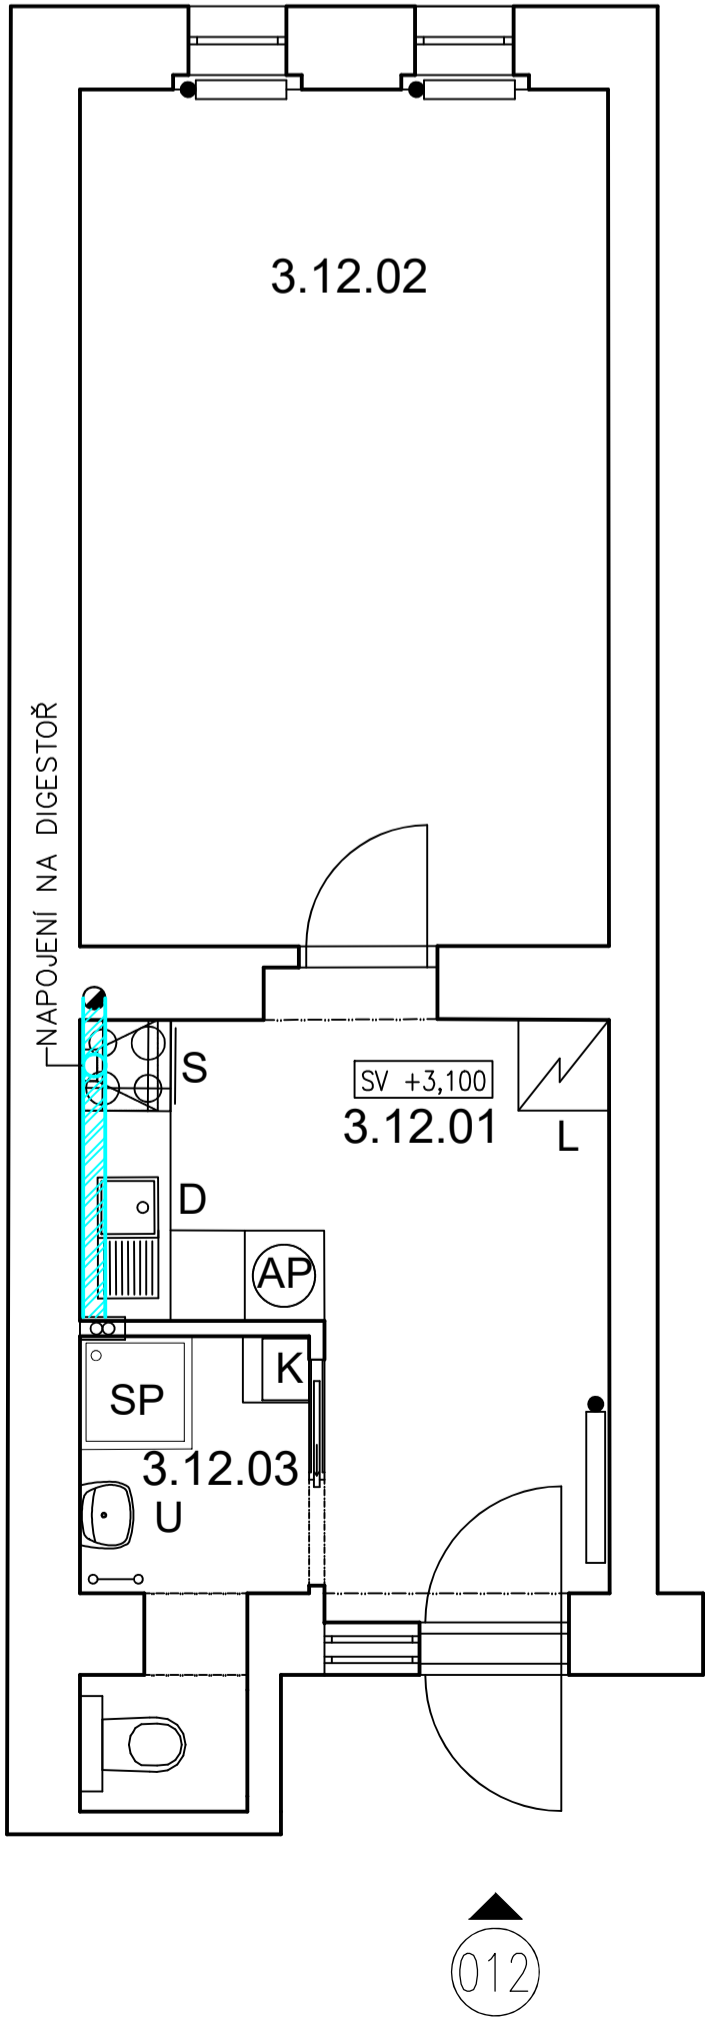

REVIZE			
Index	Datum	Změna	Jméno

Projekty | Realizace | Projektový management  
info@qualitygroup.cz | www.qualitygroup.cz  
STAVTE CHYTŘE

**STAVBA**

**ZHOTOVENÍ PROJEKTOVÉ DOKUMENTACE  
NA OPRAVU BYTU VÍDEŇSKÁ 249/36, BYT Č.12**

**MÍSTO STAVBY**  
Videňská 249/36  
639 00 Brno-střed

**K.Ú.:**  
OKRES:  
KRAJ:

**Stýřice [610186]  
Brno-město  
Jihomoravský**

**GENERÁLNÍ PROJEKTANT**  
Quality Group s.r.o., Příkop 843/4, 602 00 Brno  
Č. 08879737, DI: yym5d8

**HLAVNÍ INŽENÝR PROJEKTU**  
Ing. Jiří Šoltes, jiri.soltes@qualitygroup.cz, tel.: 736 105 226

**ZPRACOVATEL ODBORNÉ ČÁSTI**  
Ing. Karolína Dvořáková  
tel.: 604 588 844  
e-mail: karolina.dvorackova@qualitygroup.cz

**AUTORIZACE**

**STAVEBNÍK - INVESTOR**  
Statutární město Brno, městská část Brno-střed,  
Dominikánská 2, 601 69 Brno  
ČO: 449 92 785

**Č. SMLOUVY INVESTORA**  
MCBS/2021/0205169/NEMI

**Č. SMLOUVY PROJEKTANTA**  
P-21-056-000

**ODBORNÁ ČÁST**  
Vzduchotechnika

**DATUM**  
02/2022

**PARÉ**

**OBJEKT**  
S001 Byt

**MĚŘÍTKO**  
1:50

**NÁZEV DOKUMENTU**  
Půdorys

**KÓD ELEKTRONICKÉ VERZE DOKUMENTU**

stavba	stupeň	část	výkres	profese	název dokumentu	revize
Víd. 36-12	DPS	D.1.4.4	02	VZT	Půdorys	00