


LEGENDA MÍSTNOSTÍ

Č.M.	MÍSTNOST	PL(m2)
2.05.01	CHODBA	8,70
2.05.02	KOUPELNA	3,90
2.05.03	WC	1,30
2.05.04	KUCHYŇ A JÍDELNA	10,70
2.05.05	POKOJ	17,00
2.05.06	POKOJ	15,50
CELKOVÁ PLOCHA		57,10

LEGENDA ZNAČENÍ

- DOMOVNÍ VENTILÁTOR VYBAVENÝ ELEKTRICKOU OVLÁDANOU AUTOMATICKOU ŽALUZIÍ NEBO ZPĚTNOU KLAPKOU, ČIDLEM VLHKOSTI A ČASOVÝM SPÍNAČEM, KRYTÍ MIN. IPX4, MAX. 30 dB
- FASÁDNÍ MŘÍŽKA SE SÍTKOU PROTI HMYZU
- VZT PLASTOVÉ POTRUBÍ 150mm, VEDENO V PODHLEDECH
- ①
- S
- WC
- SP
- U
- D
- AP
- L
- K
- POLOHA PRO SPORÁK
- POLOHA PRO WC ZÁVĚSNÉ KONSTRUKČNÍ PRVEK PRO WC S NÁDRŽKOU, WC MÍSA, SEDÁTKO – DODÁVKA ZTI
- POLOHA PRO SPRCHU VANA, ZÁPACHOVÝ UZÁVĚŘ, BATERIE SPRCHOVÁ A VANOVÁ
- POLOHA PRO UMYVADLO UMYVADLO, BATERIE, ZÁPACHOVÁ UZÁVĚŘA, 2x ROHOVÝ VENTIL DN15 – DODÁVKA ZTI
- POLOHA PRO DŘEZ DŘEZ, BATERIE, ZÁPACHOVÁ UZÁVĚŘA – KUCHYŇSKÁ LINKA NENÍ SOUČASTÍ DODÁNÍ STAVBY 2x ROHOVÝ VENTIL DN15 – DODÁVKA ZTI
- POLOHA PRO PRAČKU PRAČKA – NENÍ DODÁVKA STAVBY 1x ROHOVÝ VENTIL PRAČKOVÝ DN15, ZÁPACHOVÁ UZÁVĚŘA PODOMÍTKOVÁ DN50
- POLOHA PRO LEDNÍČKU
- POLOHA PRO ELEKTROKOTEL S EXTERNÍM ZÁSOBNÍKEM VODY

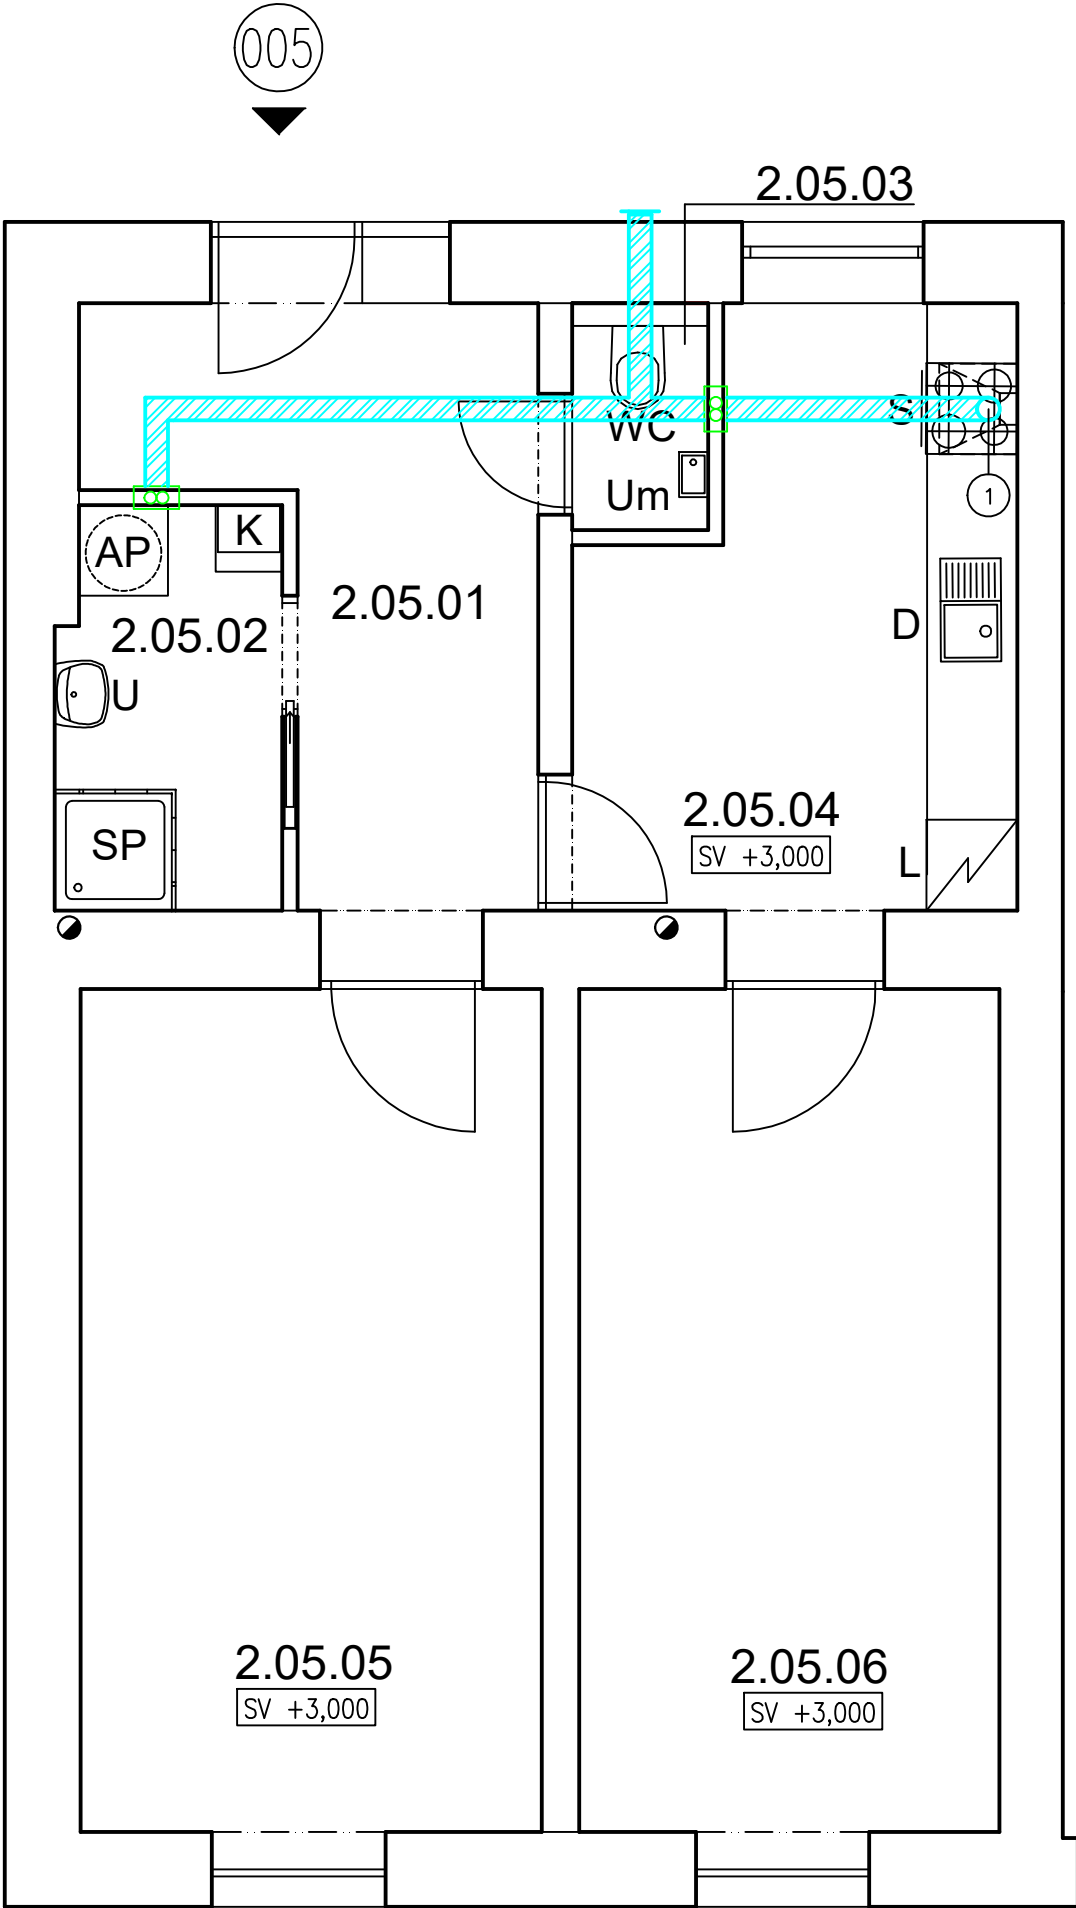

REVIZE			
Index	Datum	Změna	Jméno

QUALITY GROUP

Projekty | Realizace | Projektový management  
info@qualitygroup.cz | www.qualitygroup.cz  
STAVTE CHYTŘE

STAVBA

ZHOTOVENÍ PROJEKTOVÉ DOKUMENTACE  
NA OPRAVU BYTU VINOHRADY 495/28, BYT Č.5

MÍSTO STAVBY  
Vinohrady 495/28  
639 00 Brno-střed

K.Ú.:  
OKRES:  
KRAJ:

Štýřice (610186)  
Brno-město  
Jihomoravský

GENERÁLNÍ PROJEKTANT  
Quality Group s.r.o., Příkop 843/4, 602 00 Brno  
Č. 08879737, DI: yvm15d8

HLAVNÍ INŽENÝR PROJEKTU  
Ing. Jiří Šoltes, jiri.soltes@qualitygroup.cz, tel.: 736 105 226

ZPRACOVATEL ODBORNÉ ČÁSTI  
Ing. Karolína Dvorská  
tel.: 604 588 844  
e-mail: karolina.dvorackova@qualitygroup.cz

AUTORIZACE

STAVEBNÍK - INVESTOR  
Statutární město Brno, městská část Brno-střed,  
Dominikánská 2, 601 69 Brno  
ČO: 449 92 785

Č. SMLOUVY INVESTORA  
MCBS/2021/0205169/NEMI

Č. SMLOUVY PROJEKTANTA  
P-21-056-000

ODBORNÁ ČÁST  
Vzduchotechnika

DATUM  
02/2022

OBJEKT  
S001 Byt

PARÉ

MĚŘÍTKO  
1:50

NÁZEV DOKUMENTU

Půdorys

KÓD ELEKTRONICKÉ VERZE DOKUMENTU

stavba	stupeň	část	výkres	profese	název dokumentu	revize
Vin. 28-5	DPS	D.1.4.4	02	VZT	Půdorys	00