


KONEČNÉHO NÁMĚSTÍ 539/6, BYT Č. 3

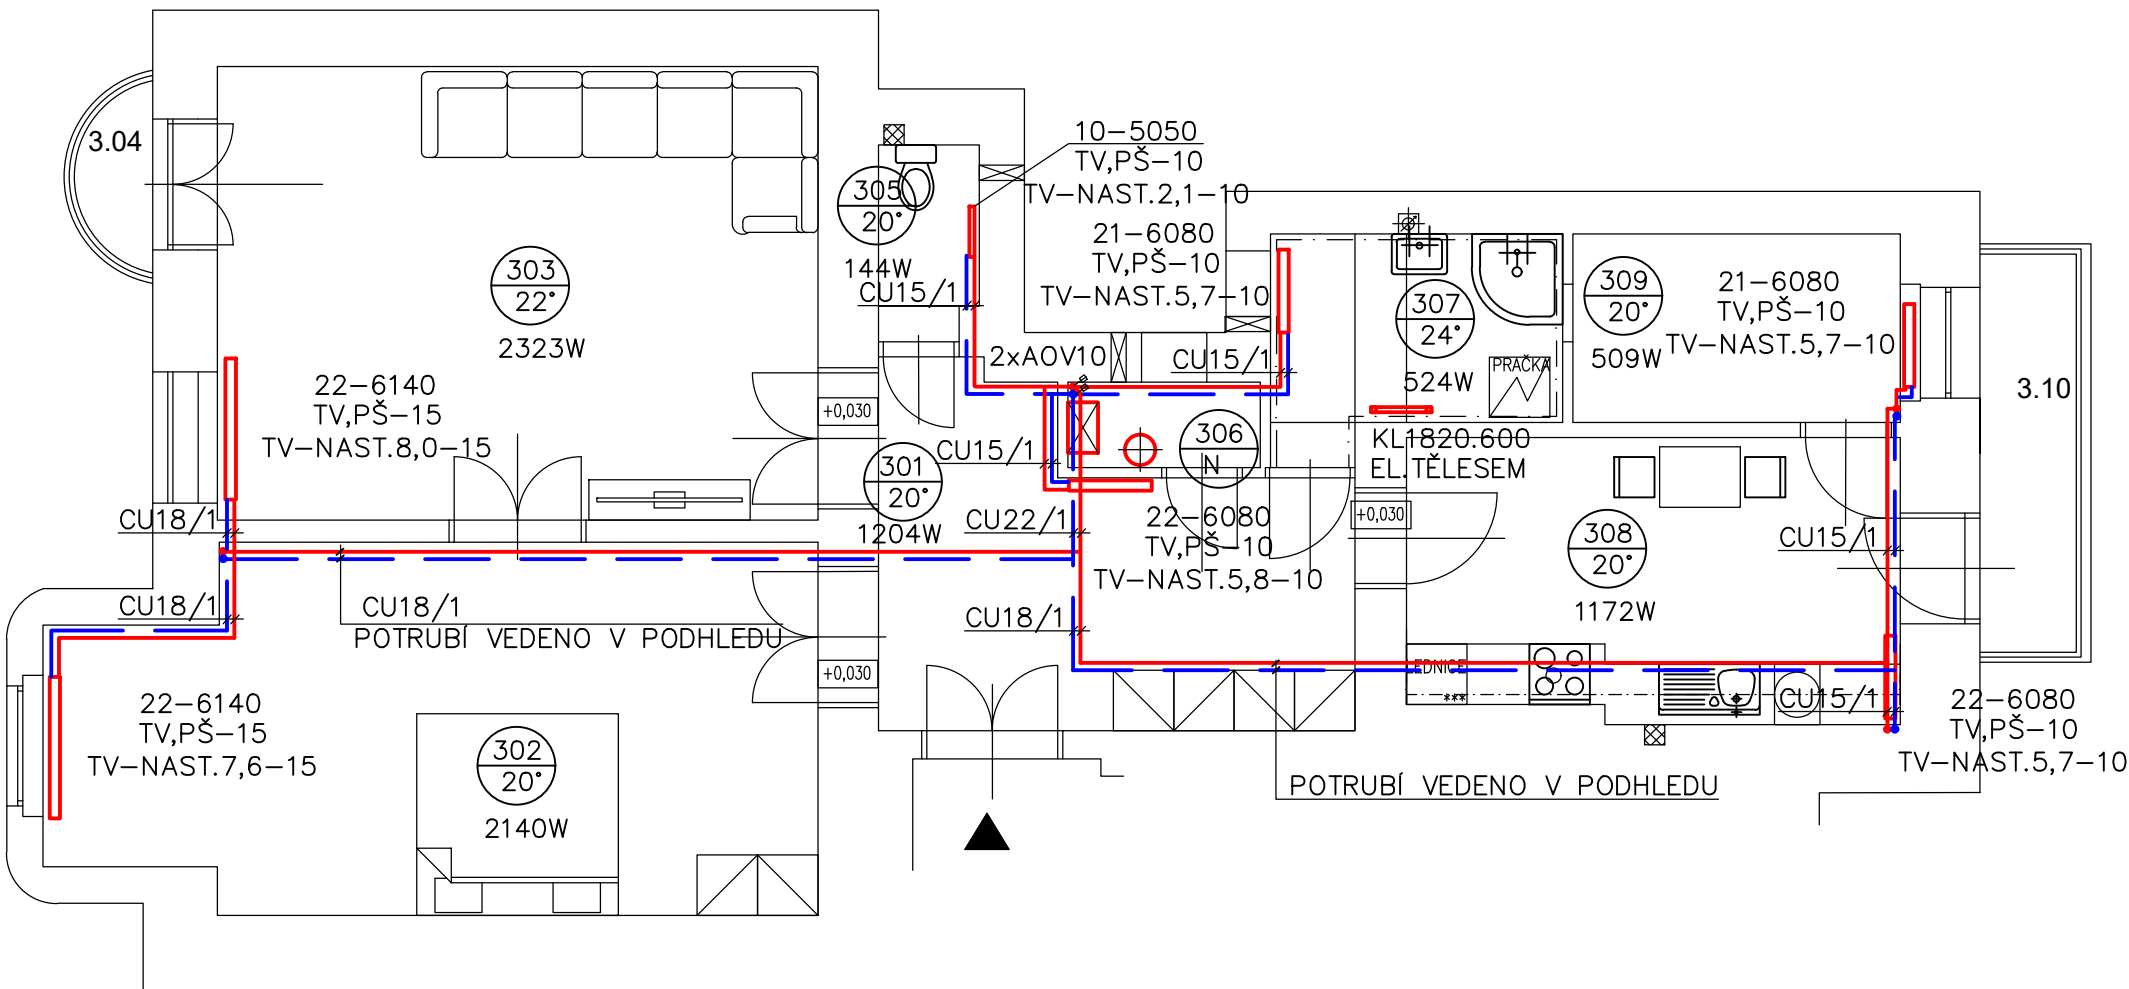

OZN.	ÚČEL MÍSTNOSTI	PLOCHA	PODLAHA
3.01	CHODBA	15,06 m	PVC
3.02	POKOJ	26,75 m	Vlysy
3.03	POKOJ	27,33 m	Vlysy
3.04	BALKON	2,80 m	Betonová mazanina
3.05	WC	1,80 m	Keramická dlažba
3.06	SPÍŽ	1,67 m	PVC
3.07	KOUPELNA	5,83 m	Keramická dlažba
3.08	KUCHYNĚ	14,65 m	PVC
3.09	PRACOVNA	6,37 m	PVC
3.10	BALKON	4,55 m	Betonová mazanina

POZNÁMKA :

ZDROJ TEPLA-ELEKTROKOTEL – 8KW
EXPANZNÍ NÁDOBA TLAKOVÁ – VESTAVĚNÁ
TEPELNÝ SPÁD 75/65°C
OTOPNÁ TĚLESA DESKOVÁ S BOČNÍM NAPOJENÍM
OTOPNÉ TĚLESO TRUBKOVÉ KOMBI S EL.TĚLESEM
ROZVOD TEPLA Z MĚDĚNÉHO POTRUBÍ
V NEJVYŠŠÍM MÍSTĚ NA POTRUBÍ OSADIT AUT.ODVZDUŠŇOVACÍ VENTILY
TV-10 – TERMOSTATICKÝ VENTIL+HLAVICE–DIMENZE
PŠ-10 – UZAVIRATELNÉ ŠROUBENÍ–DIMENZE

— PŘIVODNÍ POTRUBÍ
— ZPĚTNÉ POTRUBÍ

±0,000 vztažena k m.č. 3.01

KONTROLOVAL:	VEDOUCÍ PROJEKTANT:	PROJEKTANT:	<div><div>ARCHITEKTURA & INTERIER ŠIMŮNEK & PARTNERS</div><div>www.archsimunek.cz PROJEKTOVÁ A INŽENÝRSKÁ KANCELÁŘ</div></div> <div>NÁMĚSTÍ 75/15, 757 01 VALAŠSKÉ MEZIŘÍČÍ</div>	
Ing. Martina Pantůčková	Miroslav Šimůnek	Ing. Martina Pantůčková		
INVESTOR: Statutární město Brno, Dominikánské náměstí 196/1, Brno-město, 602 00 Brno			Č. PARC.: st. 844/1	K.Ú.: Veverří
STAVBA: Stavební úpravy bytu Konečného náměstí 539/6,byt č.3			MÍSTO: Brno	STUPEŇ: DSP
			FORMÁT: 2xA4	ČÍSLO VÝKR.: D.1.4.B -01
NÁZEV VÝKRESU: VYTÁPĚNÍ - PŮDORYS			DATUM: 10/2022	ČÍSLO PARÉ:
			MĚŘÍTKO: 1:75	